


EKSPEDYCJE ARCHEOLOGICZNE
PRACOWNIE MULTIMEDIALNA
FOTOGRAFICZNA, GRAFICZNA

POSADZKI	wykładzina PCV
ŚCIANY	malowanie farbą lateksową matową o 2 kl. odporności na szorowanie na mokro wg. PNEN13300 z gruntem i podkładem
SUFITY	częściowo rozbiieralne z płyt 60 x 180, malowanie farbą lateksową matową o 3 kl. odporności na szorowanie na mokro wg. PNEN13300 z gruntem i podkładem
WENTYLACJA	mechaniczna nawiewnie wywiewna, pracownie mechaniczna nawiewno wywiewna z chłodzeniem
INSTAL. WOD-KAN	
INSTAL. CO	grzejniki płytowe
INSTAL. ELEKTR	GN 230 V PT 31 szt
INSTAL. OŚWIEL	500 LUX fluorescencyjne
SIEĆ LOGICZNA	PEL 1 14 szt.
DODATKOWE	

WYPOSAŻENIE			
TYP	NAZWA	ILOŚĆ	RAZEM
B1	biurko 80 x 160 o regulowanej wysokości z listwami do prowadzenia instalacji	6 ✓	6
B1*	biurko 80 x 160 o regulowanej wysokości z listwami do prowadzenia instalacji z wysuwaną półką na klawiaturę	1 ✓	1
Bn1	biurko niestandardowe 80x400x180 o regulowanej wysokości z listwami do prowadzenia instalacji	1 ✓	1
Bn2	biurko niestandardowe 80x300x170 o regulowanej wysokości z listwami do prowadzenia instalacji	1 ✓	1
KT1	kontener 60x 42 na kołach z szufladami	13 ✓	13
S1	szafka pomocnik 42 x 80 h dostosowana do biurka z drzwiami przes.	5 ✓	5
S1U	szafka pomocnik 42 x 80 h 90 z wbudowaną umywalką	3 ✓	3
S2	szafka pomocnik 42 x 120 h dostosowana do biurka z drzwiami przes.	4 ✓	4
S3*	szafka 42 x 120 h 200 z drzwiami	8 ✓	8
S4*	szafka 42 x 80 h 200 z drzwiami	16 ✓	16
S9	szafa 80 x 60 h 200 z półkami 6 modułowa	6 ✓	6
S6	szafa 80 x 60 h 200 z półkami 5 modułowa	2 ✓	2
K 3	krzesło konstrukcja stalowa tapicerowane	16 ✓	16
K 6	fotel obrotowy ,ergonomiczny, na kółkach standard	8 ✓	8
K 4	fotel obrotowy ,ergonomiczny, na kółkach luks	1 ✓	1
ST7	stół 70x150	2 ✓	2
KS	kosz na śmieci ,	10 ✓	10

PRACOWNIA AUTORSKA I BIURO PRAWNE H.J. BUSZKIEWICZ SP. Z O.
60-772 POZNAŃ UL. MATEJKI 68/4 TEL. 061 8658916 FAX. 061 8659660

PW	BRANŻA: ARCH.	NR UMOWY:	DATA: 11 14
INWESTOR	UNIwersytet im. Adama Mickiewicza w Poznaniu ul. Wieniawskiego 1 61-712 Poznań		RYS. NR: 50/WHT
OBIEKT	Wydział Historyczny Uniwersytetu im. Adama Mickiewicza w Poznaniu		
TEMAT	Technologia		SKALA: 1:100
PROJEKT ARCH.	mgr inż. arch. Filip Buszkiewicz 7131/9/P/2003		
	mgr inż. arch. Piotr Ostrowski 7131/22/P/2004		

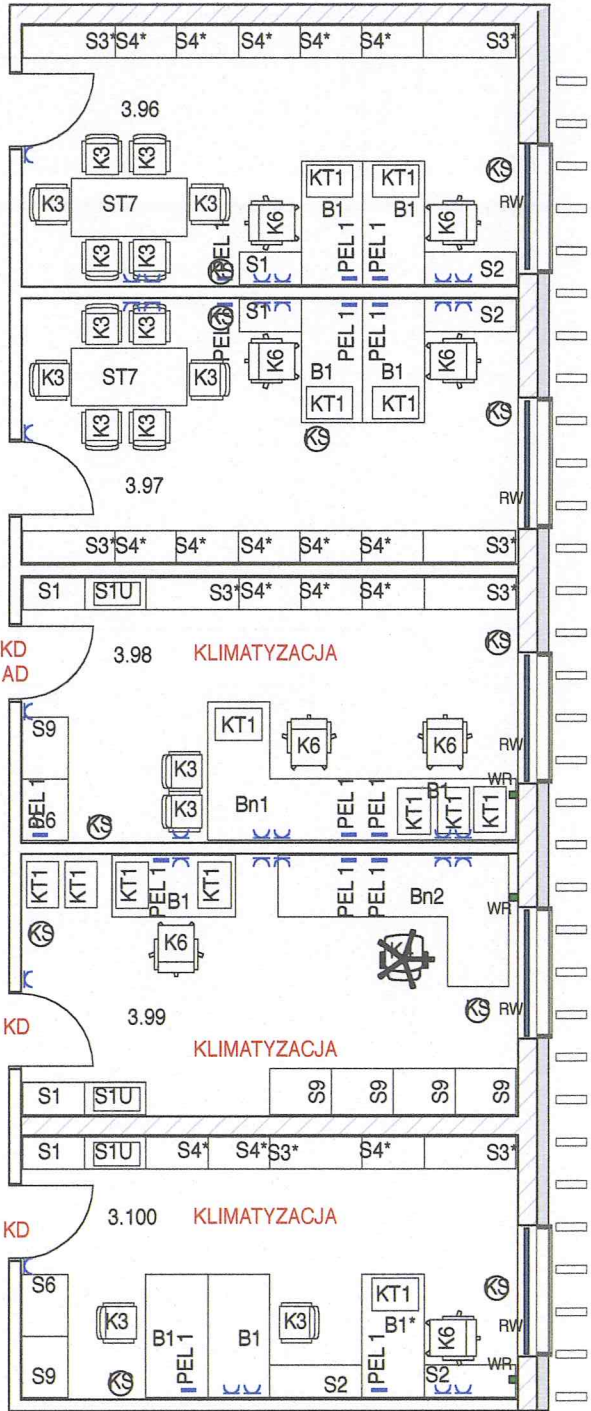

UWAGI - łączna liczba pomieszczeń 1 blok
pomieszczenia nr. : 3.96, 3.97, 3.98, 3.99, 3.100

- gniazdo jednofazowe 230 v
- PEL 1 punkt elektryczno - logiczny
3 RJ 45 + 3 x 230 ded. + 2 x 230 el
- RW roleta wewnętrzna
- WR wyłącznik rolet
- KD kontrola dostępu
- AD drzwi antywłamaniowe

uzgodniono :