


POKOJE DOKTORANTÓW B

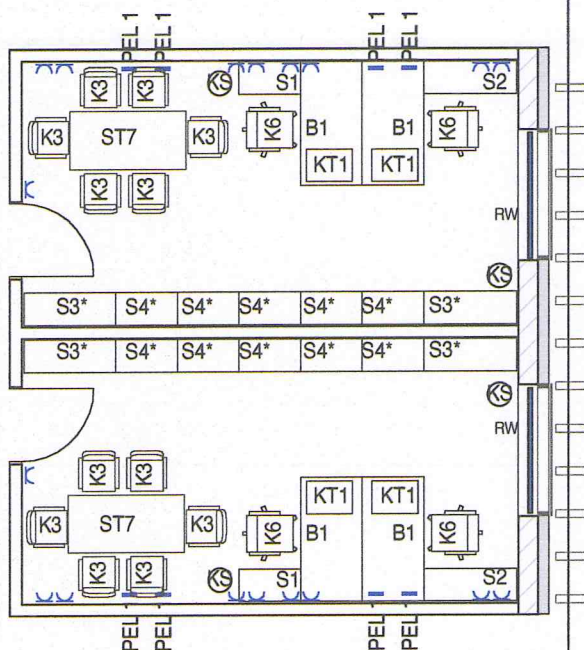

gniazdo jednofazowe 230 v
 PEL 1 punkt elektryczno - logiczny
 3 RJ 45 + 3 x 230 ded. + 2 x 230 el
 RW roleta wewnętrzna

uzgodniono :

POSADZKI	wykładzina dywanowa
ŚCIANY	malowanie farbą lateksową matową o 2 kl. odporności na szorowanie na mokro wg. PNEN13300 z gruntem i podkładem
SUFITY	częściowo rozbiieralne z płyt 60 x 180, malowanie farbą lateksową matową o 3 kl. odporności na szorowanie na mokro wg. PNEN13300 z gruntem i podkładem
WENTYLACJA	mechaniczna nawiewno - wywiewna
INSTAL. WOD-KAN	
INSTAL. CO	grzejniki płytowe
INSTAL. ELEKTR	GN 230 V PT 18 szt
INSTAL. OŚWIETL	500 LUX fluorescencyjne
SIEĆ LOGICZNA	PEL 1 8 szt.
DODATKOWE	

WYPOSAŻENIE			
TYP	NAZWA	ILOŚĆ	RAZEM
B1	biurko 80 x 160 o regulowanej wysokości z listwami do prowadzenia instalacji	4 ✓	4
KT1	kontener 60x 42 na kołach z szufladami	4 ✓	4
S1	safka pomocnik 42 x 80 h dostosowana do biurka z drzwiami przes.	2 ✓	2
S2	safka pomocnik 42 x 120 h dostosowana do biurka z drzwiami przes.	2 ✓	2
S3*	safka 42 x 120 h 200 z drzwiami na pełną wysokość	4 ✓	4
S4*	safka 42 x 80 h 120 z drzwiami na pełną wysokość	10 ✓	10
ST7	stół 70x150	2 ✓	2
K 3	krzesło konstrukcja stalowa tapicerowane	6 12	6 12
K 6	fotel obrotowy ,ergonomiczny, na kółkach standard	4	4
KS	kosz na śmieci ,	4	4

UWAGI

- łączna liczba pomieszczeń 1 blok
 pomieszczenia nr. : 3.101, 3.102

PRACOWNIA AUTORSKA I BIURO PRAWNE H.J. BUSZKIEWICZ SP. Z O.O.
 60-772 POZNAŃ UL. MATEJKI 68/4 TEL. 061 8658916 FAX. 061 8659660

PW	BRANZA: ARCH.	NR UMOWY:	DATA: 11 14
INWESTOR	UNIWERSYTET IM. ADAMA MICKIEWICZA W POZNANIU UL. WIENIAWSKIEGO 1 61-712 POZNAŃ		RYS. NR: 45/WH7
OBIEKT	WYDZIAŁ HISTORYCZNY UNIWERSYTETU IM. ADAMA MICKIEWICZA W POZNANIU		
TEMAT	TECHNOLOGIA		SKALA: 1:100
PROJEKT ARCH.	mgr inż. arch. JACEK BUSZKIEWICZ 49/86/PW		
	mgr inż. arch. FILIP BUSZKIEWICZ 7131/9/P/2003		
	mgr inż. arch. PIOTR OSTROWSKI 7131/22/P/2004		