


SALA KOMPUTEROWA 15 OS

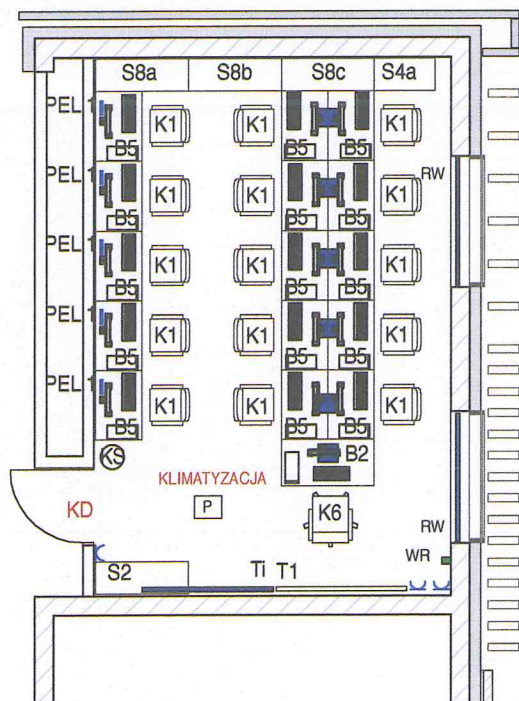

- gniazdo jednofazowe 230 v
 PEL 1 ■ punkt elektryczno - logiczny
 3 RJ 45 + 3 x 230 ded. + 2 x 230 el
 PEL 2 ■ punkt elektryczno - logiczny
 6 RJ 45 + 6 x 230 ded. + 4 x 230 el
 RW — roleta wewnętrzna
 WR ■ wyłącznik rolet
 P ■ projektor
 KD kontrola dostępu

uzgodniono :

POSADZKI	wykładzina PCV
ŚCIANY	malowanie farba lateksowa matowa o 2 kl. odporności na szorowanie na mokro wg. PNEN13300 z gruntem i podkładem
SUFITY	częściowo rozbiieralne z płyt 60 x 180, malowanie farba lateksowa matowa o 3 kl. odporności na szorowanie na mokro wg. PNEN13300 z gruntem i podkładem
WENTYLACJA	mechaniczna nawiewno - wywiewna z chłodzeniem
INSTAL. WOD-KAN	
INSTAL. CO	grzejniki płytowe
INSTAL. ELEKTR	GN 230 V PT 3 szt
INSTAL. OŚWIETL	500 LUX fluorescencyjne
SIEĆ LOGICZNA	PEL 1 5 szt., PEL 2 6 szt.
DODATKOWE	domofon

WYPOSAŻENIE			
TYP	NAZWA	ILOŚĆ	RAZEM
B2	biurko katedra 60 x 120 o regulowanej wysokości z listwami do prowadzenia instalacji	1 ✓	1
B5	biurko 60 x 90 o regulowanej wysokości z listwami do prowadzenia instalacji	15 ✓	15
S2	szafka pomocnik 42 x 120 h dostosowana do biurka z drzwiami przes.	1 ✓	1
S8a	szafka 42 x 120 h 200 z drzwiami przes. i z blendą w miejscu styku z biurkiem	1 ✓	1
S8b	szafka 42 x 120 h 200 z drzwiami przes.	1 ✓	1
S8c	szafka 42 x 120 h 200 z drzwiami przes. z blendą w miejscu styku z biurkiem	1 ✓	1
S4a	szafa 42 x 80 h 200 z drzwiami przes.	1 ✓	1
K 1	krzesło konstrukcja stalowa siedzisko sklejka	15 ✓	15
K 6	fotel obrotowy, ergonomiczny, na kółkach standard	1 ✓	1
T1	tablica magnetyczna i do pisania 100 X170	1 ✓	1
Ti	tablica interaktywna współpracująca z projekтором (wg AV)	1 ✓	1
KS	kosz na śmieci,	1 ✓	1

UWAGI - łączna liczba pomieszczeń 1
pomieszczenia nr. : 3.21

PRACOWNIA AUTORSKA I BIURO PRAWNE H.J. BUSZKIEWICZ SP. Z O.O.
60-772 POZNAŃ UL. MATEJKI 68/4 TEL. 061 8658916 FAX. 061 8659660

PW	BRANŻA: ARCH.	NR UMOWY:	DATA: 11 14
INWESTOR	UNIWERSYTET IM. ADAMA MICKIEWICZA W POZNANIU UL. WIENIAWSKIEGO 1 61-712 POZNAŃ		RYS. NR: 43/WHT
OBIEKT	WYDZIAŁ HISTORYCZNY UNIWERSYTETU IM. ADAMA MICKIEWICZA W POZNANIU		
TEMAT	TECHNOLOGIA		SKALA: 1:100
PROJEKT ARCH.	mgr inż. arch. FILIP BUSZKIEWICZ 7131/9/P/2003		
	mgr inż. arch. PIOTR OSTROWSKI 7131/22/P/2004		