


<b>TRĘŚĆ RYSUNKU:</b> Rozmieszczenie gniazd oraz przebieg tras kablowych w budynku Coll. Historicum - parter					
<b>INWESTOR:</b> Uniwersytet im. Adama Mickiewicza w Poznaniu		DATA	NAZWISKO	PODPIS	SKALA
	PROJEKTOWAŁ		inż. Piotr Maruszewski		
			mgr Marek Józwiak		
<b>OBIEKT:</b> Poznań, ul. Św. Marcin 78	RYSOWAŁ		mgr Marek Józwiak		NR RYS.
			inż. Piotr Maruszewski		2

<b>TRĘŚĆ RYSUNKU:</b> Rozmieszczenie gniazd oraz przebieg tras kablowych w budynku Coll. Historicum - parter					
<b>INWESTOR:</b> Uniwersytet im. Adama Mickiewicza w Poznaniu		DATA	NAZWISKO	PODPIS	SKALA
	PROJEKTOWAŁ		inż. Piotr Maruszewski		
			mgr Marek Józwiak		
<b>OBIEKT:</b> Poznań, ul. Św. Marcin 78	RYSOWAŁ		mgr Marek Józwiak		NR RYS.
			inż. Piotr Maruszewski		2

<b>TRĘŚĆ RYSUNKU:</b> Rozmieszczenie gniazd oraz przebieg tras kablowych w budynku Coll. Historicum - parter					
<b>INWESTOR:</b> Uniwersytet im. Adama Mickiewicza w Poznaniu		DATA	NAZWISKO	PODPIS	SKALA
	PROJEKTOWAŁ		inż. Piotr Maruszewski		
			mgr Marek Józwiak		
<b>OBIEKT:</b> Poznań, ul. Św. Marcin 78	RYSOWAŁ		mgr Marek Józwiak		NR RYS.
			inż. Piotr Maruszewski		2

PARTER SKALA 1:100

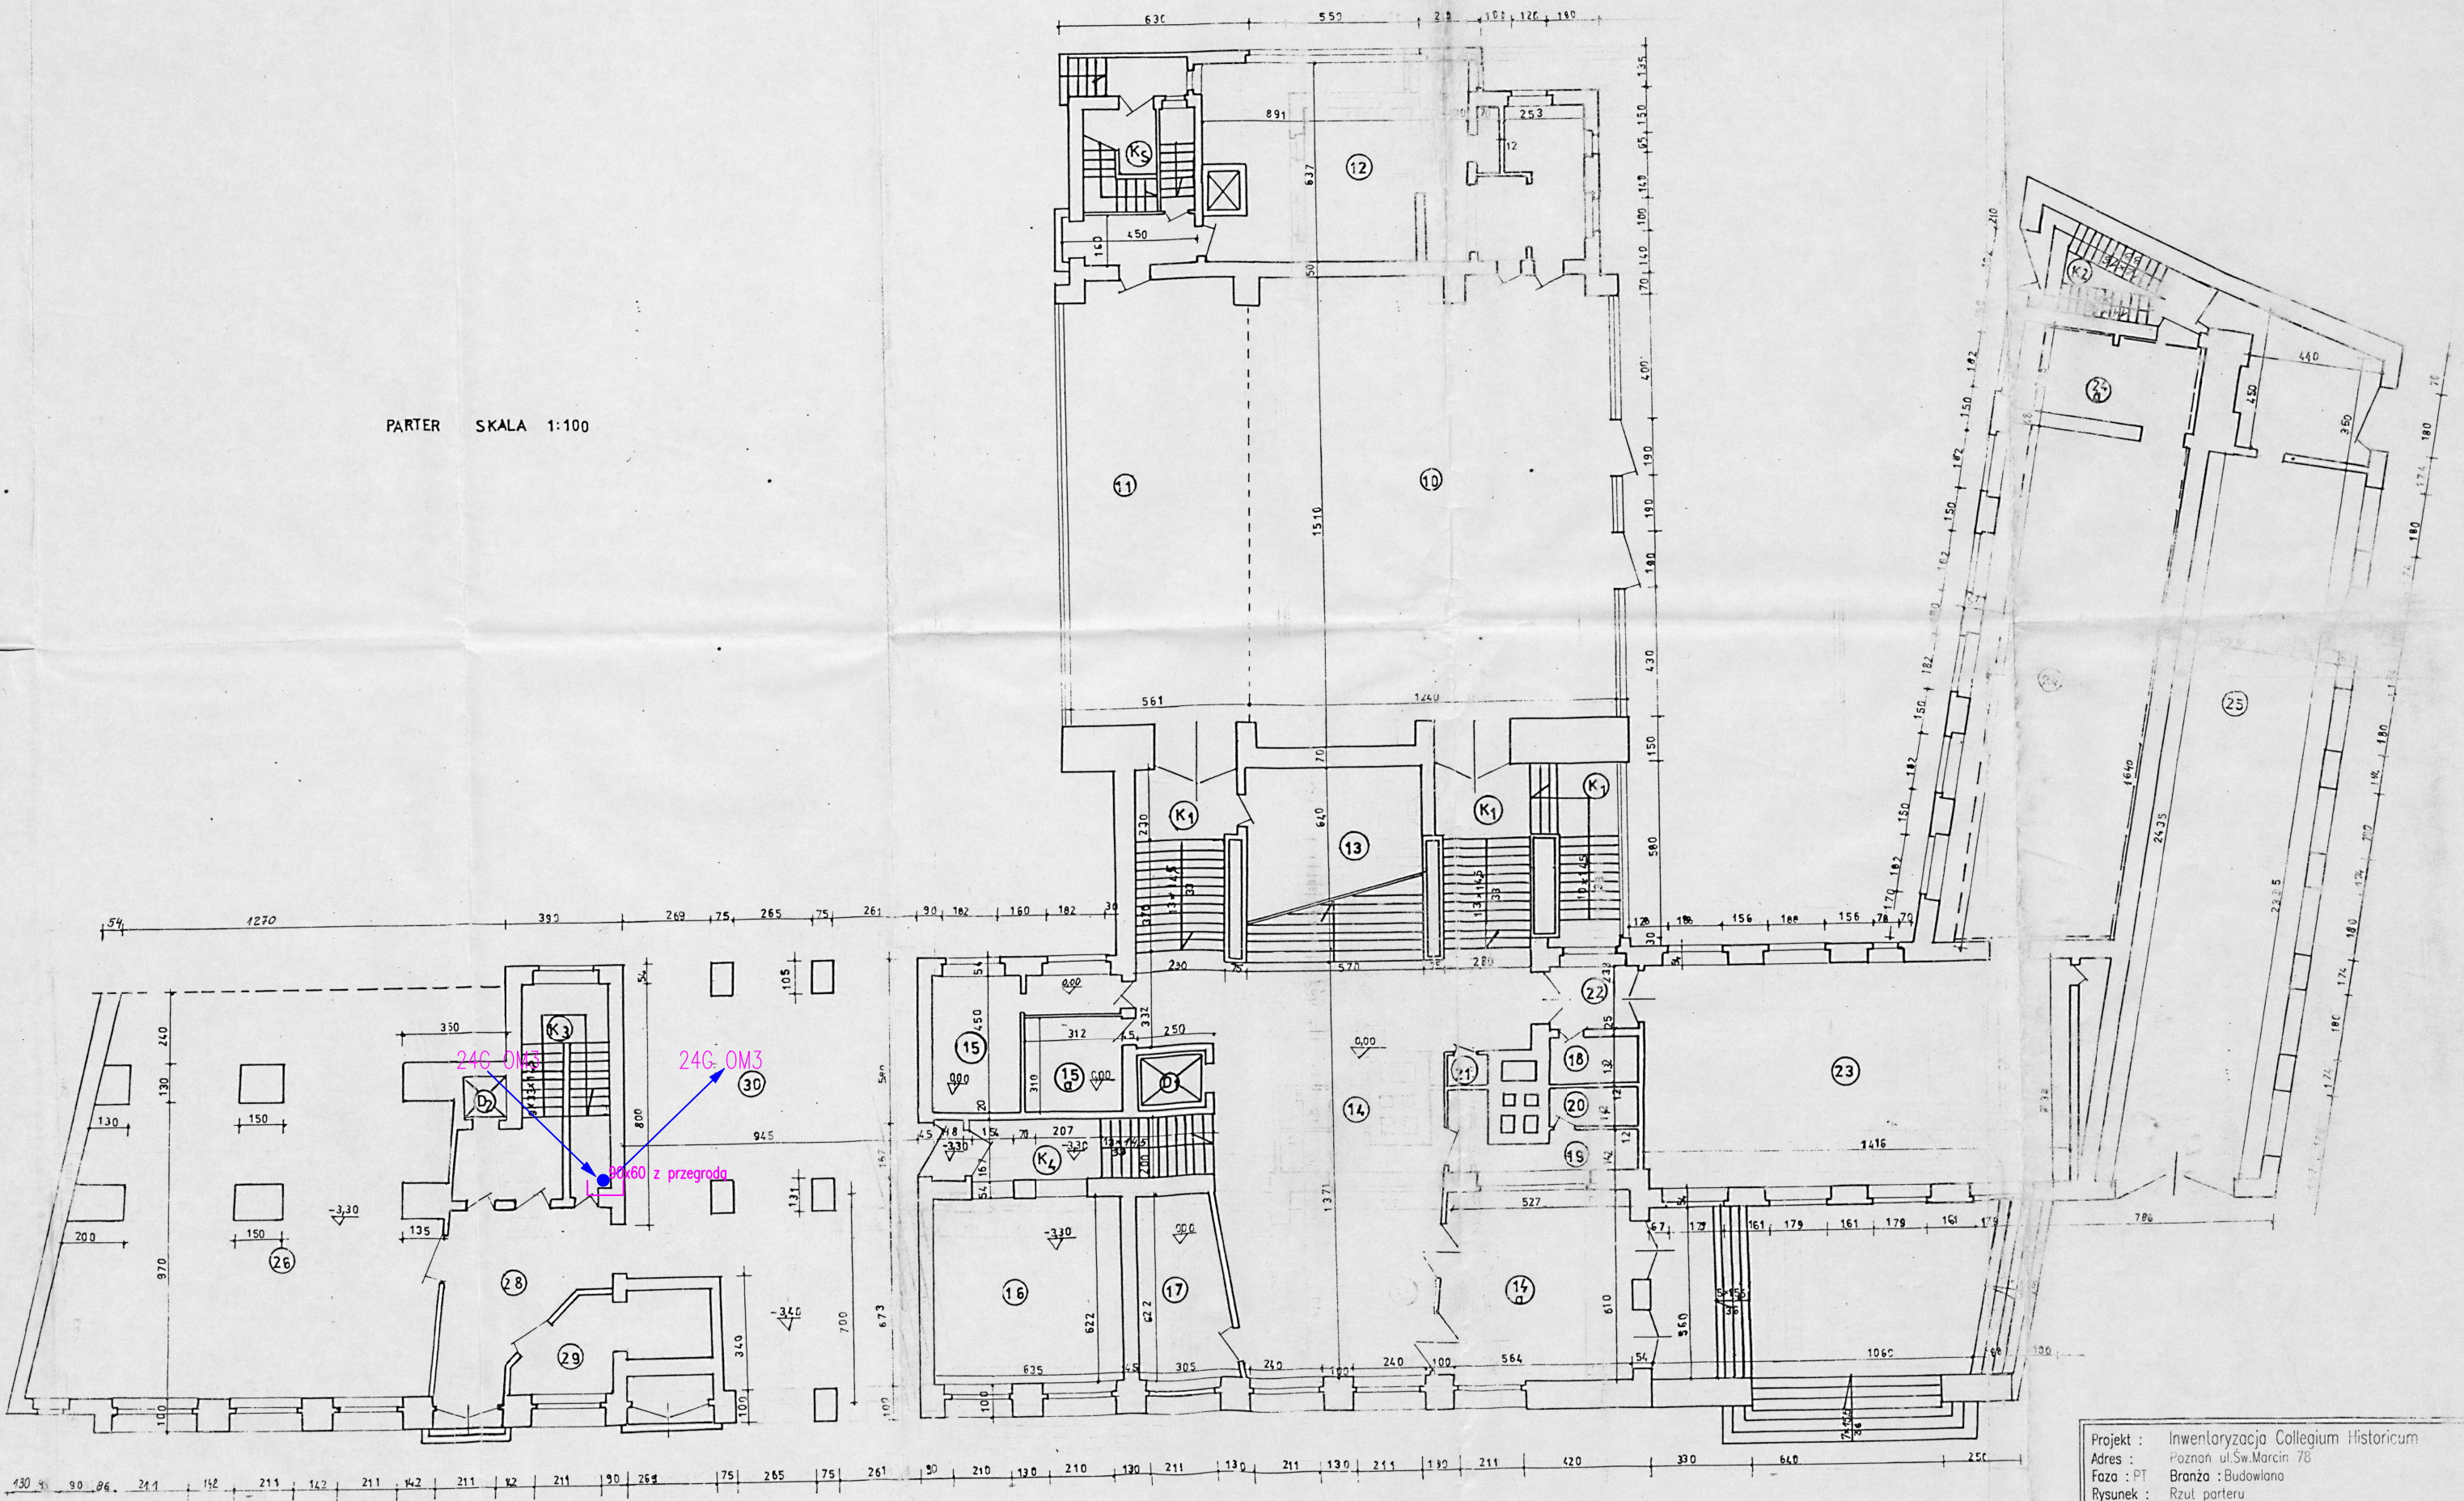

Projekt : Inwentaryzacja Collegium Historicum  
Adres : Poznań ul.Św.Marcin 78  
Faza : PT Branża : Budowlana  
Rysunek : Rzut parteru

Projektował : inż.  
ANDRZEJ WALCZAK

Skala 1:100	Nr rys. 2
Data 24.09.2000	