


|   |             |      |                        |        |         |
|---|-------------|------|------------------------|--------|---------|
| <b>TREŚĆ RYSUNKU:</b> Rozmieszczenie gniazd oraz przebieg tras kablowych w budynku Coll. Historicum - piwnica |             |      |                        |        |         |
| <b>INWESTOR:</b><br>Uniwersytet im. Adama Mickiewicza w Poznaniu  | PROJEKTOWAŁ | DATA | NAZWISKO               | PODPIS | SKALA   |
|   |             |      | inż. Piotr Maruszewski |        |         |
|   |             |      | mgr Marek Józwiak      |        |         |
| <b>OBIEKT:</b><br>Poznań, ul. Św. Marcin 78   | RYSOWAŁ     |      | mgr Marek Józwiak      |        | NR RYS. |
|   |             |      | inż. Piotr Maruszewski |        | 1       |

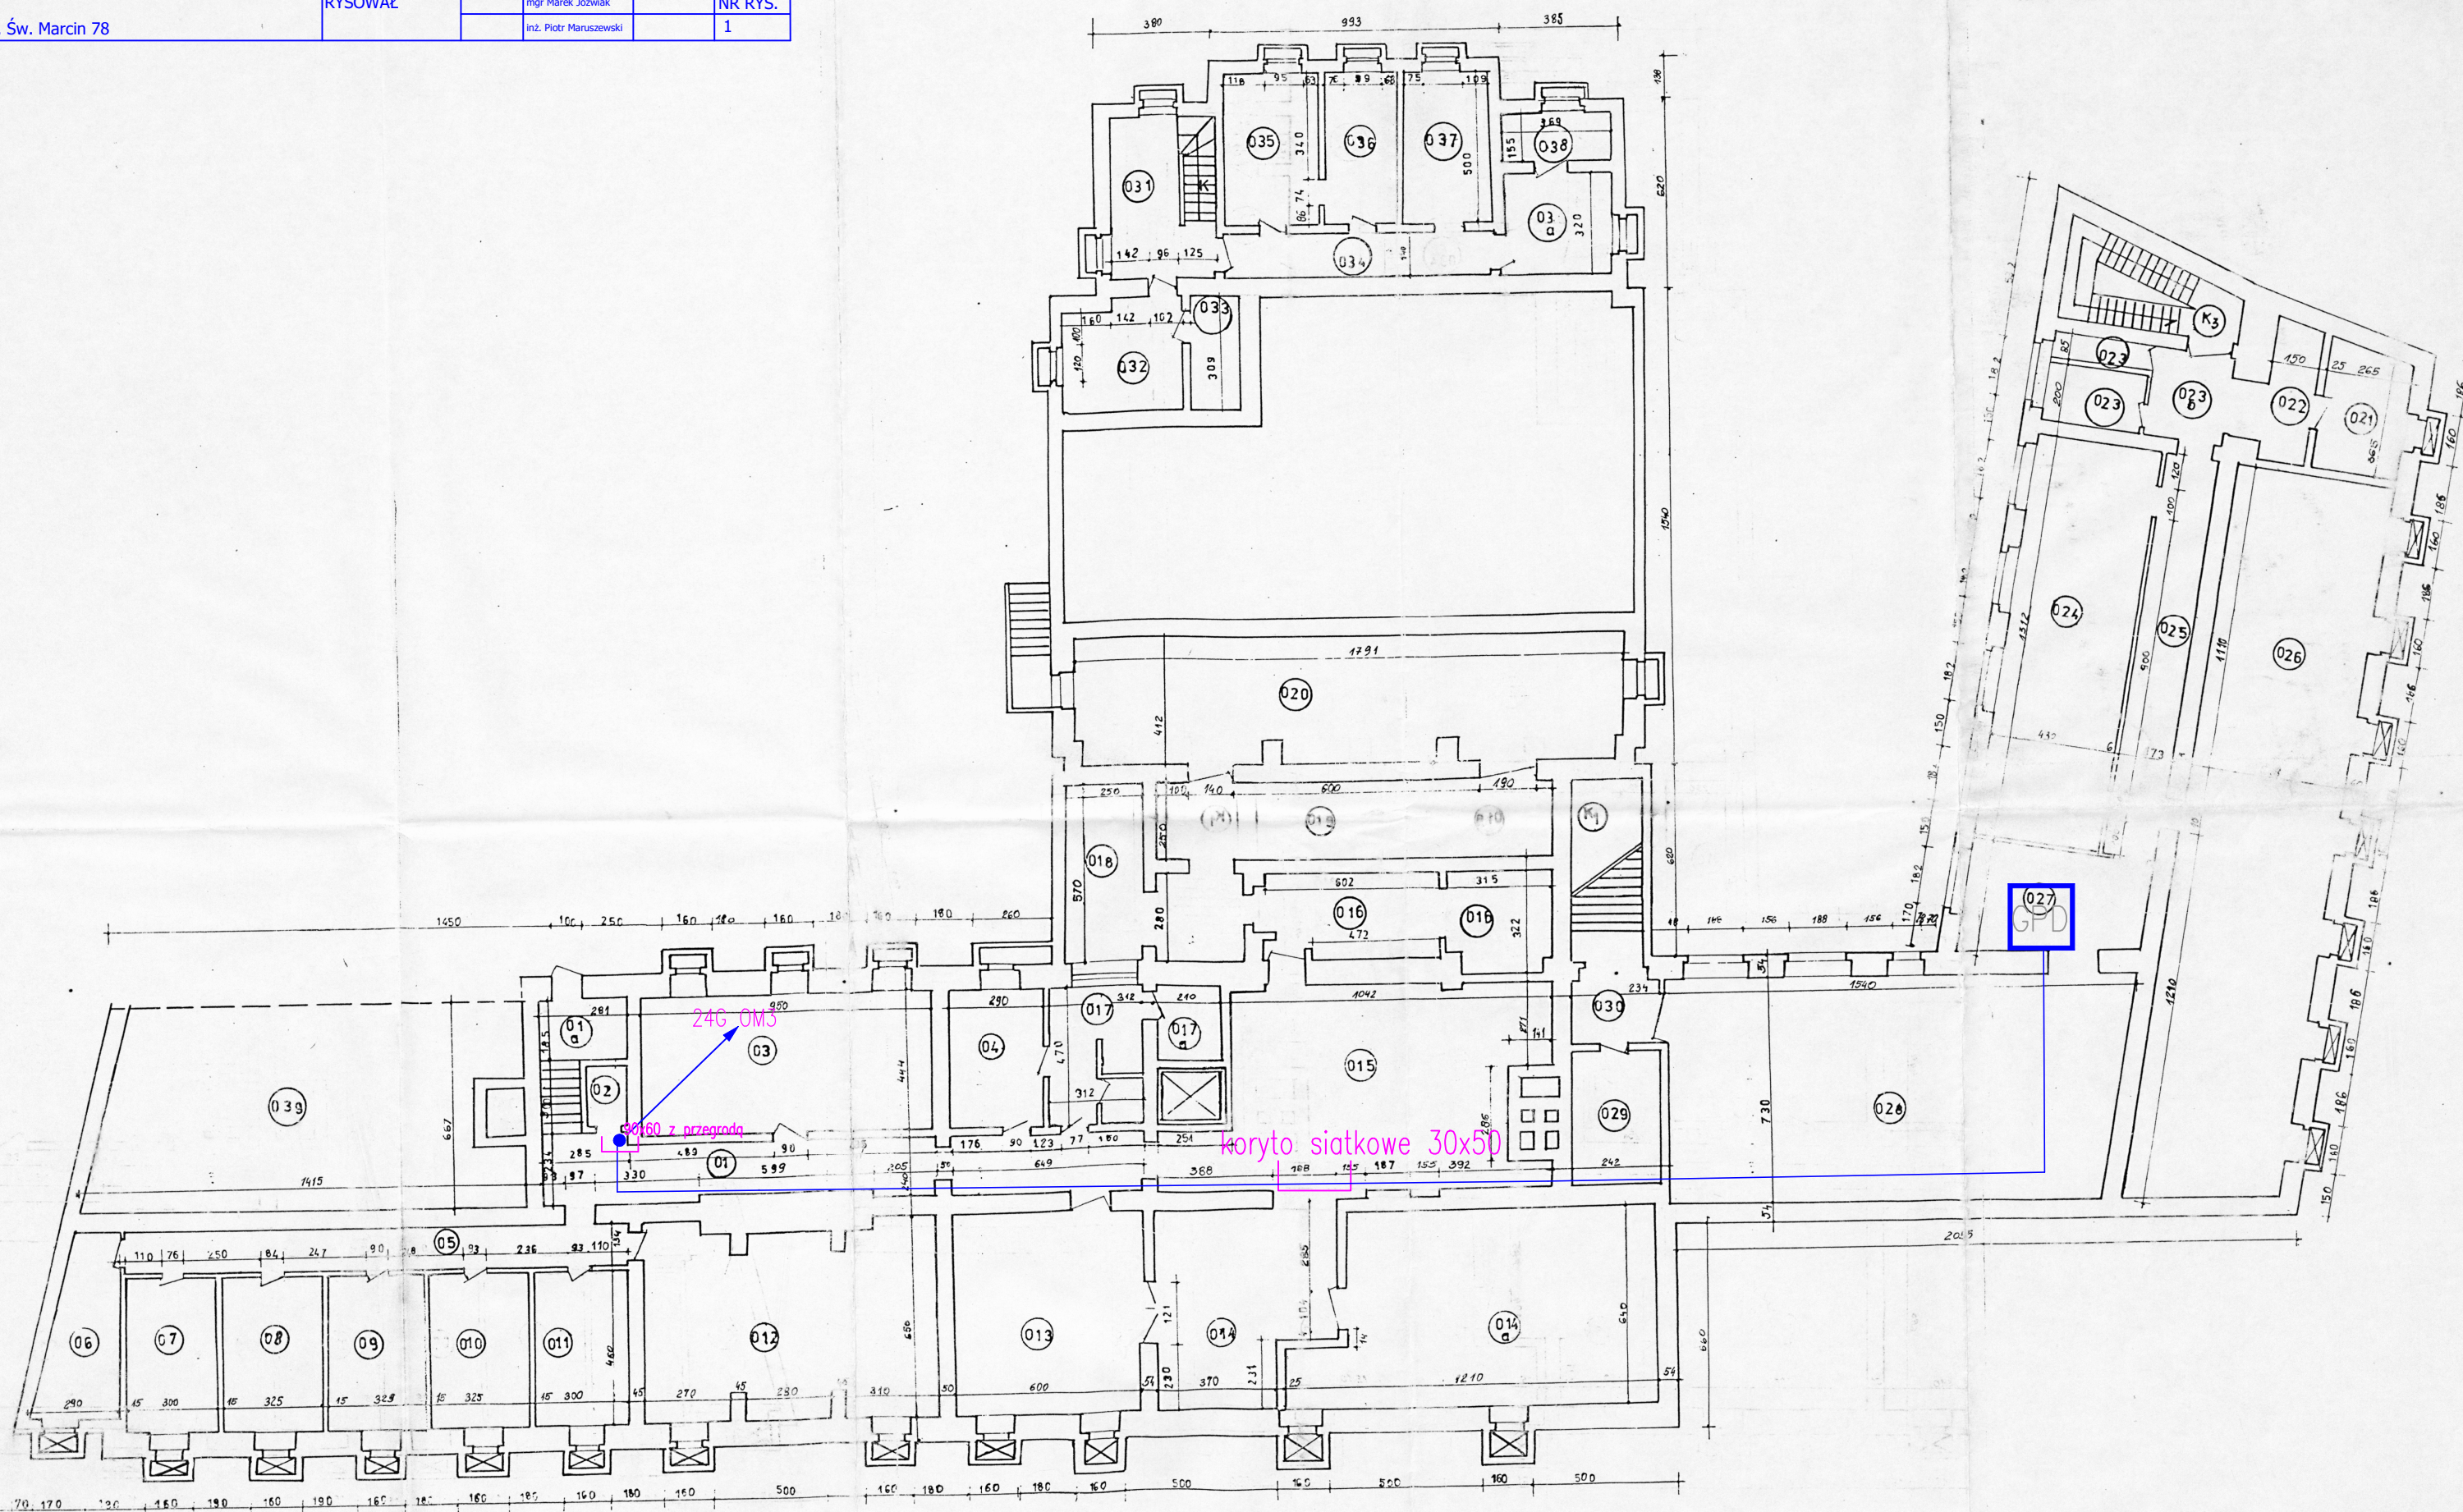

|   |   |
|---|---|
| Projekt : Inwentaryzacja Collegium Historicum |   |
| Adres : Poznań, ul. Św. Marcin 78             |   |
| Faza : PI    Branża : Budowlana               |   |
| Rysunek : Rzut piwnic                         |   |
| Projektował : inż.<br>ANDRZEJ WALCZAK         | Skala 1:100<br>Data 24.09.2000    Nr rys. 1 |