


APTEKA SZPITALNA

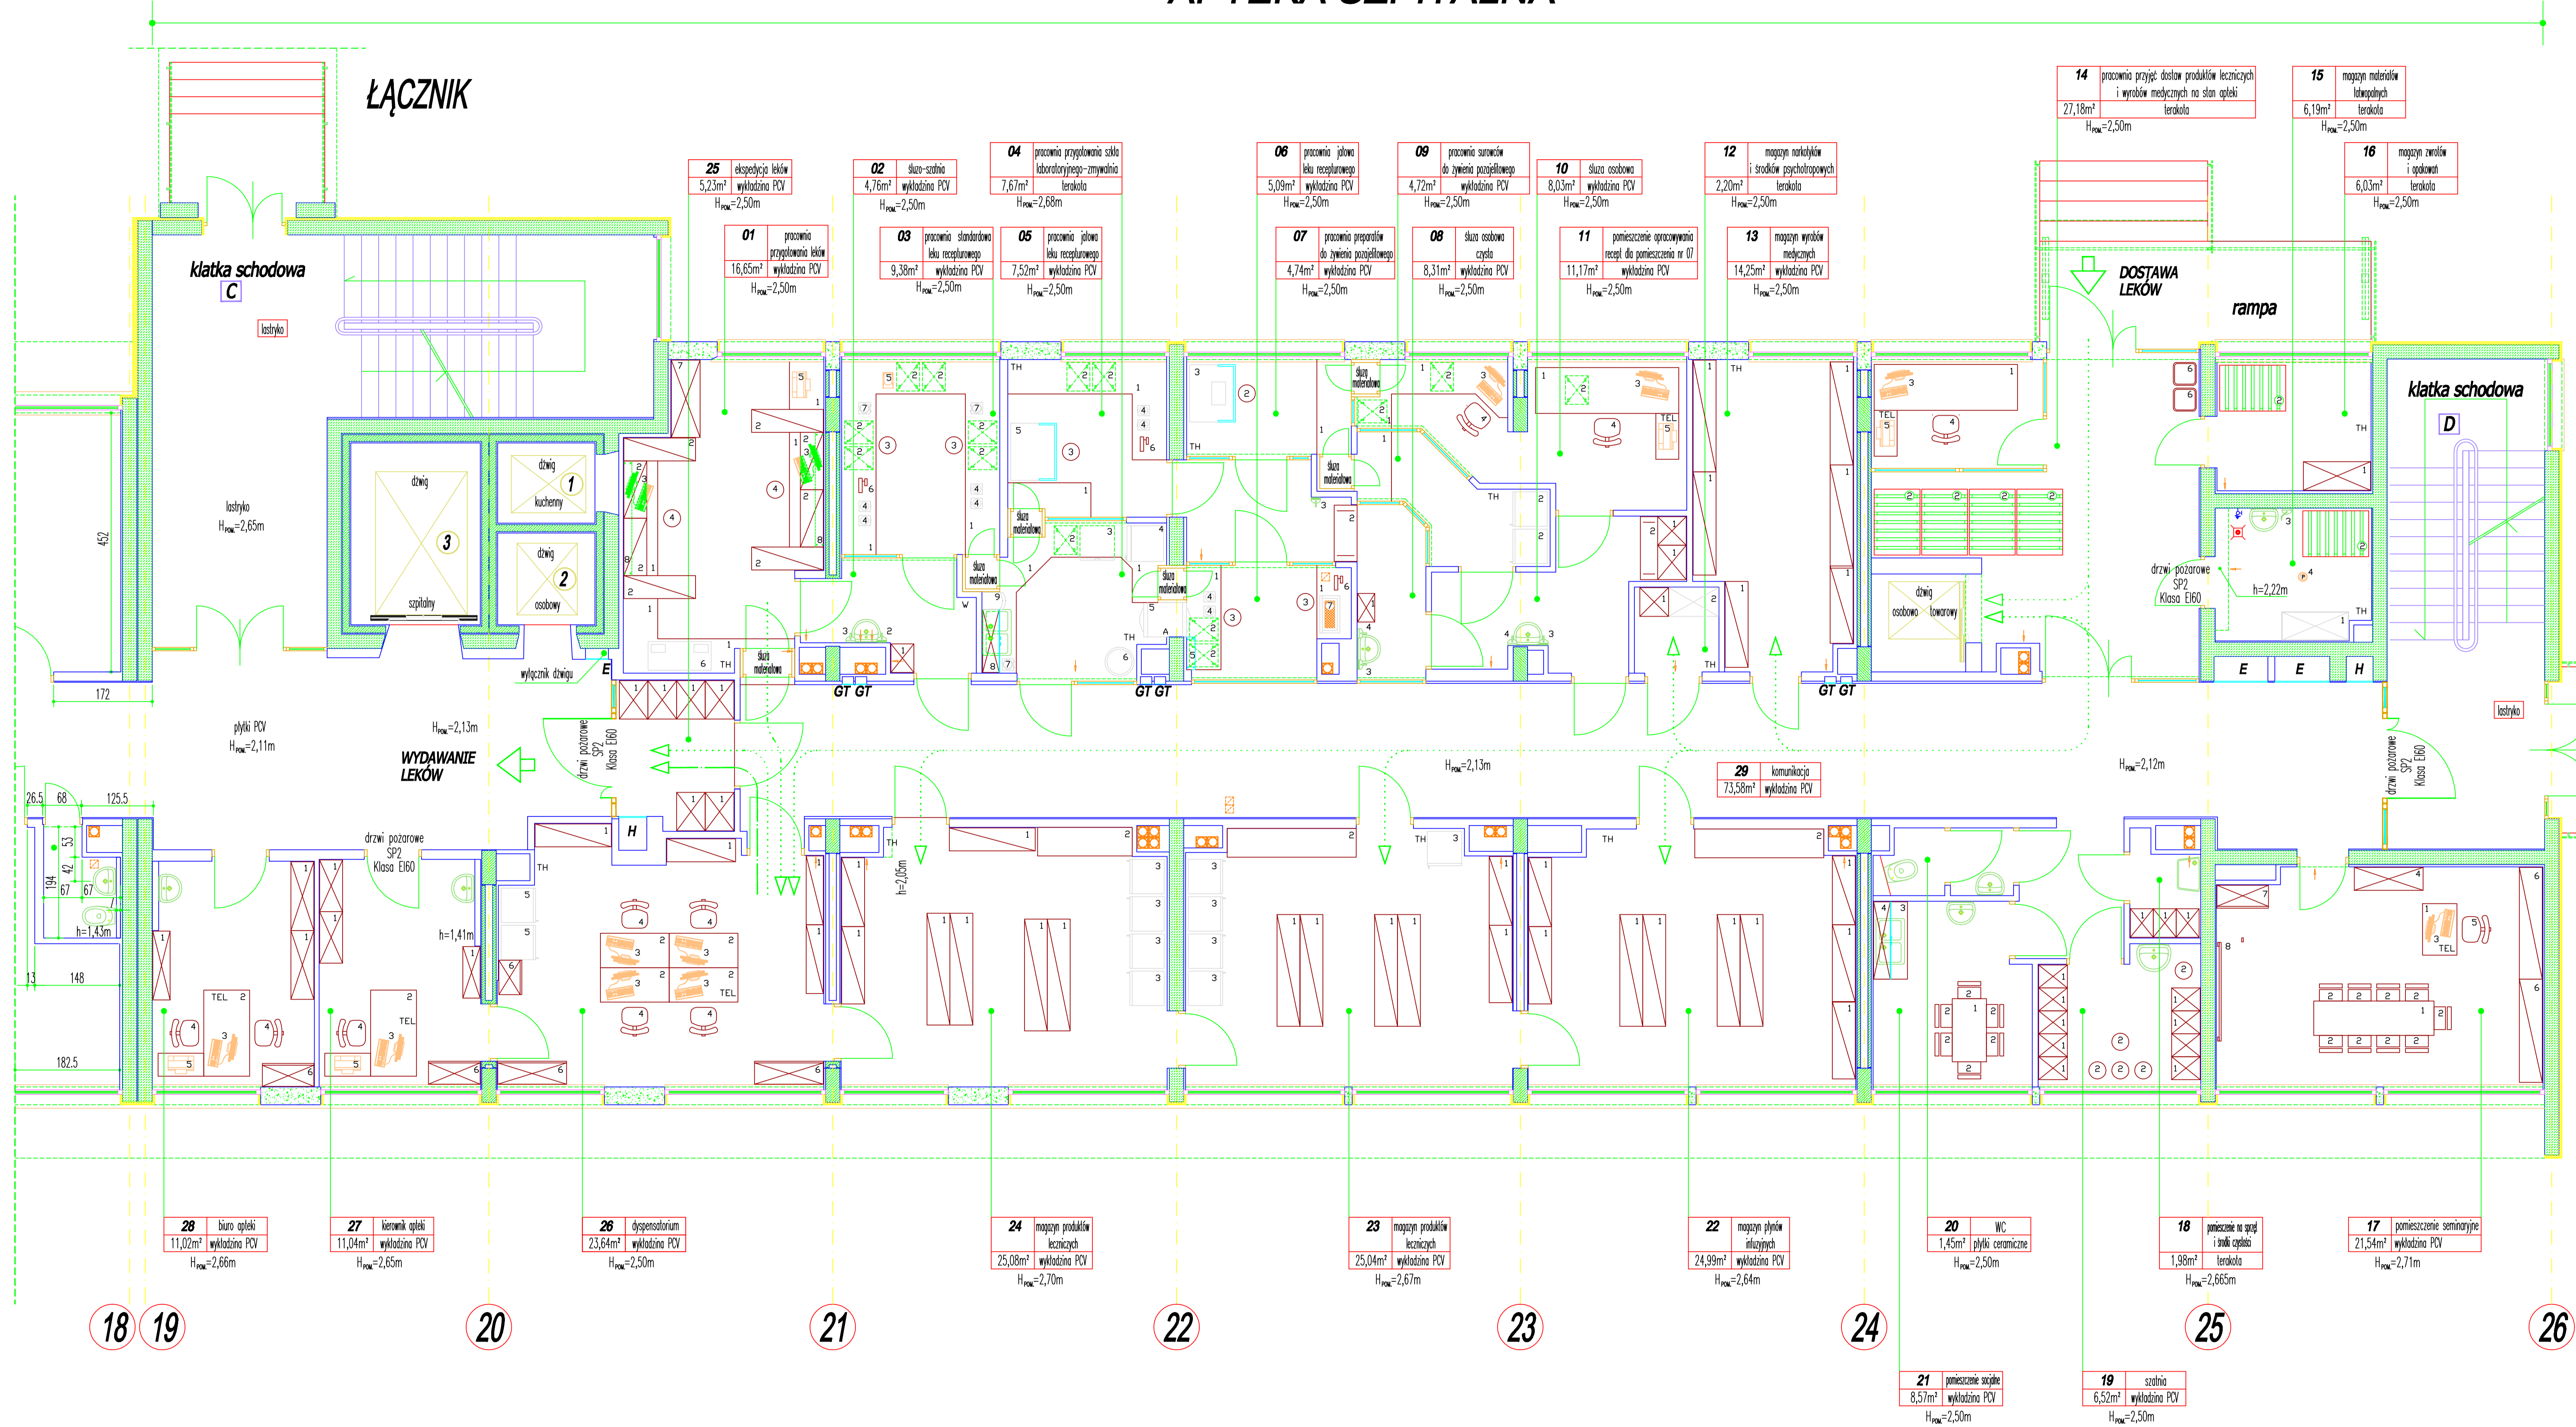

- LEGENDA**
- KRZESŁO
 - TABORET LABORATORYJNY
 - TABORET LABORATORYJNY
 - FOTEL OBROTOWY
 - STÓŁ, BIURKO, BLAT
 - SZAFKA NA KOSZKACH
 - WITRYNA CHŁODNICZA
 - REGAŁ
 - SZAFKA WYSOKA
 - SZAFKA NISKA Z SZUFLADAMI
 - SZAFKA WISZĄCA Z WITRYNĄ
 - NADSTAWKA SZKLANA
 - TABLICA
 - SZAFKA PANCERNA
 - ZESTAW KOMPUTEROWY
 - DRUKARKA
 - TELEFON
 - ZLEWOZMYWAK
 - ZLEW
 - UMYWALKA
 - POJEMNIK NA MYDŁO
 - PŁYN ODKAŻAJĄCY
 - MYJKA DO OCZU
 - MISKA USTĘPOWA ZE SPLUCZKĄ
 - KRATKA SCIEKOWA
 - ZAWÓR ZE ZŁĄCZKĄ DO WEŹA
 - TRYSKACZ
 - PODEST MAGAZYNOWY
 - POJEMNIK NA MAKULATURĘ
 - KOMORA LAMINARNA
 - CZOPIKARKA
 - WAGA ELEKTRONICZNA
 - STERYLIZATOR PRZELOTOWY
 - KOMORA LAMINARNA DO CYTOSTATYKÓW
 - KOMORA LAMINARNA
 - KOCIOŁEK KOCHA
 - STACJA UZDATNIANIA WODY
 - KUCHENKA ELEKTRYCZNA
 - STERYLIZATOR NA SUCHĄ POWIETRZĘ
 - ZMYWARKA DO NACZYŃ LABORATORYJNYCH
 - MIKSER RECEPTUROWY
 - URZĄDZENIE DO BUSTROWANIA
 - ZMYWARKA DO KOSZY
 - REGAŁ OCIEKOWY DO CZYSTYCH POJEMNIKÓW
 - TERMOMETR
 - HIGROMETR
 - WIESZAK
 - DROGA POJEMNIKÓW ZWROTNYCH
 - DROGA PRODUKTÓW LECZNICZYCH I WYROBÓW LECZNICZYCH

Obiekt: BUDYNEK LÓŻKOWY SZPITAL WOJEWÓDZKI W POZNANIU UL. JURASZÓW 7/19	
Zamawiający: SZPITAL WOJEWÓDZKI W POZNANIU UL. JURASZÓW 7/19	
Stadium: MODERNIZACJA APTEKI-KONCEPCJA ARCHITEKTONICZNA	
Treść rysunku: APTEKA-RZUT PARTERU	Data: 02.2007r.
Autor projektu: mgr inż. Paweł Peksa	Skala: 1:50
Technologia: inż. Andrzej Reimann	Nr rys.: 2/2