


SCHEMAT IDEOWY - ROZMIESZCZENIE KORYTEK SIATKOWYCH

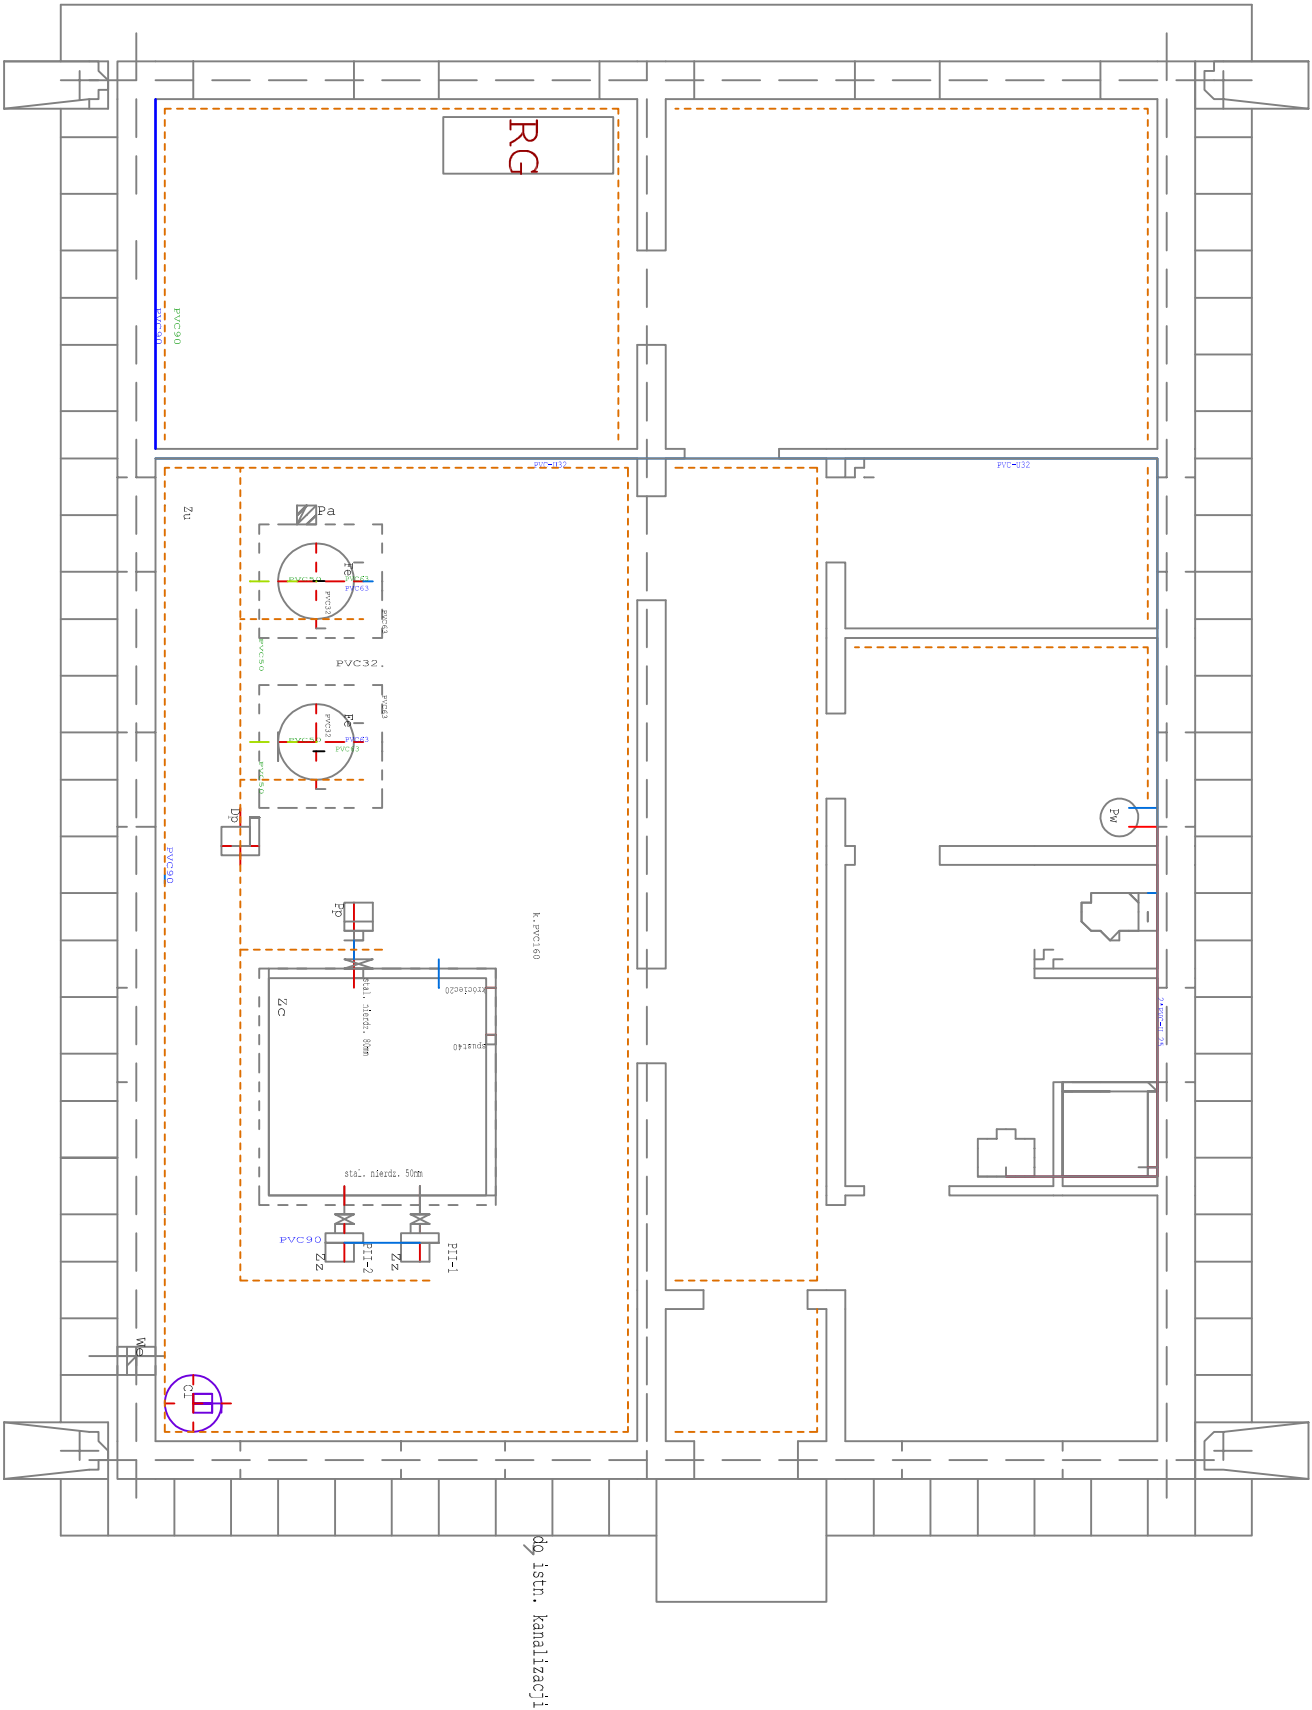

KRZYSZTOF OZGA - PROJEKTOWANIE  
ul. Budowlanych 10/9, 66-405 Gorzów Wlkp.

Inwestycja:	Przebudowa i nadbudowa budynku stacji uzdatniania wody wraz z przebudową związaną z nim infrastruktury technicznej w Głusku działki nr ewid. 31, 319/1, 321/1, 321/7, obręb 02 Głusko , Gmina Dobiegniew				
Inwestor:	PGL Lasy Państwowe Nadleśnictwo Głusko Głusko 19 8 66-520 Dobiegniew				
Nazwa rys.:	Schemat ideowy - rozmieszczenie korytek siatkowych z kablami zasilającymi i sterowniczymi			Podpis:	Skala: 1:50
Projektant:	mgr inż. Zbigniew Majchrowski	Nr upr. bud.	106/94/Gw	Specjalność: Instal.-inżynier. instalacje elektryczne	Data: 30.11.16 r.
Faza	Projekt wykonawczy				Nr rys.: 2.8