




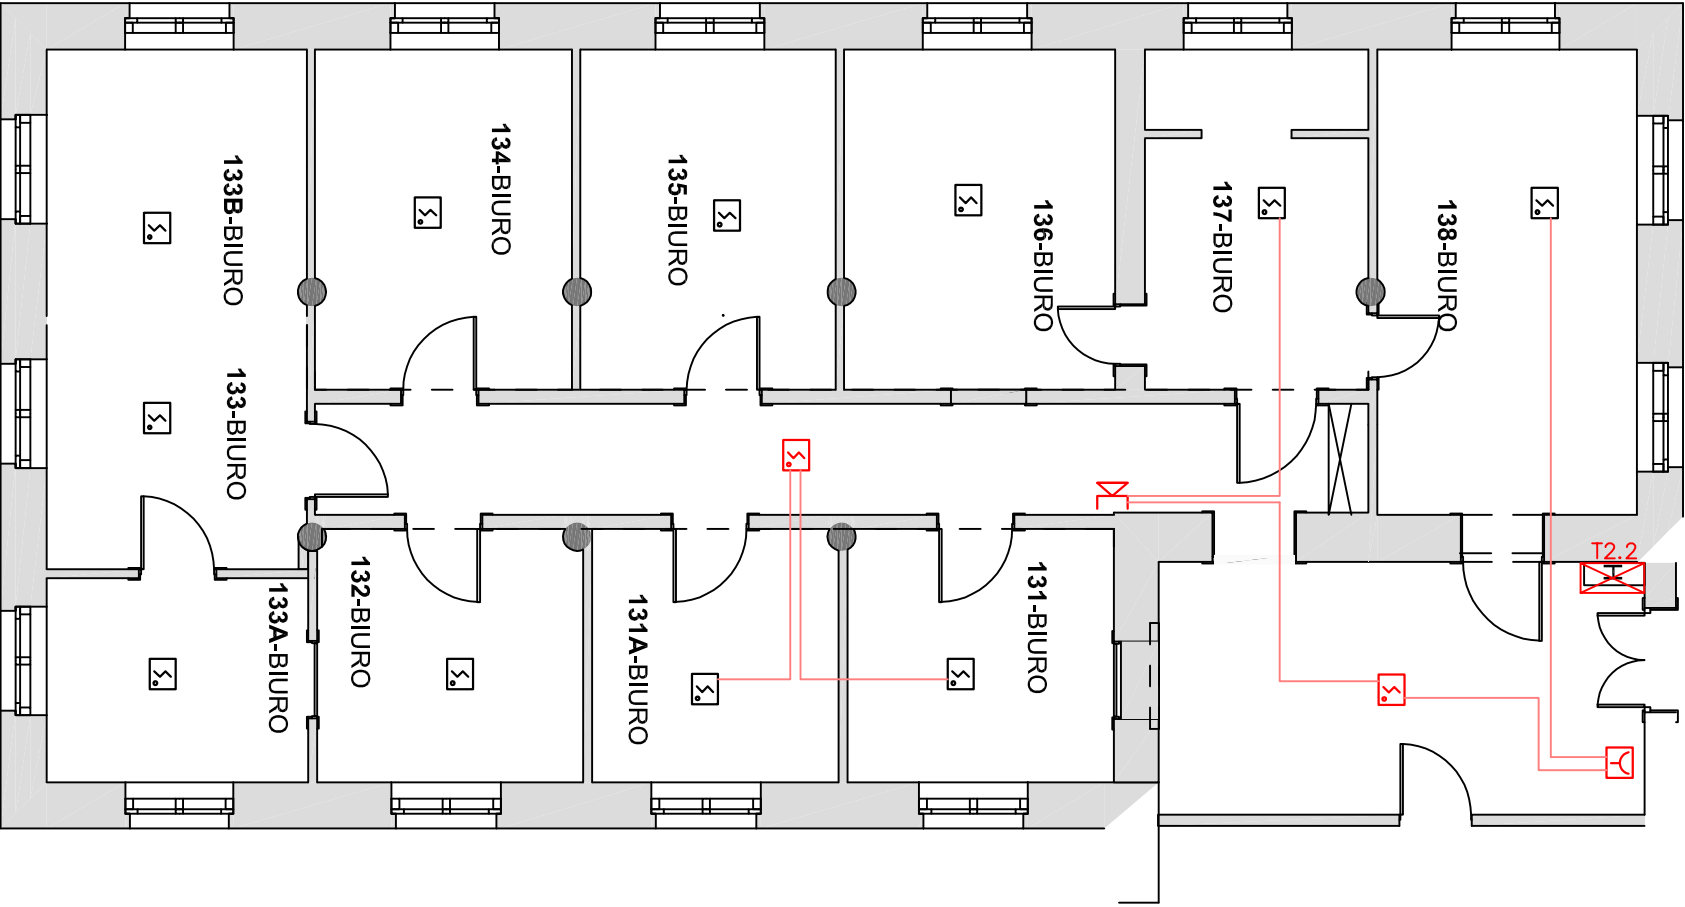

POMIESZCZENIA BIUROWE SKRZYDŁO ZACHODNIE
BUDYNEK A - I PIĘTRO




LEGENDA:

-  Sygnalizator pętlowy SAL 4001
-  Czujka optyczna dymu DOR-4046
-  Przycisk ROP
-  istn. czujka optyczna dymu

UWAGI:

- Nowe elementy systemu SAP połączyć z istn. czujkami w pomieszczeniach 138, 137, 131 i 131A.
- Instalację wykonać przewodem YnTKSYekw 1x2x0,5.
- Istniejące czujki zdemontować na czas remontu, zabezpieczyć i dokonać ich ponownego montażu po zakończeniu prac wykończeniowych.

| | | | |
|---|--|--|-----------------|
|  | | 8 5 - 3 0 7 Bydgoszcz ul. Kościuszkowska 35 / 2 14-100 Bydgoszcz www.mufa-studio.pl | |
| RZUT PIĘTRA – SAP | | | |
| INWESTOR | KUJAWSKO POMORSKI URZĄD WOJEWÓDZKI ul. JAGIELLONSKA 3, Bydgoszcz | | |
| TEMAT: | Przebudowa wybranych pomieszczeń na I piętrze w skrzydle zachodnim budynku A Kujawsko-Pomorskiego Urzędu Wojewódzkiego przy ul. Jagiellońskiej 3 w Bydgoszczy (ul. Jagiellońska 3, Bydgoszcz (dz. nr 61/2) | | |
| PROJEKTANT | mgr inż. Krzysztof Tyma KUP/0106/PBE/16 | | |
| BRANŻA | ELEKTRYCZNA | FAZA | BUDOWLANY |
| DATA | SKALA | 1:100 | NR RYSUNKU E-06 |
| 1.08.2016 | | | |