




Przekrój

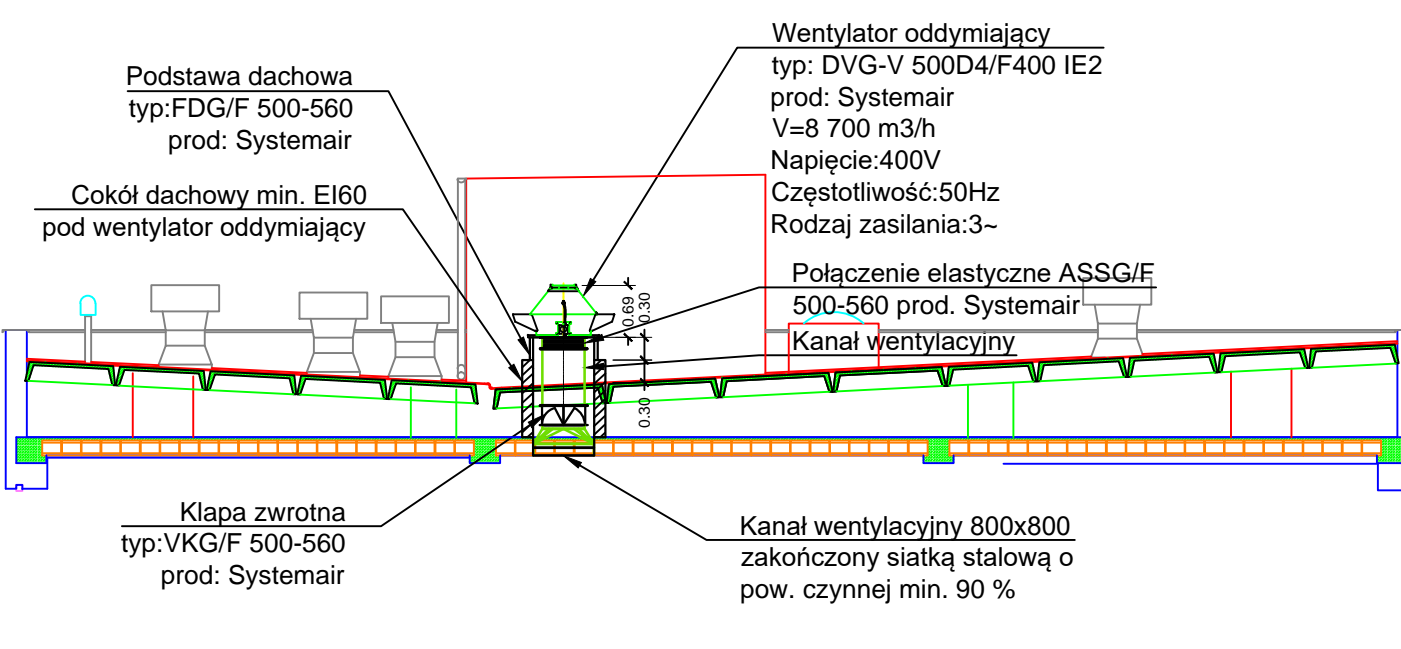

Klatka schodowa F

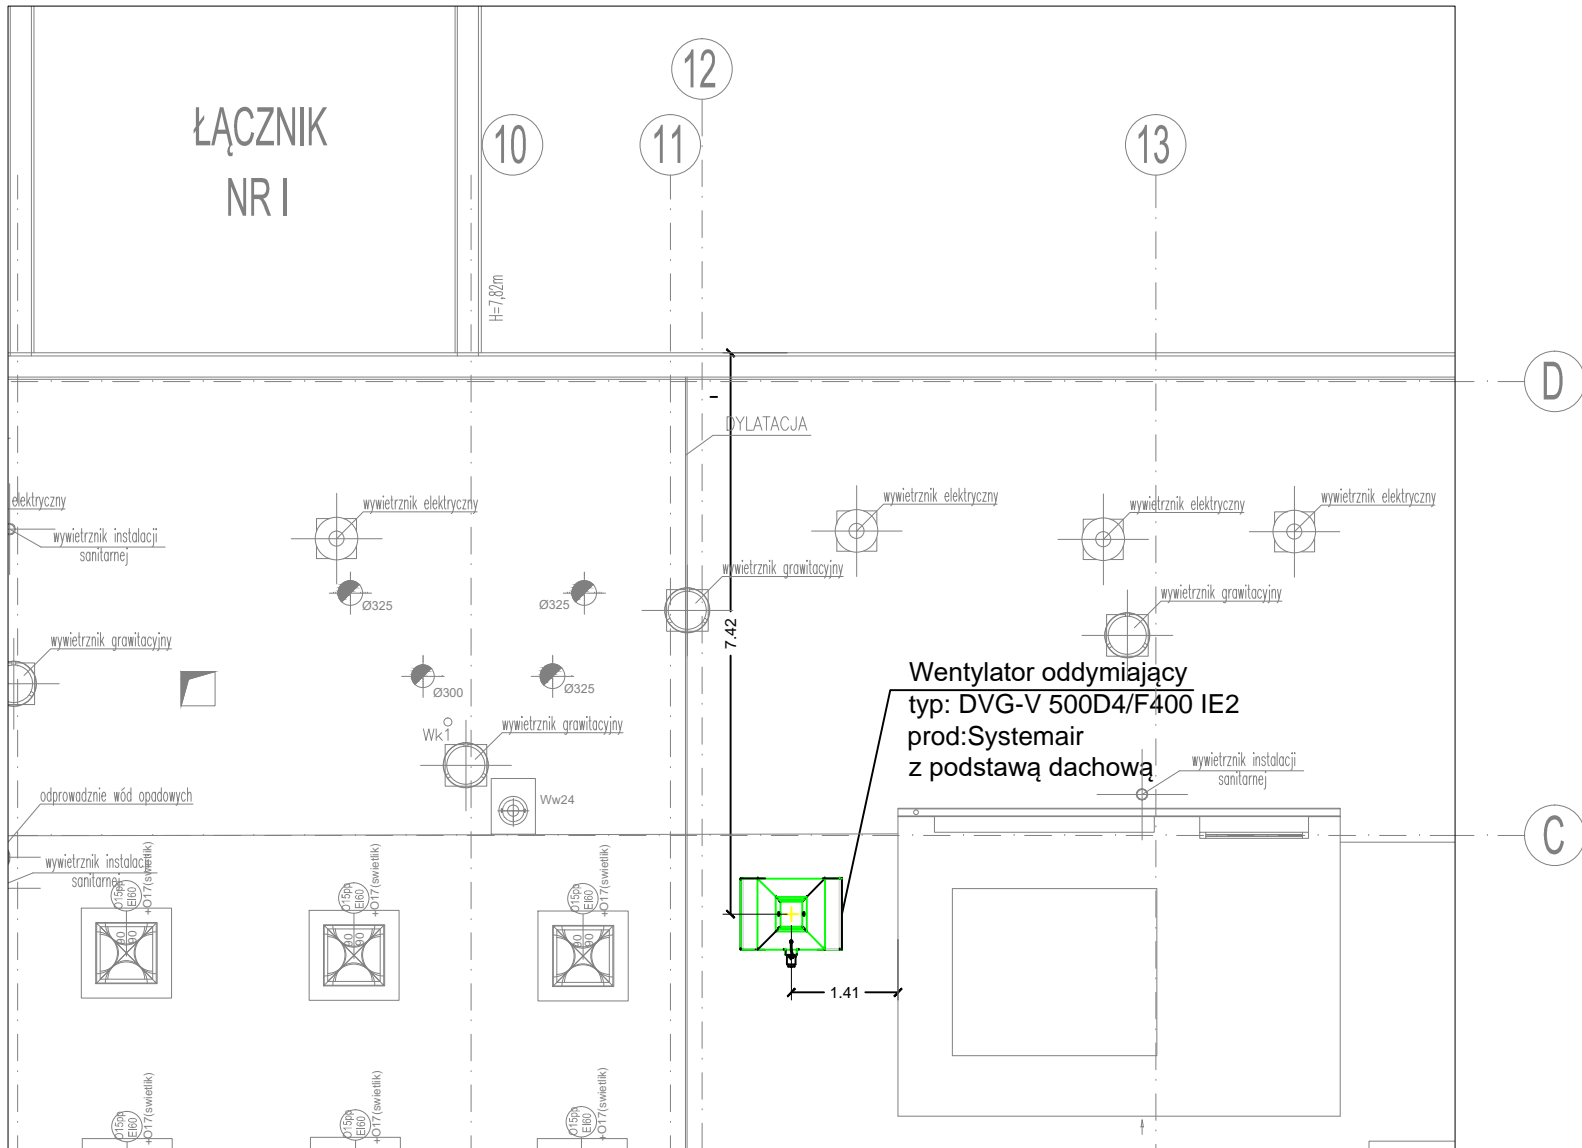

Rewizja	Data wprowadzenia zmiany	Opis zmiany
Tabela rewizji projektu		

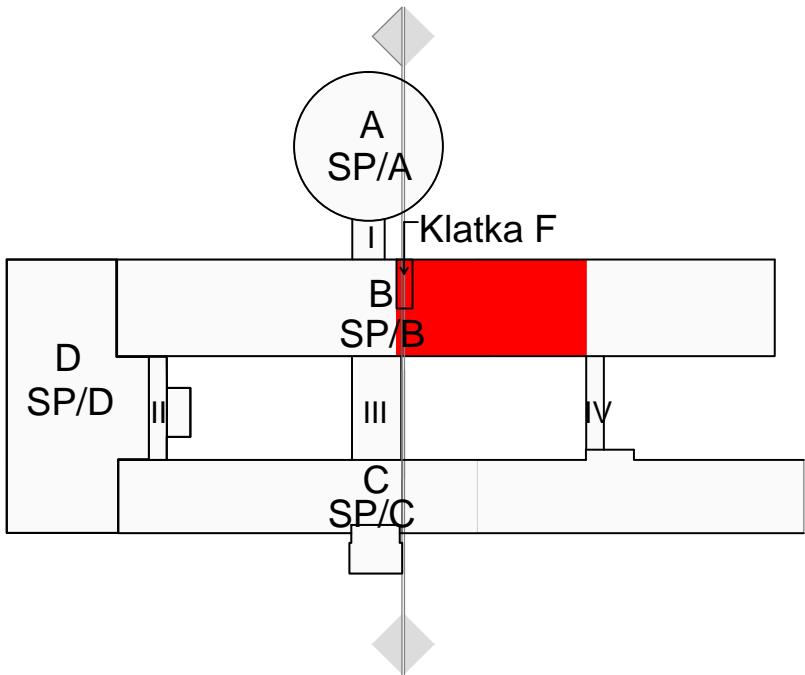

UWAGI

1. WYKONAWCY I PODWYKONAWCY ZOBOWIĄZANI SĄ DO SPRAWDZENIA PROJEKTU, A W SZCZEGÓLNOŚCI WYMIARÓW PRZED PRZYSTĄPIENIEM DO PRAC BUDOWLANYCH.
2. RYSUNEK ROZPATRYWAĆ ŁĄCZNIE Z RYSUNKAMI BRANŻY ARCHITEKTONICZNEJ, KONSTRUKCYJNEJ ORAZ ELEKTRYCZNEJ

**PROJEKT WYKONAWCZY PRZEBUDOWA SZPITALA WOJEWÓDZKIEGO W POZNANIU
przy ul. Juraszów 7/19 polegająca na
DOSTOSOWANIU OBIEKTU DO OBOWIAZUJĄCYCH PRZEPISÓW POŻAROWYCH.**



STUDIO PROJEKTÓW CUBE 27
Studio Projektów
Architekt Barbara Liber-Skarbek
Biuro: 60-189 Poznań,
ul. Rolna45b/19,
kom: 603 337 422,

e-mail: b.liber@cube27.pl
www.cube27.pl
www.przyklejki.pl
www.fototapeta27.pl

Objekt: **Szpital Wojewódzki
w Poznaniu
ul. Juraszów 7/19**

Investor:
Szpital Wojewódzki w
Poznaniu
ul. Juraszów 7/19

IMIE I NAZWISKO

Projektant:
mgr inż. Karol Śliwiński

Nr upr	Opis	Wartość
1
2
3
100

WKP/0151/
PWOS/04

Podpis

--	--

Skala:
1:100

Data:
02/2017

Tytuł rysunku:
INST. WENT. ODDYMIANIA IACE I - Klatka schodowa E - Rzut dachu

Branża:

Nr rys.:	
PW/O/II ETAP/02	