



ZAKŁAD DIAGNOSTYKI OBRAZOWEJ - 33os.

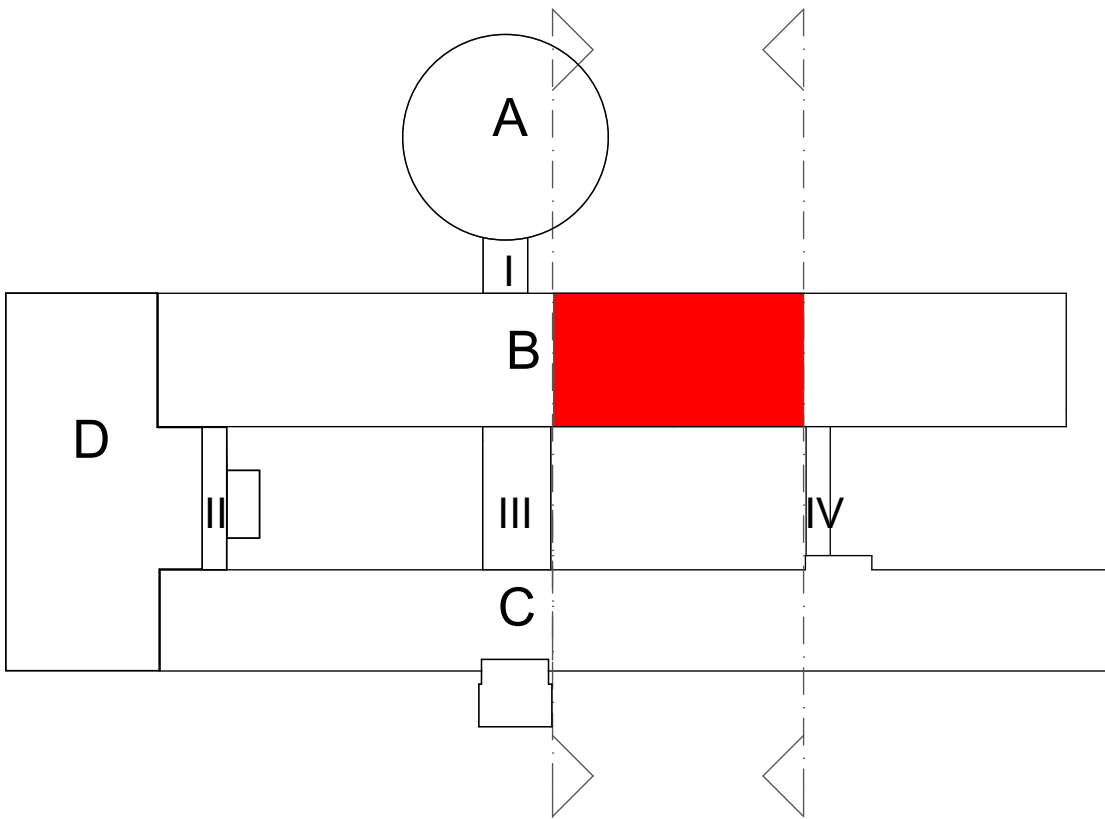

LEGENDA

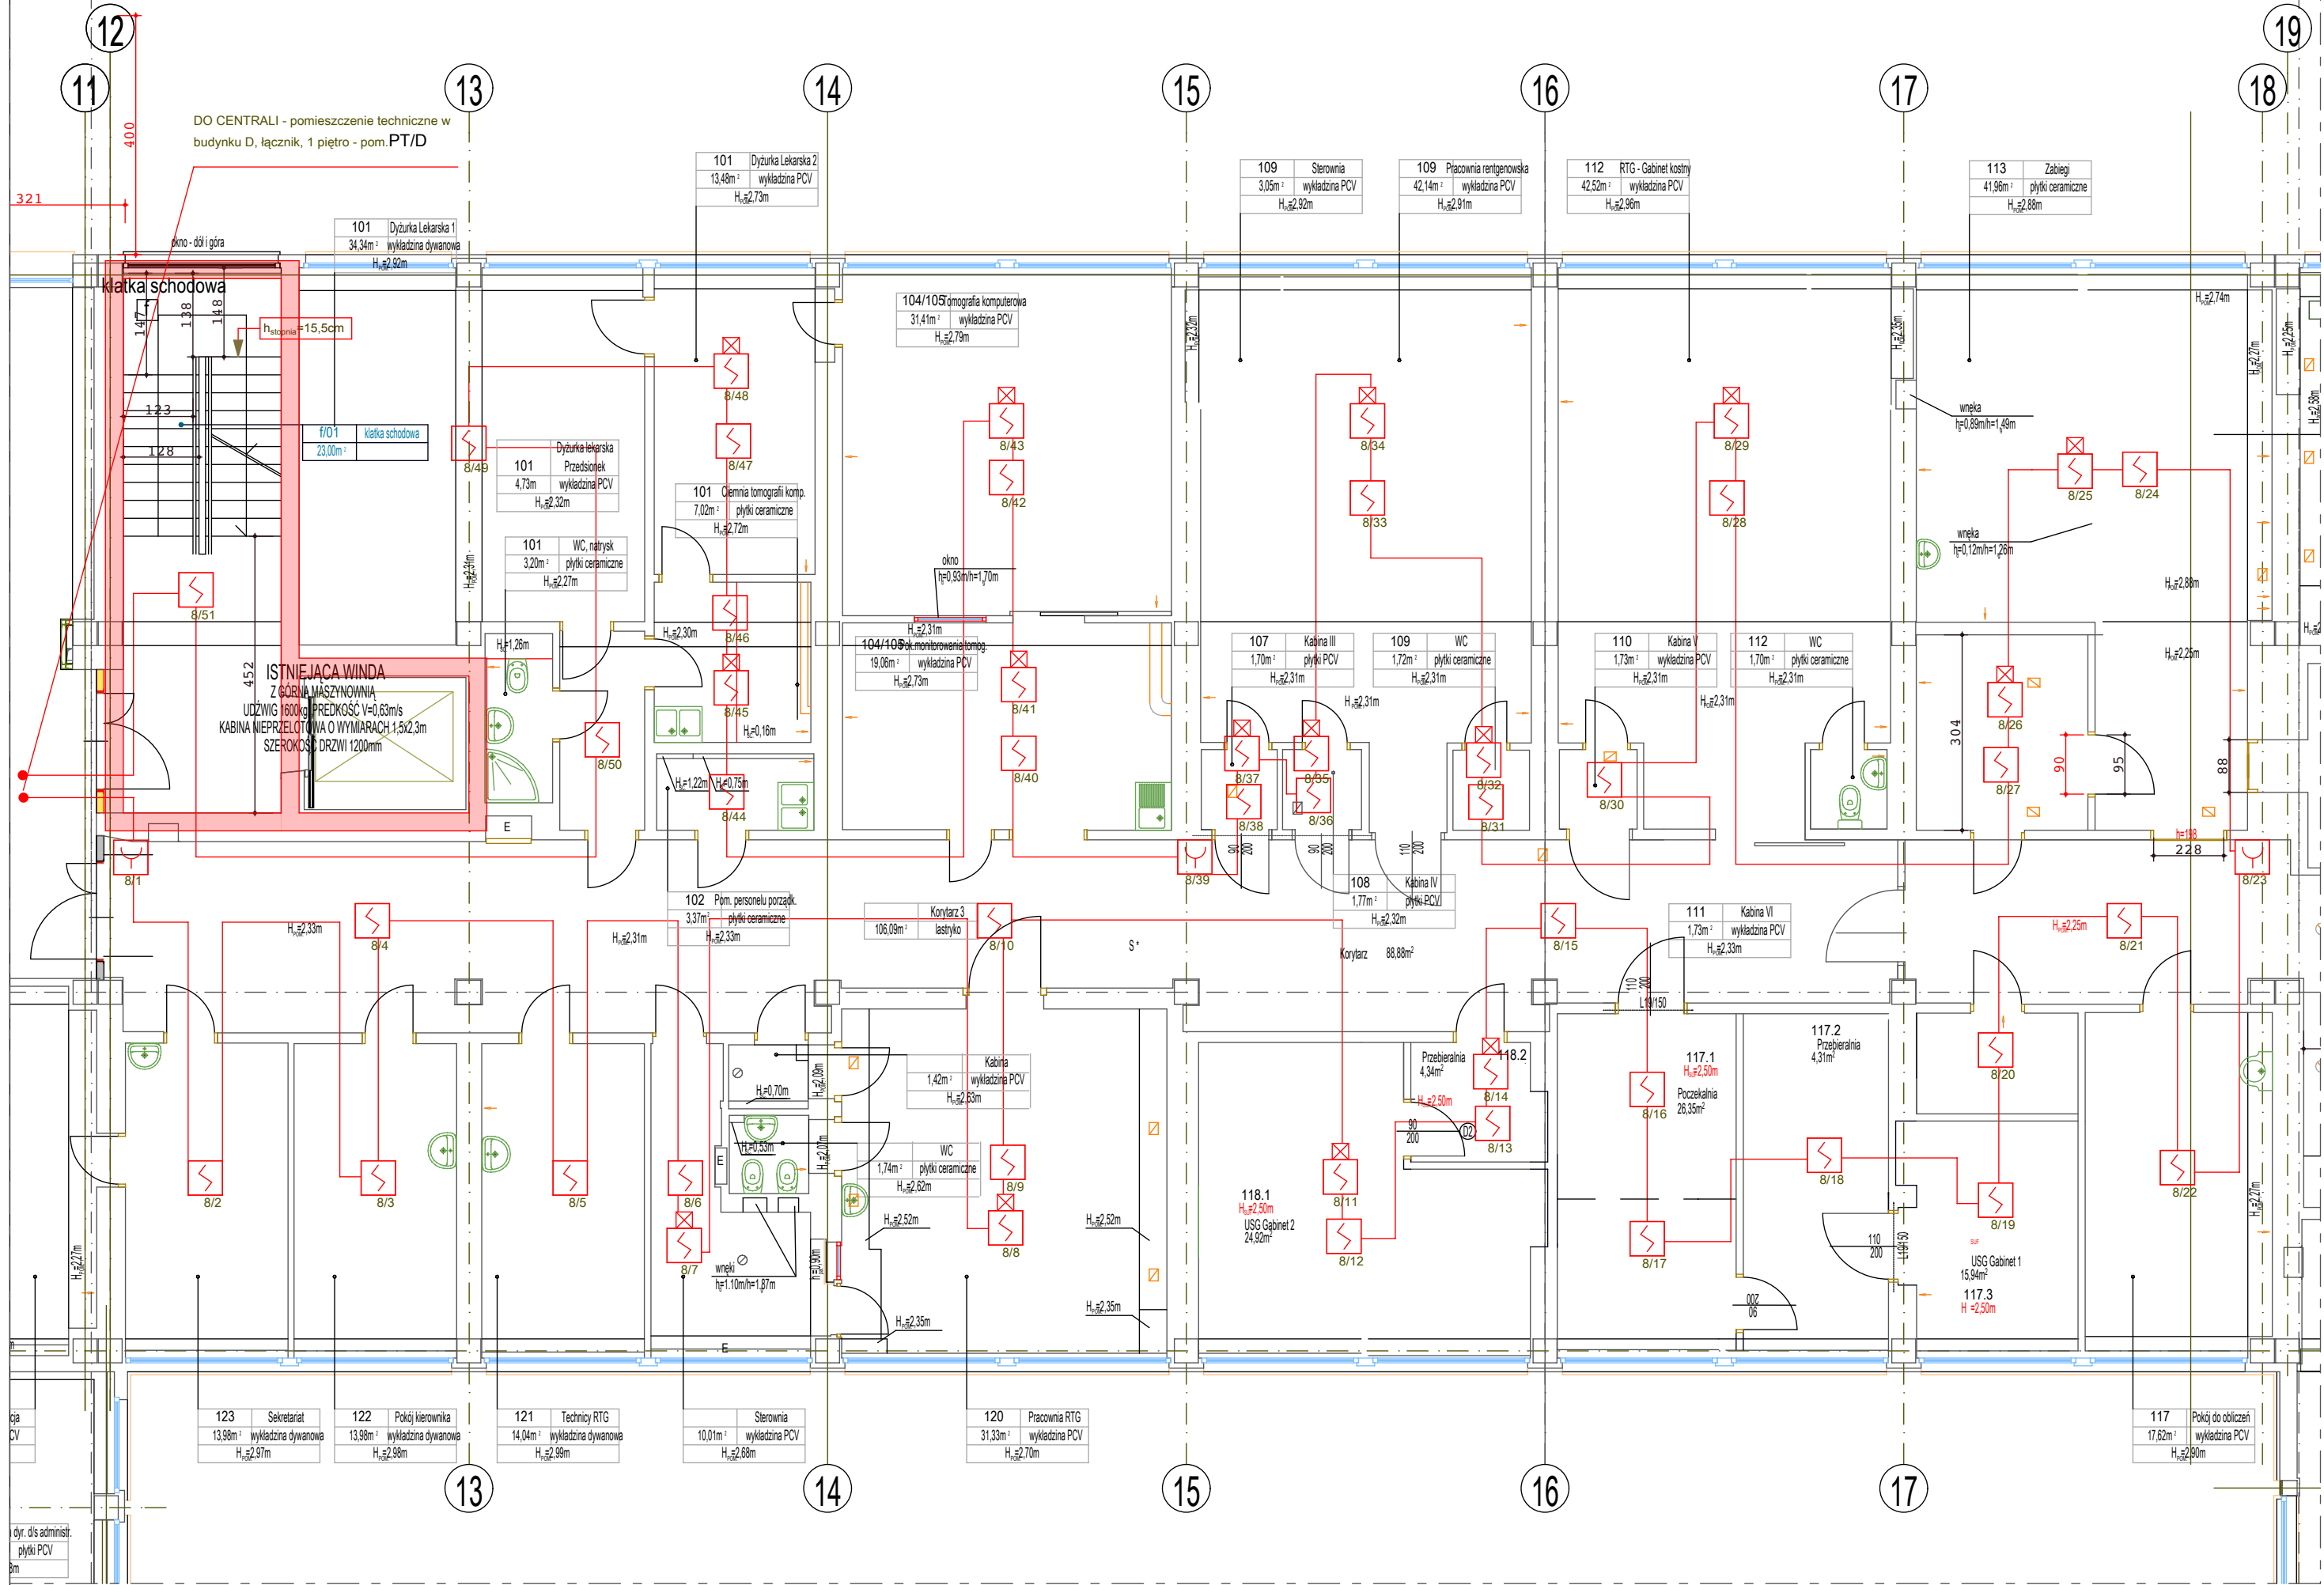

optyczna czujka dymu



czujka z zewn. wskaźnikiem zadziałania



ręczny ostrzegacz pożaru



czujka dymowo - temperaturowa



centrala sygnalizacji pożaru POLON 6000



linia dozorowa (pętlowa)



nr linii dozorowej/adres czujki lub ROP




oddzielenie stref pożarowych

UWAGA:

- przed wykonaniem wszystkie wymiary* sprawdzić w naturze (*wszystkie wymiary podane w cm)

RYSunEK NALEŻY ROZPATRYWAĆ, ŁĄCZNIE Z CAŁĄ DOKUMENTACJĄ ARCHITEKTONICZNĄ (W TYM M.I.N. Z OPISEM / RYSUNKAMI / ZAŁĄCZNIKAMI) ORAZ ZE WSZYSTKIMI PROJEKTAMI BRANŻOWYMI.

- WSZYSTKIE ZMIANY NALEŻY UZGADNIAĆ, Z JEDNOSTKĄ PROJEKTOWĄ. (DOPUSZCZA SIĘ ZMIANY, PO UZGODNIENIU Z PROJEKTANTEM ORAZ PRZY ZACHOWANIU PARAMETRÓW TECHNICZNYCH MATERIAŁÓW)

PROJEKT WYKONAWCZY PRZEBUDOWA SZPITALA WOJEWÓDZKIEGO W POZNANIU przy ul. Juraszów 7/19 polegająca na DOSTOSOWANIU OBIEKTU DO OBOWIĄZUJĄCYCH PRZEPISÓW POŻAROWYCH - II ETAP REALIZACJI				
 STUDIO PROJEKTÓW CUBE 27 Studio Projektów Architekt Barbara Liber-Skarbek Biuro: 60-189 Poznań, ul. Rolna 51b/19, kom: 603 337 422, e-mail: b.liber@cube27.pl www.przyklejki.pl www.fototapeta27.pl	Obiekt: Szpital Wojewódzki w Poznaniu ul. Juraszów 7/19	IMIĘ I NAZWISKO: mgr inż. arch. Barbara Liber-Skarbek	Nr upr	Podpis
	Investor: Szpital Wojewódzki w Poznaniu ul. Juraszów 7/19	mgr inż. Paweł Pomykański	WKP/0386/PW/OE/09	
		Opracowanie instalacji elektrycznej: inż. Grzegorz Domański	110/90/WP	
	Skala: 1:100	Data: 02/2017	Tytuł rysunku: I PIĘTRO - SSP II ETAP	Branża: ELEKTRYCZNA