


GRANICA OPRACOWANIA

GRANICA OPRACOWANIA

GRANICA OPRACOWANIA

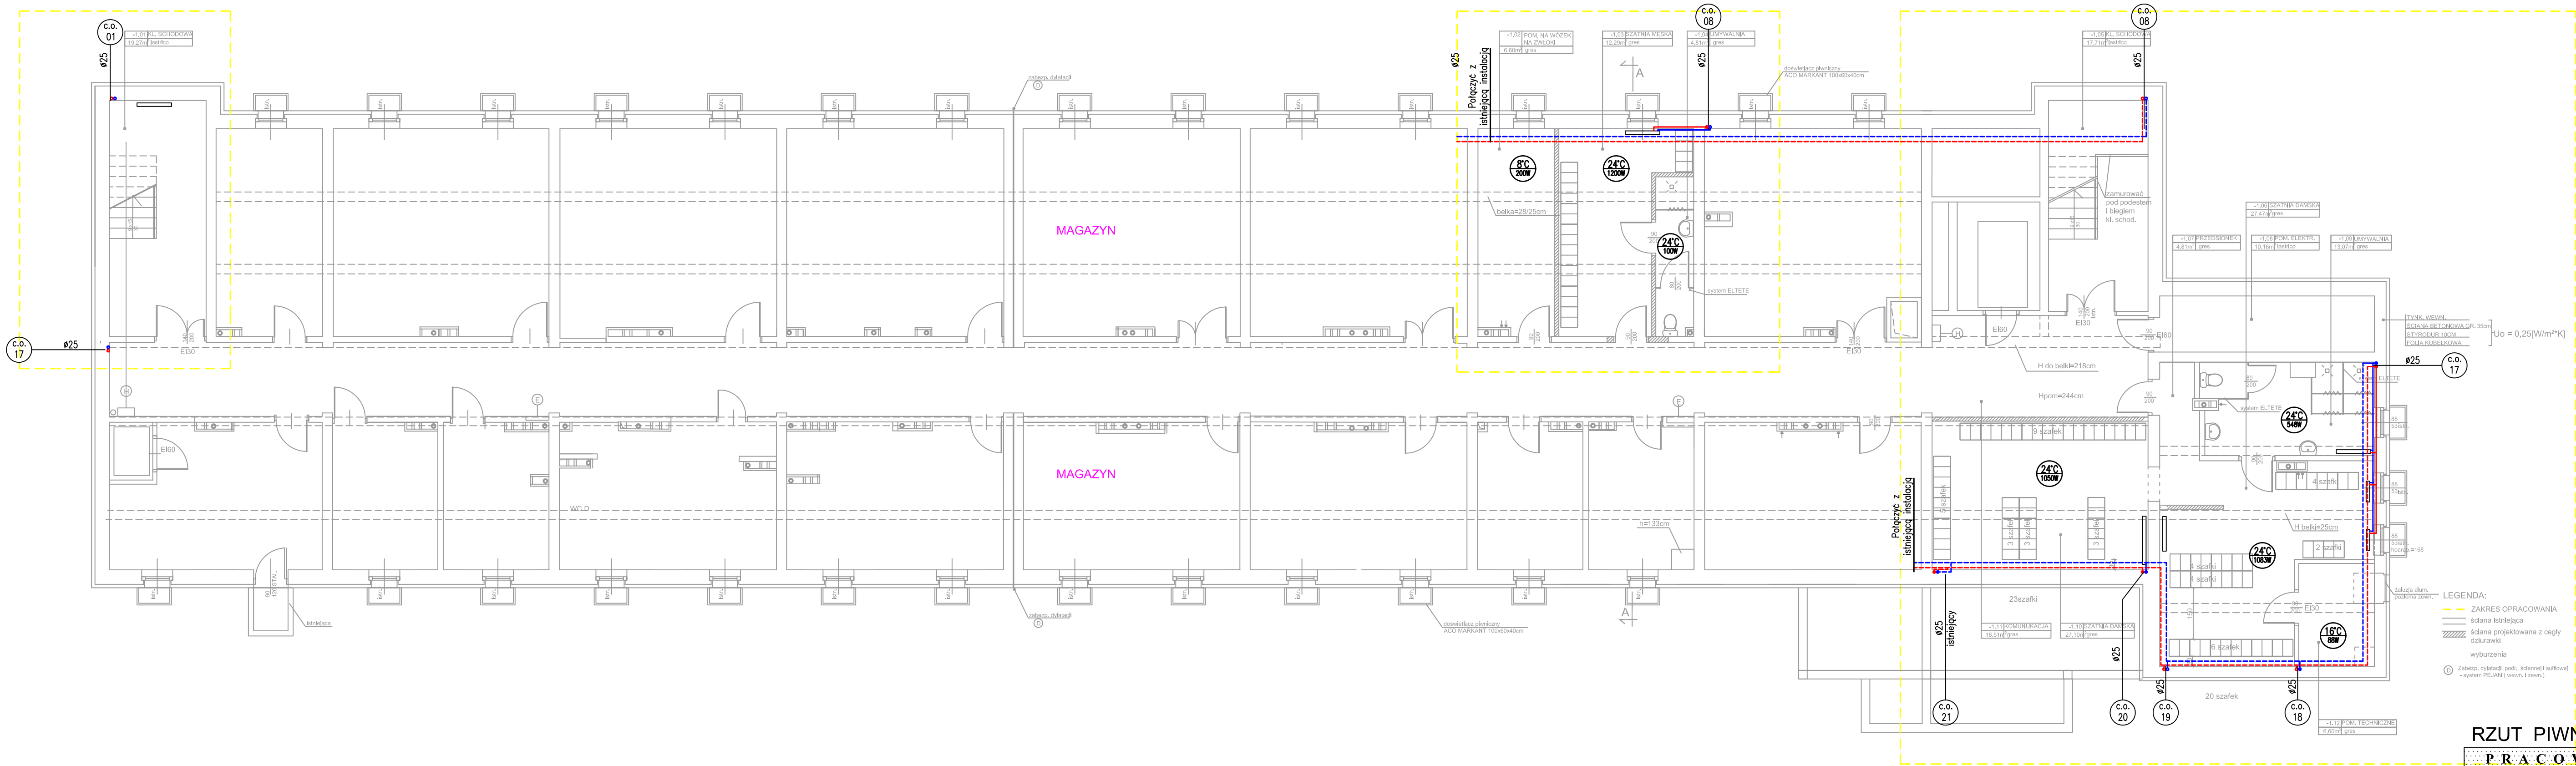

Instalacja C.O. - zasilenie grzejników

Instalacja C.O. - przebieg instalacji (linia przerywana instalacja biegnąca pod stropem)

Obliczeniowa temperatura, zapotrzebowanie na ciepło

Grzejnik z podestem bocznym

C.O. 08

Nr. planu instalacji C.O.

UWAGA:

Instalacje prowadzić w bruzdach ściennych, Okrągłe grzejniki w separatkach wg projektu architektury.

Przebieg rur odgrywać przez strop zabezpieczyć podłogę szczelną wg projektu wykonawcy.

Plan instalacji C.O. dla danego opracowania wykonać na nowo. Wpisywać instalacje należy wykonać pod siłownią i szafkami.

RZUT PIWNIC

PRACOWNIA PROJEKTOWA mgr inż. arch. Halina Piotrowska-Hirsberg		
OBIEKT ZESPÓŁ ZAKŁADÓW OPIEKI ZDROWOTNEJ - PAVILON NR 4 OŚWIĘCIM, ul. WYSOKIE BRZEGI 4; Dz.nr 2007/16, obr.0001 Oświecim ODDZIAŁ PSYCHIATRYCZNY I DZIENNY ODDZIAŁ PSYCHIATR.		
RODZAJ OPRACOWANIA	PROJEKT BUDOWLANY - INSTALACJE C.O. RZUT PIWNIC	
PROJEKTANT	mgr inż. Adam BLACHUT	NR UPR. 454/02
OPRACOWAŁ	mgr inż. Maurycy GŁOGOWSKI	
SPRAWDZAJĄCY	mgr inż. Arkadiusz ŚWISTEK	NR UPR. 18/02
DATA 03.2015r.	SKALA 1:100	C-01