


- A1 - REGLUX 540.LED 840 4300lm OPAL  
A2 - REGLUX 540.LED 840 3200lm OPAL  
A3 - REGLUX 1040.LED 840 6000lm OPAL  
B1 - COSMO LED 1287.LED 840 3300lm CLEAR  
B2 - COSMO LED 1587.LED 840 4900lm CLEAR  
EW1 - OP2-S1,2TC1N  
EW2 - DS2-S1,2TC1N  
EM1 - OP3-S4x1TA1N 120st  
EM2 - OP3-S4x1TA1N 120st-20stC

Urządzenia aktywne

PD-1-03  
PD-1-02  
PD-1-01

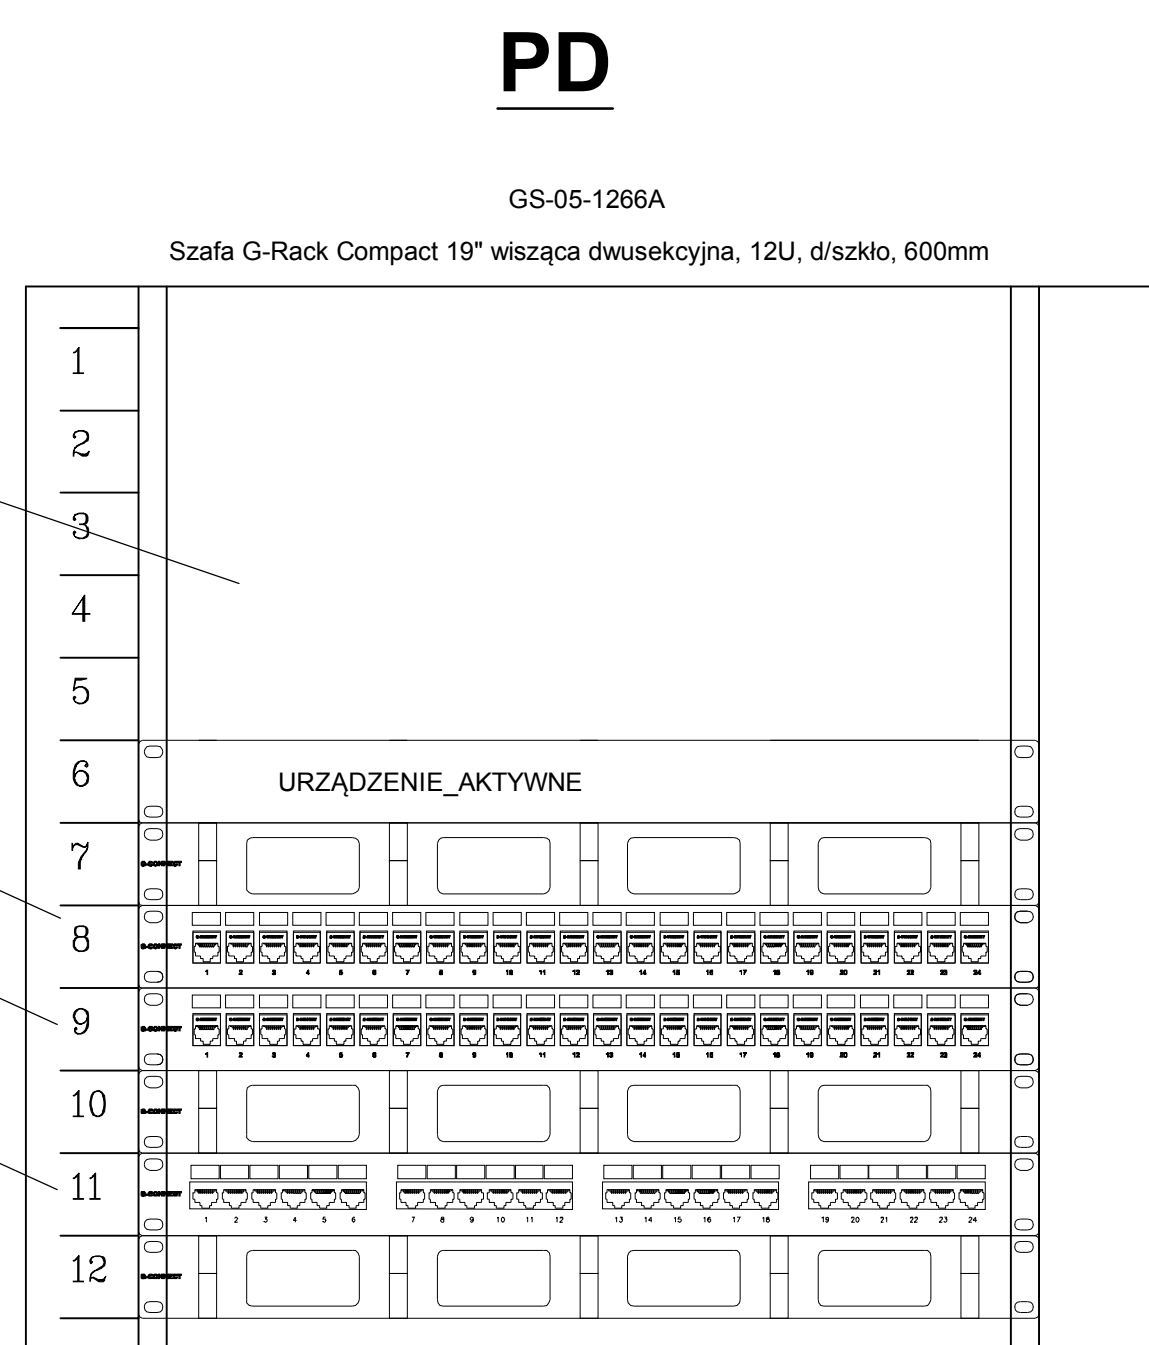

GD-40-1911 Panel 19" z przedziałami o wys. 1U  
GD-12-2411 Modułowy panel krosowy 19" 24-kierunkowy jack  
GD-10-1602 Bezprzewodowe ekranowanie modułu R445 krosowe jack kat 6  
GD-12-2411 Modułowy panel krosowy 19" 24-kierunkowy jack  
GD-10-1602 Bezprzewodowe ekranowanie modułu R445 krosowe jack kat 6  
GD-40-1911 Panel 19" z przedziałami o wys. 1U  
GD-20-0410 Nieekranowany panel krosowy 19" 24-kierunkowy kat 5e  
GD-40-1911 Panel 19" z przedziałami o wys. 1U

PARTER

PARTER

PRACOWNIA PROJEKTOWA mgr inż. arch. Halina Piotrowska-Hirsberg		
OBIEKT	ZESPÓŁ ZAKŁADÓW OPIEKI ZDROWOTNEJ - PAWILON NR 4 OŚWIECIM, ul. WYSOKIE BRZEGI 4; Dz.nr 2007/16, obr.0001 Oświęcim ODDZIAŁ PSYCHIATRYCZNY I DZIENNY ODDZIAŁ PSYCHIATR.	
RODZAJ OPRACOWANIA	PROJEKT BUDOWLANY - Rozmieszczenie urządzeń elektrycznych - RZUT PARTERU	
PROJEKTANT	mgr inż. Adam Kaime upr. SLK/0734/POOE/05	
SPRAWDZAJĄCY	mgr inż. Adam Kulczyński upr. SLK/0729/POOE/05	
DATA 03.2015r.	SKALA 1:50	E-3