


ETAP I
REALIZACJI INWESTYCJI

ETAP II
REALIZACJI INWESTYCJI

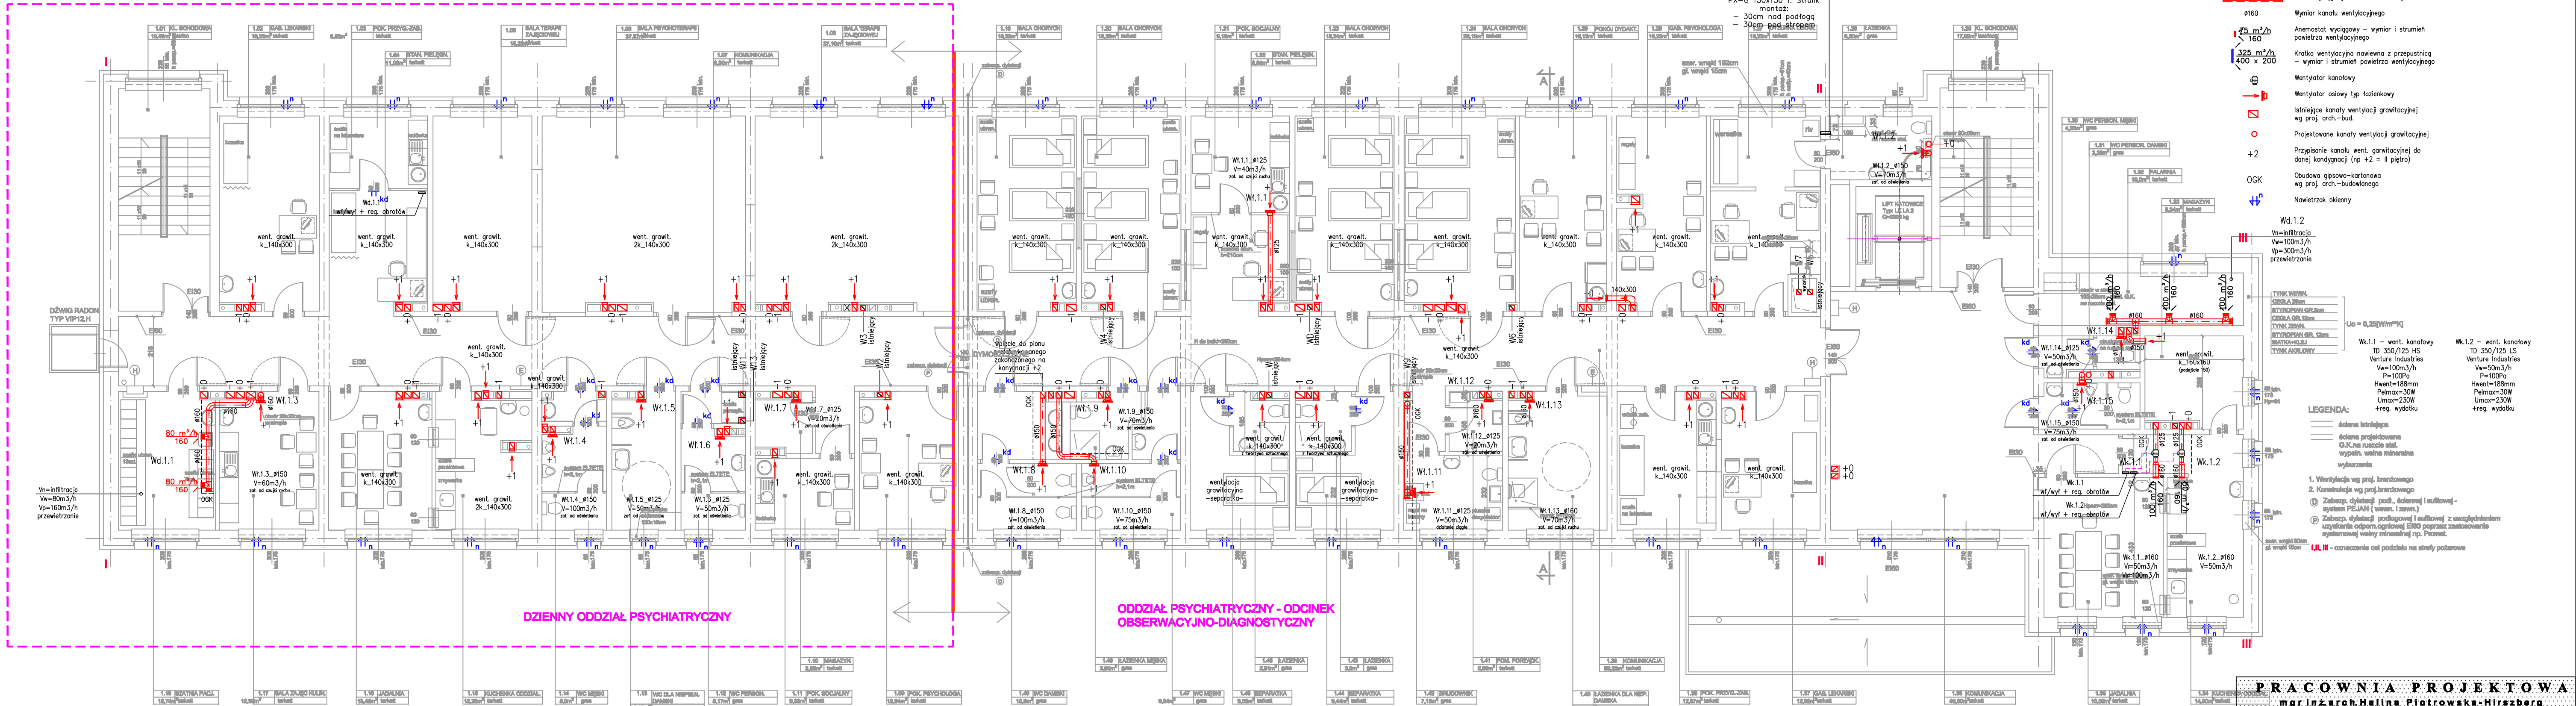

I PIĘTRO

PRACOWNIA PROJEKTOWA mgr inż. arch. Halina Piotrowska-Hirszberg		
OBIEKT ZESPÓŁ OPIEKI ZDROWOTNEJ - PAWILON NR 4 OŚWIĘCIM, ul. WYSOKIE BRZEGI 4; Dz.nr 2007/18, obr.0001 Oświecim		
ODDZIAŁ PSYCHIATRYCZNY I DZIENNY ODDZIAŁ PSYCHIATR.		
RODZAJ OPRACOWANIA	PROJEKT WYKONAWCZY - INST. WENTYLACJI RZUT PIĘTRA I	
PROJEKTANT	mgr inż. Adam BLACHUT	NR UPR. 454/02
OPRACOWAŁ	mgr inż. Tomasz PLEWIŃSKI	
SPRAWDZAJĄCY	mgr inż. Arkadiusz ŚWISTEK	NR UPR. 18/02
DATA 03.2015r.	SKALA 1:100	NR RYS. W-03