


ETAP II  
REALIZACJI INWESTYCJI

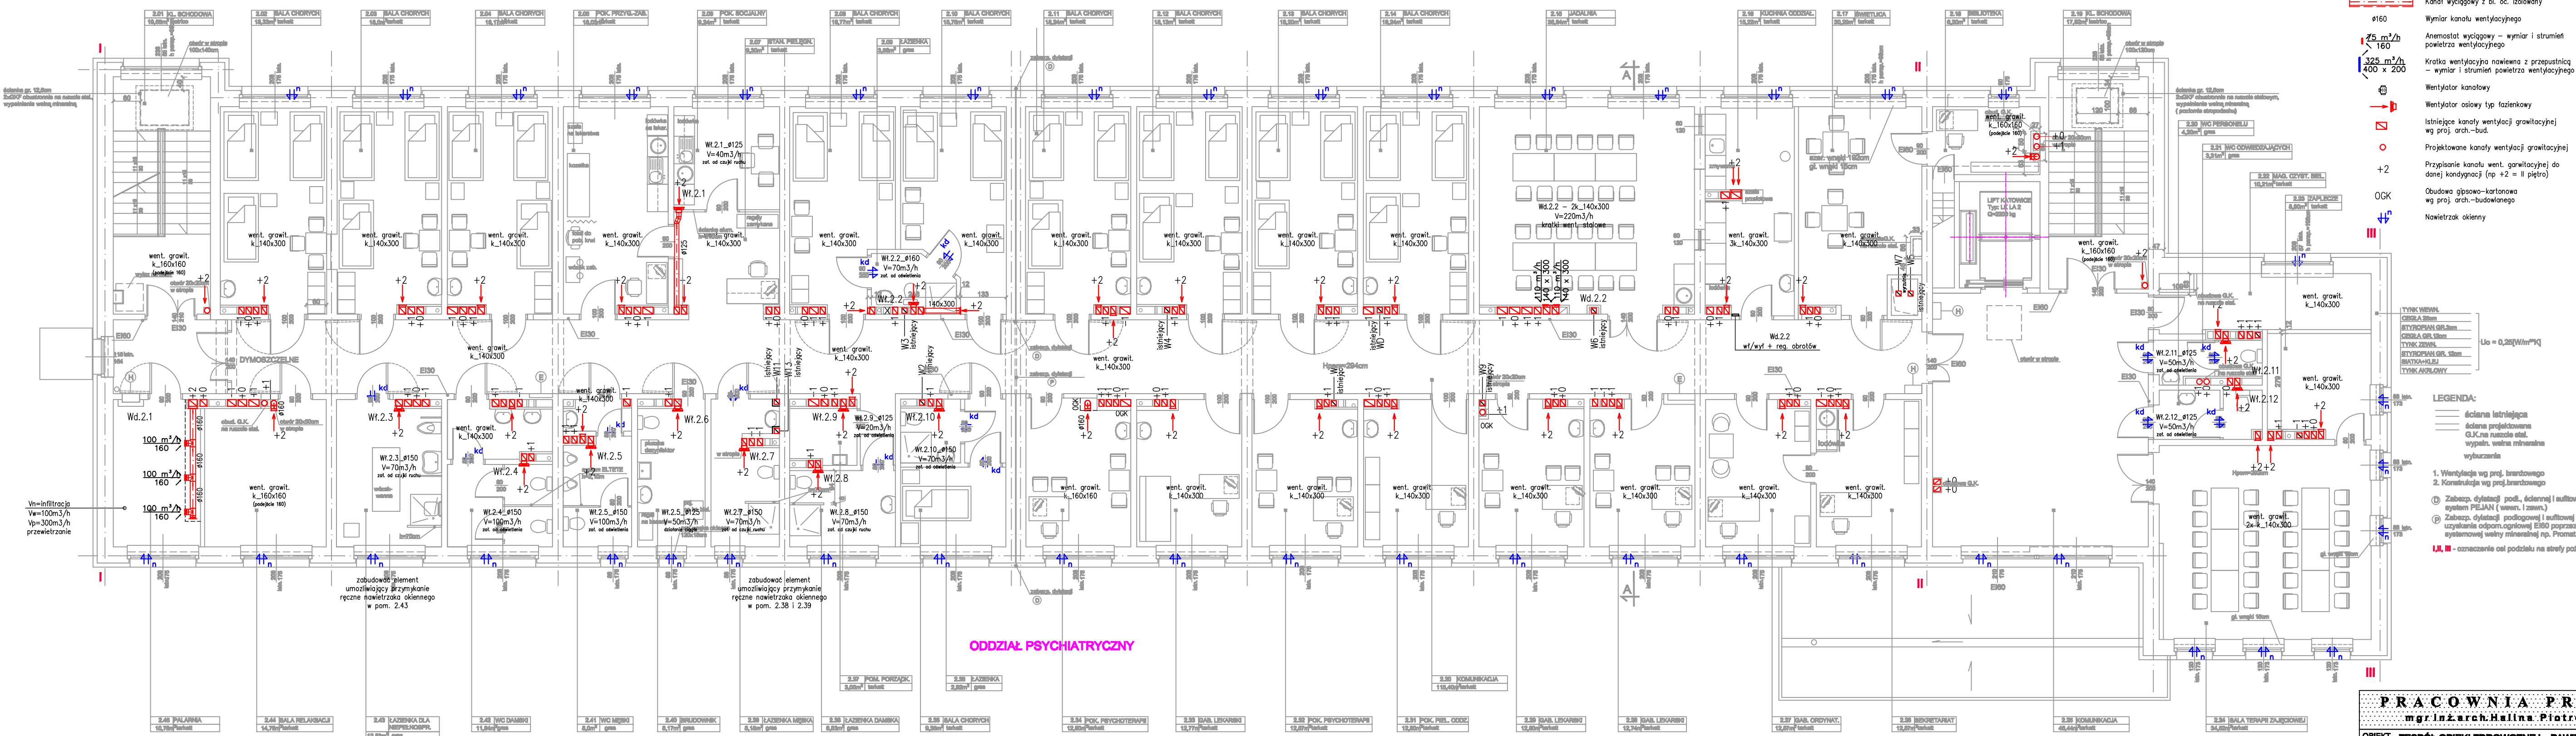

- LEGENDA:
- Kanał nawiewny z bl. oc. izolowany
  - Kanał wyciągowy z bl. oc. izolowany
  - Wymiar kanału wentylacyjnego
  - Anemostat wyciągowy – wymiar i strumień powietrza wentylacyjnego
  - Kratka wentylacyjna nawiewna z przepustnicą – wymiar i strumień powietrza wentylacyjnego
  - Wentylator kanałowy
  - Wentylator osiowy typ łazienkowy
  - Istniejące kanały wentylacji grawitacyjnej wg proj. arch.-bud.
  - Projektowane kanały wentylacji grawitacyjnej
  - Przypisanie kanału went. grawitacyjnej do danej kondygnacji (np +2 = II piętro)
  - Obudowa gipsowo-kartonowa wg proj. arch.-budowlanego
  - Nawietrzak okienny

- LEGENDA:
- ściana istniejąca
  - ściana projektowana
  - GŁ.K. na rzucie stł.
  - wypisła, walna mierzona
  - wyburzenia
1. Wentylacja wg proj. branżowego  
2. Kanałizacja wg proj. branżowego
- ⊕ Zabezp. dyfuzja podł. ścianowej i sufitowej - system PEJAN (wewn. i zewn.)  
⊕ Zabezp. dyfuzja podłogowej i sufitowej z uwzględnieniem uzyskania odporn. ogniowej EI60 poprzez zastosowanie systemowej walny mierzona np. Promat.
- I, II, III - oznaczanie części podziału na strefy pożarowe

PRACOWNIA PROJEKTOWA mgr inż. arch. Halina Piotrowska-Hirszberg		
OBIEKT ZESPÓŁ OPIEKI ZDROWOTNEJ - PAWILON NR 4 OŚWIECIM, ul. WYSOKIE BRZEGI 4; Dz.nr 2007/16, obr.0001 Oświecim		
ODDZIAŁ PSYCHIATRYCZNY I DZIENNY ODDZIAŁ PSYCHIATRII		
RZUT PIĘTRA II		
PROJEKTANT	mgr inż. Adam BLACHUT	NR UPR. 454/02
OPRACOWAŁ	mgr inż. Tomasz PLEWIŃSKI	
SPRAWDZAJĄCY	mgr inż. Arkadiusz ŚWISTEK	NR UPR. 18/02
DATA 03.2015r.	SKALA 1:100	NR RYS. W-04

II PIĘTRO