


YAKXS 4x35

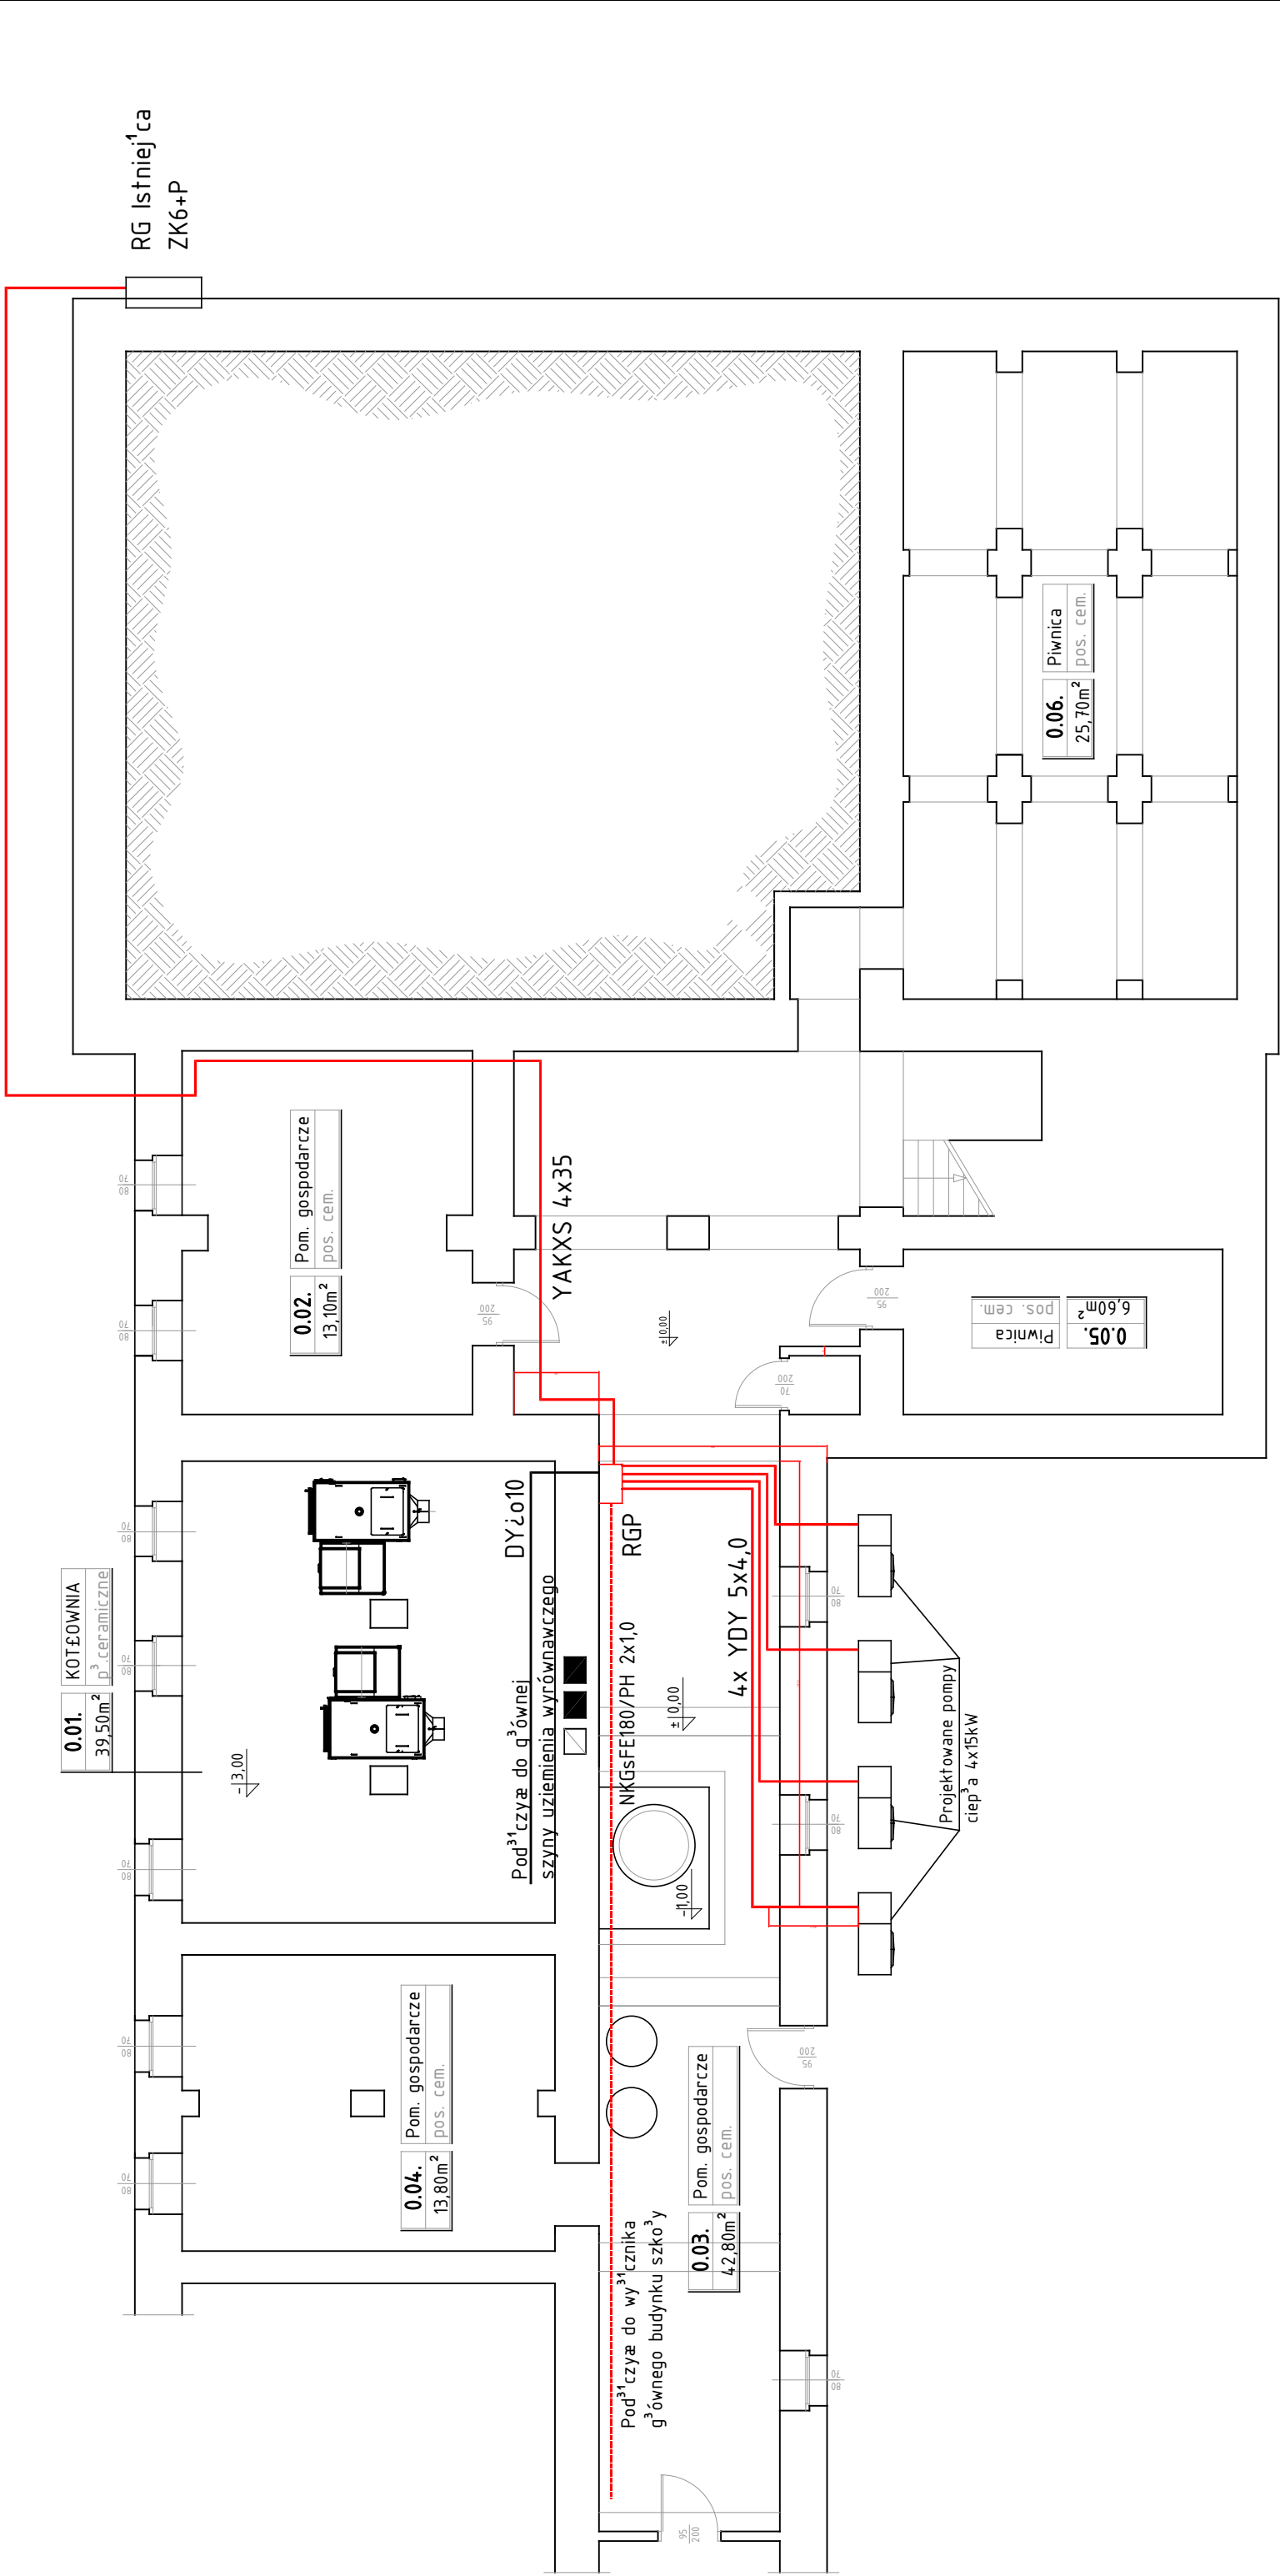

PRZEDSIĘBIORSTWO OBSŁUGI BUDOWNICTWA "ADP"S.C. 48-100 G³ubczyce, ul.Kochanowskiego 11, tel.(77)4852960 NIP 748-10-01-323	
NAZWA OBIEKTU BUDOWLANEGO	Montaż pomp ciep³a typu powietrze-woda do wspomagania pracy instalacji c.o. oraz c.w.u w budynku Zespo³u Szkół Ogólnokształc¹cych w G³ubczycach
ADRES OBIEKTU BUDOWLANEGO	DZ. NR 282/1, OBRĘB GŁUBCZYCE, JEDNOSTKA EWIDENCYJNA GŁUBCZYCE-MIASTO UL. KOCHANOWSKIEGO 22, 48-100 GŁUBCZYCE
INWESTOR	POWIAT GŁUBCZYCKI, UL.KOCHANOWSKIEGO 15, 48-100 GŁUBCZYCE
TYTUŁ RYSUNKU	Rzut piwnic. Instalacja elektryczna
branża: Elektryczna	inż. Krzysztof Kunicki uprawnienia budowlane do projektowania bez ograniczeń w specjalności instalacyjnej w zakresie sieci, instalacji i urządzeń elektrycznych i energetycznych
funkcja: Projektant	nr OPL/1056/P00E/14
skala 1:100 Nr rys. E1	
data: 10.2016 podpis:	