


PRZEBUDOWA ODDZIAŁÓW
GINEKOLOGICZNO-POŁOŻNICZEGO
I NOWORODKOWEGO
ZESPÓŁ OPIEKI ZDROWOTNEJ W OŚWIECIMIU
RZUT III PIĘTRA

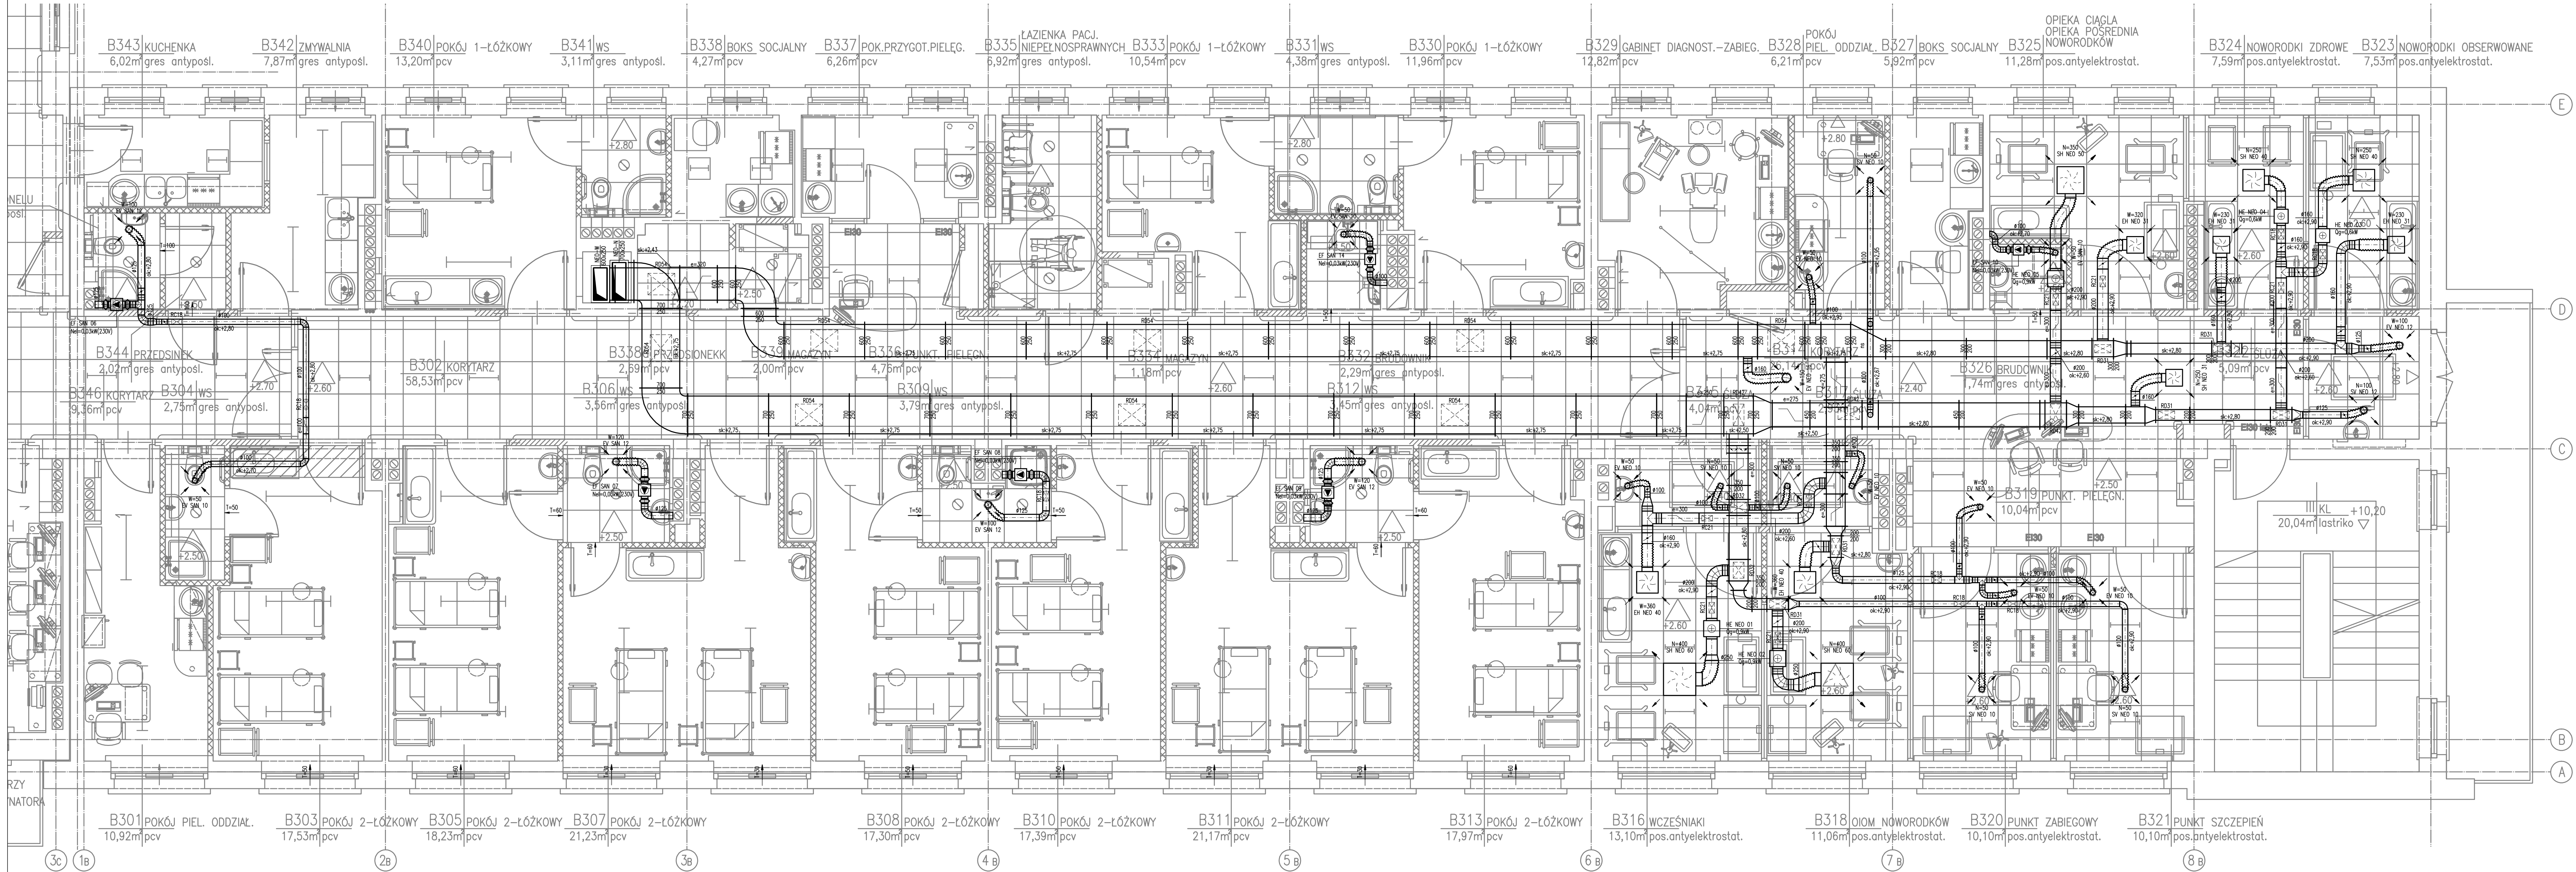

ROZPOWSZECZANIE I KOPIOWANIE DOZWOLONE ZA PISEMNA ZGODĄ WŁAŚCICIELA PRAW AUTORSKIE ZASTRZEŻONE WG USTAWY O PRAWIE AUTORSKIM I PRAWACH POWIATOWYCH (Dz.U. Nr 80 poz. 904 z 2000r.)				
BIURO PROJEKTÓW SŁUŻBY ZDROWIA PRO-MEDICUS SP. Z O.O.				
BRAŹDA	INSTALACYJNA	SYMBOL	120-GP-GPH-PB-V-1P	NR RYS.
INWESTOR	ZESPÓŁ OPIEKI ZDROWOTNEJ W OŚWIECIMIU			
ADRES	ul. Wysokie Brzagi 4 32-800 Oświęcim			
NAZWA INWESTYCJI	PRZEBUDOWA ODDZIAŁÓW GINEKOLOGICZNO-POŁOŻNICZEGO I NOWORODKOWEGO			
TEMAT	PRZEBUDOWA ODDZIAŁÓW GINEKOLOGICZNO-POŁOŻNICZEGO I NOWORODKOWEGO			
TRESC	WENTYLACJA MECHANICZNA I KLIMATYZACJA RZUT III PIĘTRA - CZĘŚĆ III			
PROJEKTANT	MARCEJ POZIOB	OPRACOWAŁ	SPRAWDZIŁ	MAPR220/POB11
MGR INŻ. TOMASZ KIELOCH	MGR INŻ. KAROLINA KOTABA	MGR INŻ. K. KRZĘLEWICZ		

103

SKALA
1:50

DATA
05.2012