



PRZEBUDOWA ODDZIAŁÓW
GINEKOLOGICZNO-POŁOŻNICZEGO
I NOWORODKOWEGO
ZESPÓŁ OPIEKI ZDROWOTNEJ W OŚWIECIMIU


PRZEKRÓJ 1-1

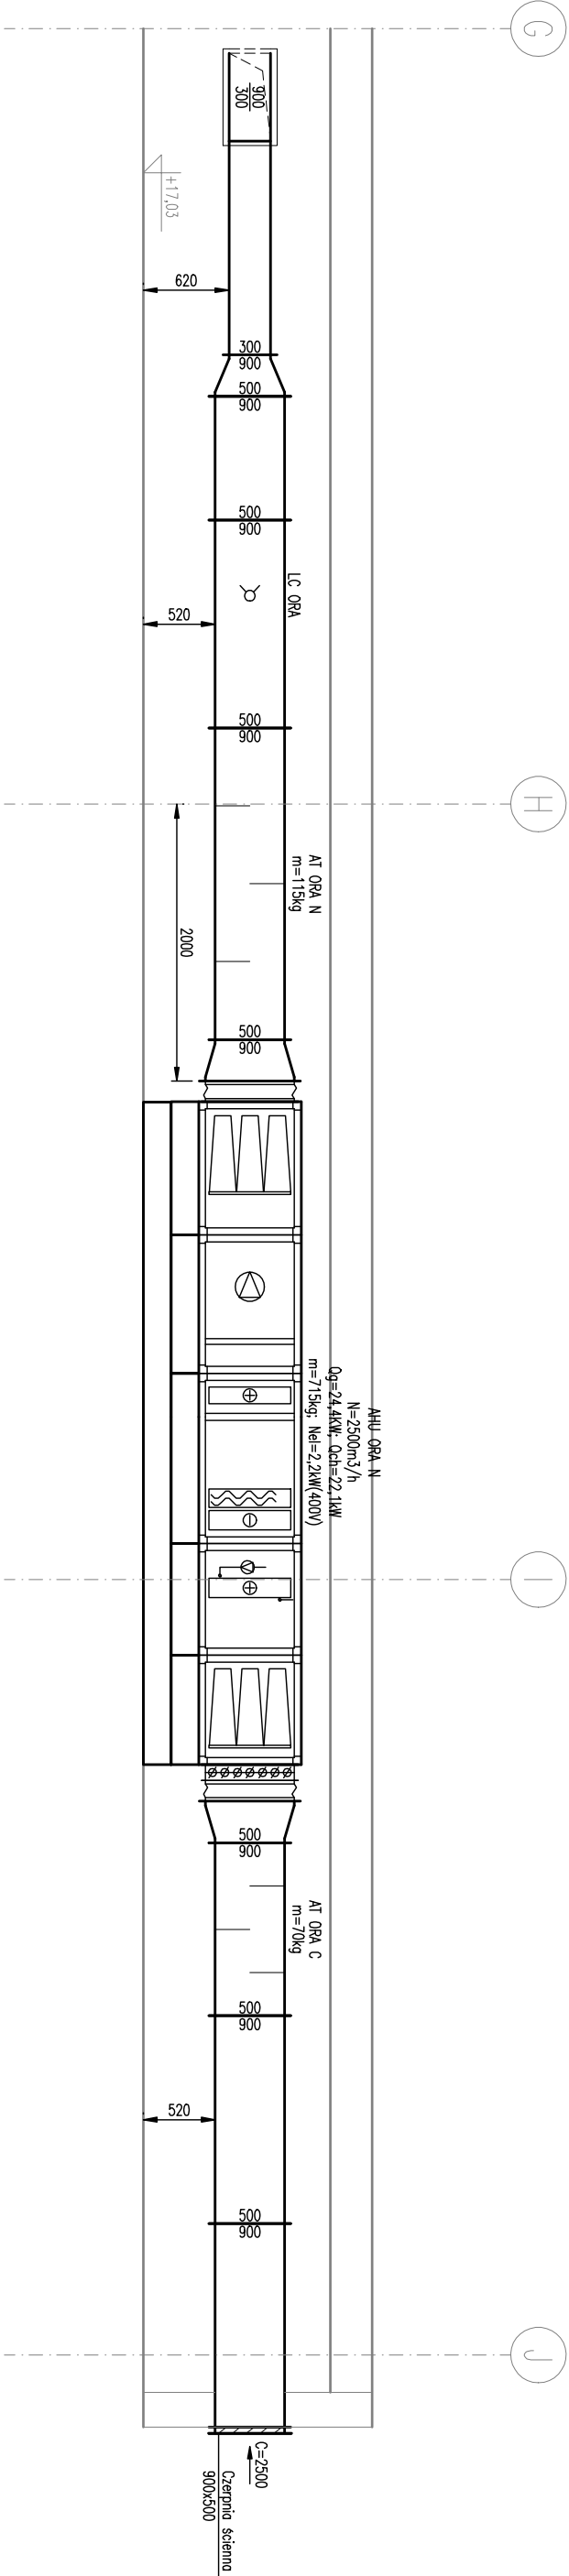


PRZEKRÓJ 2-2

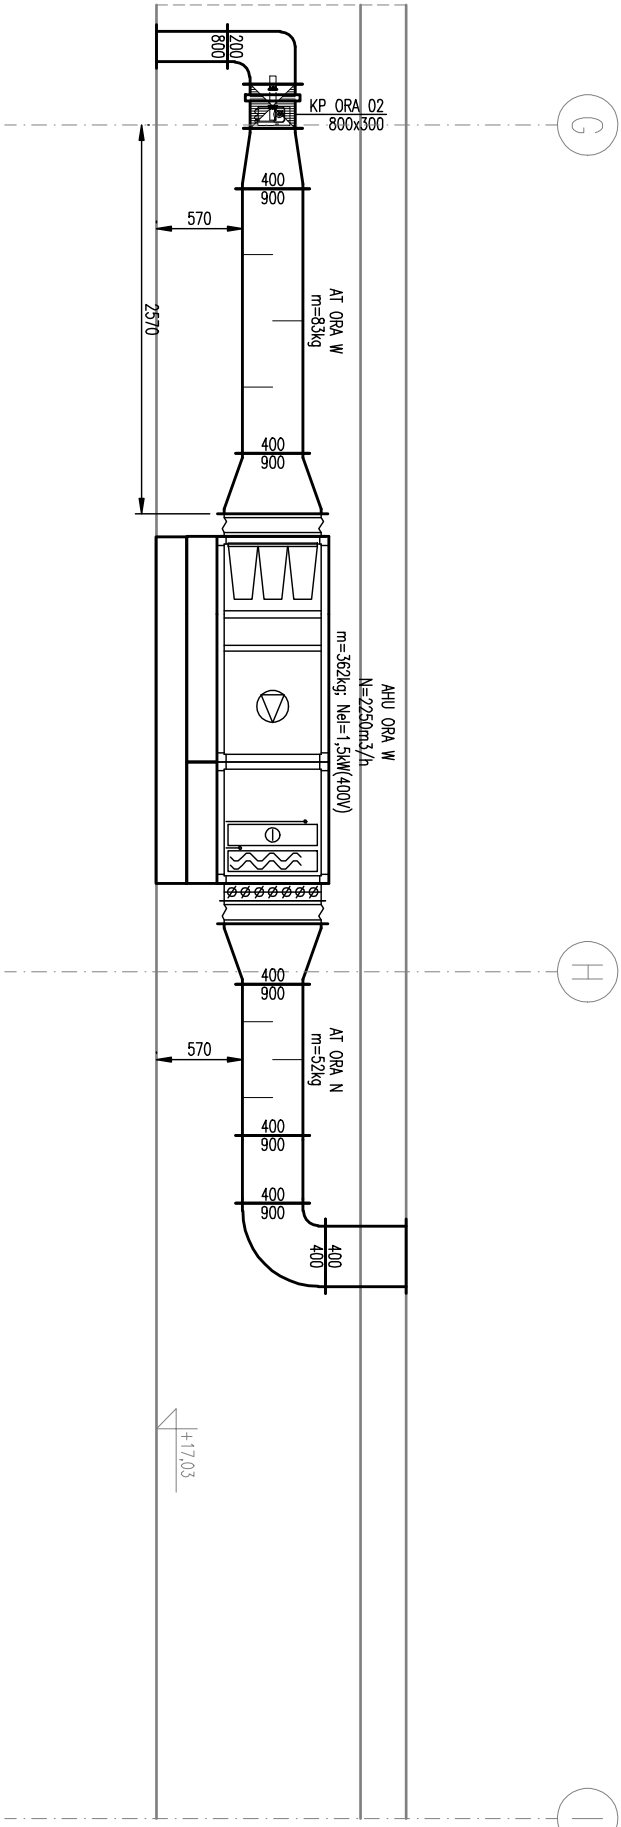

PRZEKRÓJ 3-3

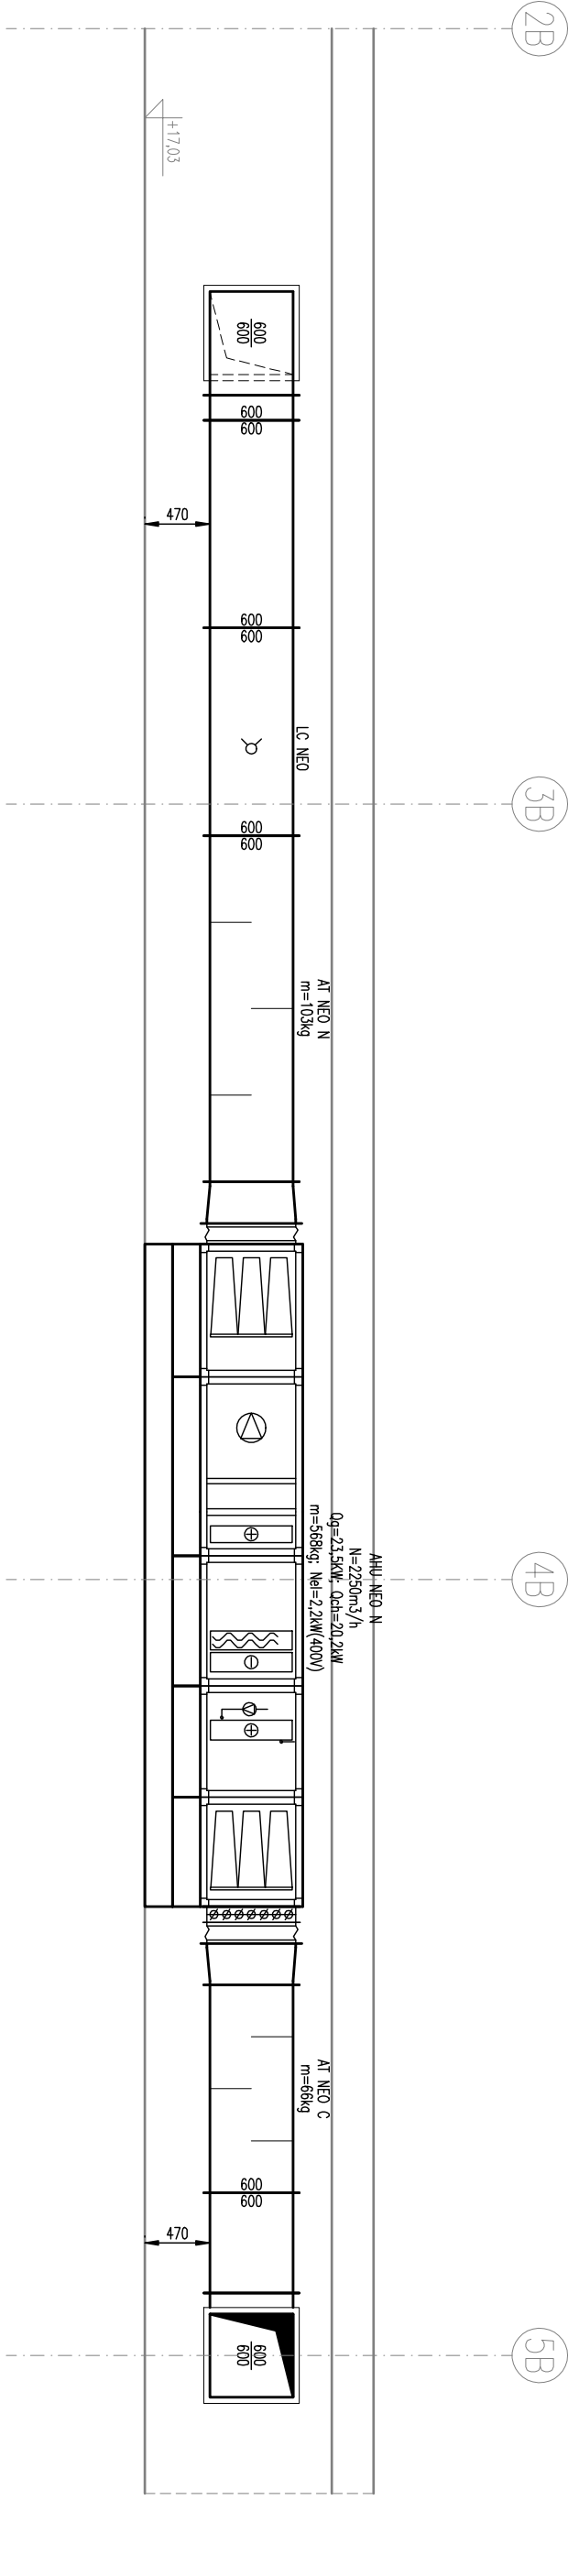

PRZEKRÓJ 4-4

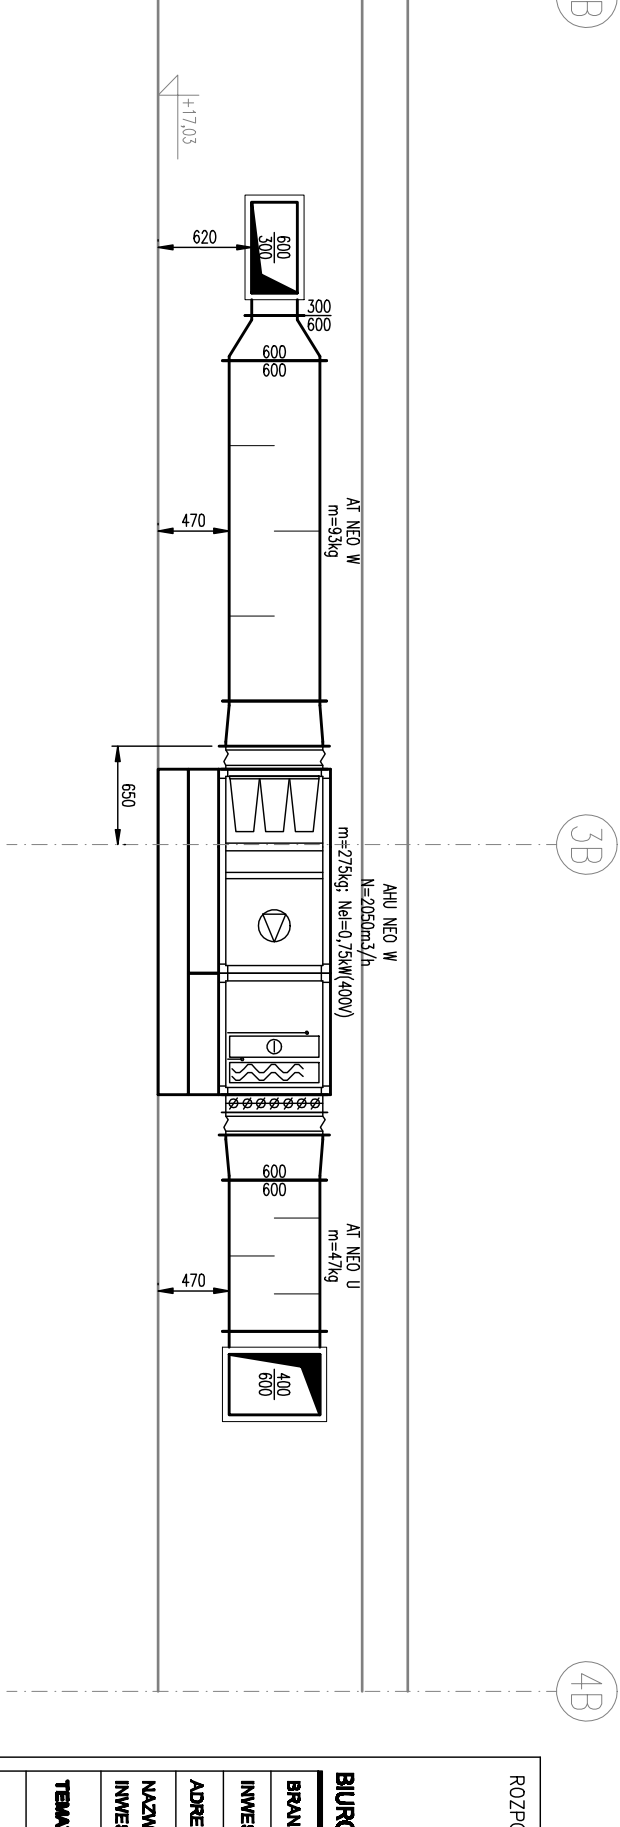

| | | | |
|--|--|----------------------|--------------------|
| ROZPOWISZCZENIANIE I KOPLOWANIE DOZWOLONE ZA PISEMNĄ ZGODĄ WŁAŚCICIELA PRAW | | | |
| WIG USTAW O PRAWIE AUTORSKIM I PRAWACH FORMENTORACH (DZ.U. Nr 60 poz. 504 z 2000.) | | | |
| BIURO PROJEKTÓW SŁUŻBY ZDROWIA PRO-MEDICUS sp z o.o. | | | |
| BRANŻA | INSTALACYJNA | SYMBOL | 120-OP-GRN-PW-V-IP |
| INWESTOR | ZESPÓŁ OPIEKI ZDROWOTNEJ W OŚWIECIMIU | | |
| ADRES | ul. Wysokie Brzagi 4 32-800 Oświęcim | | |
| NAZWA | PRZEBUDOWA ODDZIAŁÓW GINEKOLOGICZNO-POŁOŻNICZEGO I NOWORODKOWEGO | | |
| INWESTYTOR | | | |
| TEMAT | PRZEBUDOWA ODDZIAŁÓW GINEKOLOGICZNO-POŁOŻNICZEGO I NOWORODKOWEGO | SKALA | 1:50 |
| TRZĘŚĆ | WENTYLACJA MECHANICZNA I KLIMATYZACJA PRZEKROJE | DATA | 05.2012 |
| PROJEKTANT | MARIANNAPODOLSKA | OPRACOWYWAŁ | STRYDOMCZAK |
| MR INŻ. TOMASZ KIELCICH | MR INŻ. KATARZYNA KOTYBA | MR INŻ. K. KRZYSZTOF | |