


ROZDZIELNICA OŚWIETLENIA ZEWNĘTRZNEGO ROZ4

Obudowa SKRF 520/800/1

IP44, II klasa izolacji

wg kat. ZPUE WŁOSZCZOWA

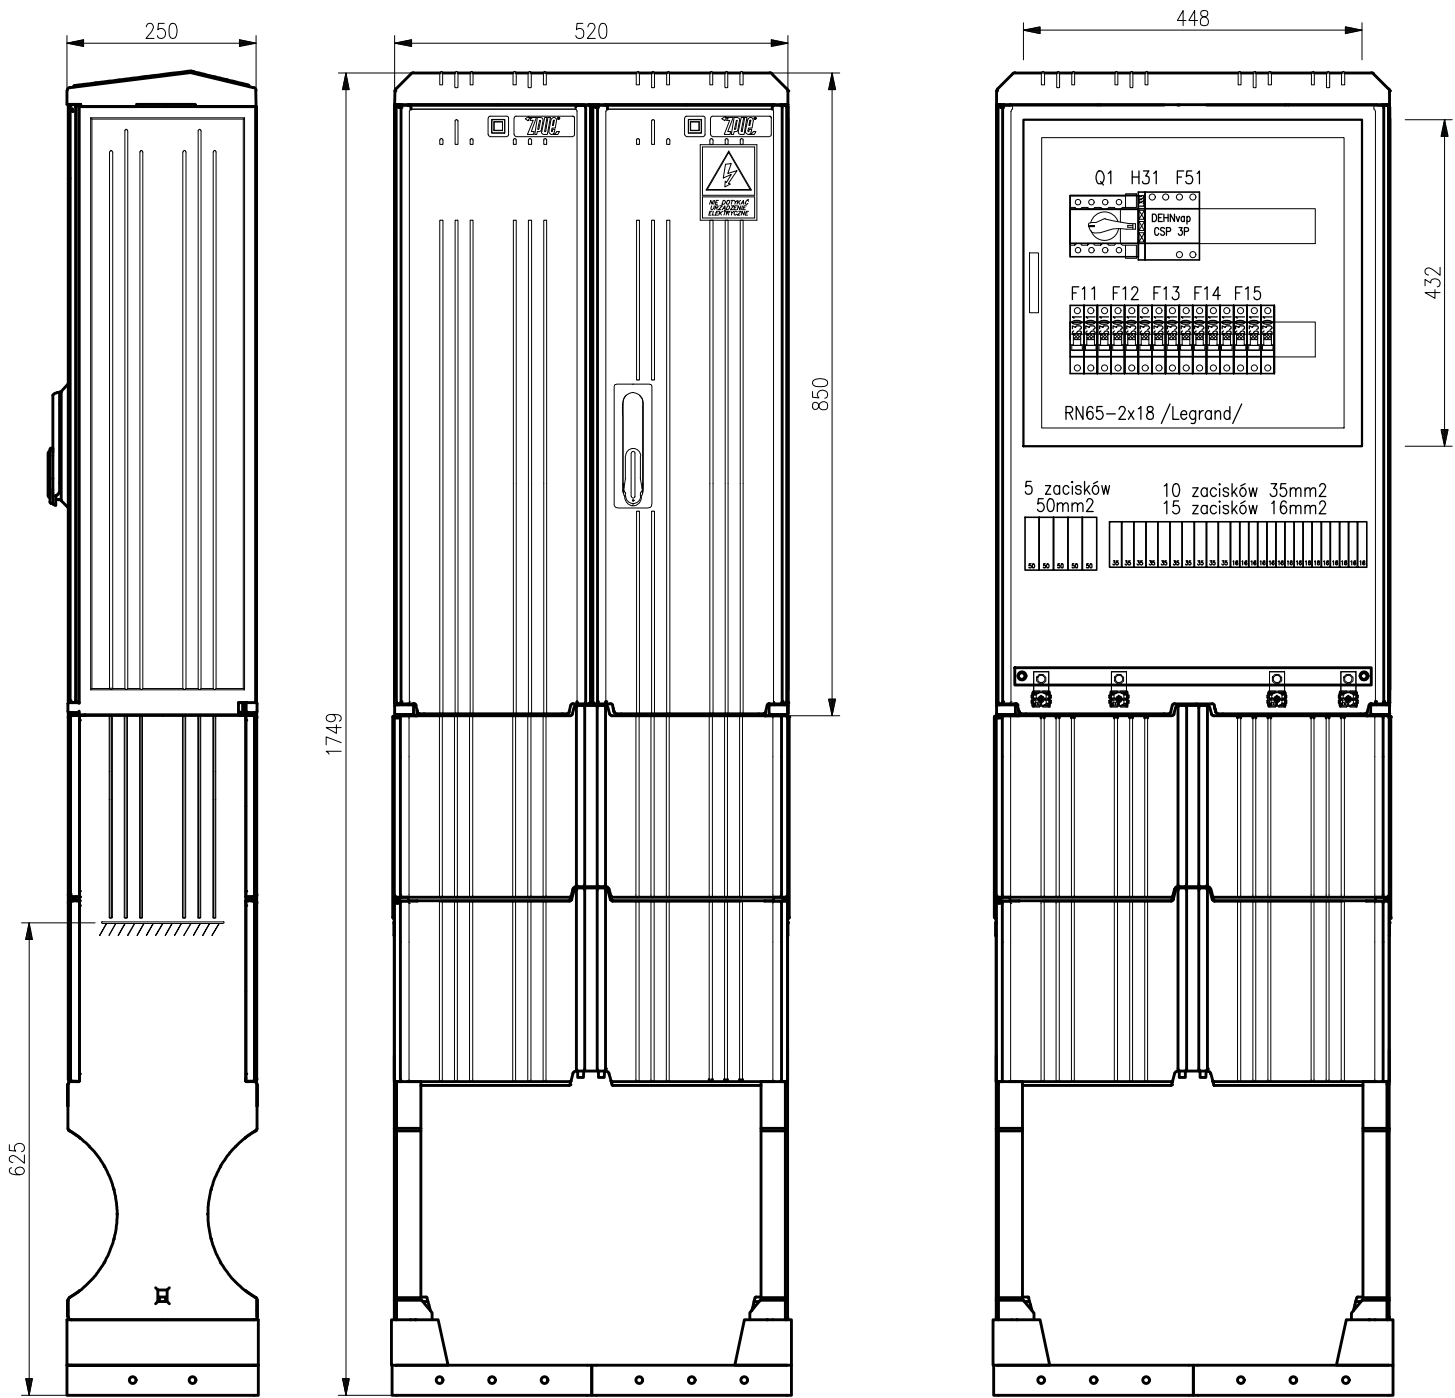

WERSJA	DATA	OPIS
TABELA ZMIAN		
<div><div>intech</div><div><div>Intech Sp. z o.o.</div><div>61-693 Poznań</div><div>tel./fax +61/8320 325</div></div><div><div>rok założenia 1989</div><div>ul. Piątkowska 201A</div><div>e-mail: biuro@intech.poznan.pl</div></div></div>		TYTUŁ RYSUNKU ROZDZIELNICA OŚWIETLENIA ZEWNĘTRZNEGO ROZ4. KONSTRUKCJA.
INWESTYCJA ETAP 1. MODERNIZACJA PRZEJŚCIA PIESZEGO OD PORTIERNI DO WEJŚCIA DO SZPITALA WOJEWÓDZKIEGO W POZNANIU ORAZ REMONT DRÓG WEWNĘTRZNYCH W SZPITALU WOJEWÓDZKIM W POZNANIU		PROJEKTOWAŁ mgr inż. Dariusz Fumanowicz upr. bud. WKP0406/POOE/11
ADRES INWESTYCJI UL.JURASZÓW 7/19, 60-479 POZNAŃ		
INWESTOR SZPITAL WOJEWÓDZKI W POZNANIU UL.JURASZÓW 7/19, 60-479 POZNAŃ		SPRAWDZIŁ mgr inż. Ryszard Konieczka upr. bud. 302/81/Pw
BRANŻA INSTALACJE ELEKTRYCZNE	STADIUM / DATA PROJEKT WYKONAWCZY SIERPIEŃ 2017	SYMBOL PROJEKTU PW SKALA 1:10 NR RYSUNKU PW_E1_07