


ROZDZIELNICA OŚWIETLENIA ZEWNĘTRZNEGO ROZ1

Obudowa SKRF 520/800/1  
IP44, II klasa izolacji  
wg kat. ZPUE WŁOSZCZOWA

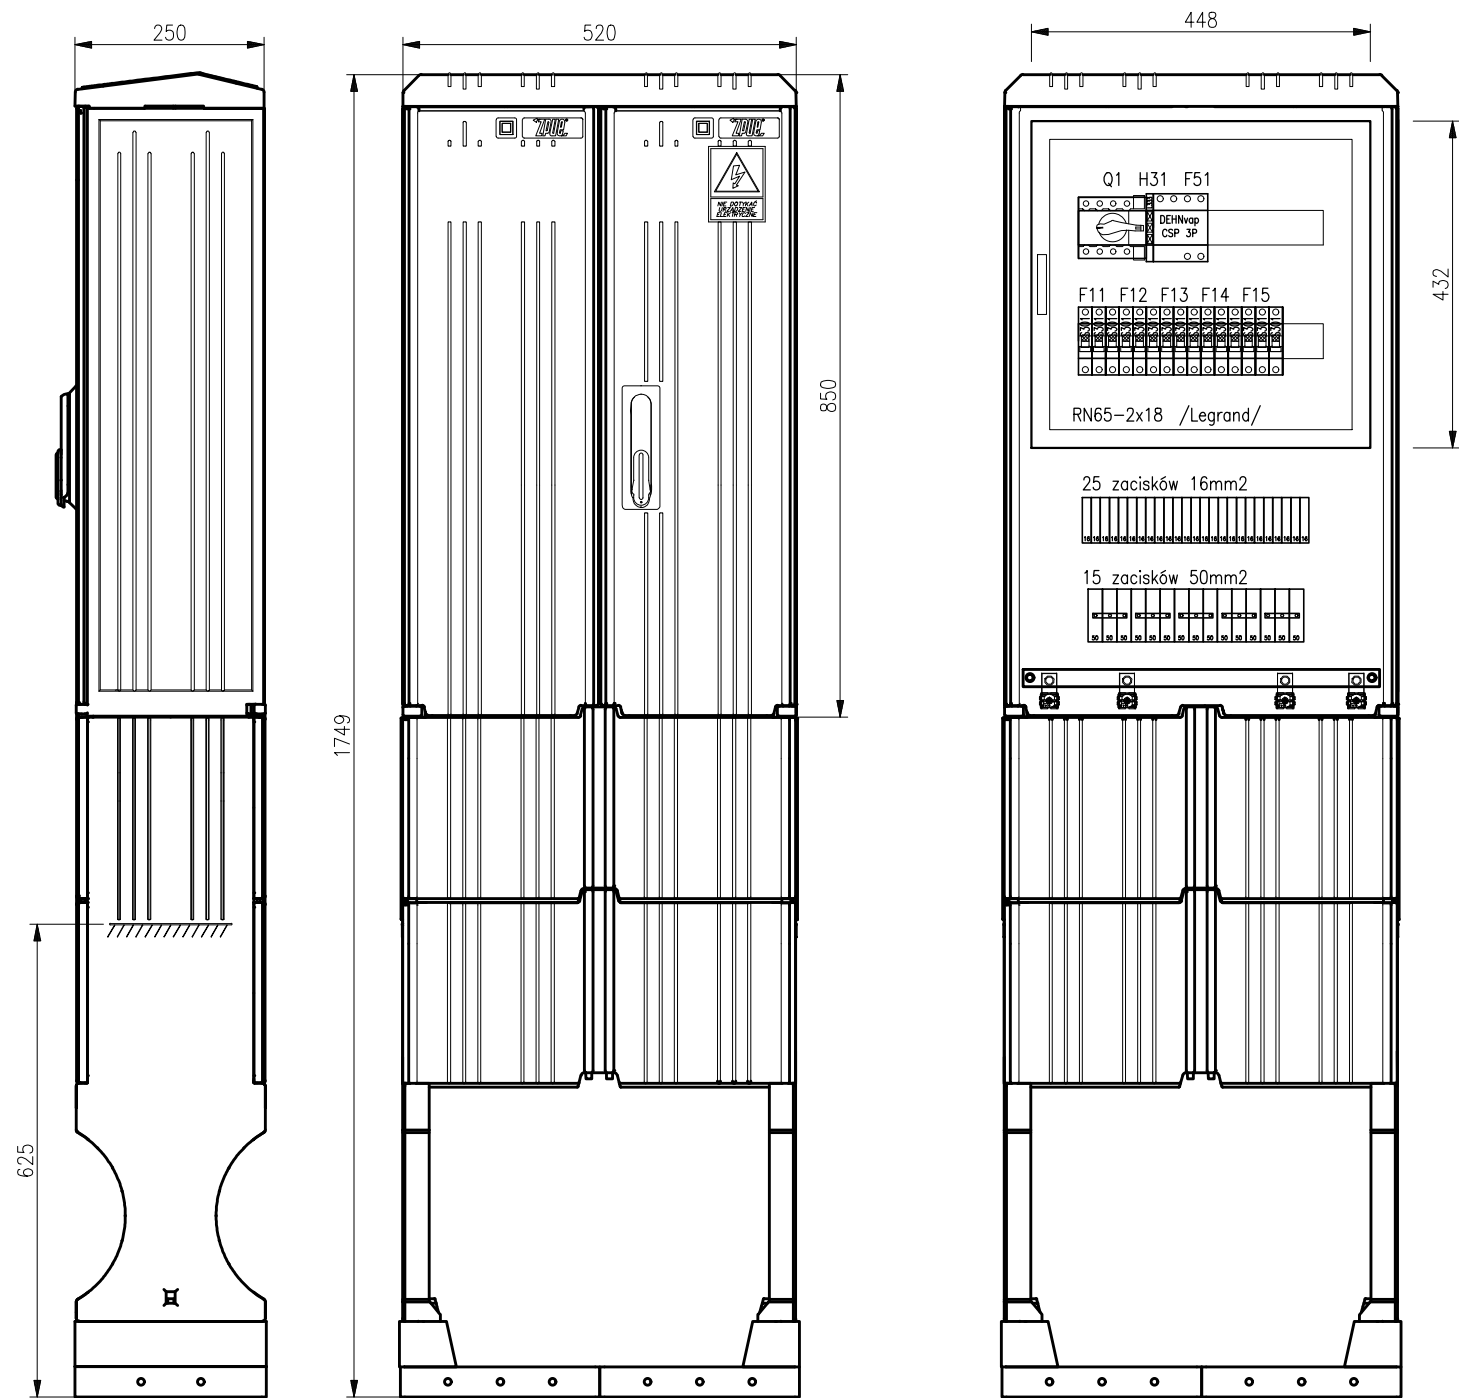

WERSJA	DATA	OPIS
TABELA ZMIAN		
<div><div><b>intech</b></div><div><div>Intech Sp. z o.o.</div><div>61-693 Poznań</div><div>tel./fax +61/8320 325</div></div><div><div>rok założenia 1989</div><div>ul. Pigłkowska 201A</div><div>e-mail: <a href="mailto:biuro@intech.poznan.pl">biuro@intech.poznan.pl</a></div></div></div>		TYTUŁ RYSUNKU ROZDZIELNICA OŚWIETLENIA ZEWNĘTRZNEGO ROZ1. KONSTRUKCJA.
INWESTYCJA ETAP 1. MODERNIZACJA PRZEJŚCIA PIESZEGO OD PORTIERNI DO WEJŚCIA DO SZPITALA WOJEWÓDZKIEGO W POZNANIU ORAZ REMONT DRÓG WEWNĘTRZNYCH W SZPITALU WOJEWÓDZKIM W POZNANIU		PROJEKTOWAŁ mgr inż. Dariusz Fumanowicz upr. bud. WKP0406/POOE/11
ADRES INWESTYCJI  UL.JURASZÓW 7/19, 60-479 POZNAŃ		PODPIS
INWESTOR  SZPITAL WOJEWÓDZKI W POZNANIU UL.JURASZÓW 7/19, 60-479 POZNAŃ		SPRAWDZIŁ mgr inż. Ryszard Konieczka upr. bud. 302/81/Pw
BRANŻA INSTALACJE ELEKTRYCZNE		STADIUM / DATA PROJEKT WYKONAWCZY SIERPIEŃ 2017
SYMBOL PROJEKTU PW		SKALA 1:10
		NR RYSUNKU PW_E1_05