


LEGENDA:

-  - ŚCIANY ISTNIEJĄCE REI 120
-  - ŚCIANY ISTNIEJĄCE REI 60
-  - ŚCIANY O WYMAGANEJ ODPORNOŚCI REI 120
-  - ŚCIANY O WYMAGANEJ ODPORNOŚCI REI 60
-  - ŚCIANY O WYMAGANEJ ODPORNOŚCI EI 60
-  - DRZWI ISTNIEJĄCE EI 120
-  - DRZWI ISTNIEJĄCE EI 60
-  - DRZWI ISTNIEJĄCE EI 30
-  - DRZWI NOWOPROJEKTOWANE EI 60
-  - DRZWI NOWOPROJEKTOWANE EI 30
-  - DRZWI NOWOPROJEKTOWANE DYMOSZCZELNE
-  - DRZWI NOWOPROJEKTOWANE BEZ KLASY ODPORNOŚCI OGNIOWEJ

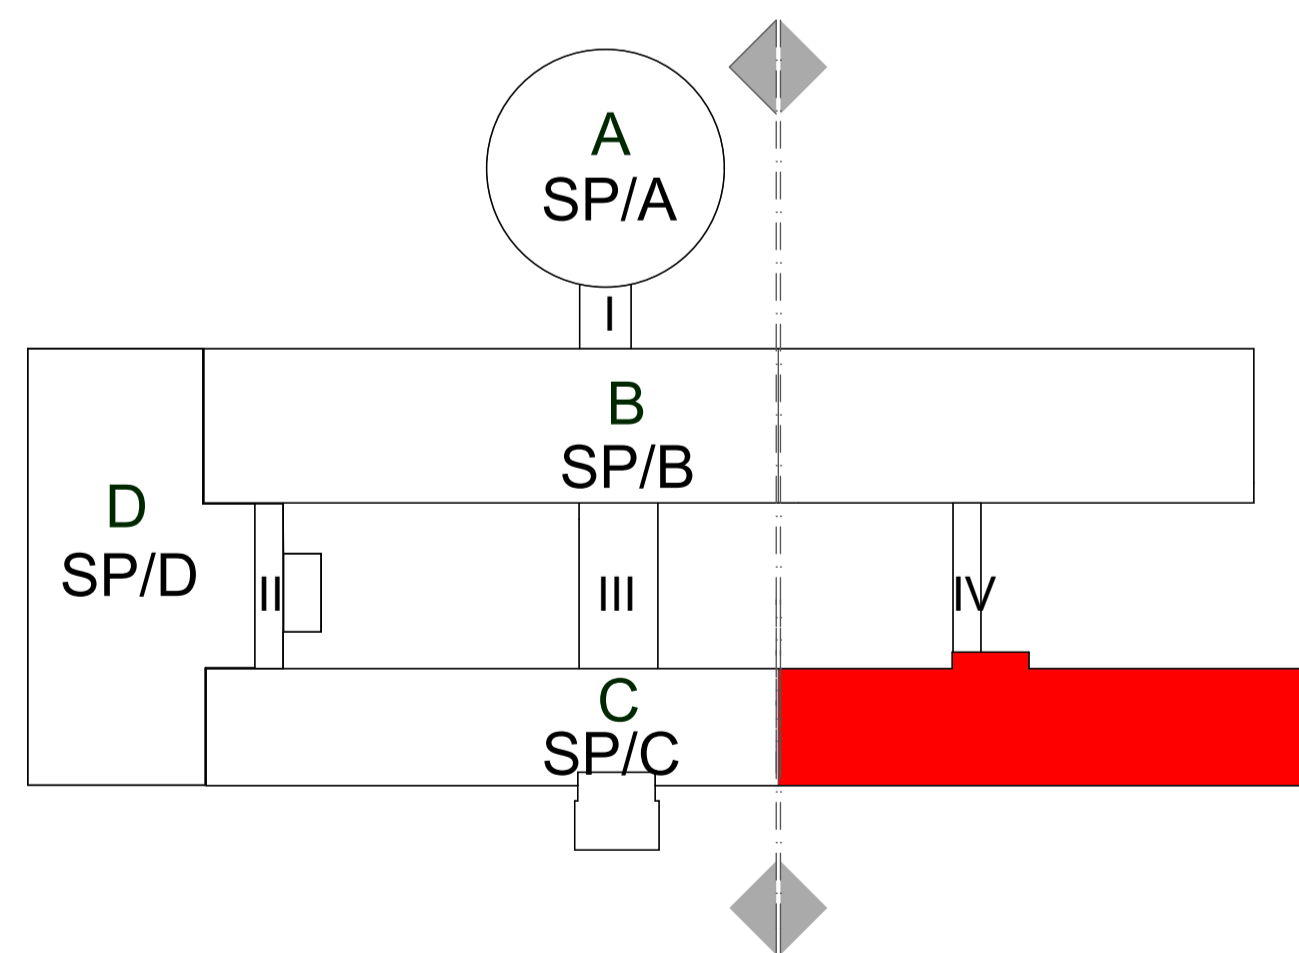

UWAGA:

- przed wykonaniem wszystkie wymiary* sprawdzić w naturze (*wszystkie wymiary podane w cm)
- wymiary podstawowe drzwi podane w "świecie ościeżnicy po otwarciu"
- wysokość drzwi min. 200 cm w "świecie ościeżnicy"

RYSUNEK NALEŻY ROZPATRYWAĆ, ŁĄCZNIE Z CAŁĄ DOKUMENTACJĄ
ARCHITEKTONICZNĄ [W TYM M.IN. Z OPISEM / RYSUNKAMI /ZAŁĄCZNIKAMI]
ORAZ ZE WSZYSTKIMI PROJEKTAMI BRANŻOWYMI.

- PRZED PRZYSTĄPIENIEM DO PRAC WYKONAWCZYCH NALEŻY
OPRACOWAĆ PROJEKTY WYKONAWCZE WSZYSTKICH BRANŻ
WCHODZĄCYCH W SKŁAD ZADANIA PROJEKTOWEGO.

- WSZYSTKIE ZMIANY NALEŻY UZGADNIAĆ, Z JEDNOSTKĄ PROJEKTOWĄ.

- URZĄDZENIA I OSPRZĘT ZWIĄZANE Z INSTALACJAMI
WG PROJEKTÓW BRANŻOWYCH WYKONAWCZYCH.

- WSZYSTKIE NOWE ELEMENTY KONSTRUKCYJNE
WG BRANŻOWEGO WYKONAWCZEGO PROJEKTU KONSTRUKCJI.

- PRZEBIECIA DACHOWE DOSTOSOWAĆ DO KONSTRUKCJI DACHU
(WG PROJ. BRANŻOWYCH WYKONAWCZYCH).

UWAGA:

PROJEKT BUDOWLANY PRZEBUDOWA SZPITALA WOJEWÓDZKIEGO W POZNANIU
przy ul. Juraszów 7/19 polegająca na
DOSTOSOWANIU OBIEKTU DO OBOWIAZUJĄCYCH PRZEPISÓW POŻAROWYCH

Osiłek:		IMIĘ I NAZWISKO		N. upr.	Poczt.
Szpital Wojewódzki w Poznaniu ul. Juraszów 7/19		Projektant architektura:			
		mgr inż. arch. Barbara Liber-Skarbek srowojewski.org.pl		15/08/2014	
Inwestor:		mgr inż. arch. Jakub Rosjak		31/12/12 P/2003	
Szpital Wojewódzki w Poznaniu ul. Juraszów 7/19		Projektant konstrukcja:		4153/G4/89	
		mgr inż. Wojciech Lewandowski			
STUDIO PROJEKOWE CUBE 27 Studio Projekt Architekt Barbara Liber-Skarbek Bulw. 46 B Pn Poznań, ul. Komarowa 19 kom. 633 387 422		Sonderprojekt architektura:		GPB/3740/ 24/98	
		mgr inż. Krzysztof Szymank			
e-mail: e.liber@cube27.pl www.cube27.pl www.projekty.pl www.konstrukcje27.pl		Projektant instalacji elektrycznej:			
		mgr inż. Tomasz Szpakowski			
e-mail: e.liber@cube27.pl www.cube27.pl www.projekty.pl www.konstrukcje27.pl		Projektant instalacji sanitarnych:			
		mgr inż. Anna Misiewicz		-1/15	
Skala: 1:100 Data: 11/2015		mgr inż. arch. sanitarny mgr inż.		WP/0151/ WP/05/4	
		mgr inż. Karol Siwiński			
Tytuł projektu:		Nazwa:		Nr. pos.	
Pach-przeb.		Architektura		21.01	