



RZUT PARTERU 1:50

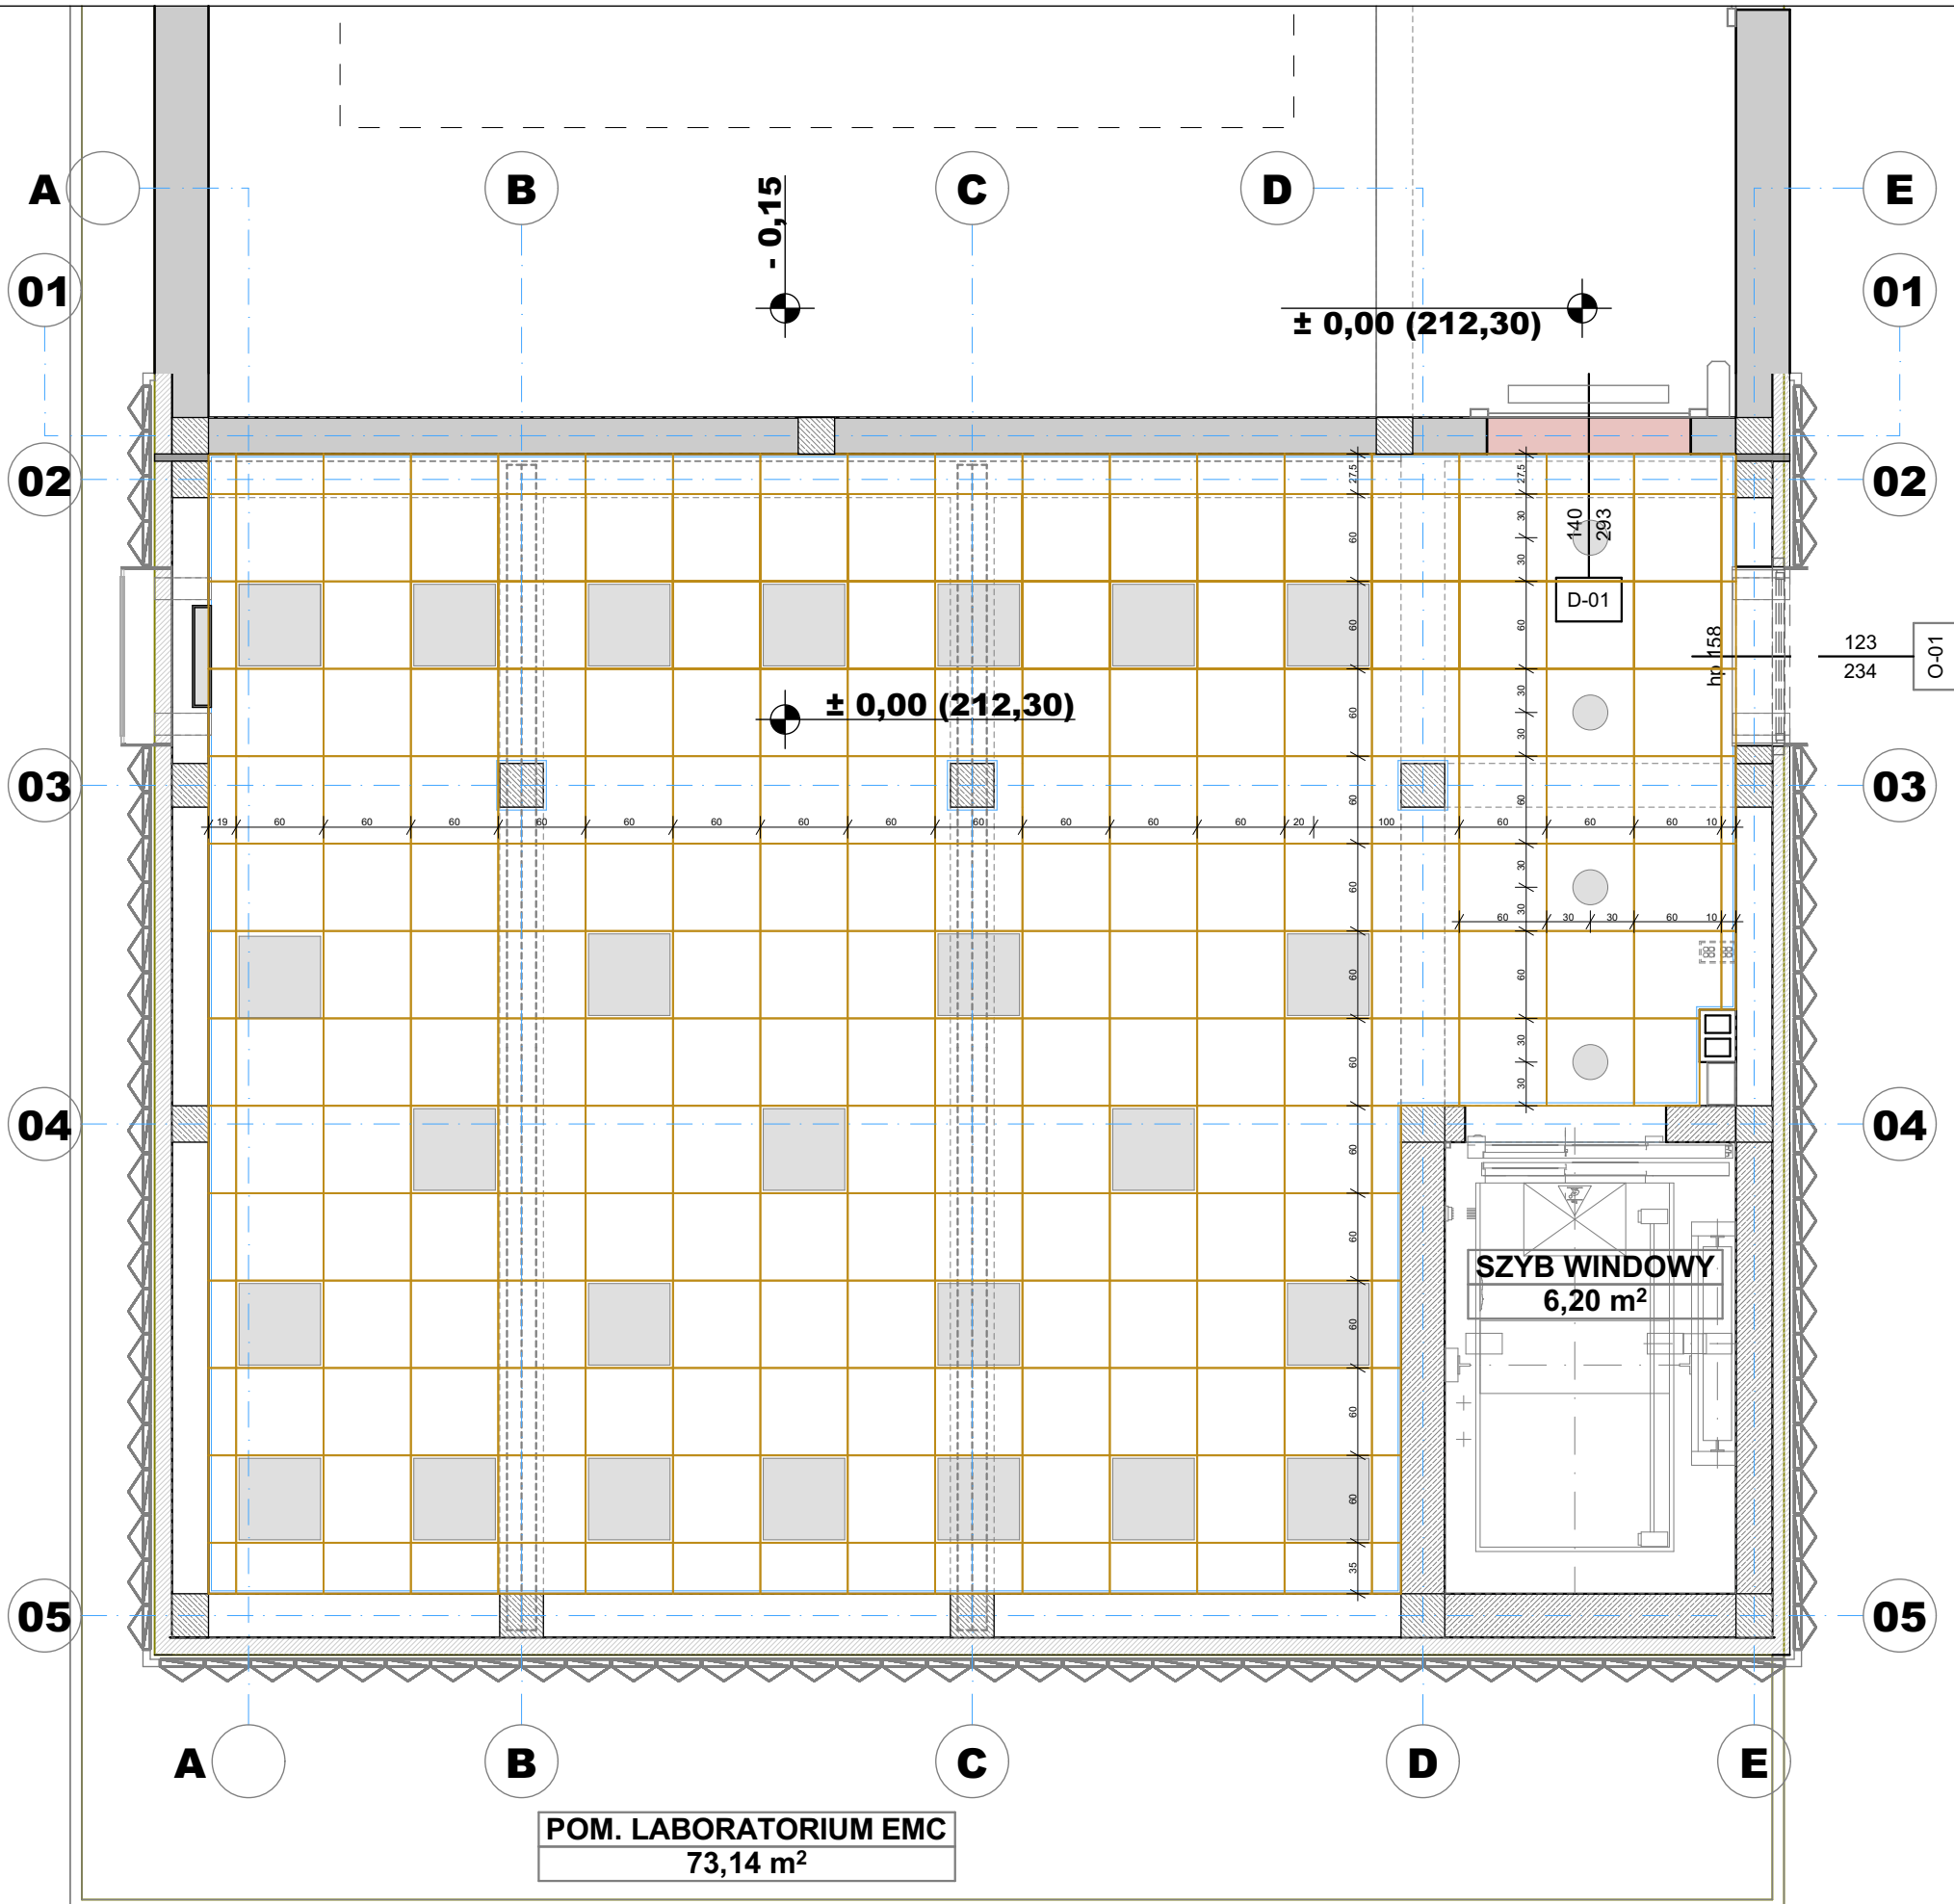

RZUT PIERWSZEGO PIĘTRA 1:50

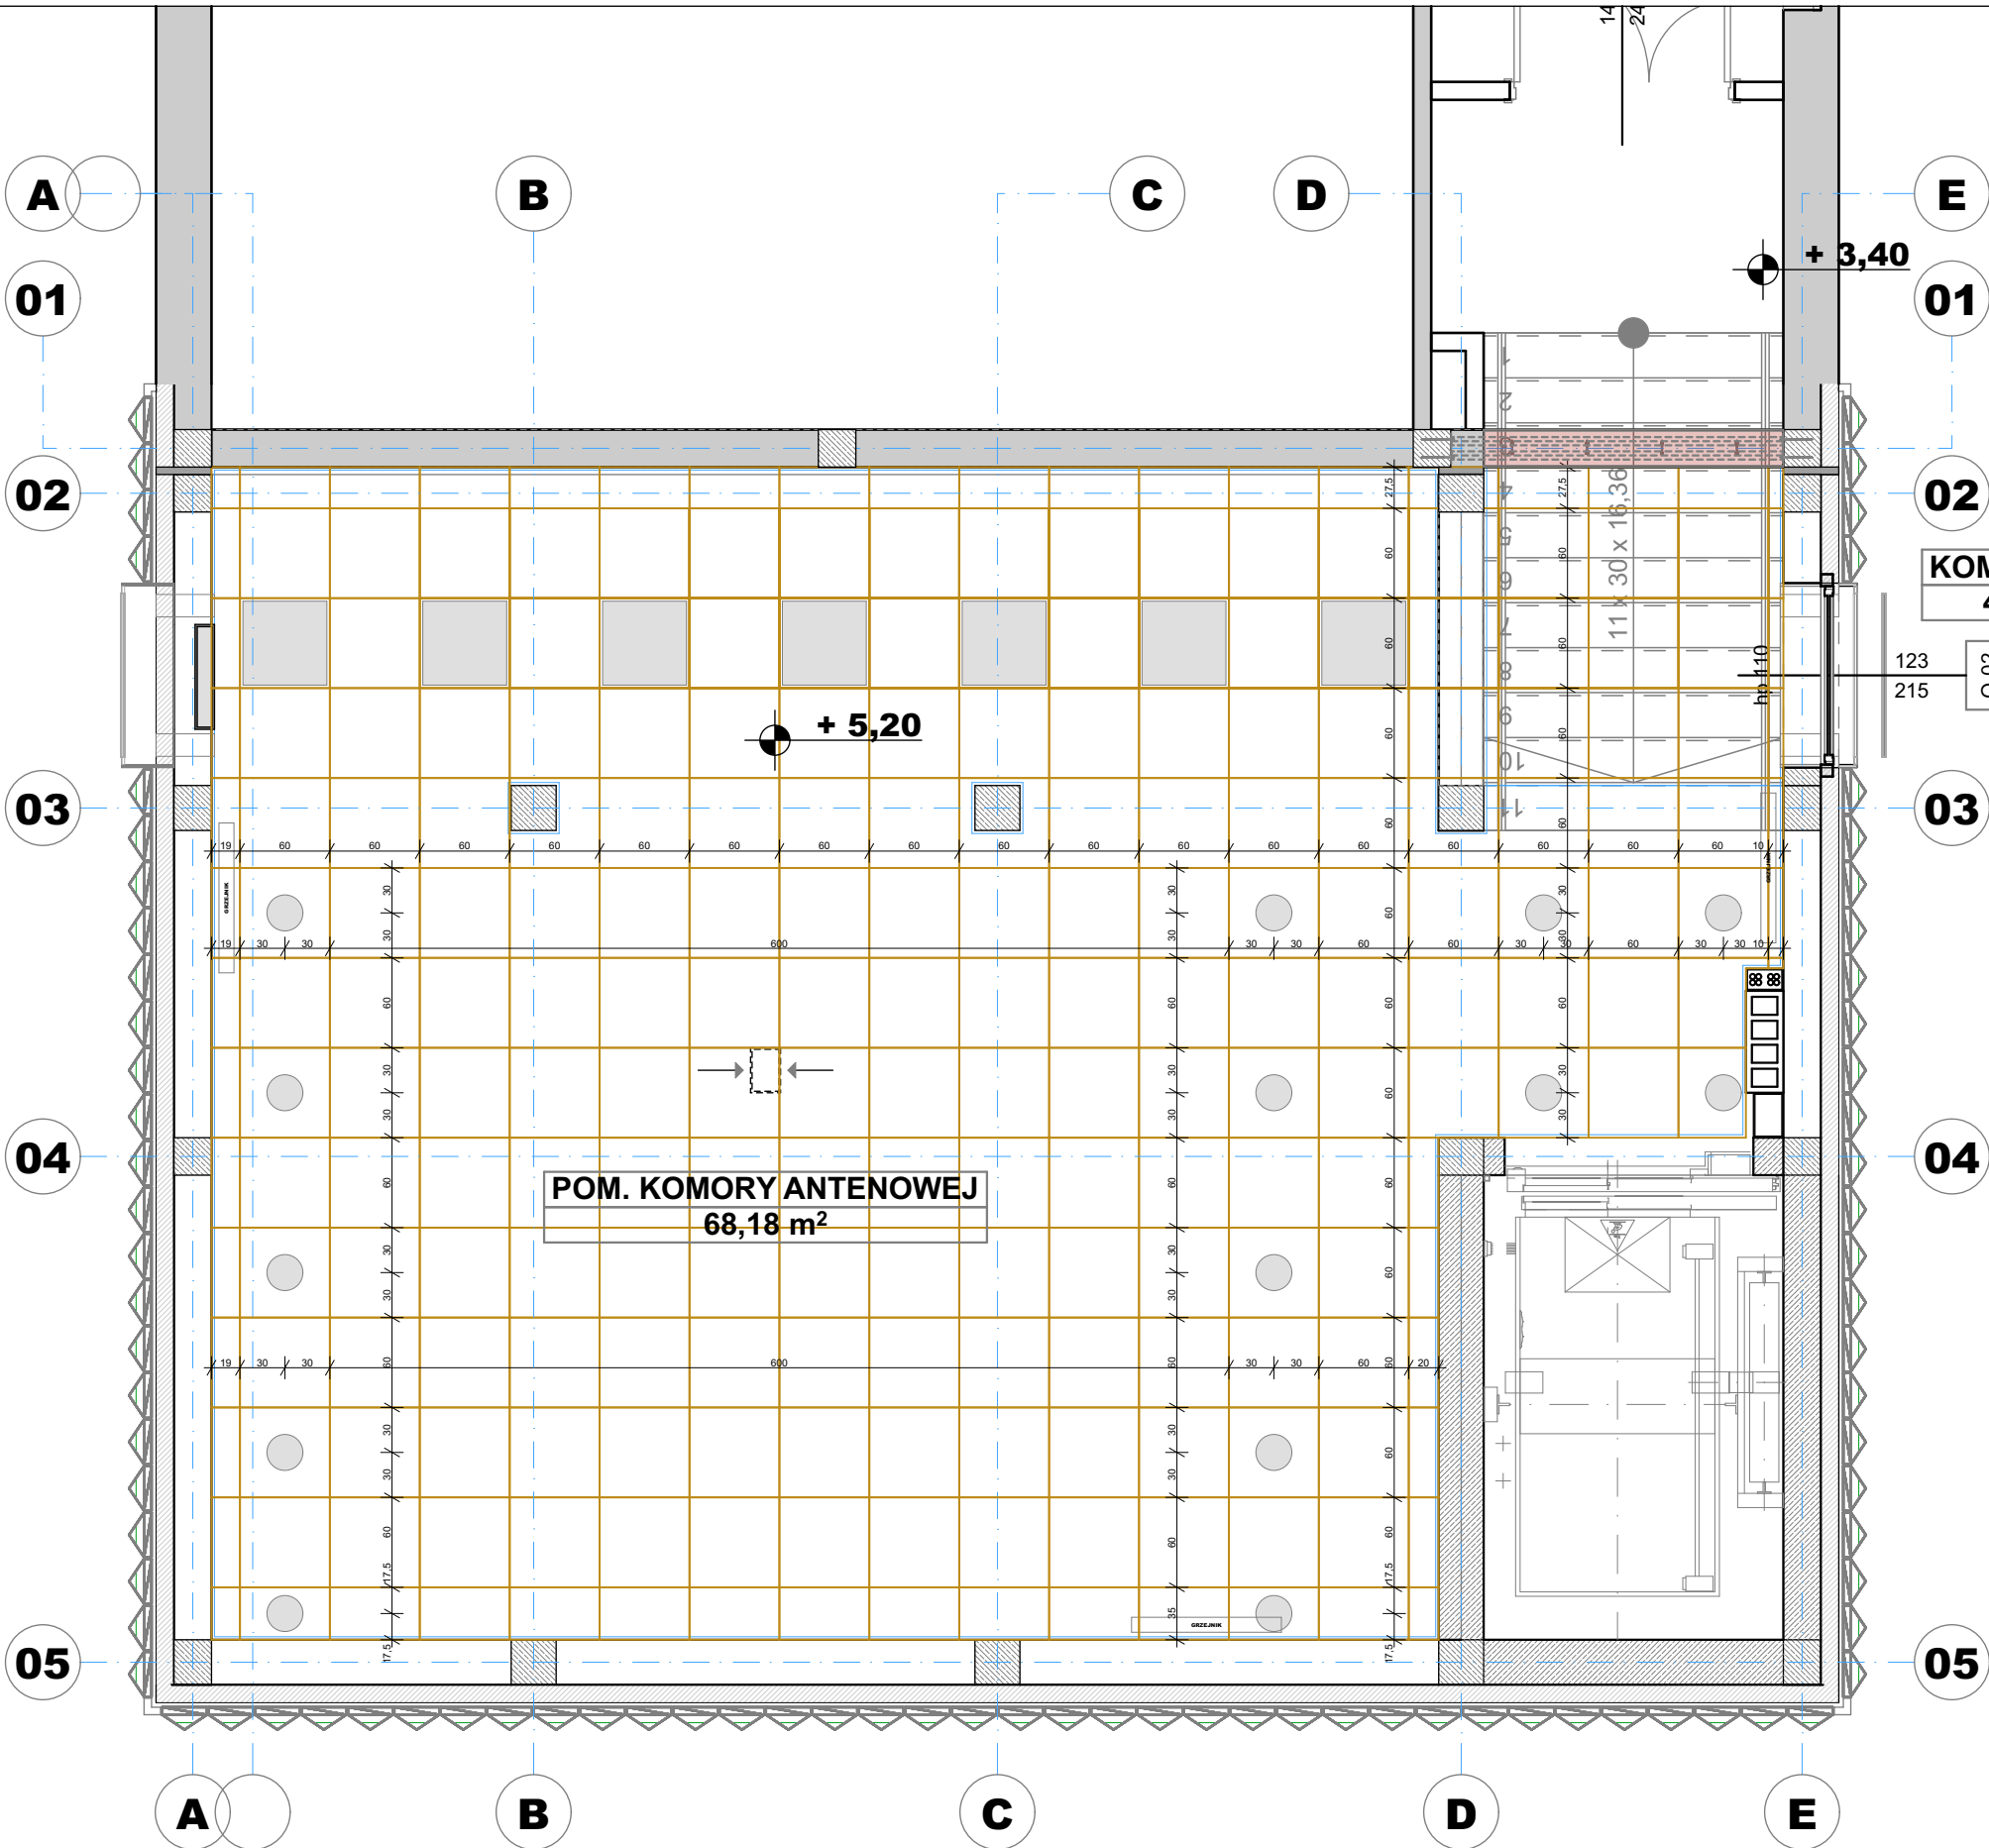

RZUT SUFITÓW PODWIESZANYCH 1:50

**LEGENDA:**

**SUFIT PODWIESZANY KASETONOWY:**  
Kasetony w formacie 600x600x9 mm,  
ze stalowej siatki cięto - ciągniętej

LOKALIZACJA OŚWIETLZENIA

**PRACOWNIA ARCHITEKTURY  
"AW PROJEKT"  
RZESZÓW ul. Jagiellońska 12/4A**

**NAZWA  
OBIEKTU:** ROZBUDOWA BUDYNKU DYDAKTYCZNEGO "AL"  
POLITECHNIA RZESZOWSKIEJ DLA  
POTRZEB LABORATORIUM  
KOMPATYBILNOŚCI ELEKTROMAGNETYCZNEJ

**ADRES  
OBIEKTU:** RZESZÓW  
ul. ŻWIRKI I WIGURY

**TYTUŁ  
RYSUNKU:** RZUT SUFITÓW PODWIESZANYCH

**RYSUNEK NR:** A-16 REV-0-00

**DATA:** -

**BRANŻA:** ARCHITEKTONICZNA

**FAZA:** PROJEKT WYKONAWCZY

**SKALA:** 1 : 50

**PROJEKTANT:** mgr inż. arch. Anna Wójcik A-175/89

**OPRACOWAŁ:** mgr inż. arch. Dariusz Dencikowski, mgr inż.