


- 2x230V - gniazda elektryczne 230V
 PEL - zestaw gniazd elektrycznych i logicznych
 Gk3 - lampa bakteriobójcza promiennikowo-przepływowa
 Ccm - zestaw szafek medycznych na wymiar
 U - umywalka wbudowana w zestaw szafek
 Z - zlew wbudowany w zestaw szafek
 Tg - lodówka wbudowana w zestaw szafek
 Gb3 - kozetka lekarska
 Eb - biurko
 Bc10 - fotel obrotowy
 Ba2- taboret tapicerowany, obrotowy
 Bc9- krzesło pacjenta
 Ca2- szafa stalowa, przeszkolna
 Df8 - wózek na aparaturę medyczną
 Gb6 - fotel zabiegowo-wypoczynkowy
 Df4- stolik zabiegowy
 Gh12 - lampa zabiegowa ścienna
 Bd2 - krzesło laryngologiczne
 LI2 - unit laryngologiczny
 Au - audiometr

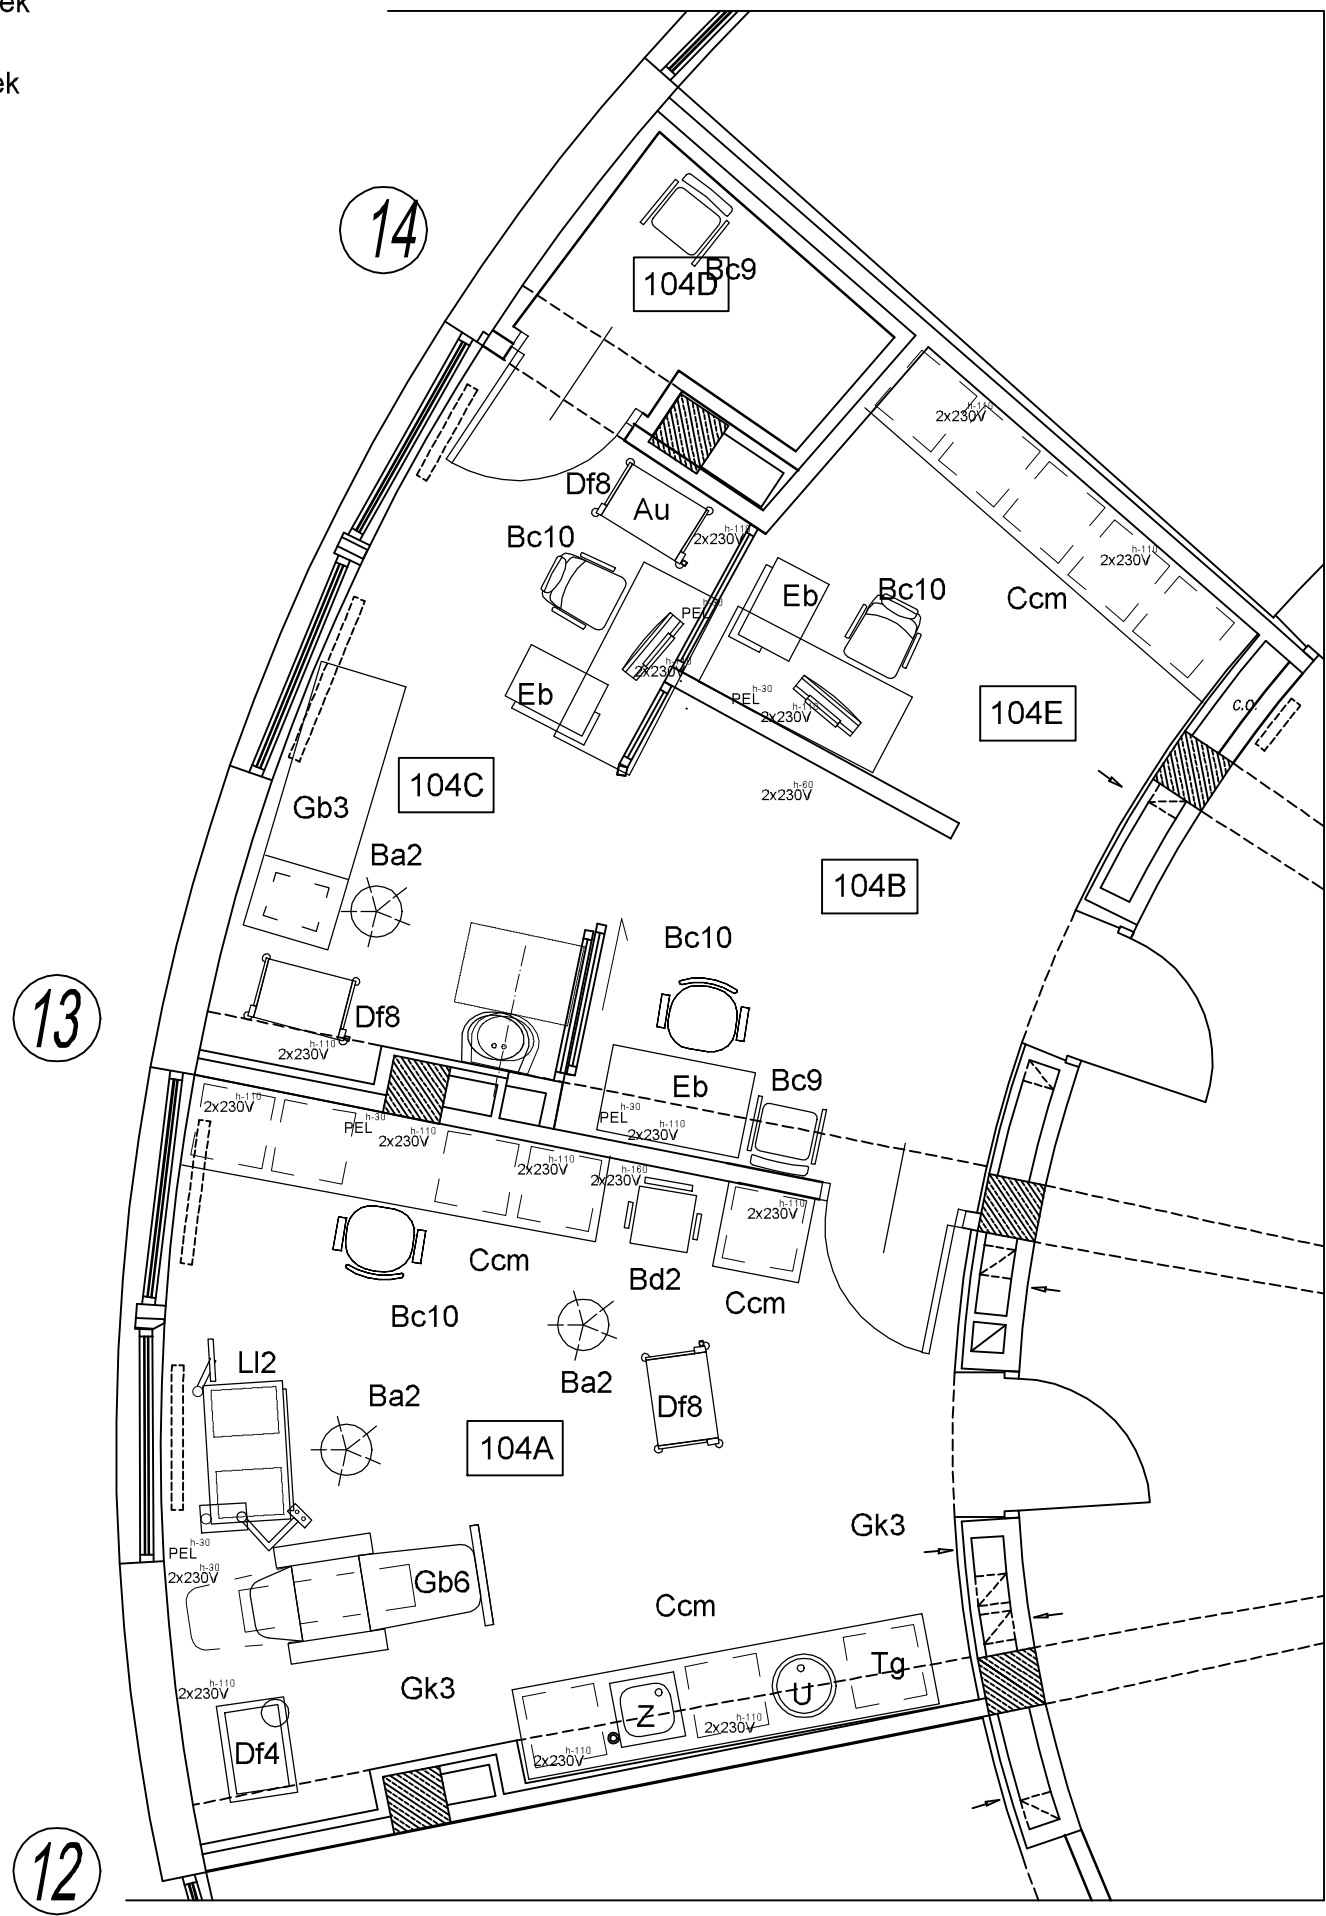

ZESTAWIENIE POMIESZCZEŃ

NR. POM.	NAZWA POM.	POMIAR	POMIAR
104A	PORADNIA LARYNGOLOG.	23,3 m ²	PCV
104B	GABINET KONSULTACYJNY	8,4 m ²	PCV
104C	PORADNIA BAD. BŁĘDNIA I SŁUCHU	10,8 m ²	PCV
104D	KABINA CISZY	16,2 m ²	PCV
104E	GABINET OPISOWY	22,2 m ²	PCV

PRACOWNIA PROJEKTOWA ARCH. JANUSZ DUBICKI 60-616 POZNAN OS. WL. LOKIETKA 12 H TEL./FAX: 061 8 244 448			
Umowa: 77/2017	Investor: SZPITAL WOJEWÓDZKI W POZNANIU 60-479 Poznan, ul. Juraszów 7-17	Nr. Rysunku: 1	
Stadium opracowania: PB. +W	Objekt: BUDYNEK ROTUNDY SZPITALA WOJEWÓDZKIEGO W POZNANIU - REMONT BUD., MODERNIZACJA PORADNI OTOLARYNGOLOGICZNEJ	Branża: TECHN.	
Data opracowania: 06.2017r	Treść rysunku: RZUT PARTERU	Skala: 1:50	
Projektant: PIOTR ŻŁOTKOWSKI	Podpis:	Opracował:	Podpis:
Sprawił:	Podpis:		