


PARTER
SKALA 1:100

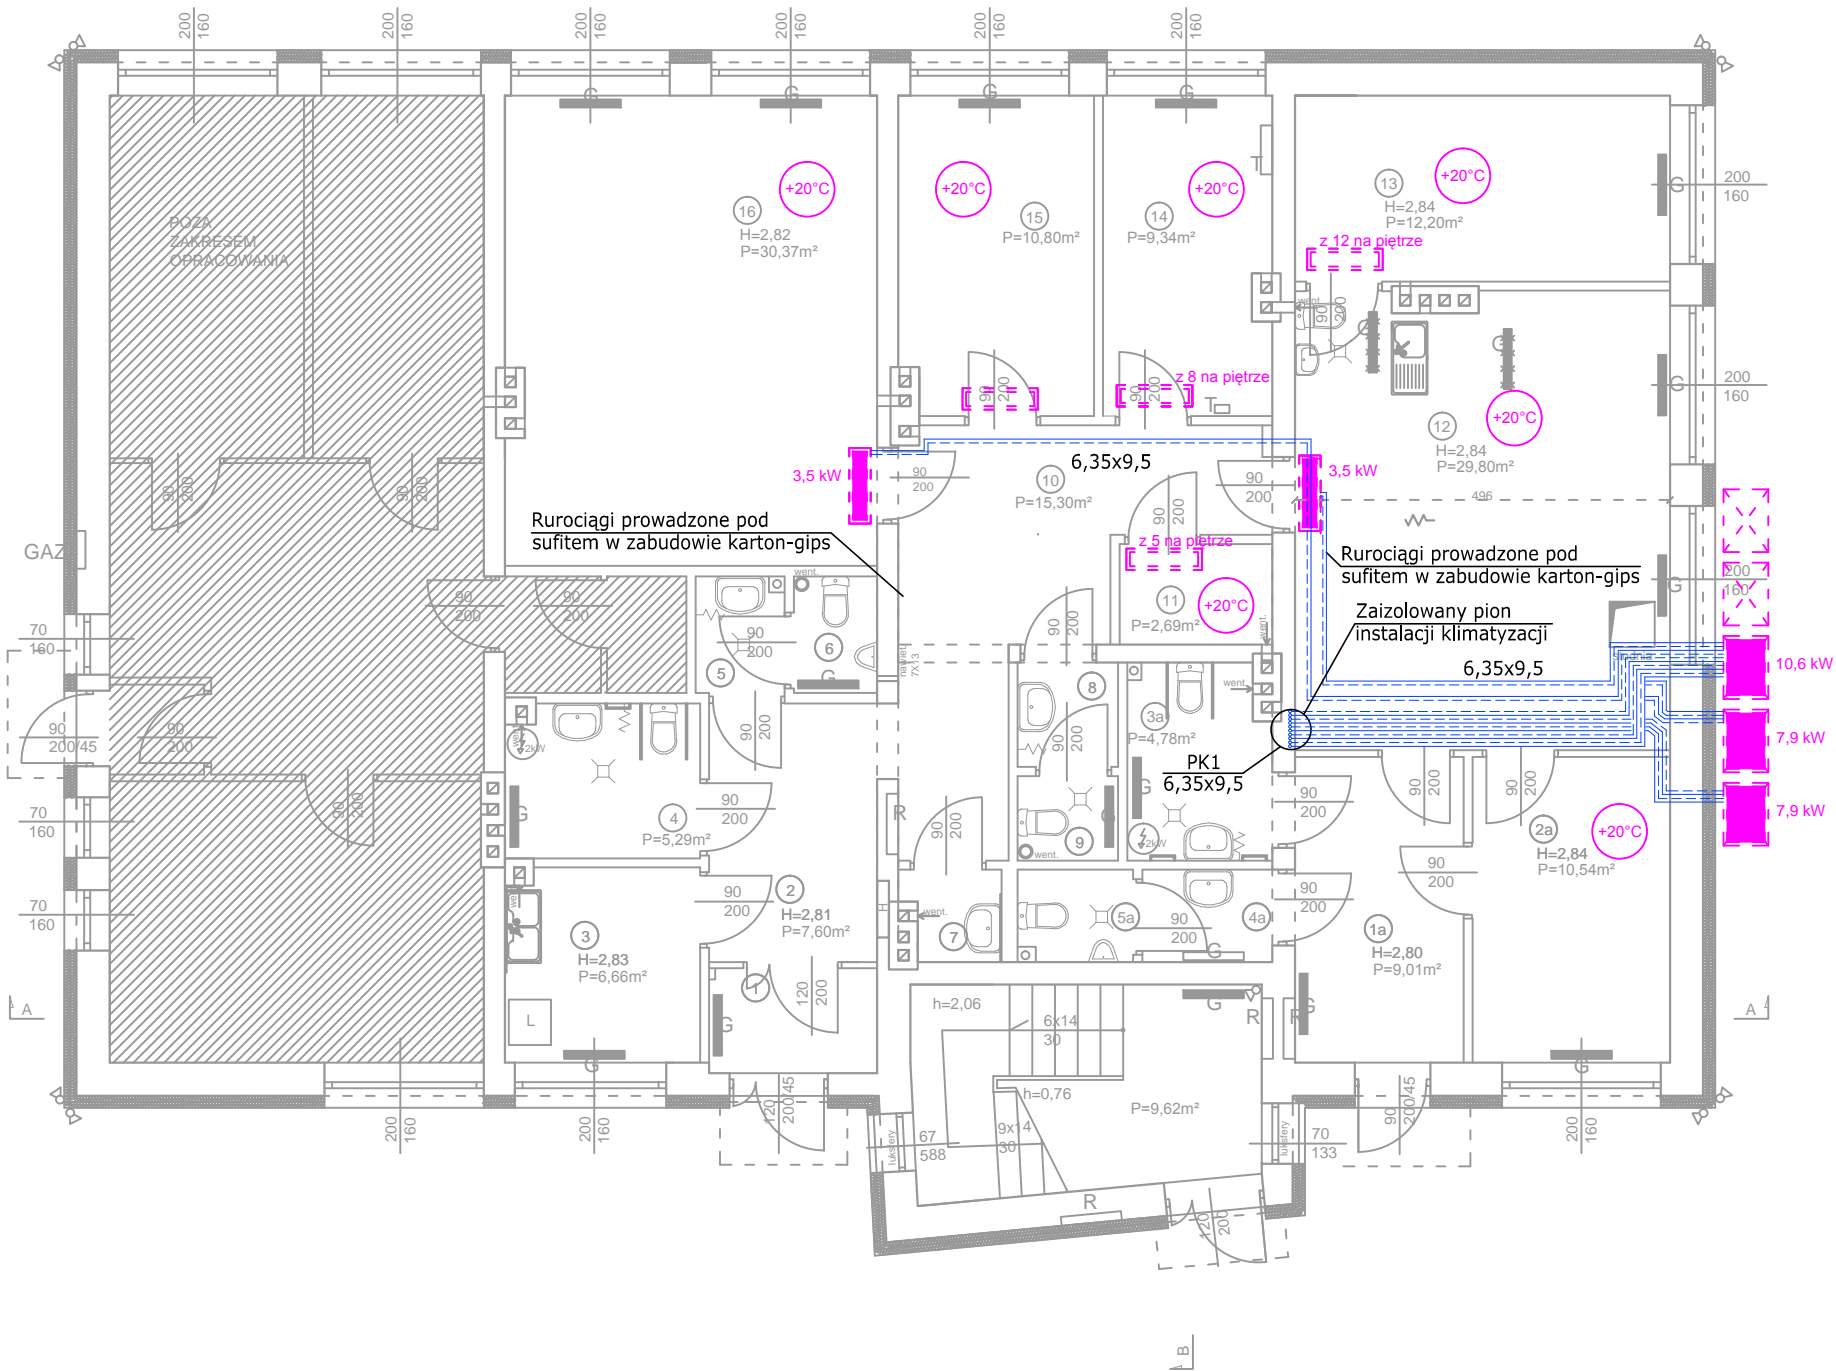

Nr	Pomieszczenie	Powierzchnia m²	Kubatura m³
1a.	komunikacja	9,01	25,23
2a.	biuro	10,54	29,93
3a.	WC niepełnospr./dam	4,78	11,95
4a.	przedsionek wc	2,10	5,25
5a.	WC męskie	1,82	4,55
1.	przedsionek	3,04	8,54
2.	komunikacja	7,60	21,36
3.	pom. socjalne	6,57	18,59
4.	wc niepełnospr.	5,17	12,93
5.	przedsionek wc	1,77	4,43
6.	WC męskie	1,69	4,23
7.	składzik	1,46	4,15
8.	przedsionek wc	1,84	4,60
9.	WC damskie	1,49	3,73
10.	komunikacja	15,30	43,45
11.	serwerownia	2,69	7,64
12.	sala konferencyjna	29,80	84,63
13.	biuro	12,20	34,65
14.	biuro	9,34	26,53
15.	biuro	10,80	30,67
16.	biuro	30,36	85,62
17.	klatka schodowa	9,62	26,38
RAZEM:		178,99	499,02

LEGENDA:

- jednostka wewnętrzna klimatyzatora
- istniejąca jednostka wewnętrzna klimatyzatora - zmiana miejsca instalacji
- projektowana jednostka wewnętrzna klimatyzatora
- istniejąca jednostka zewnętrzna klimatyzatora
- projektowana jednostka zewnętrzna klimatyzatora
- PK1 pion klimatyzacji
- 6,35x9,5 wymiar rury chłodniczej (cieczowej x gazowej w mm)

WYKONAWCA: W-POL SP. Z O.O. UL. KPT. JANIEGO 12, 44-200 RYBNIK	NAZWISKO	NR UPRAWNIEN	PODPIS I DATA
	MARCIN NOWICKI	SLK/3959/ POOS/11	14.08.2019r.
INWESTOR: POWIATOWE CENTRUM USŁUG WSPÓLNYCH W KĘDZIERZYNIE-KOŹLU	SPRAWDZIŁ		
ADRES INWESTYCJI: UL. DAMROTA 30, 47-220 KĘDZIERZYN-KOŹLE	OPRACOWAŁ	MONIKA KULIG-NOWICKA	14.08.2019r.
NAZWA OPRACOWANIA: "PRZEBUDOWA I MODERNIZACJA POMIESZCZEŃ POWIATOWEGO CENTRUM USŁUG WSPÓLNYCH W KĘDZIERZYNIE-KOŹLU WRAZ Z WYPOSAŻENIEM - ETAP I I ETAP II"			
NAZWA RYSUNKU: RZUT PARTERU - Klimatyzacja			SKALA: 1:100
BRANŻA SANITARNA			NR RYS.: S.4
STADIUM DOKUMENTACJI PROJEKT WYKONAWCZY			