


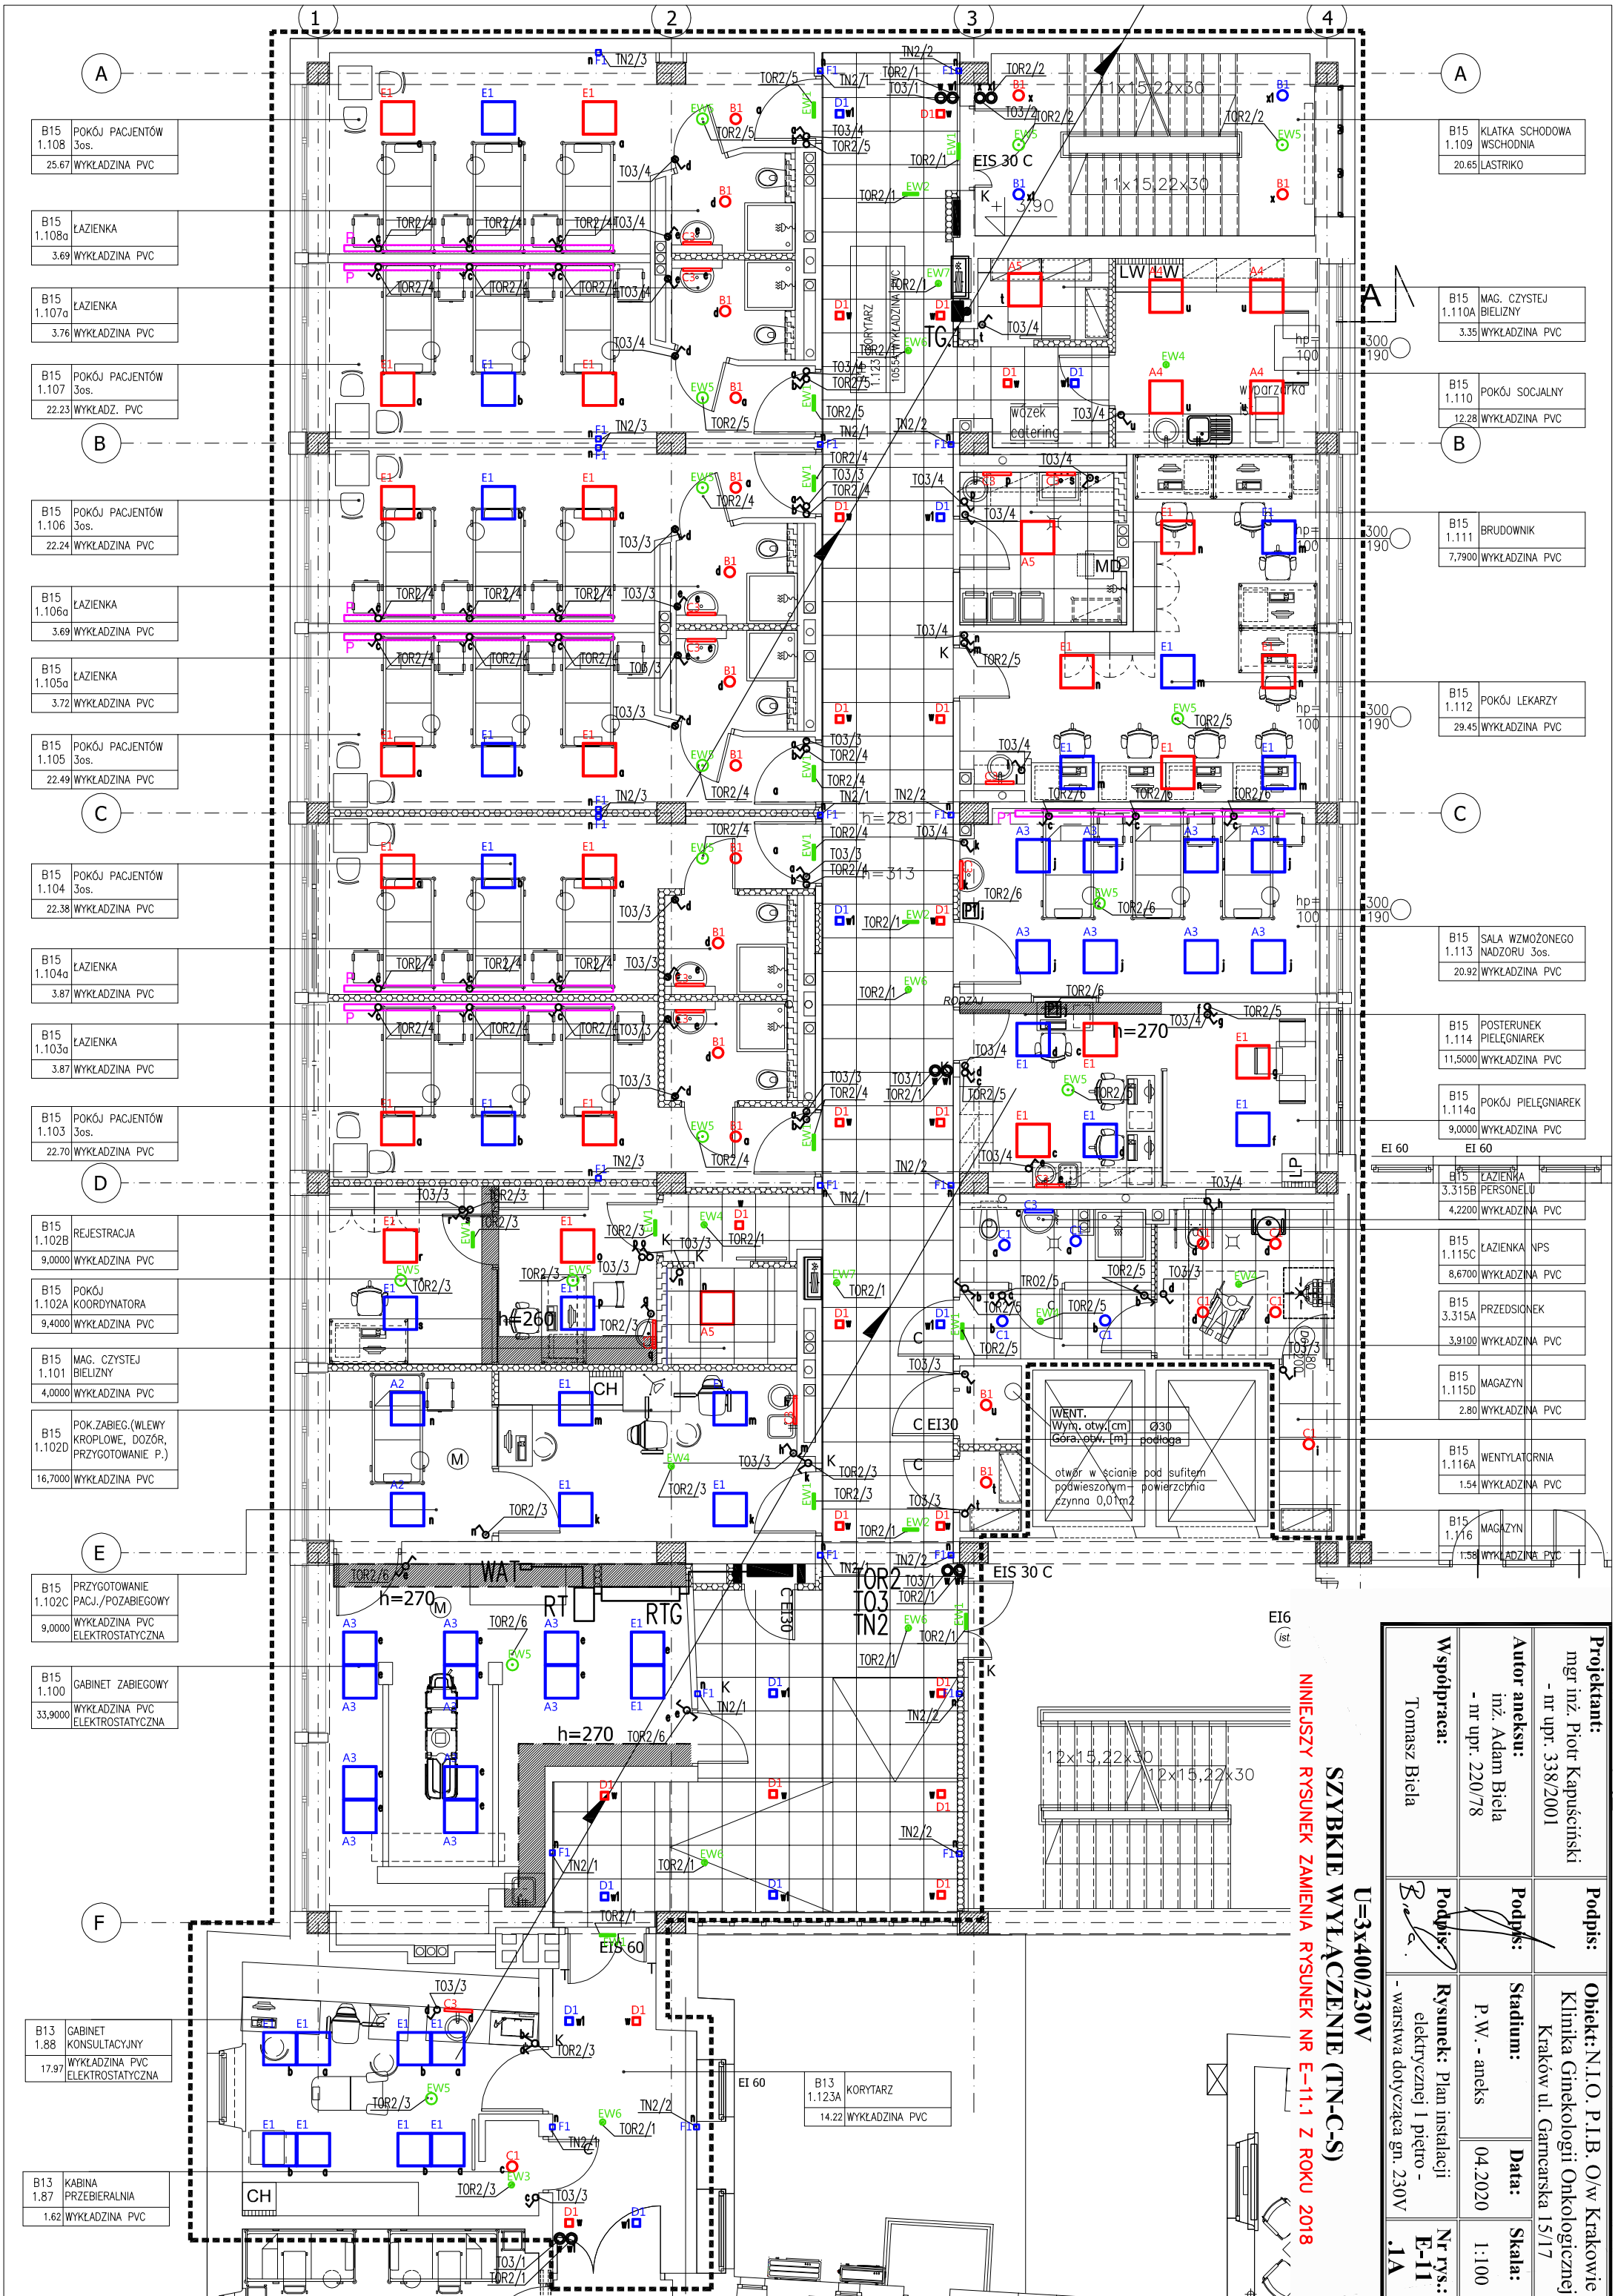

Projektant: mgr inż. Piotr Kapuściński - nr upr. 338/2001		Podpis: 	
Autor aneksu: inż. Adam Biela - nr upr. 220/78		Podpis: 	
Współpraca: Tomasz Biela		Rysunek: Plan instalacji elektrycznej I piętro - - warstwa dotycząca gn. 230V	
Obiekt: N.I.O. P.I.B. O/w Krakowie Klinika Ginekologii Onkologicznej Kraków ul. Gamcarska 15/17		Stadium: P.W. - aneks Data: 04.2020 Skala: 1:100 Nr rys.: E-11 1A	

SZYBKIE WYŁĄCZENIE (TN-C-S)

NINIEJSZY RYSUNEK ZAMIEŃA RYSUNEK NR E-11.1 Z ROKU 2018

U=3x400/230V