


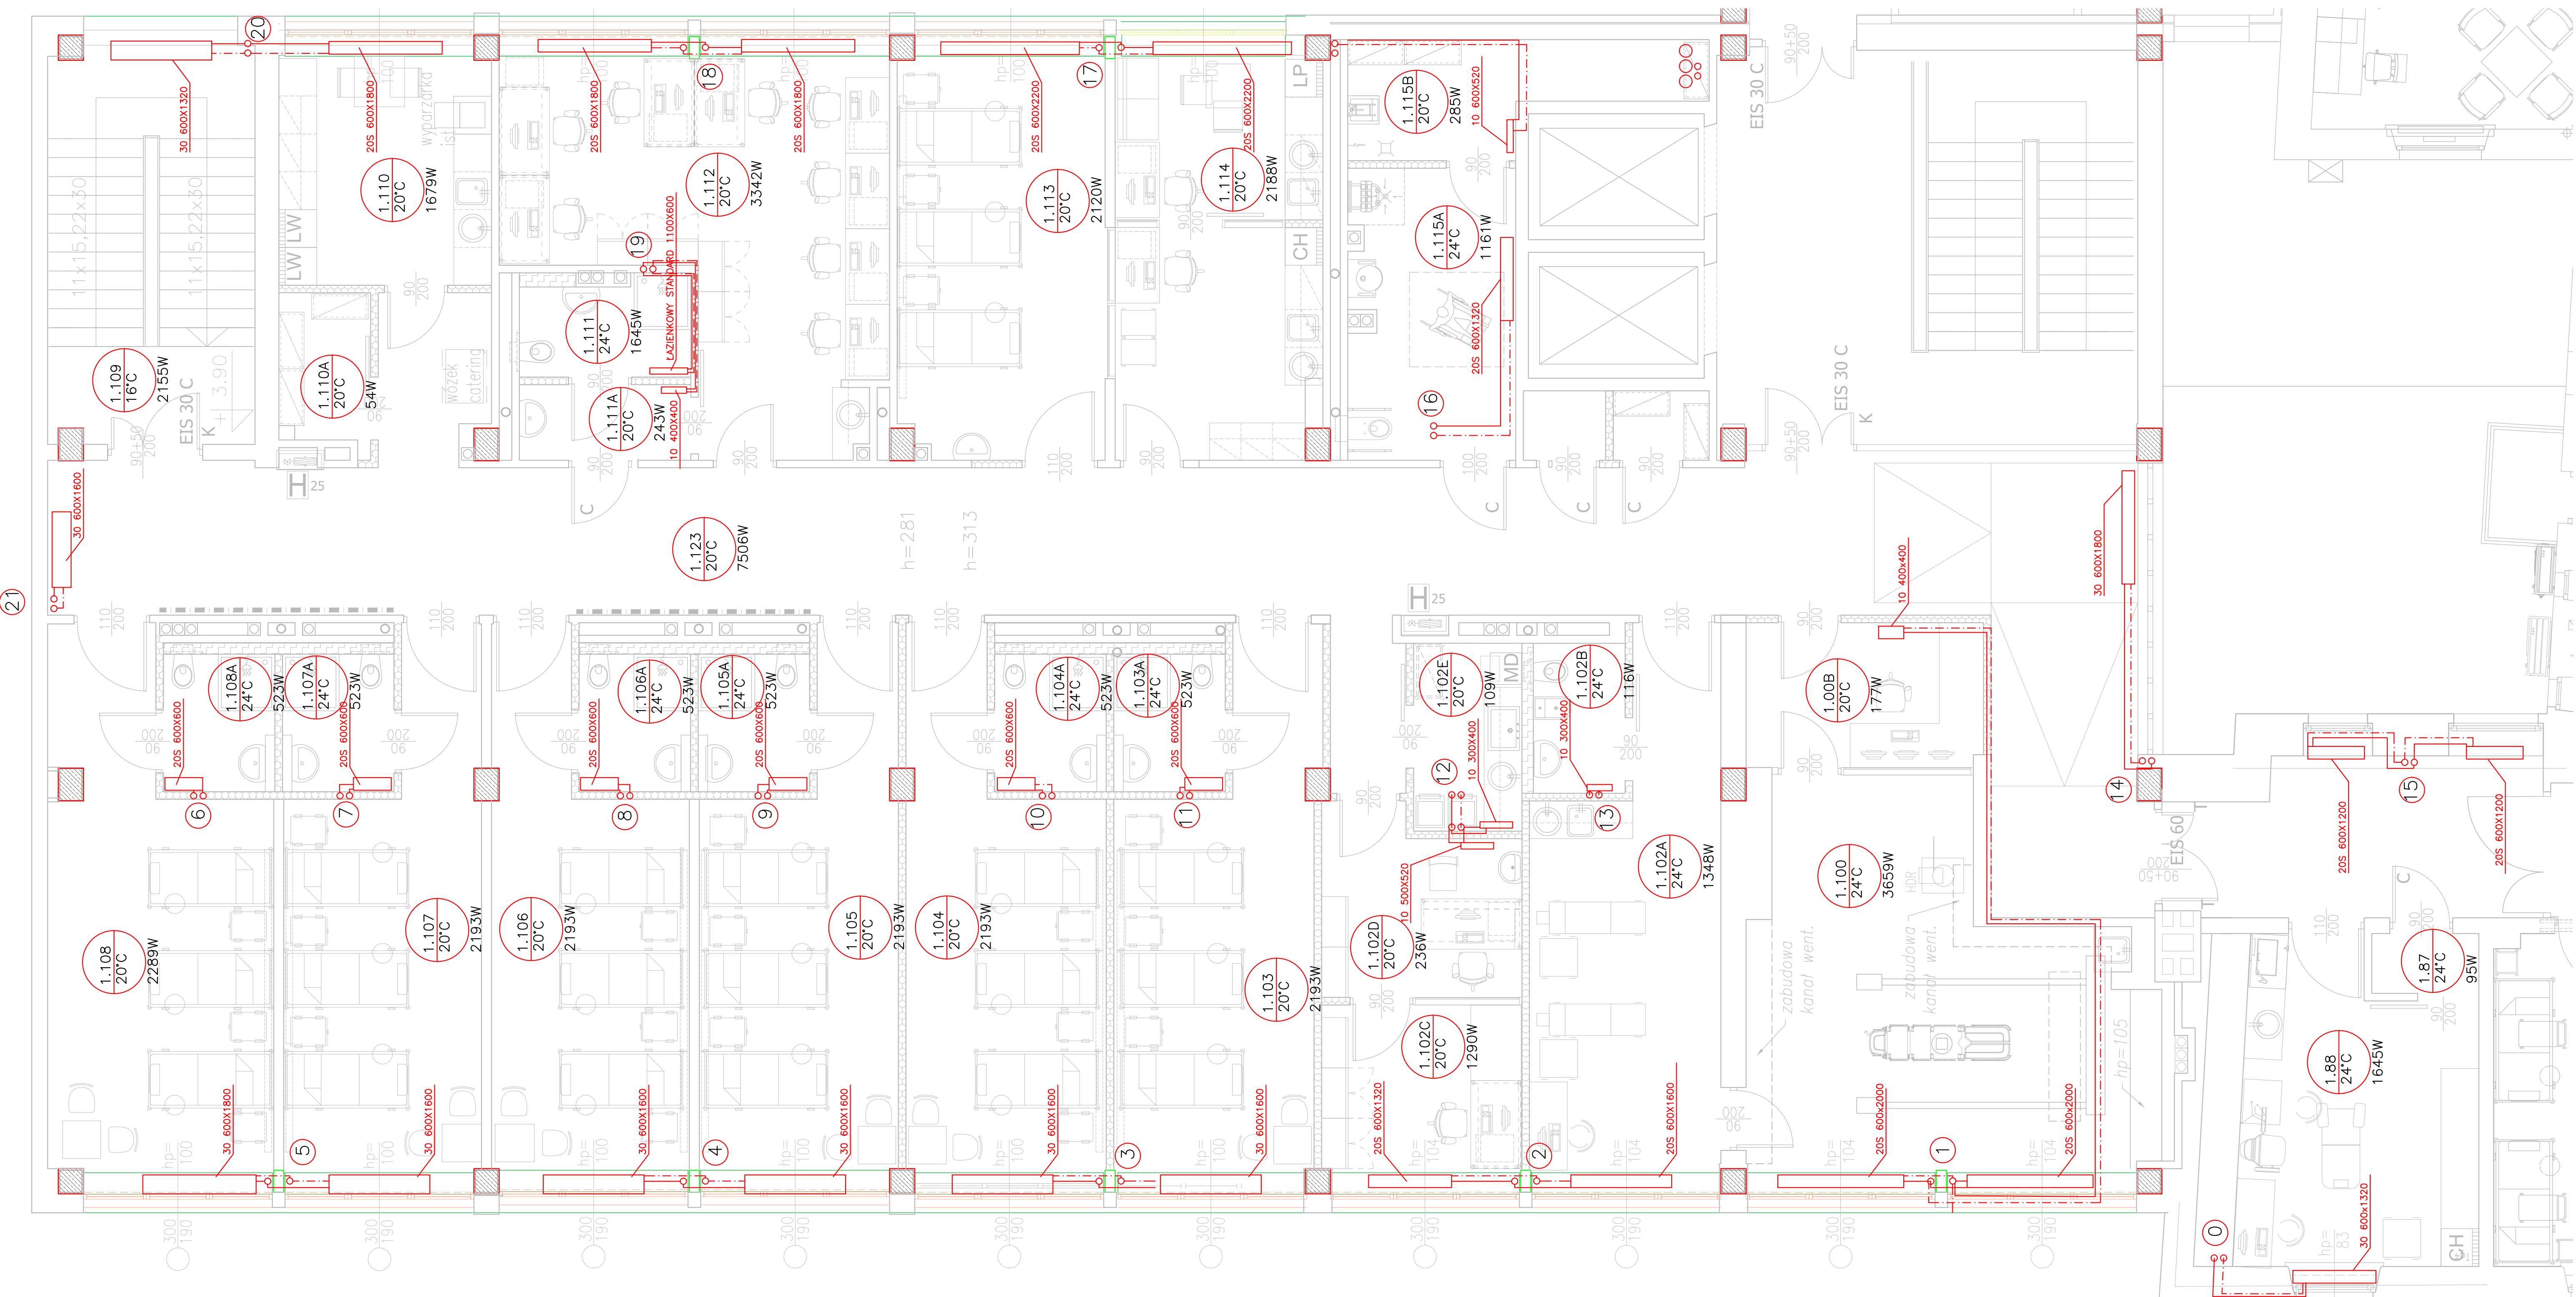

LEGENDA:
— PROJ. RUR. INSTALACJI CO
— PROJ. GRZEJNIKI KOMPAKTOWE HIGIENICZNE

KONTRAPUNKT architektura - konstrukcja - technologia			
ZESPÓŁ PROJEKTOWY KONTRAPUNKT Spółka z o.o.			
ul. Zabłocie 38, 30-201 Kraków			
WP: 676-238-36-79 / REGON: 1420753070 / KRS:0000311257			
tel: +48 12 296 02 71 / + 48 504 260 628 / fax: +48 122960270			
Obiekt	Centrum Onkologii Instytut im. M. Skłodowskiej Curie Oddział w Krakowie	Nr projektu	18-01/1
Inwestor	Centrum Onkologii Instytut M. Skłodowskiej-Curie ul. Garncarska 11, 31-115 Kraków	Data	02.2018
Lokalizacja	ul. Garncarska 15, 31-115 Kraków		
Branda	INSTALACJE WOD-KAN, C.O.	rewizja	_
Faza	Projekt Wykonawczy	nr upr.	podpis
Projektant	inż. Marek Tarada	BPP 8388-289/79	
Współpraca	mgr inż. Paweł Karwacki		
Sprawdza	inż. Rafał Woźnica	MAP/0123/P005/06	Nr rys: 3
rysunku	RZUT C.O.		Skala: 1:50

UWAGA:
Prawa Autorskie zastrzeżone - Zespół Projektowy Kontrapunkt
Wszystkie wymiary należy sprawdzić na budowie!
W przypadku użycia nazwy produktu bądź producenta dopuszcza się zastosowanie materiału równoważnego pod względem parametrów technicznych i funkcji jakie ma służyć.