


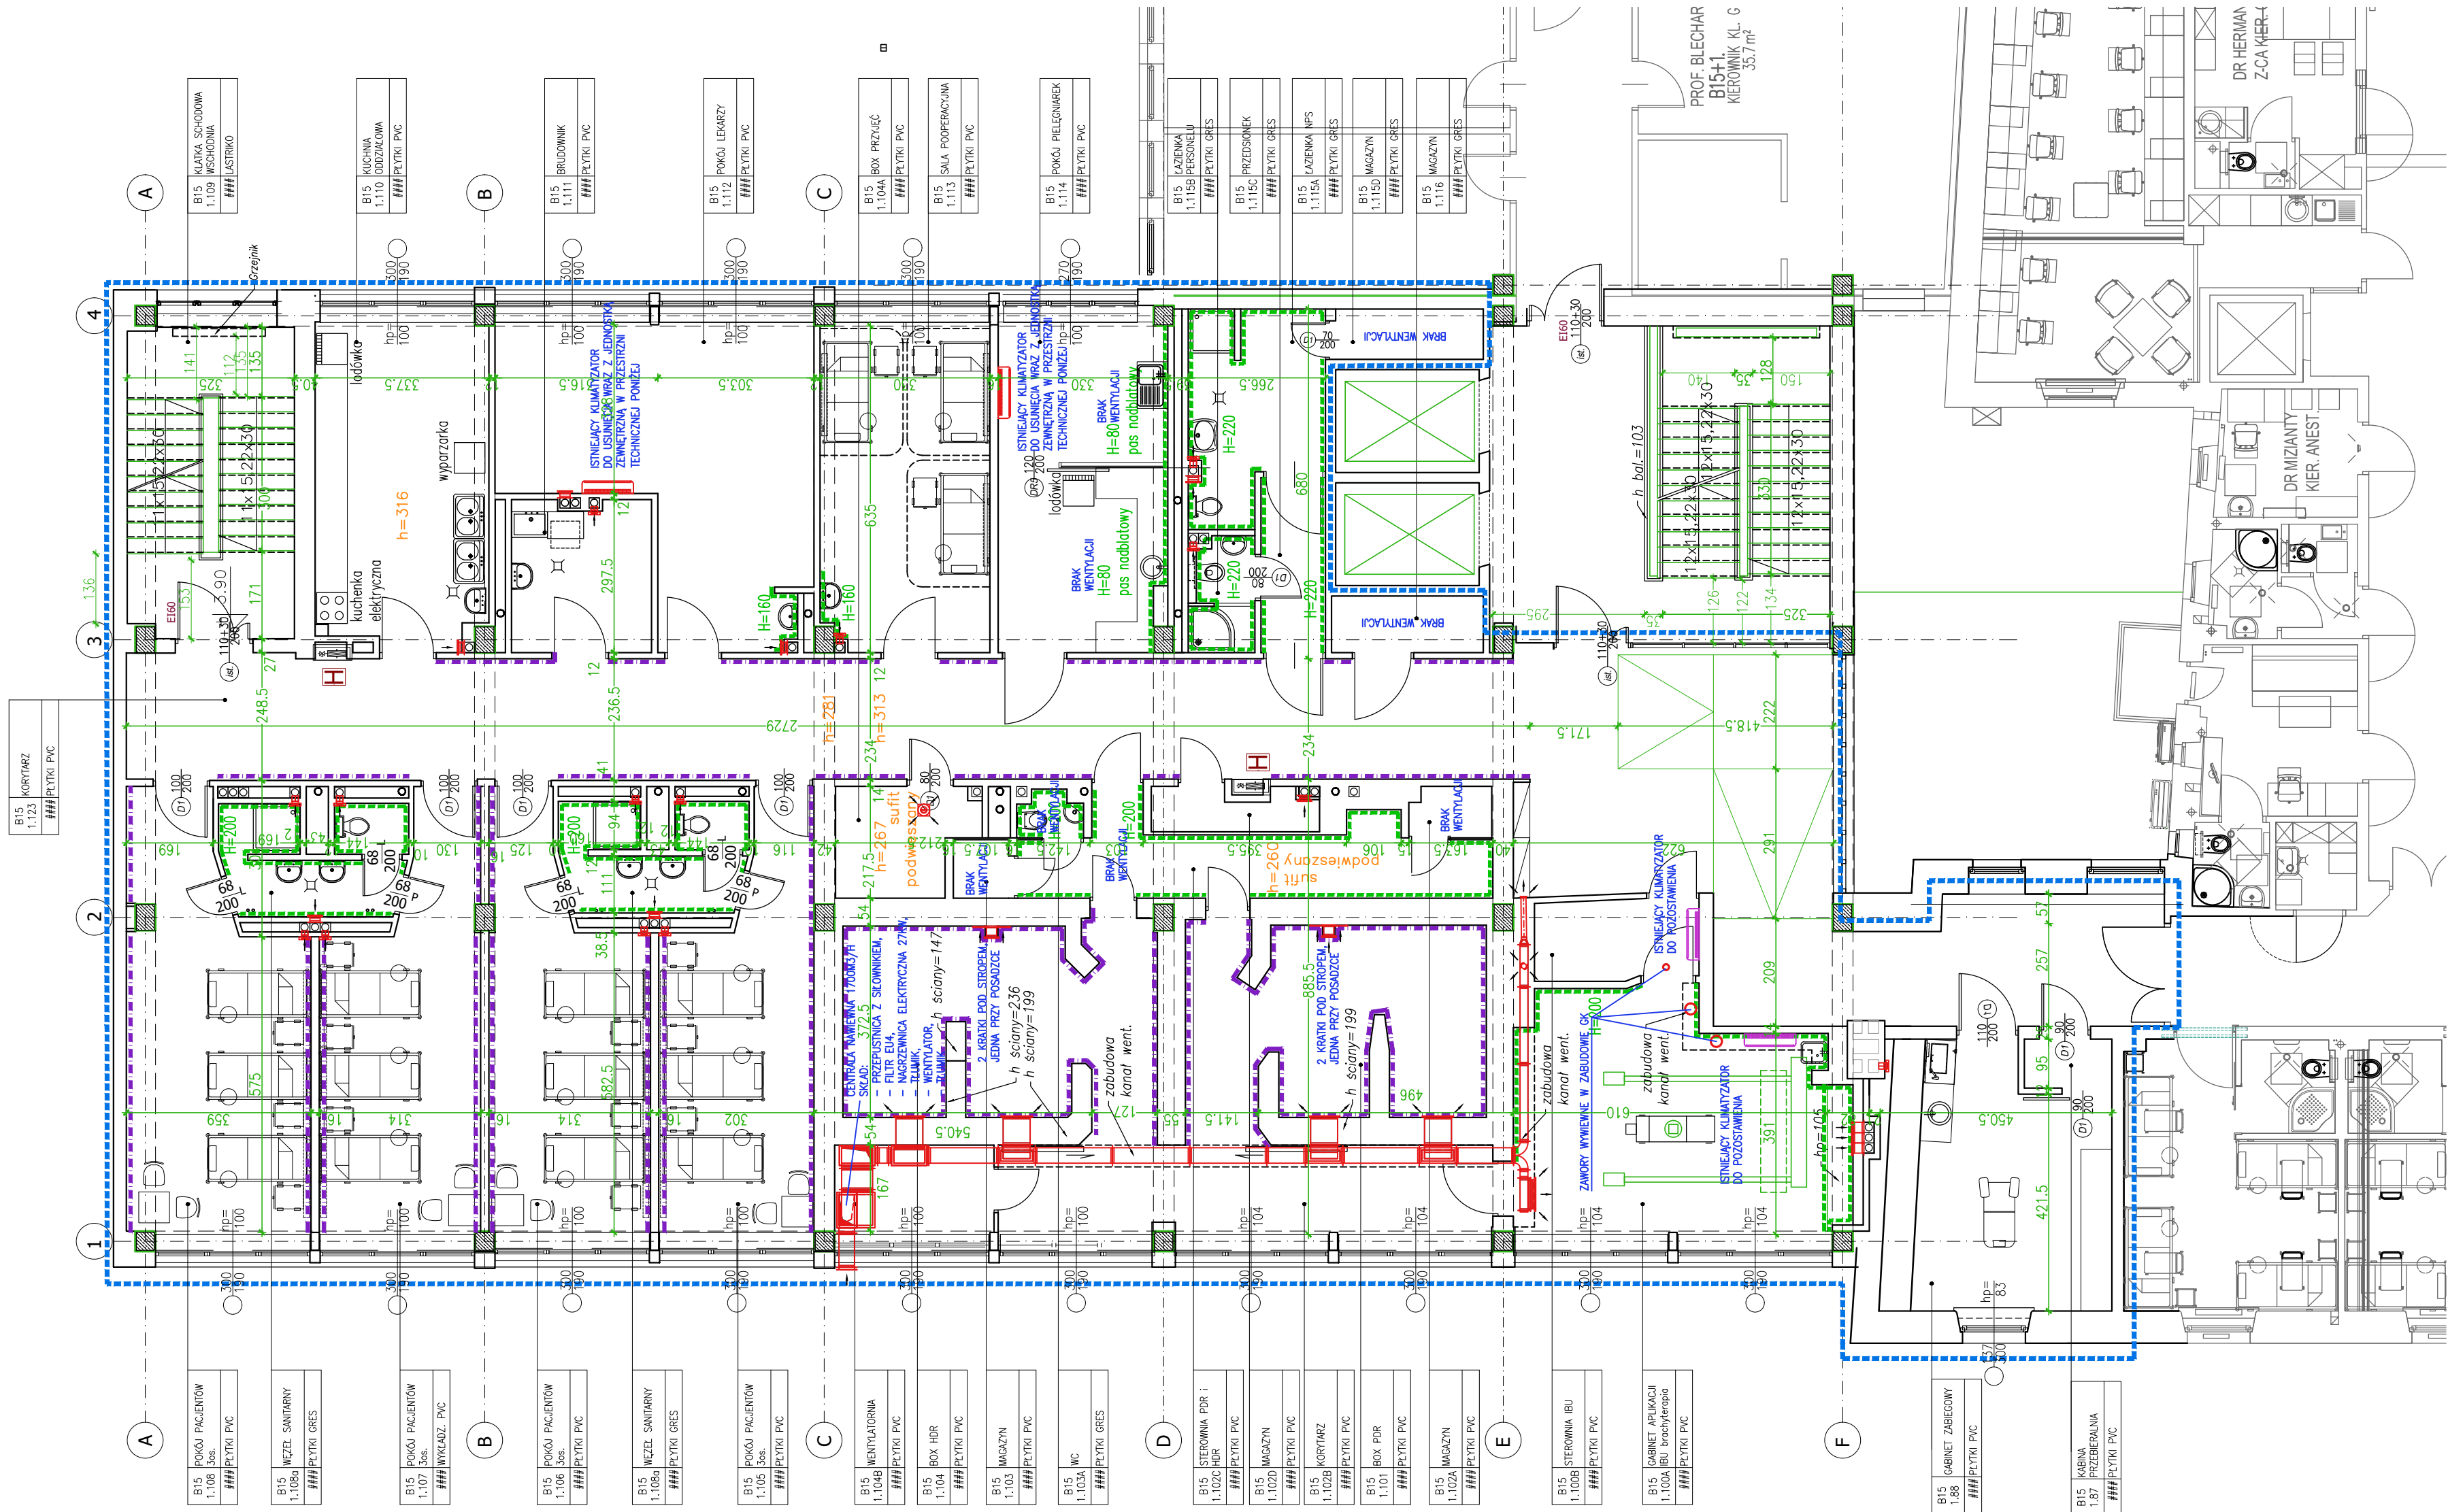

Obiekt	Narodowy Instytut Onkologii Państwowy Instytut Badawczy im. M. Skłodowskiej Curie Oddział w Krakowie KLINIKA GINEKOLOGII ONKOLOGICZNEJ 1 PIĘTRO	
inwestor	Narodowy Instytut Onkologii Państwowy Instytut Badawczy im. M. Skłodowskiej Curie Oddział w Krakowie	Data 05.2020
Lokalizacja	ul. Garncarska 15, 31-115 Krakow	
Aktualizacja	mgr inż. arch. Agnieszka Dudzińska	074/2007

ZAKRES OPRACOWANIA

ściany istniejące

plytki gres ściennie
wysokość - płytki gres ściennie
H=200

odbojniki ściennie

h=313 wysokość pomieszczenia

H

HYDRANT WNEKOWY 25

LEGENDA WENTYLACJA:

– wentylator ścienny

– kratka wentylacyjna ścienna

– istniejące instalacje wentylacyjne do demontażu

– istniejące instalacje wentylacyjne do pozostawienia

Obiekt	Centrum Onkologii Instytut im. M. Skłodowskiej Curie Oddział w Krakowie KLINIKA GINEKOLOGII ONKOLOGICZNEJ 1 PIĘTRO		Nr projektu 18-01/1
inwestor	Centrum Onkologii Instytut M. Skłodowskiej-Curie ul. Garncarska 11, 31-115 Kraków	Data 02.2018	
Lokalizacja	ul. Garncarska 15, 31-115 Krakow		
Branża	ARCHITEKTURA		rewizja
Faza	Projekt Wykonawczy	nr upr. arch. bez ogr.	podpis
Projektant	mgr inż. arch. Ewa Dobrucka	297/2000	
Współpraca	mgr inż. arch. Miłosz Sanetra	038/2009	
	mgr inż. arch. Lucyna Serafin Farah	051/2009	
	mgr inż. arch. Tomasz Rudnik	W/39/2010	
Sprawdzający	mgr inż. arch. Louay Farah	043/10	
Treść rysunku	RZUT PIĘTRA 1 STAN ISTNIEJĄCY		Nr rys: 1 Skala: 1:100

UWAGA:
Prawa Autorskie zastrzeżone – Zespół Projektowy Kontrapunkt
Wszystkie wymiary należy sprawdzić na budowie!
W przypadku użycia nazwy produktu bądź producenta dopuszcza się zastosowanie materiału równoważnego pod względem parametrów technicznych i funkcji jakiej ma służyć.