


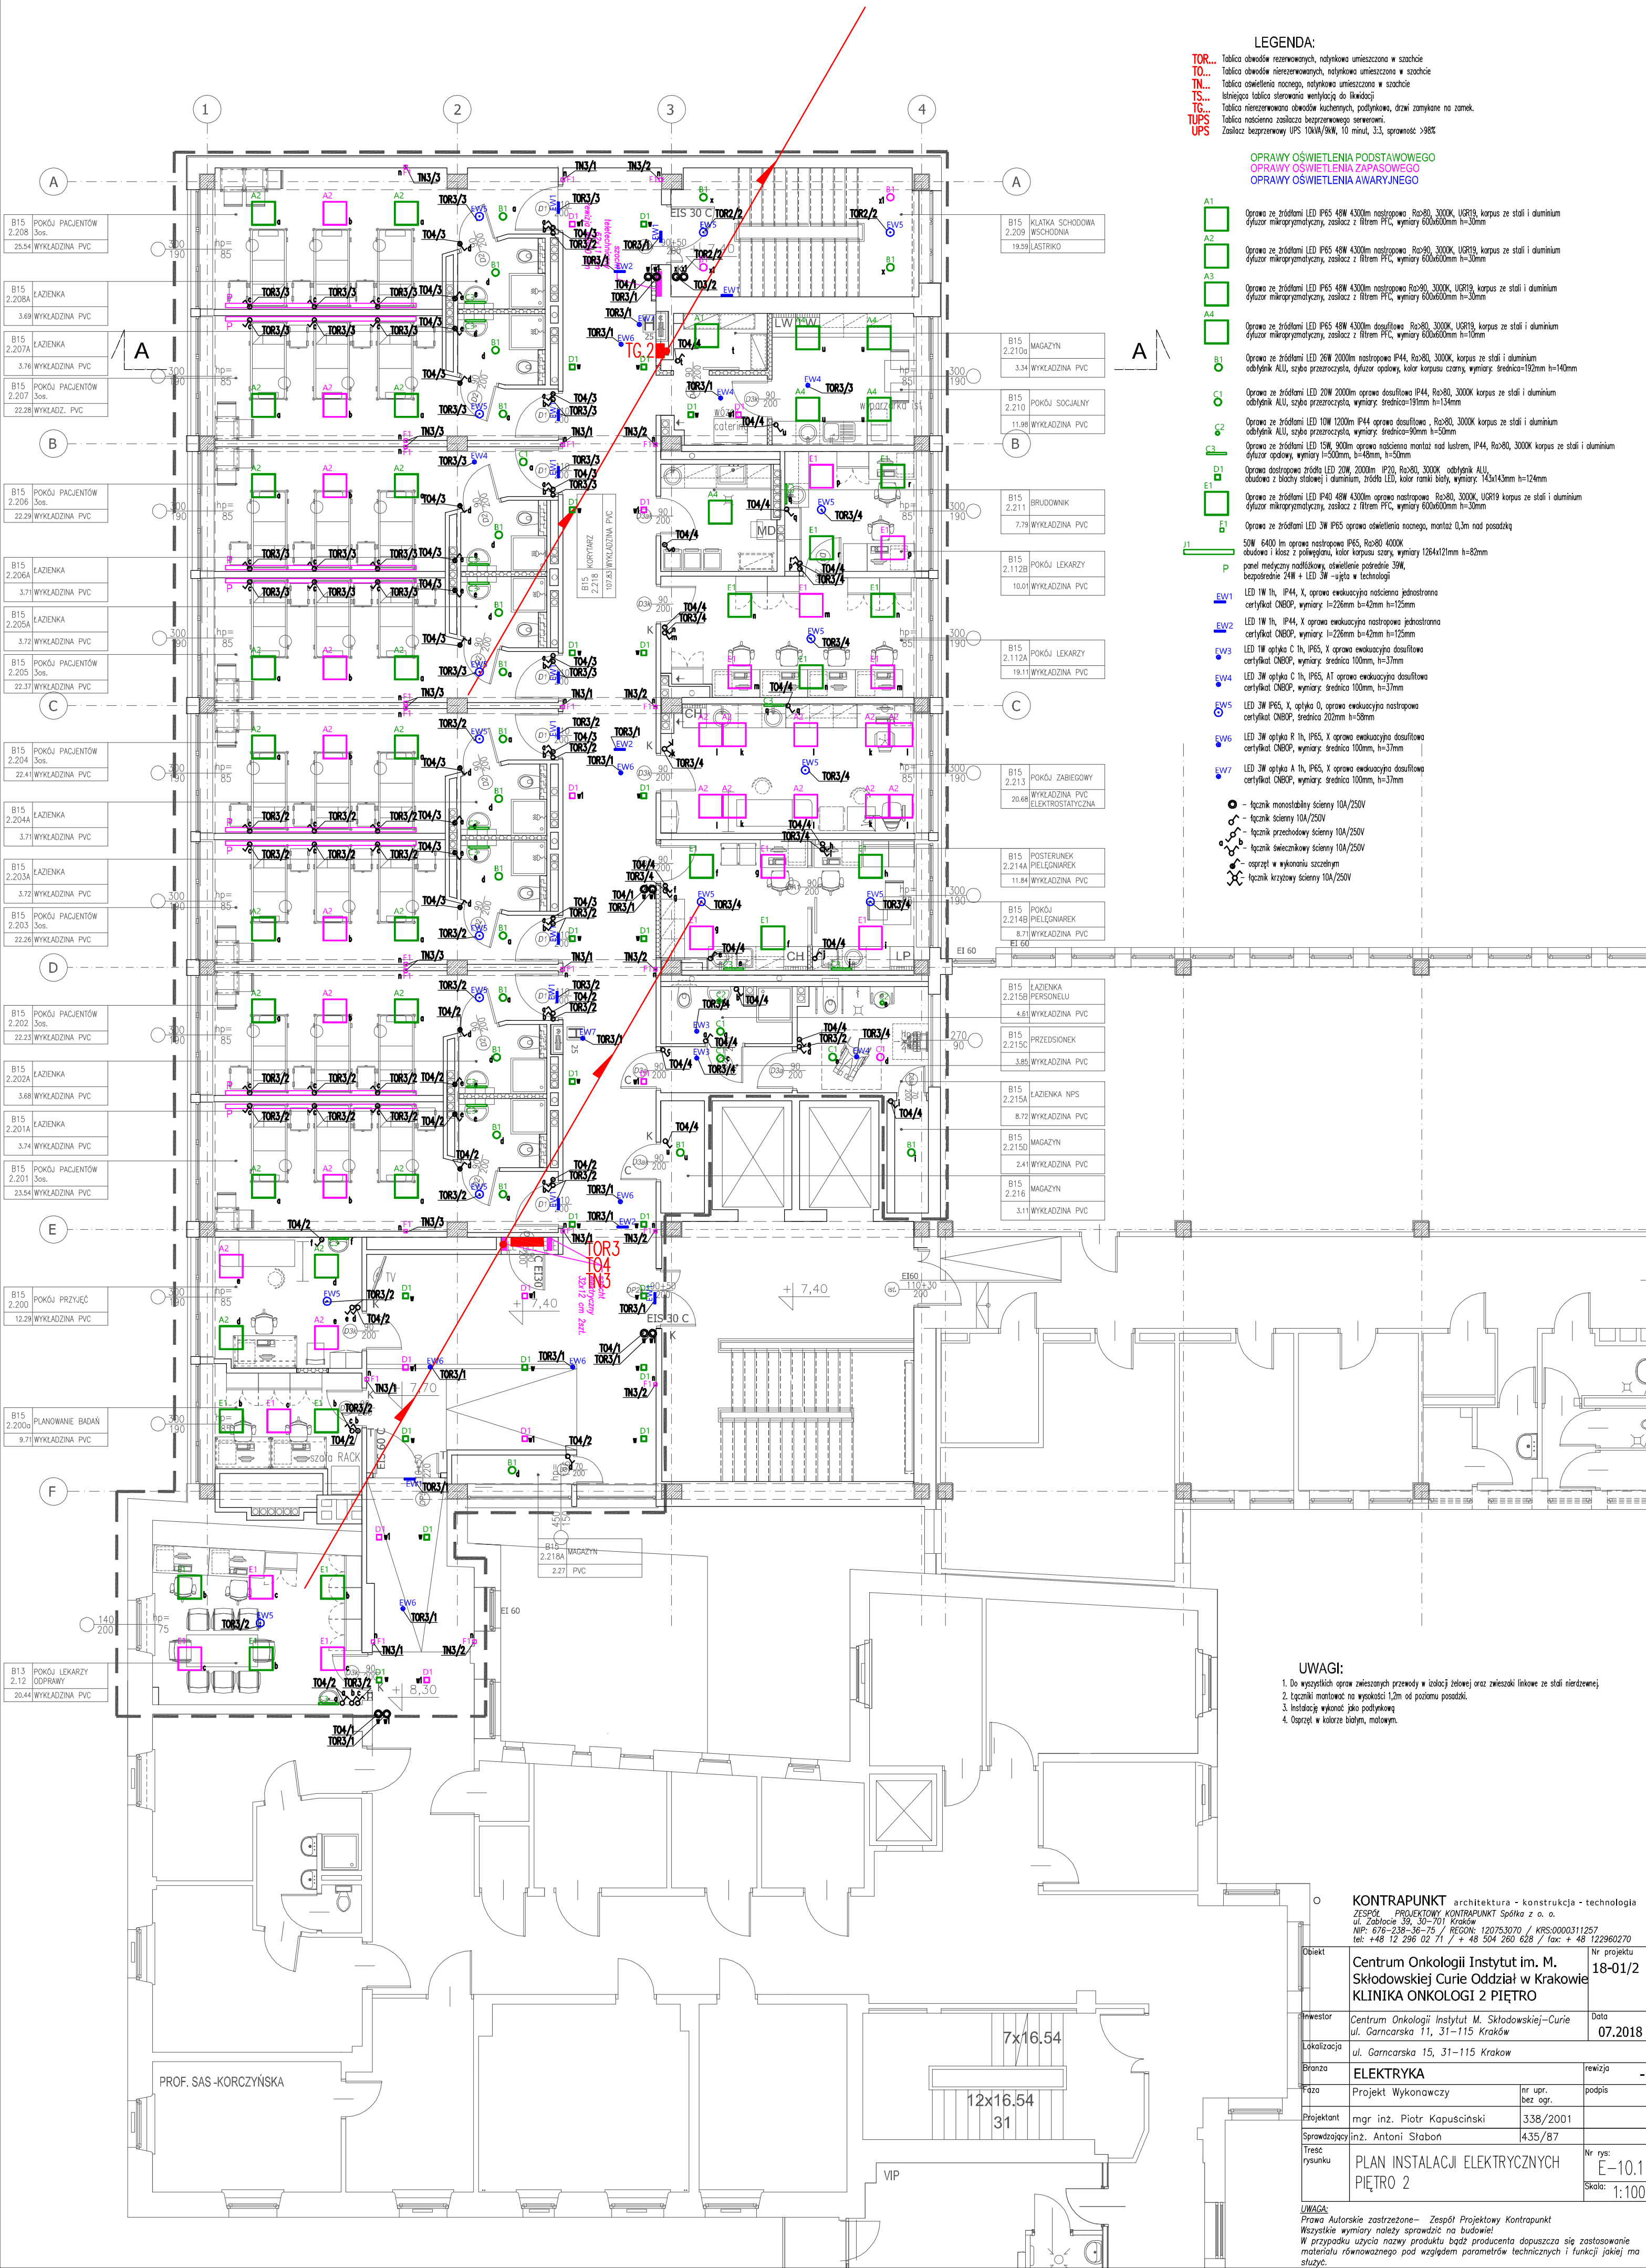

LEGENDA:

TOR... Tablica obwodów rezerwowanych, natynkowa umieszczona w szachcie
TO... Tablica obwodów nierzzerwanych, natynkowa umieszczona w szachcie
TN... Tablica oświetlenia nocnego, natynkowa umieszczona w szachcie
TS... Istniejąca tablica sterowania wentylacją do klimatyzacji
TG... Tablica nierzzerwowa obwodów kuchennych, podtynkowa, drzwi zamknięte na zamek
TUPS... Tablica naścienna zasilacza bezprzewodowego serwera
UPS... Zasilacz bezprzewodowy UPS 10kVA/9kVA, 10 min, 3,3, sprawność >98%

OPRAWY OŚWIETLENIA PODSTAWOWEGO
OPRAWY OŚWIETLENIA ZAPASOWEGO
OPRAWY OŚWIETLENIA AWARYJNEGO

- A1  Oprawa ze żrótłami LED IP65 48W 4300lm nastropowa, Ra>80, 3000K, UGR19, korpus ze stali i aluminium
dyfuzor mikroporymatyczny, zasilacz z filtrem PFC, wymiary 600x600mm h=30mm
- A2  Oprawa ze żrótłami LED IP65 48W 4300lm nastropowa, Ra>80, 3000K, UGR19, korpus ze stali i aluminium
dyfuzor mikroporymatyczny, zasilacz z filtrem PFC, wymiary 600x600mm h=30mm
- A3  Oprawa ze żrótłami LED IP65 48W 4300lm nastropowa, Ra>80, 3000K, UGR19, korpus ze stali i aluminium
dyfuzor mikroporymatyczny, zasilacz z filtrem PFC, wymiary 600x600mm h=30mm
- A4  Oprawa ze żrótłami LED IP65 48W 4300lm do sufitu, Ra>80, 3000K, UGR19, korpus ze stali i aluminium
dyfuzor mikroporymatyczny, zasilacz z filtrem PFC, wymiary 600x600mm h=30mm
- B1  Oprawa ze żrótłami LED 26W 2000lm nastropowa IP44, Ra>80, 3000K, korpus ze stali i aluminium
odbytnik ALU, szpała przezroczysta, dyfuzor opalowy, kolor korpusu czarny, wymiary: średnica=192mm h=140mm
- C1  Oprawa ze żrótłami LED 20W 2000lm oprawa do sufitu IP44, Ra>80, 3000K korpus ze stali i aluminium
odbytnik ALU, szpała przezroczysta, wymiary: średnica=181mm h=134mm
- C2  Oprawa ze żrótłami LED 10W 1200lm IP44 oprawa do sufitu, Ra>80, 3000K korpus ze stali i aluminium
odbytnik ALU, szpała przezroczysta, wymiary: średnica=90mm h=50mm
- C3  Oprawa ze żrótłami LED 15W, 900lm oprawa naścienna montaż nad lustrem, IP44, Ra>80, 3000K korpus ze stali i aluminium
dyfuzor opalowy, wymiary l=500mm, b=42mm, h=50mm
- D1  Oprawa dostraszona żrótła LED 20W, 2000lm IP20, Ra>80, 3000K, odbytnik ALU,
dusznawa z błyszczącoj i aluminium, żrótła LED, kolor ramki biały, wymiary: 143x143mm h=124mm
- E1  Oprawa ze żrótłami LED 3W IP65 oprawa oświetlenia nocnego, montaż 0,3m nad posadzką
- J1  50W 6400 lm oprawa nastropowa IP65, Ra>80 4000K
obudowa i klasz z poliwęglanu, kolor korpusu szary, wymiary 126x121mm h=82mm
- P  panel medyczny nadświetlający, oświetlenie pośrednie 30W,
bezpłonne 24W + LED 3W -ujęto w technologii
- EW1  LED 1W 1h, IP44, X, oprawa ewakuacyjna naścienna jednostronna
certyfikat CNBP, wymiary: l=226mm b=42mm h=125mm
- EW2  LED 1W 1h, IP44, X oprawa ewakuacyjna nastropowa jednostronna
certyfikat CNBP, wymiary: l=226mm b=42mm h=125mm
- EW3  LED 1W opłyka C 1h, IP65, X oprawa ewakuacyjna do sufitowa
certyfikat CNBP, wymiary: średnica 100mm, h=37mm
- EW4  LED 3W opłyka C 1h, IP65, AT oprawa ewakuacyjna do sufitowa
certyfikat CNBP, wymiary: średnica 100mm, h=37mm
- EW5  LED 3W IP65, X, opłyka O, oprawa ewakuacyjna nastropowa
certyfikat CNBP, średnica 202mm h=58mm
- EW6  LED 3W opłyka R 1h, IP65, X oprawa ewakuacyjna do sufitowa
certyfikat CNBP, wymiary: średnica 100mm, h=37mm
- EW7  LED 3W opłyka A 1h, IP65, X oprawa ewakuacyjna do sufitowa
certyfikat CNBP, wymiary: średnica 100mm, h=37mm
-  - łącznik monostabilny ścienny 10A/250V
-  - łącznik ścienny 10A/250V
-  łącznik przewodowy ścienny 10A/250V
-  łącznik świecznikowy ścienny 10A/250V
-  osprzęt w wykonaniu szczelnym
-  łącznik krzyżowy ścienny 10A/250V

UWAGI:

- Do wszystkich opraw zwieszanych przewody w izolacji żelowej oraz zwieszaki linkowe ze stali nierdzewnej.
- Łączniki montować na wysokości 1,2m od poziomu posadzki.
- Instalację wykonać jako podtynkową.
- Osprzęt w kolorze białym, matowym.

KONTRAPUNKT architektura - konstrukcja - technologia
ZESPÓŁ PROJEKTOWY KONTRAPUNKT Spółka z o.o.
ul. Zabłocie 39, 50-701 Kraków
NIP: 676-236-36-75 / REGON: 120753070 / KRS:0000311257
tel: +48 12 296 02 71 / + 48 504 280 628 / fax: + 48 122960270

Obiekt	Centrum Onkologii Instytut im. M. Skłodowskiej-Curie Oddział w Krakowie KLINIKA ONKOLOGII 2 PIĘTRO	Nr projektu 18-01/2
Investor	Centrum Onkologii Instytut M. Skłodowskiej-Curie ul. Garncarska 11, 31-115 Kraków	Data 07.2018
Lokalizacja	ul. Garncarska 15, 31-115 Kraków	
Branża	ELEKTRYKA	rewizja
Typ	Projekt Wykonawczy	nr upr. bez ogr.
Projektant	mgr inż. Piotr Kapuściński	338/2001
Sprawdzący/inż.	Antoni Stabon	435/87
Treść rysunku	PLAN INSTALACJI ELEKTRYCZNYCH PIĘTRO 2	Nr rys. E-10.1 Skala: 1:100

UWAGA:
Prawa Autorskie zastrzeżone- Zespół Projektowy Kontrapunkt
Wszystkie wymiary należy sprawdzić na budowie!
W przypadku użycia nazwy produktu bądź producenta dopuszcza się zastosowanie
materiału równoważnego pod względem parametrów technicznych i funkcji jakiej ma
służyć.