


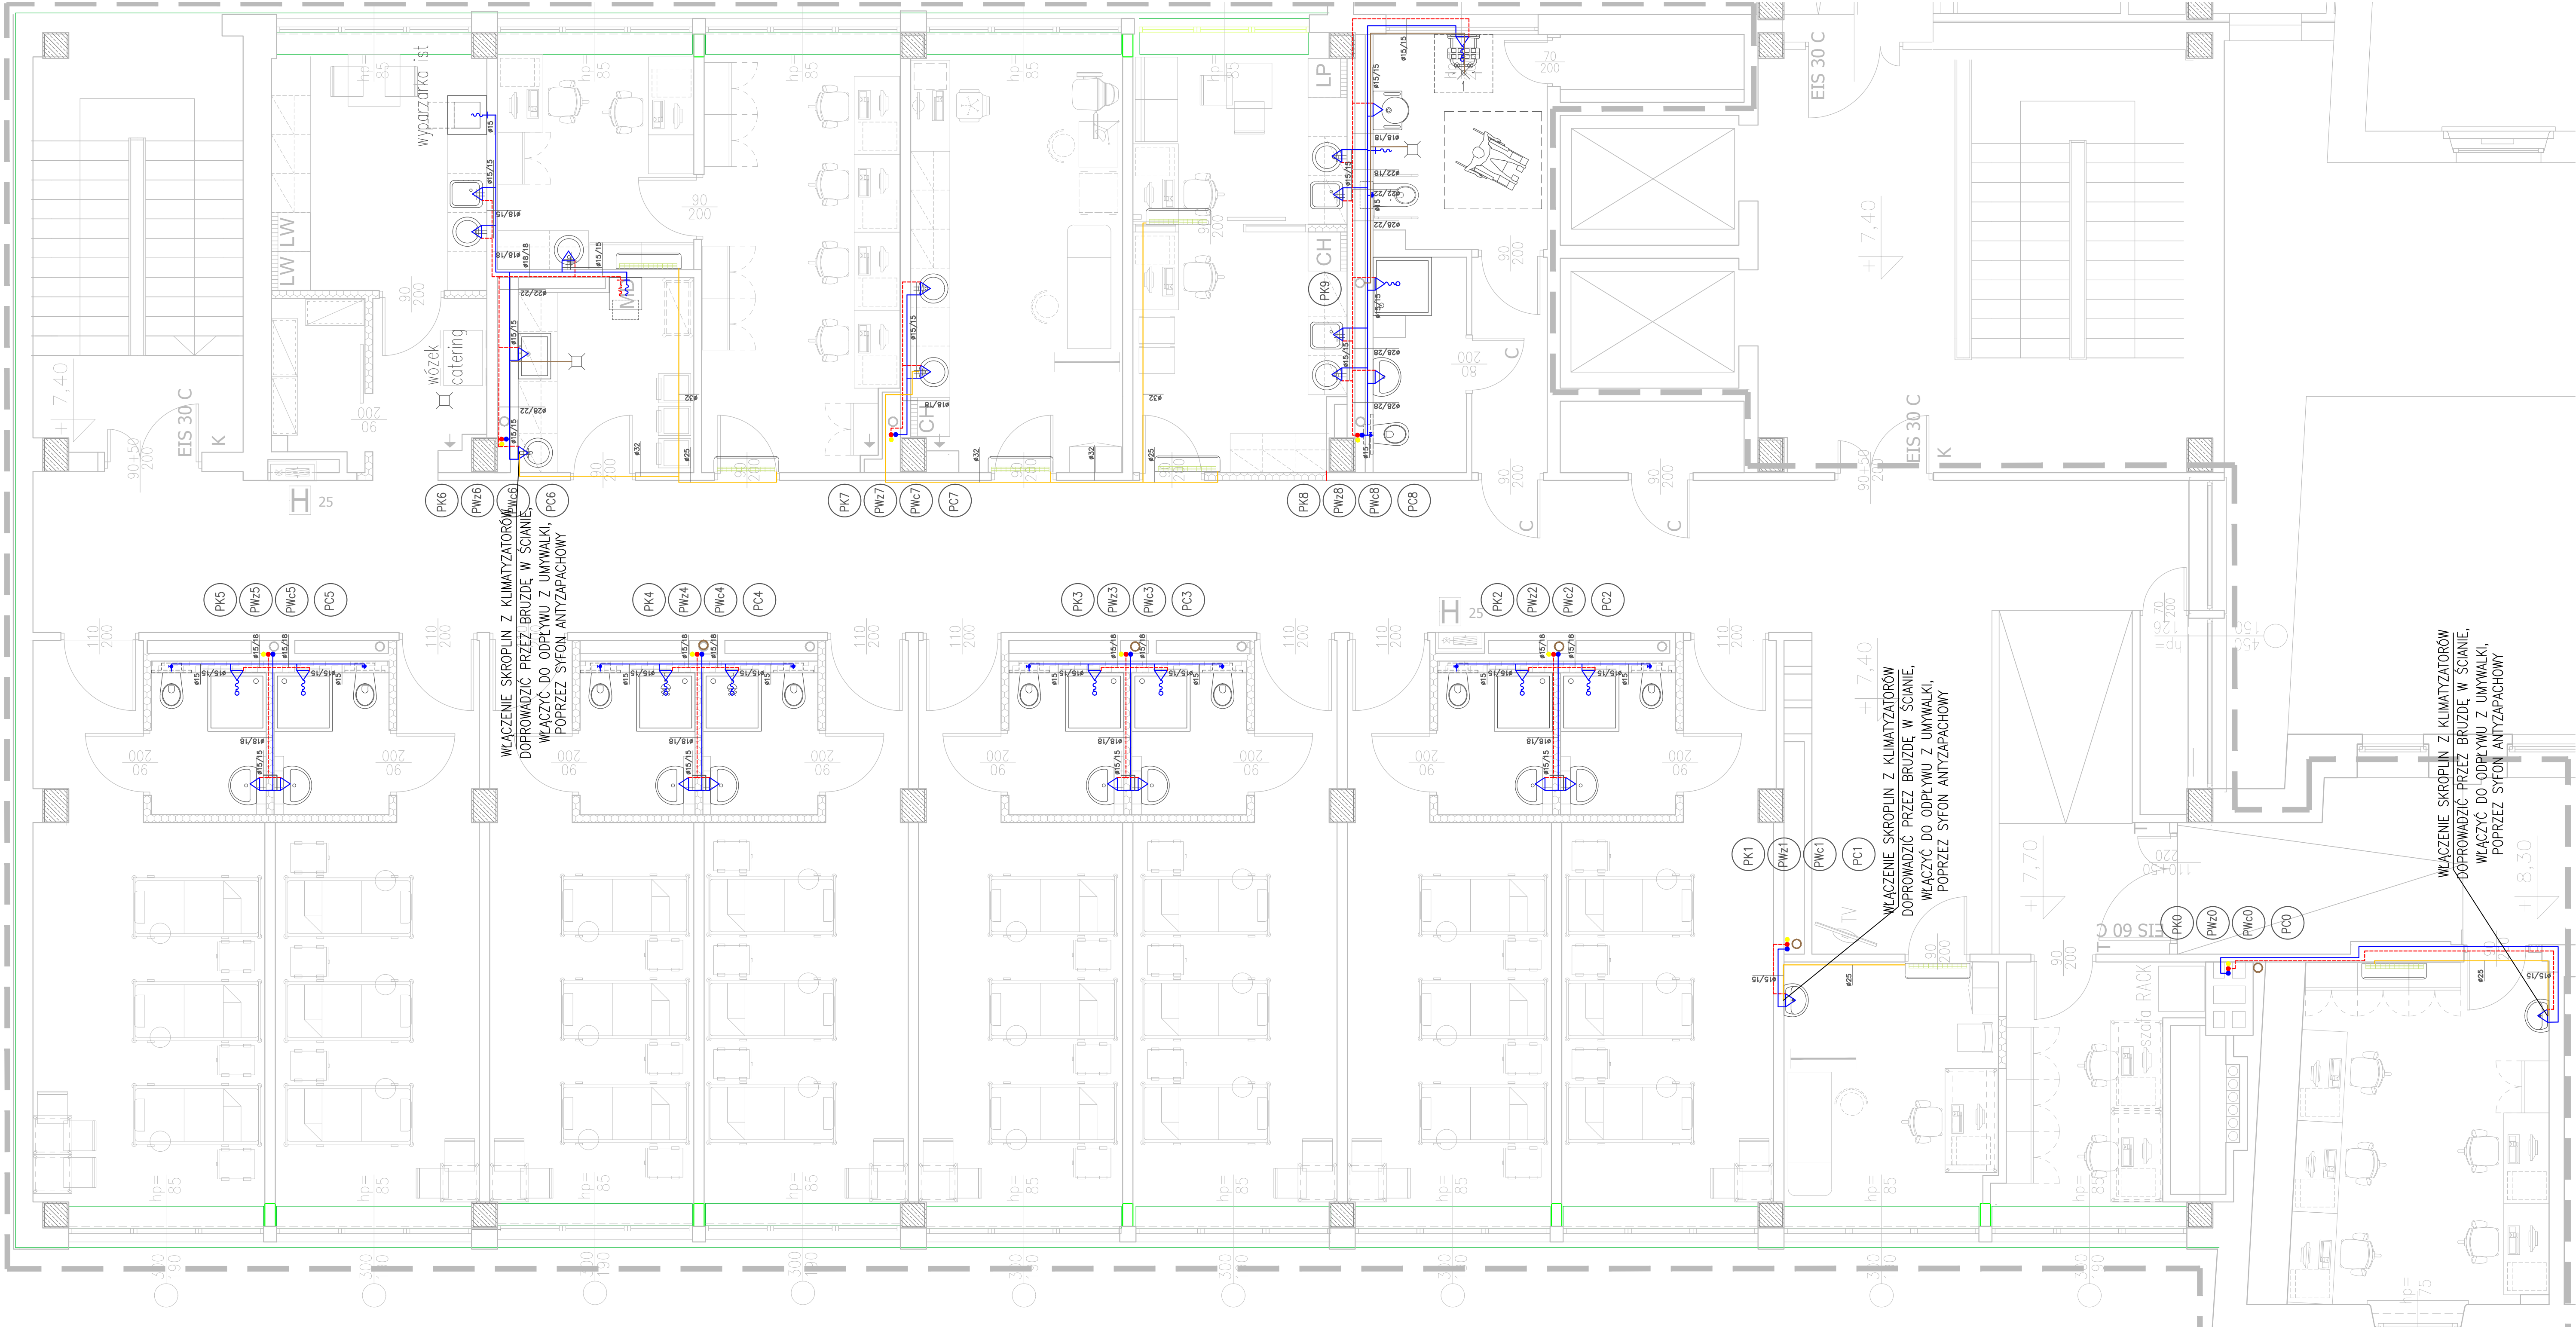

LEGENDA:

- PK ISTNIEJĄCY PION KANALIZACJI
- PK PROJEKTOWANY PION WODY ZIMNEJ
- PK PROJEKTOWANY PION WODY CIEPŁEJ
- PK PROJEKTOWANY PION WODY CYRKULACYJNEJ

- - - - - PROJ. RUR. WODY ZIMNEJ
- PROJ. RUR. WODY CIEPŁEJ
- PROJ. POZIOMY KANALIZACJI SANITARNEJ
- PROJ. RUR. ODPROWADZENIA SKROPLIN

KONTRAPUNKT architektura - konstrukcja - technologia			
ZESPÓŁ PROJEKTOWY KONTRAPUNKT Spółka z o.o.			
ul. Galicja 15, 31-115 Kraków			
NIP: 676-238-36-75 / REGON: 120753070 / KRS: 0000311257			
tel: +48 12 296 02 71 / +48 504 200 638 / fax: +48 12 296 02 70			
Obiekt	Centrum Onkologii Instytut im. M. Skłodowskiej-Curie Oddział w Krakowie		Nr projektu
Inwestor	Centrum Onkologii Instytut im. M. Skłodowskiej-Curie		Data
Lokalizacja	ul. Garncarska 11, 31-115 Kraków		02.2018
Branda	INSTALACJE WOD-KAN, C.O.		rewizja
Faza	Projekt Wykonawczy	nr upr.	podpis
Projektant	inż. Marek Tarada	BPP 8388-289/79	
Współpraca	mgr inż. Paweł Karwacki		
Sprawdzący inż.	Rafał Woźnica	MAP/0123/P005/06	Nr rys.
Treść rysunku	RZUT WOD-KAN		1
			Skala: 1:50

UWAGA:
Prawa Autorskie zastrzeżone - Zespół Projektowy Kontrapunkt
Wszystkie wymiary należy sprawdzić na budowie
W przypadku użycia nazwy produktu bądź producenta dopuszcza się zastosowanie materiału równoważnego pod względem parametrów technicznych i funkcji jakie ma służyć.