


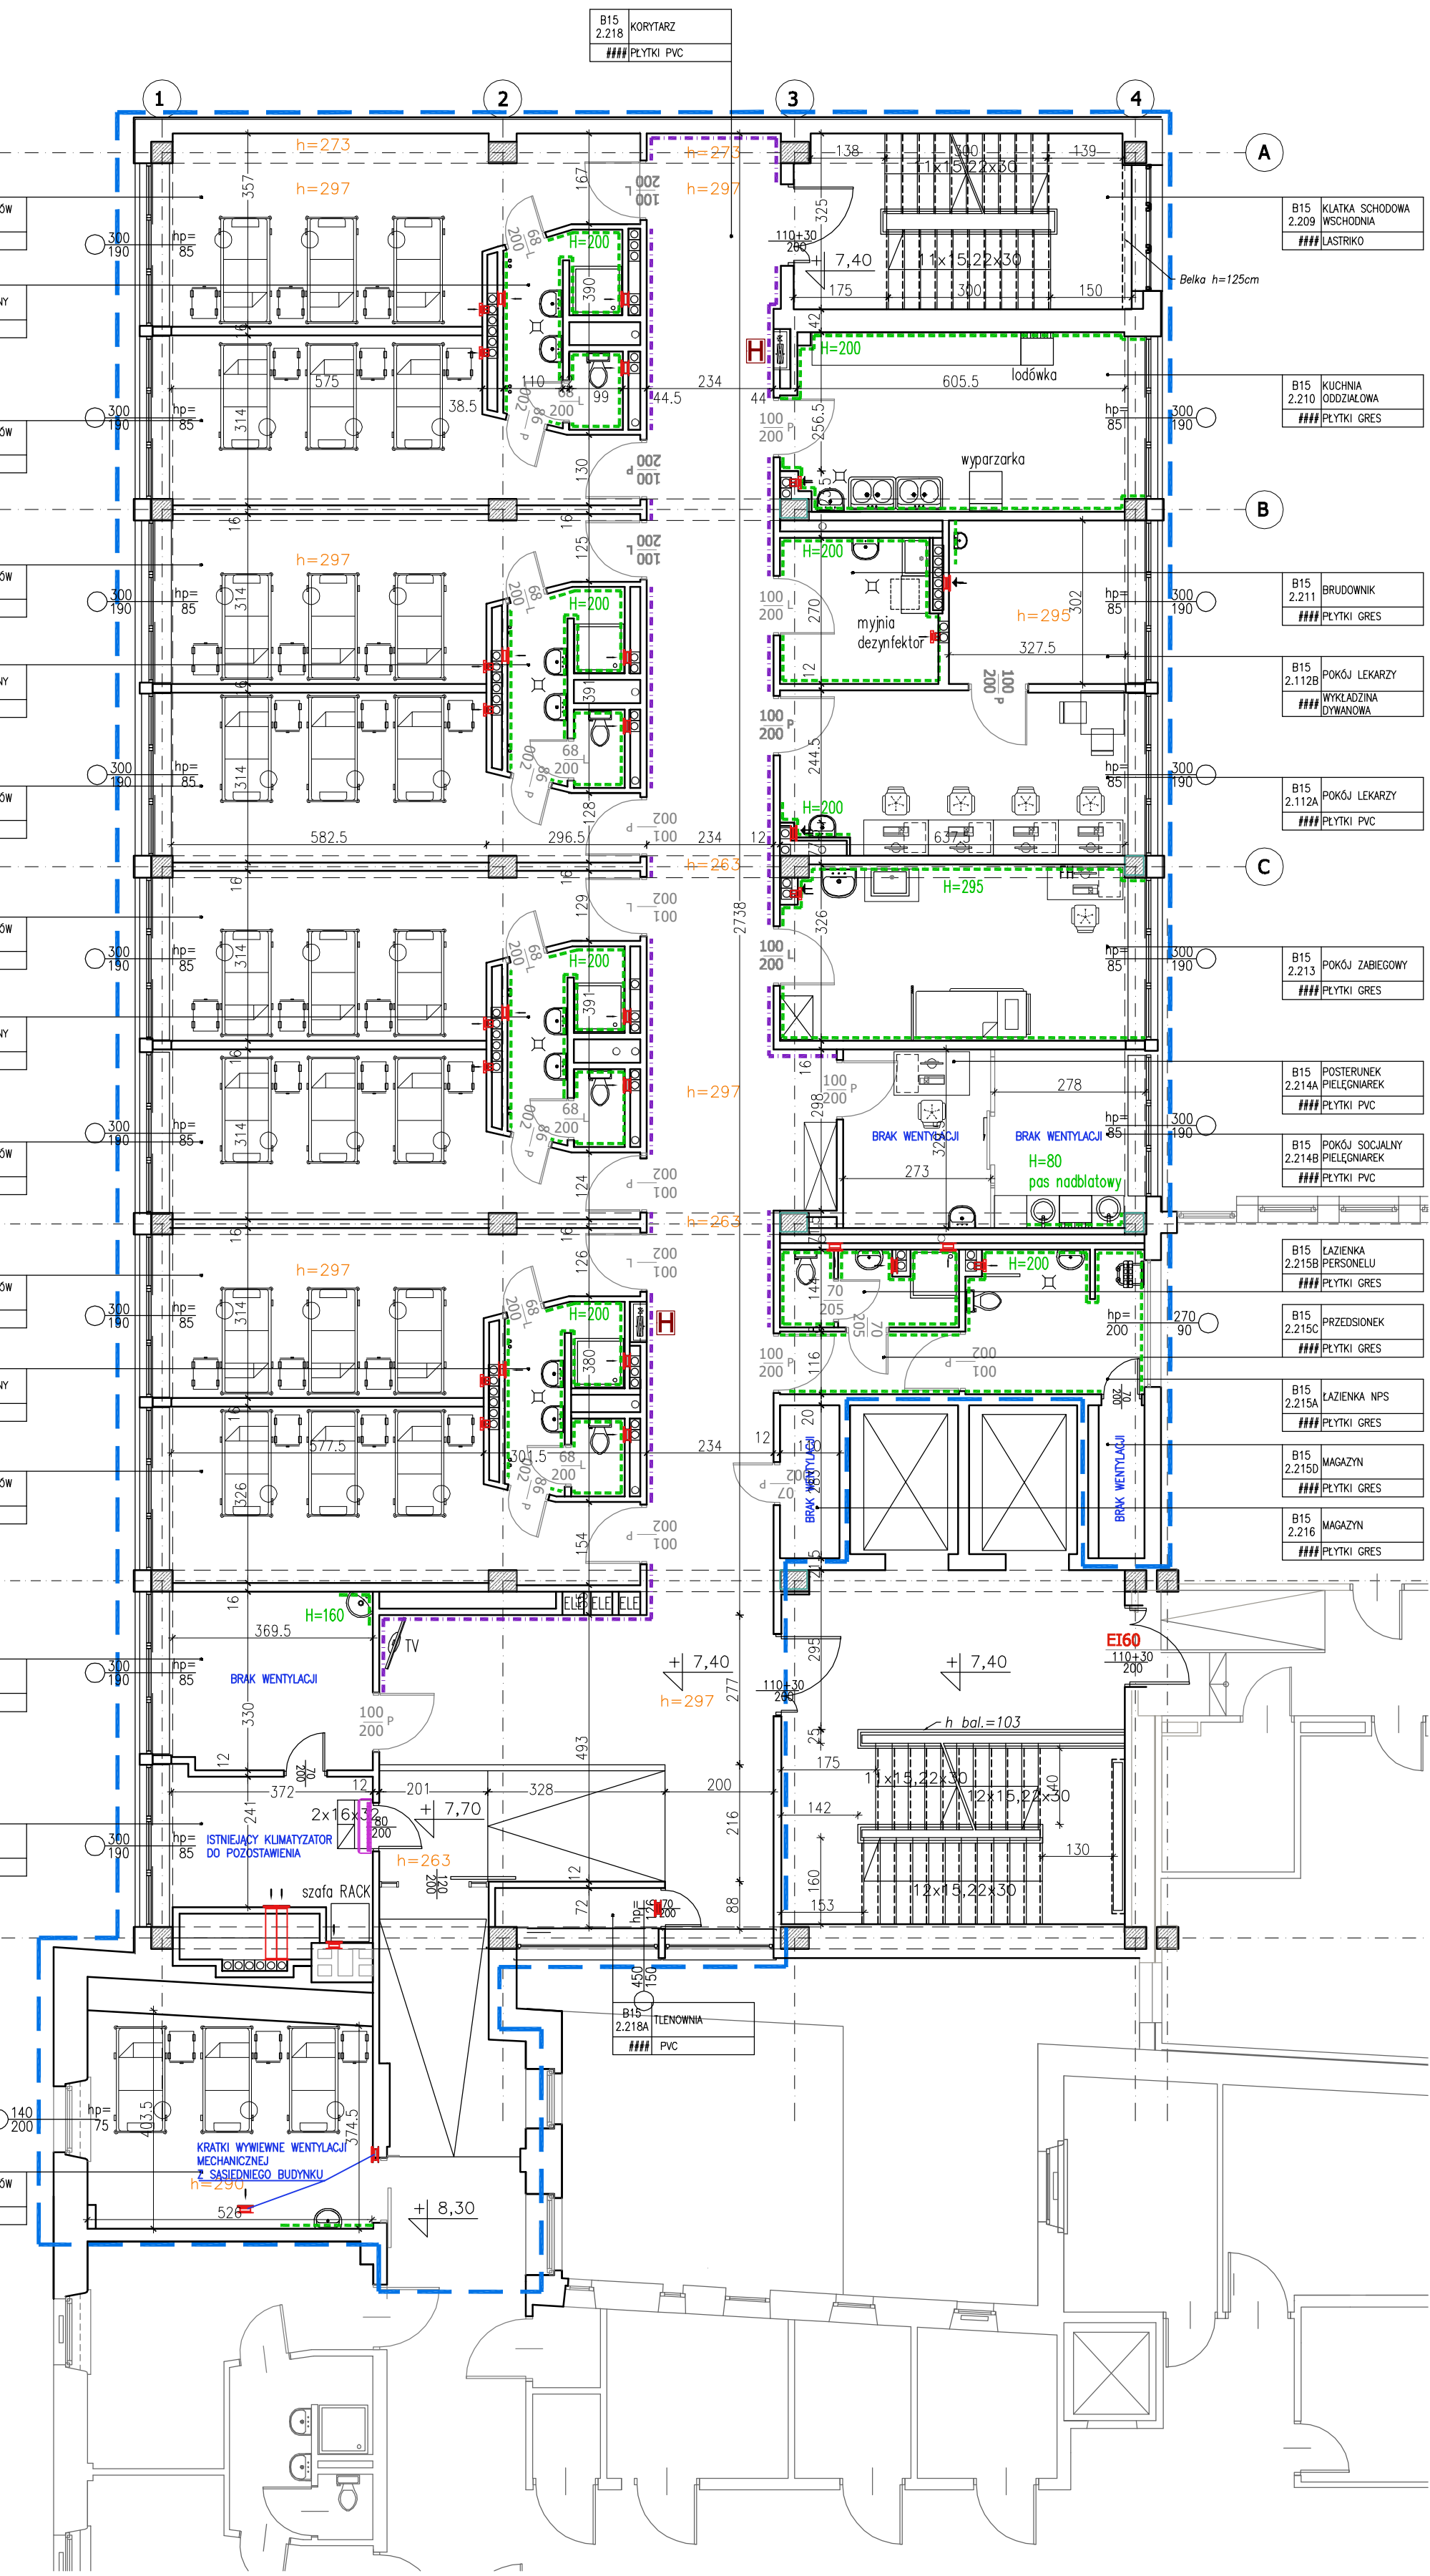

LEGENDA WENTYLACJI:

- wentylator ścienny
- kratka wentylacyjna ścienna
- istniejące instalacje wentylacyjne do demontażu
- istniejące instalacje wentylacyjne do pozostawienia

ZAKRES OPRACOWANIA

- ściany istniejące

- płyty gres ściągane

- H=200

- wysokość - płyty gres ściągane

- odbijniki ściągane

- wysokość pomieszczenia

- H=313

- HYDRANT WNEKOWY 25

KONTRAPIUNKT architektura - konstrukcja - technologia

ZESPÓŁ PROJEKTOWY: KONTRAPIUNKT Spółka z o.o.
ul. Górczowska 15, 31-115 Kraków
NIP: 676-238-36-75 / REGON: 120753070 / KRS: 0000311257
tel: +48 12 296 02 71 / +48 504 260 628 / fax: +48 122960270

Obiekt: Centrum Onkologii Instytut im. M. Skłodowskiej-Curie
ul. Górczowska 11, 31-115 Kraków
Data: 02.2018

Investor: Centrum Onkologii Instytut im. M. Skłodowskiej-Curie
ul. Górczowska 11, 31-115 Kraków

Lokalizacja: ul. Górczowska 15, 31-115 Kraków

Bransza: ARCHITEKTURA

Faza: Projekt Wykonawczy

Projektant: mgr inż. arch. Ewa Dobrucka 297/2000

Współpraca: mgr inż. arch. Miłosz Sametko 038/2009
mgr inż. arch. Lucyna Srota-Faroh 051/2009
mgr inż. arch. Tomasz Rudnik W/39/2010

Specjalizacja: mgr inż. arch. Louay Farah 043/10

Termin: 04.3/10

Stan: Rzut Piętra 2

Stan: STAN ISTNIEJĄCY

Skala: 1:100

UWAGA: Prawa Autorskie zastrzeżone - Zespół Projektowy kontrpunkt
Wszystkie wymiary należy sprawdzić na budowie!
W przypadku użycia nazwy produktu bądź producenta dopuszcza się zastosowanie
materiału równoważnego pod względem parametrów technicznych i funkcji (jakej ma
służyć).