


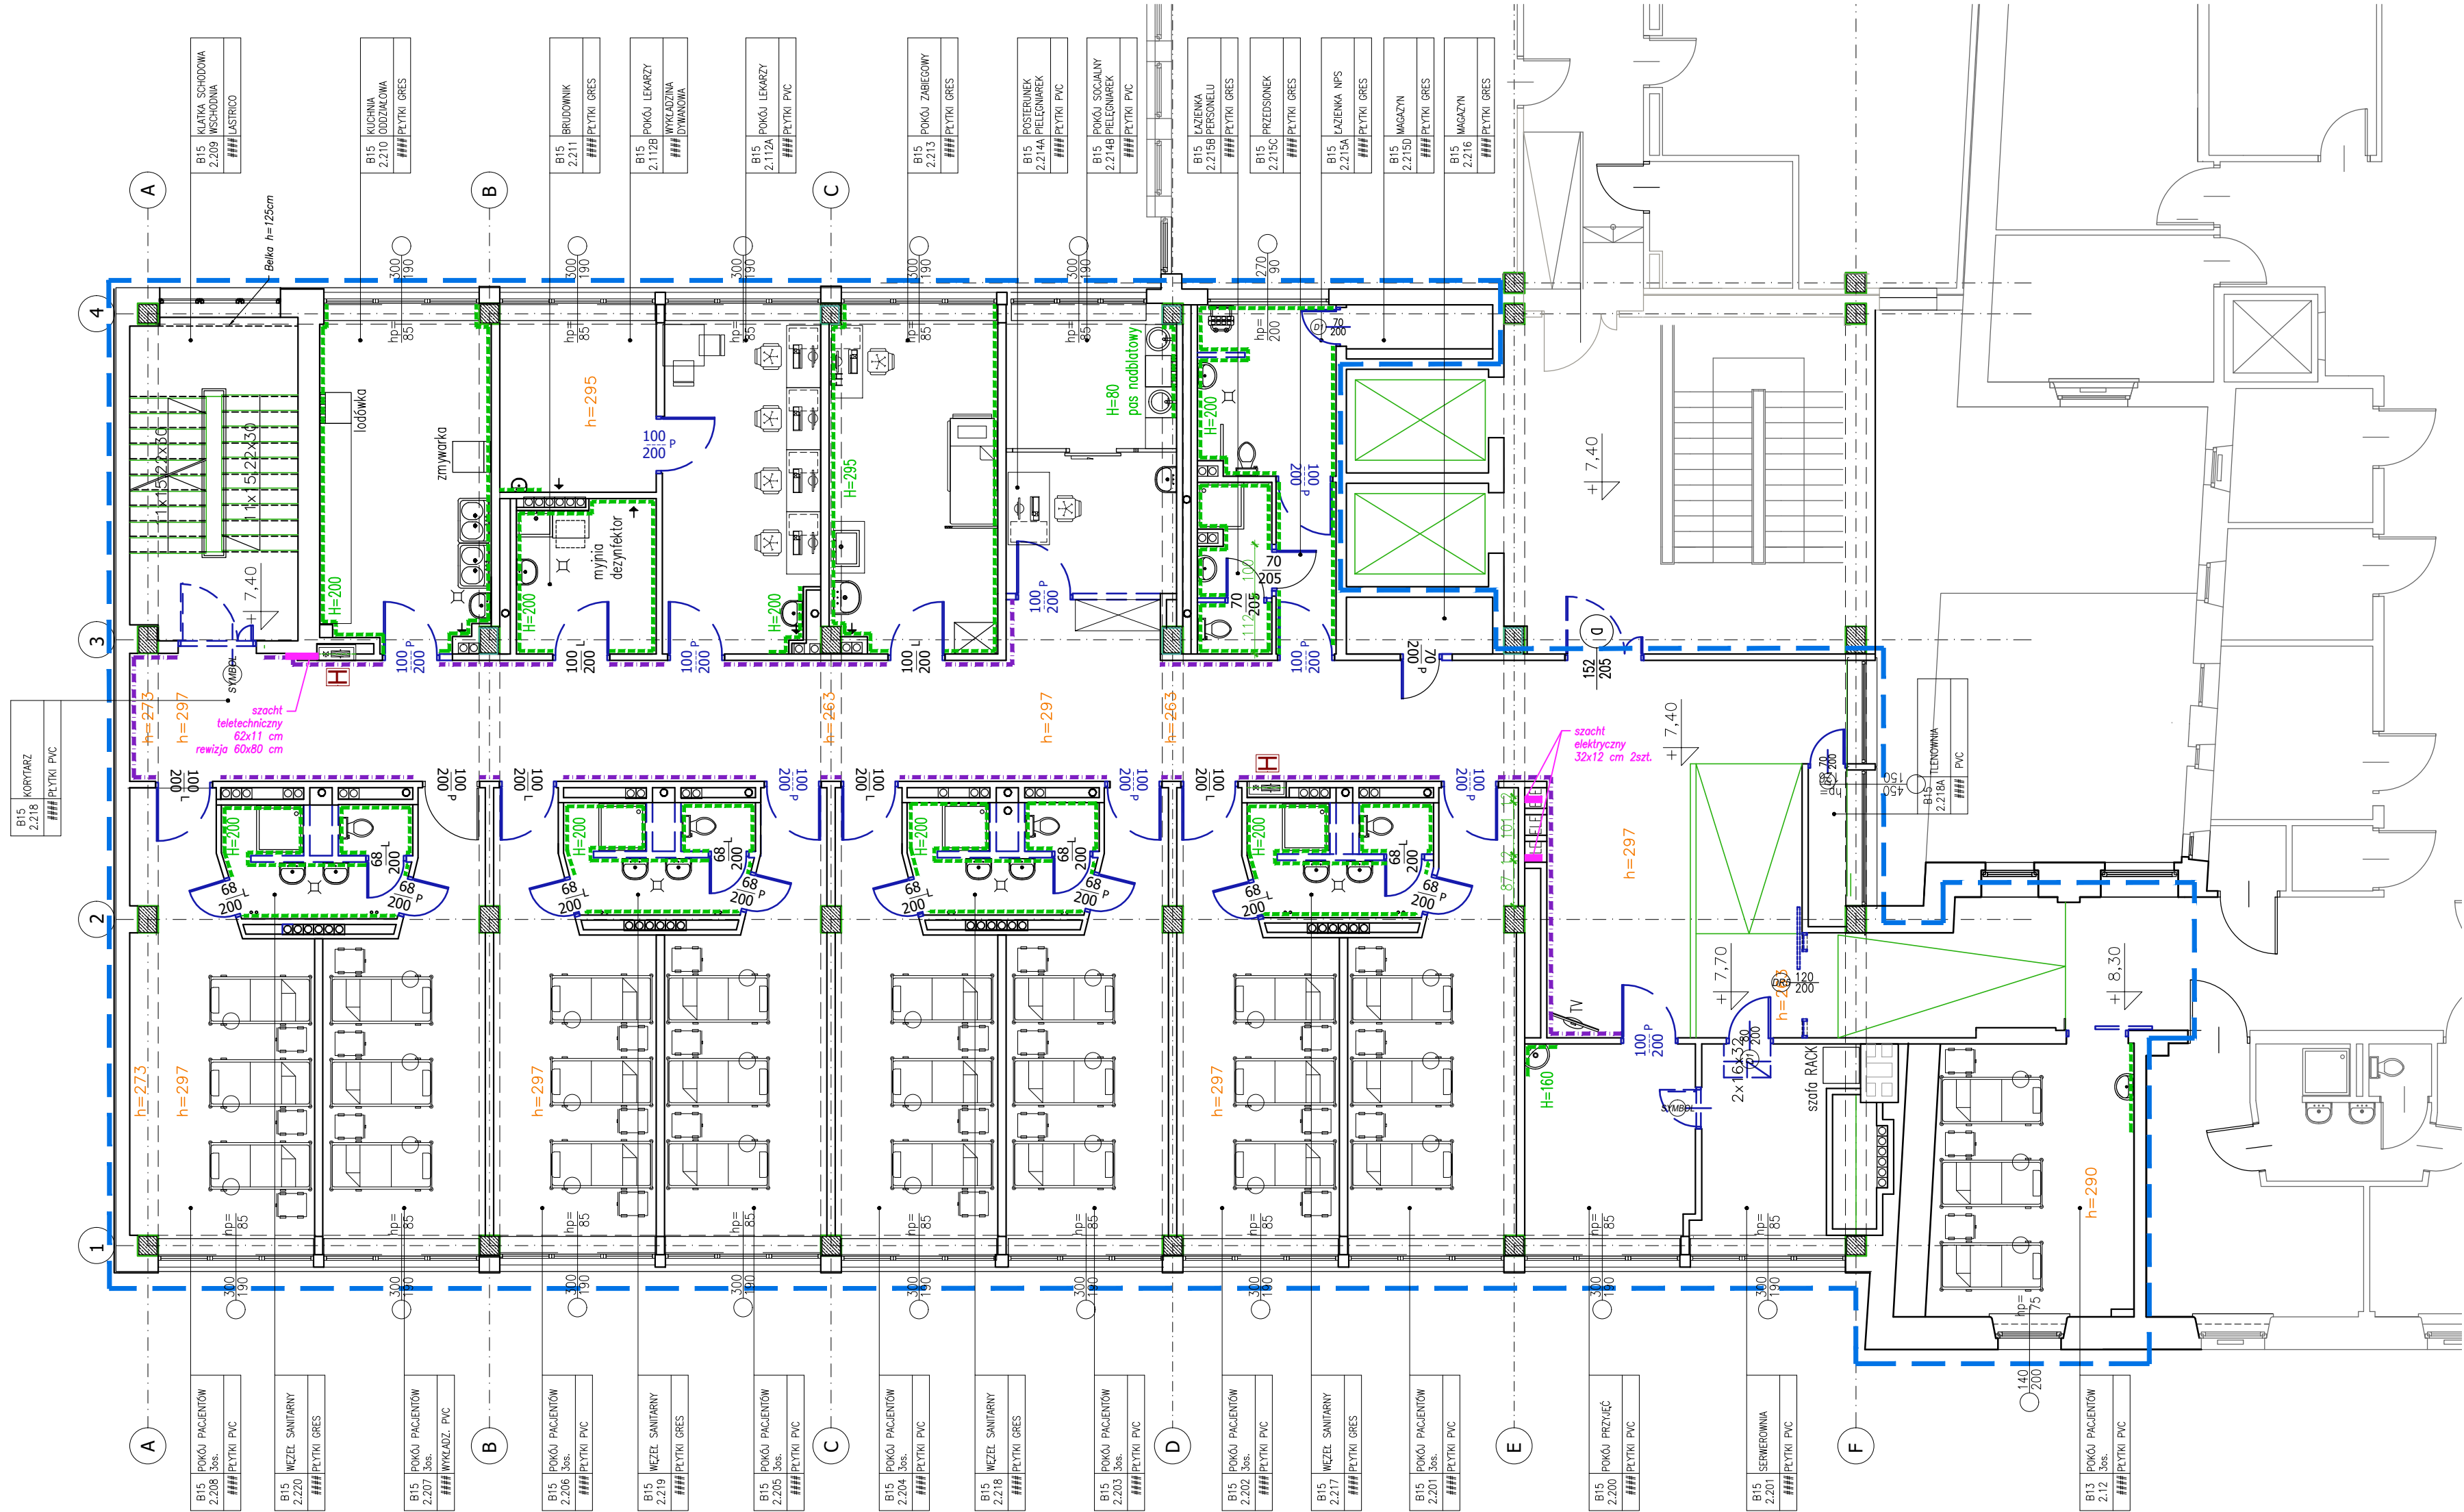

ZAKRES OPRACOWANIA

- ściany istniejące
- - - - - wyburzenia ścian
- - - - - płytki gres ściennie - rozbiórka
H=200
wysokość - płytki gres ściennie
- - - - - odbojniki ściennie - demontaż
- h=313 wysokość pomieszczenia

H HYDRANT WNEKOWY 25 - demontaż i powiększenie otworu na nową szafkę hydrantową wraz z gaśnicą 78x78 cm, gł 18 cm

Objekt	Narodowy Instytut Onkologii Państwowy Instytut Badawczy im. M. Skłodowskiej Curie Oddział w Krakowie ODDZIAŁ RADIOTERAPII 2 PIĘTRO		
Inwestor	Narodowy Instytut Onkologii Państwowy Instytut Badawczy im. M. Skłodowskiej Curie Oddział w Krakowie		Data 05.2020
Lokalizacja	ul. Garncarska 15, 31–115 Kraków		
Aktualizacja	mgr inż. arch. Agnieszka Dudzińska	074/2007	

○ KONTRAPUNKT architektura - konstrukcja - technologia
ZESPÓŁ - PROJEKTOWY KONTRAPUNKT Spółka z o.o.
ul. Zabłocie 39, 30-701 Kraków
NIP: 676-238-36-75 / REGON: 120753070 / KRS:0000311257
tel: +48 12 296 02 71 / + 48 504 260 628 / fax: + 48 122960270

Objekt	Centrum Onkologii Instytut im. M. Skłodowskiej Curie Oddział w Krakowie ODDZIAŁ ONKOLOGII 2 PIĘTRO		Nr projektu 18-01/2
Inwestor	Centrum Onkologii Instytut M. Skłodowskiej-Curie ul. Garncarska 11, 31-115 Kraków		Data 02.2018
Lokalizacja	ul. Garncarska 15, 31-115 Kraków		
Branża	ARCHITEKTURA		rewizja -
Faza	Projekt Wykonawczy	nr upr. arch. bez ogr.	podpis
Projektant	mgr inż. arch. Ewa Dobrucka	297/2000	
Współpraca	mgr inż. arch. Miłosz Sanetra	038/2009	
	mgr inż. arch. Lucyna Serafin Farah	051/2009	
	mgr inż. arch. Tomasz Rudnik	W/39/2010	
Sprawdzający	mgr inż. arch. Louay Farah	043/10	
Treść rysunku	RZUT PIĘTRA 2 WYBURZENIA		Nr rys: 2 Skala: 1:100

UWAGA:
Prawa Autorskie zastrzeżone- Zespół Projektowy Kontrapunkt
Wszystkie wymiary należy sprawdzić na budowie!
W przypadku użycia nazwy produktu bądź producenta dopuszcza się zastosowanie materiału równoważnego pod względem parametrów technicznych i funkcji jakiej ma służyć.