


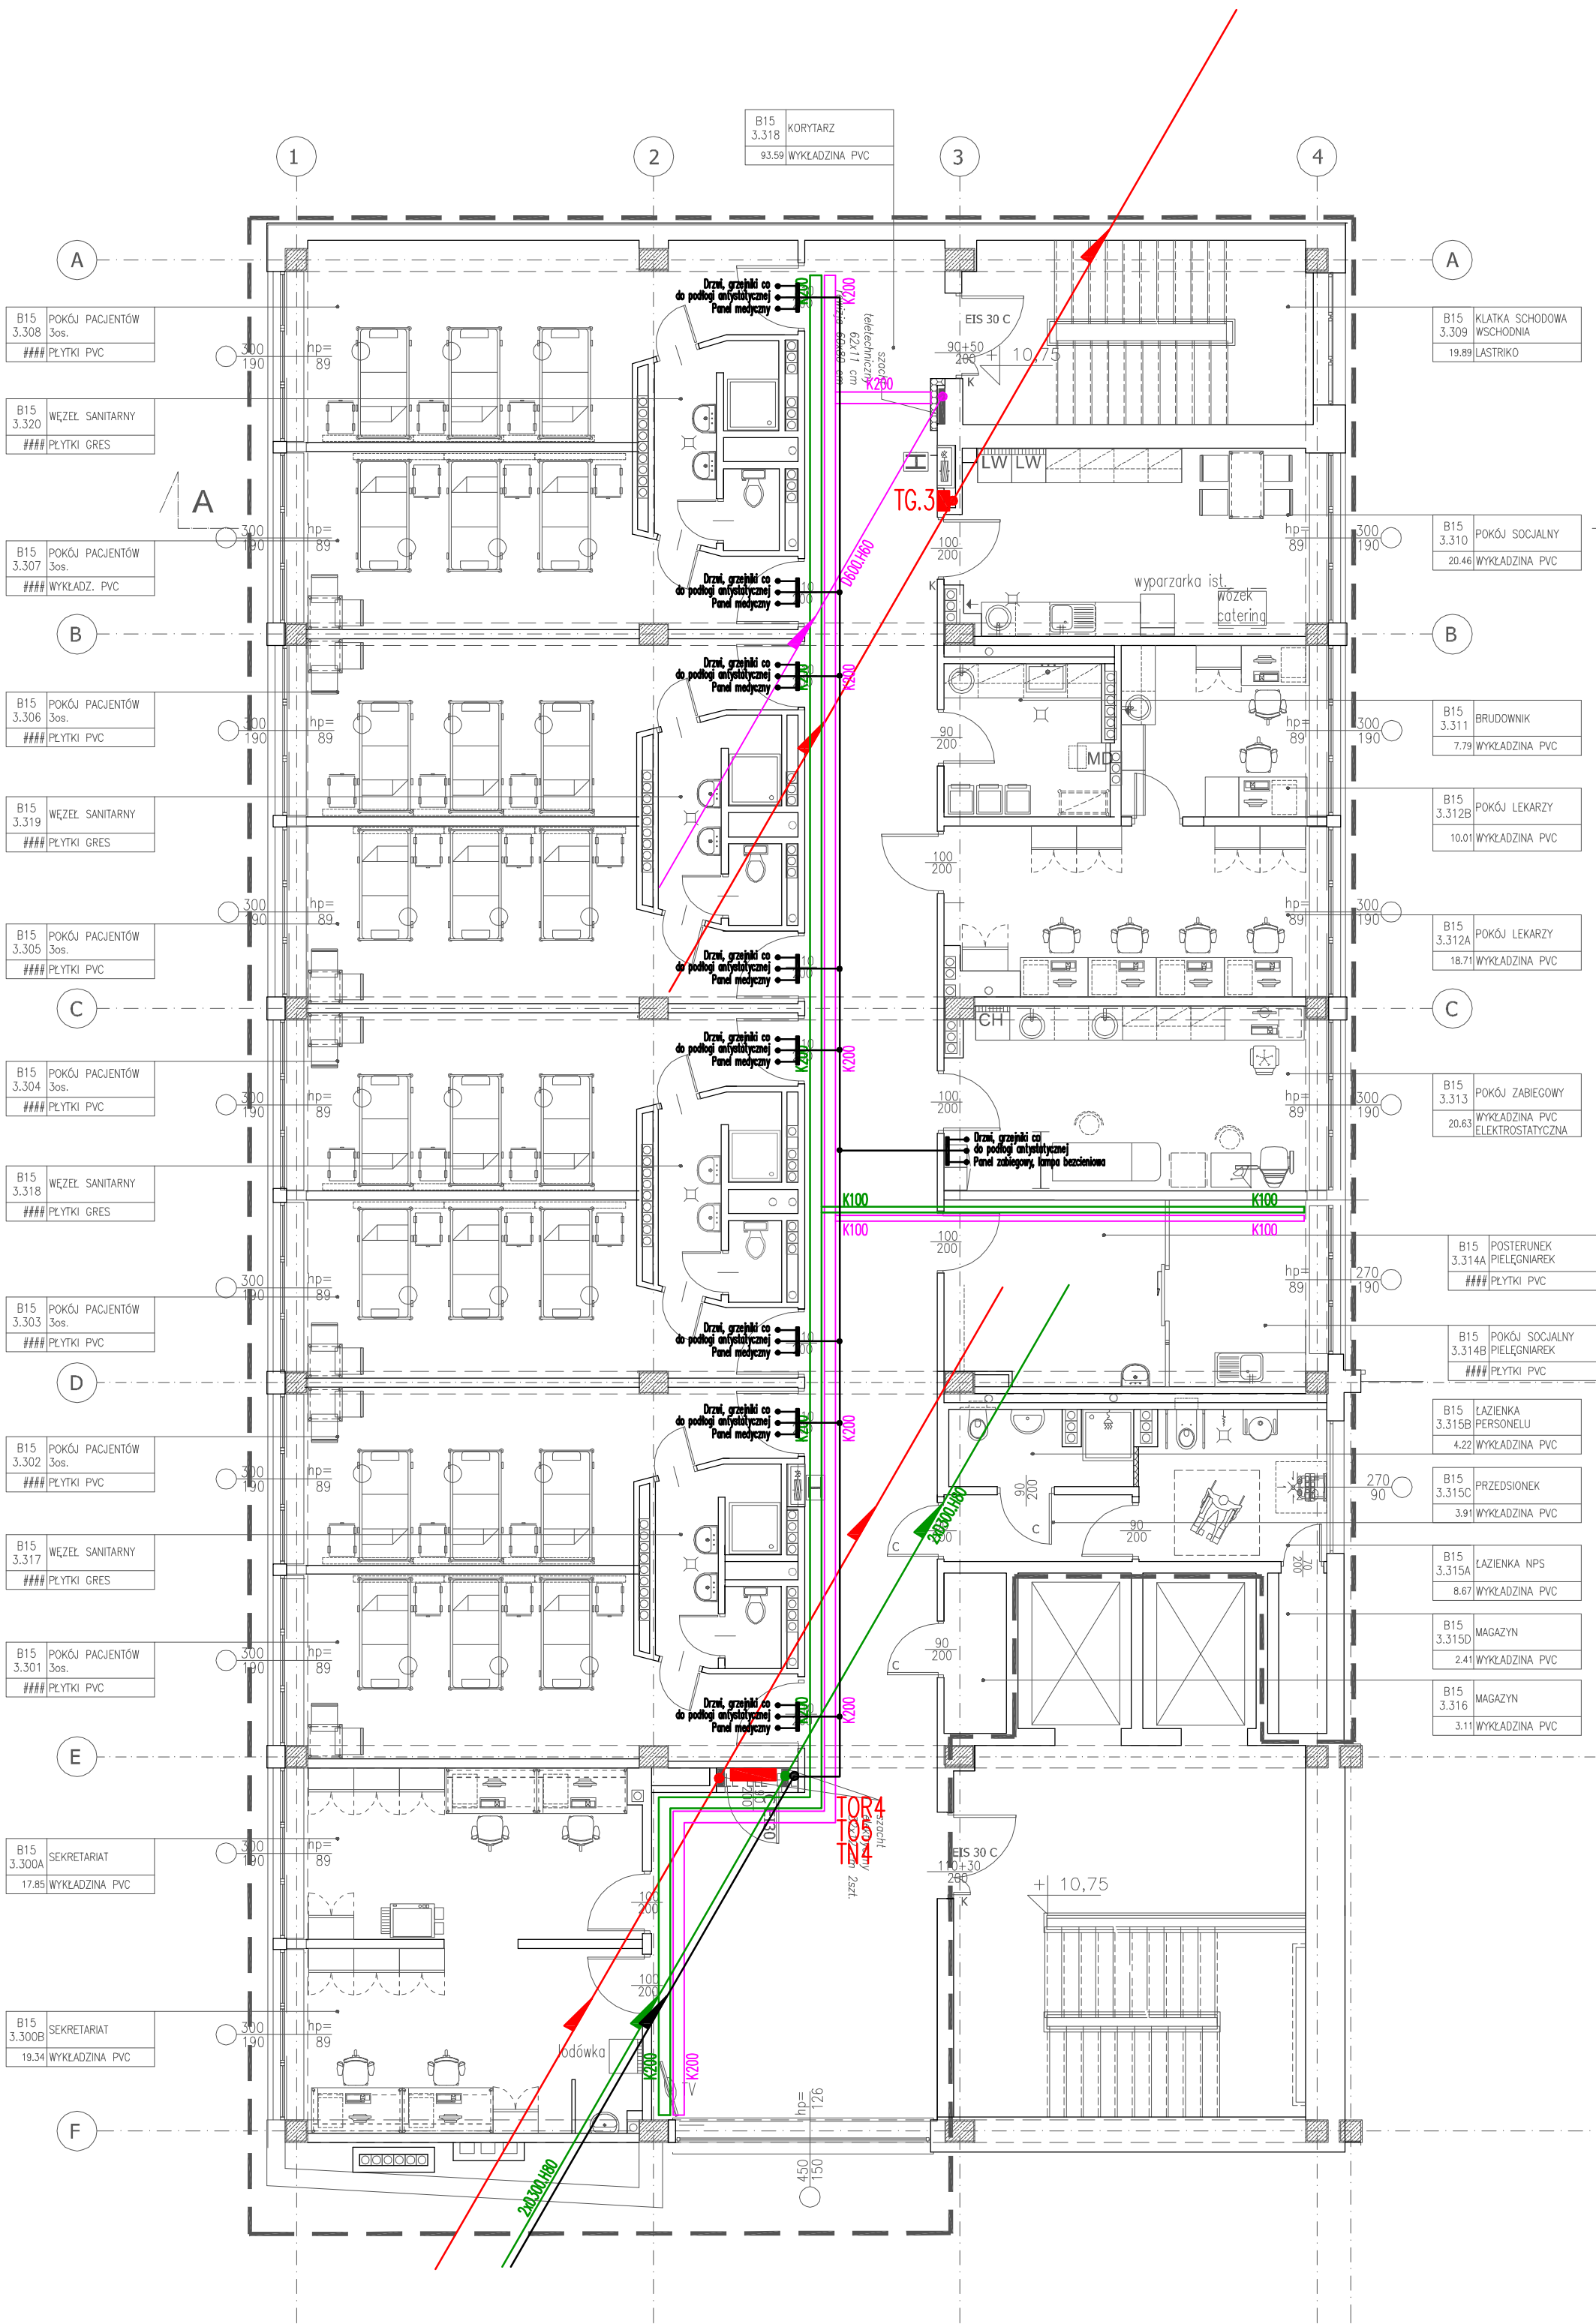

- LEGENDA:
- TOR... Tablica obwodów rozdzielczych, natynkowa umieszczona w szachcie
TO... Tablica obwodów rozdzielczych, natynkowa umieszczona w szachcie
TN... Tablica obwodów rozdzielczych, natynkowa umieszczona w szachcie
TS... Tablica obwodów rozdzielczych, natynkowa umieszczona w szachcie
TG... Tablica obwodów rozdzielczych, natynkowa umieszczona w szachcie
- ... - lakier szary połączeń wyrównawczych 1x70 1x25
... - układano nad sufitem podwieszonym lub na ścianie, mocowana do ścian, sufitu, lub korytek i drabinek instalacyjnych w szwach elektrycznych
K100 - korytko instalacyjne dla instalacji elektrycznych, układane 5cm powyżej ica sufitu podwieszonego
K100 - korytko instalacyjne dla instalacji słaboprądowych, układane 5cm powyżej ica sufitu podwieszonego
- K100 - korytko perforowane, ocynkowane, szerokość 100mm, wysokość korytka 60mm
K200 - korytko perforowane, ocynkowane, szerokość 200mm, wysokość korytka 80mm
K600 - korytko perforowane, ocynkowane, szerokość 600mm, wysokość korytka 80mm
D300.H80 - drabina kablowa, ocynkowana, szerokość 300mm, wysokość burt 80mm
D600.H80 - drabina kablowa, ocynkowana, szerokość 600mm, wysokość burt 80mm

- UWAGI:
1. Wykonać lakier szary połączeń wyrównawczych, którą przyłączyć do głównej szyny połączeń wyrównawczych w rozdzielni głównej szpitala.
2. Do głównej szyny połączeń wyrównawczych przyłączyć centrale wentylacyjne, urządzenia chłodnicze, korytka instalacyjne, obudowy metalowe urządzeń, rury, wszystkie metalowe elementy konstrukcyjne, szyny ochronne tablic rozdzielczych PE, przewody ochronne PE obwodów rozdzielczych oraz pozostałe przewodzące części dostępne.
3. Wszystkie przejścia instalacji z danego poziomu na kondygnację wyższą lub niższą uszczelnienie przeciwpaparowo. Klasa uszczelnienia EI60.

KONTRAPUNKT architektura - konstrukcja - technologia
ZESPÓŁ PROJEKTOWY KONTRAPUNKT Spółka z o.o.
ul. Zabłocie 39, 50-701 Kraków
NIP: 676-236-36-75 / REGON: 120753070 / KRS:0000311257
tel: +48 12 296 02 71 / + 48 504 280 628 / fax: + 48 122960270

Obiekt	Centrum Onkologii Instytut im. M. Skłodowskiej-Curie Oddział w Krakowie KLINIKA ONKOLOGI 3 PIĘTRO	Nr projektu 18-01/3
inwestor	Centrum Onkologii Instytut M. Skłodowskiej-Curie ul. Garncarska 11, 31-115 Kraków	Data 07.2018
Lokalizacja	ul. Garncarska 15, 31-115 Kraków	
Branża	ELEKTRYKA	rewizja
Faza	Projekt Wykonawczy	nr upr. bez ogr.
Projektant	mgr inż. Piotr Kapuściński	338/2001
Sprawdzający/inż.	Antoni Stabon	435/87
Treść rysunku	PLAN INSTALACJI ELEKTRYCZNYCH PIĘTRO 3	Nr rys. E-10.3 Skala: 1:100

UWAGA:
Prawa Autorskie zastrzeżone- Zespół Projektowy Kontrapunkt
Wszystkie wymiary należy sprawdzić na budowie!
W przypadku użycia nazwy produktu bądź producenta dopuszcza się zastosowanie materiału równoważnego pod względem parametrów technicznych i funkcji jakiej ma służyć.