

LEGENDA:

INSTALACJA SYGNALIZACJA POŻARU:


- CSP** - IŚNIEJĄCA CENTRALA SYGNALIZACJA POŻARU POLON 4800 ZŁOKAZOWANA W POMIESZCZENIU REJESTRACJA, CENTRALE, ROZBUDOWAĆ O MODUŁ PĘTOWY I AKUMULATORY 2x26Ah
- S** - CZUŁKA POŻAROWA WIELOSŁOWIDOWA, WIELOSTANOWA (T1-TF3) Z GŁOZEM I OBRÓBIONYM IZOLATOREM ZWIĄZU INSTALOWANA NA STROPIE.
- S** - CZUŁKA MONTOWANA W PRZESTRZENI MIĘDZYSTROPOWEJ DO STROPU WŁASZCZEGO
- S** - WSKAZNIK ZADZIAŁANIA DLA CZUŁEK MONTOWANYCH W PRZESTRZENIACH MIĘDZYSTROPOWYCH
- S** - RĘCZNY OSTRZEGACZ POŻAROWY WYSOKOŚĆ INSTALACJA - 1,2-1,6m OD POZIOMU PODŁOŻA
- S** - ADRESOWALNY MODUŁ STERYLACJI 2WIEJ/2WYJŁ W OBUJEDNIE NASCENNEJ IP66
- S** - ZASILACZ CERTYFIKOWANY 24VDC/5A/2x18Ah W OBUJEDNIE IP65
- S** - KLAPA DO PRZEWODÓW WENTYLACJA POŻAROWEJ Z SIŁOWNIKIEM 24V DC
- S** - SYGNALIZATOR AKUSTYCZNY Z DODATKOWYM SYGNAŁEM OPTYCZNYM
- S** - TRZMIACZ ELEKTROMAGNETYCZNY 24V DC
- S** - KABELE I PRZEWODY WG SCHEMATU STRUKTURALNEGO

UWAGI:

- PODŁOŻENIA MODUŁÓW WŁY/WYŁ DO KŁAP POŻAROWYCH I ODDYMAJĄCYCH WYKONAĆ ZODOWNIE Z DTR BOSTARZONYCH KŁAP.
- BRZEW ODMOCZCZELNE UTRZYMWAĆ SIŁ W STANIE OTWARTYM PRZET TRZMIACZ ELEKTROMAGNETYCZNE NA SYGNAŁ OD CENTRALI SAP NASTĘPUJE ICH ZAMKNIĘCIE

INSTALACJA ODDYMANIA

- OD** - PROJEKTOWANA CENTRALA SYSTEMU ODDYMANIA I NAPOMIENIENIA 2x 4A / 24VDC
- OD...** - KLAPA ODDYMAJĄCA DACHOWA Z SIŁOWNIKAMI 2A 24V DC
- ON...** - OKNO NAPOMIENIENIA Z SIŁOWNIKAMI 2A 24V DC
- LI** - PRZYŁOŻYK PRZEWIENIENIA

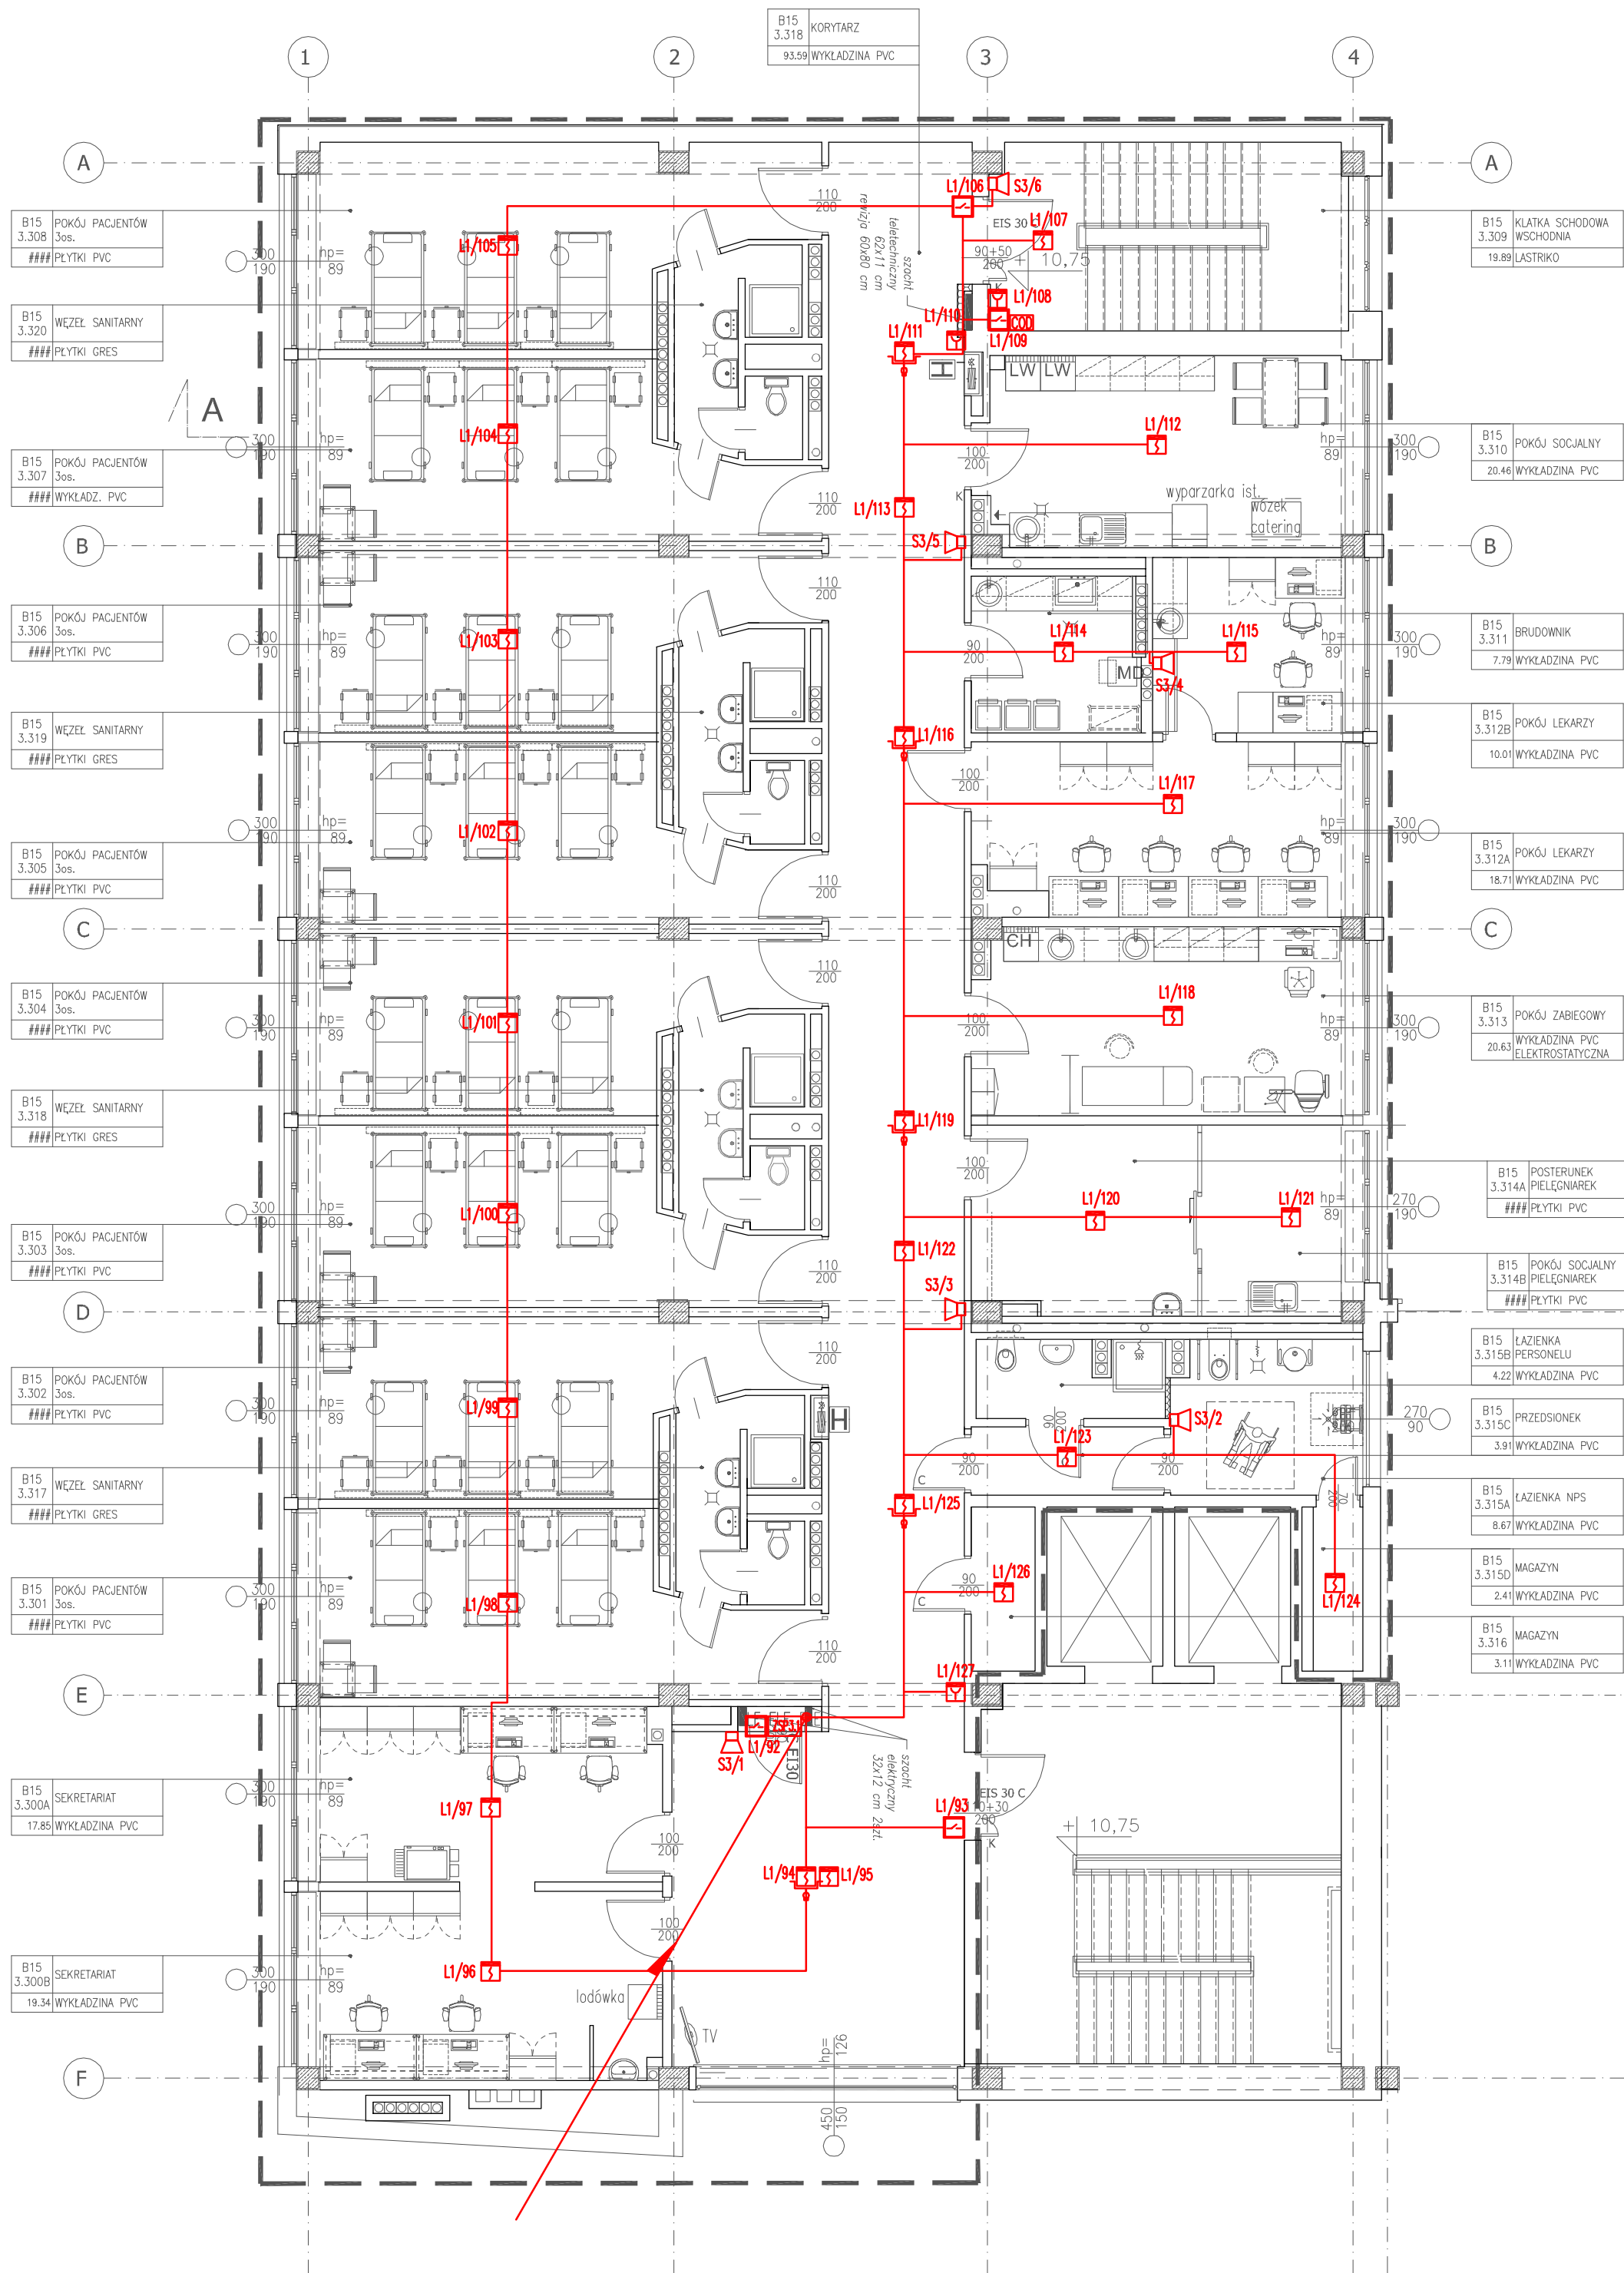

KONTRAPUNKT architektura - konstrukcja - technologia
ZESPÓŁ PROJEKTOWY KONTRAPUNKT Spółka z o.o.
ul. Zabłocie 39, 50-701 Kraków
NIP: 676-236-36-75 / REGON: 120753070 / KRS: 0000311257
tel: +48 12 296 02 71 / + 48 504 280 628 / fax: + 48 122960270

Obiekt	Centrum Onkologii Instytut im. M. Skłodowskiej Curie Oddział w Krakowie KLINIKA ONKOLOGI 3 PIĘTRO	Nr projektu 18-01/3
Inwestor	Centrum Onkologii Instytut M. Skłodowskiej Curie ul. Garncarska 11, 31-115 Kraków	Data 07.2018
Lokalizacja	ul. Garncarska 15, 31-115 Kraków	
Branża	ELEKTRYKA	rewizja -
Faza	Projekt Wykonawczy	nr upr. bez ogr.
Projektant	mgr inż. Piotr Kapuściński	338/2001
Sprawdzający	inż. Antoni Słabon	435/87
Treść rysunku	PLAN INSTALACJI SIŁOPRĄDOWYCH PIĘTRO 3	Nr rys. E-11.1 Skala: 1:100

UWAGA:

Prawa Autorskie zastrzeżone - Zespół Projektowy Kontrapunkt
Wszystkie wymiary należy sprawdzić na budowie
W przypadku użycia nazwy produktu bądź producenta dopuszcza się zastosowanie materiału równoważnego pod względem parametrów technicznych i funkcji jakiej ma służyć.