


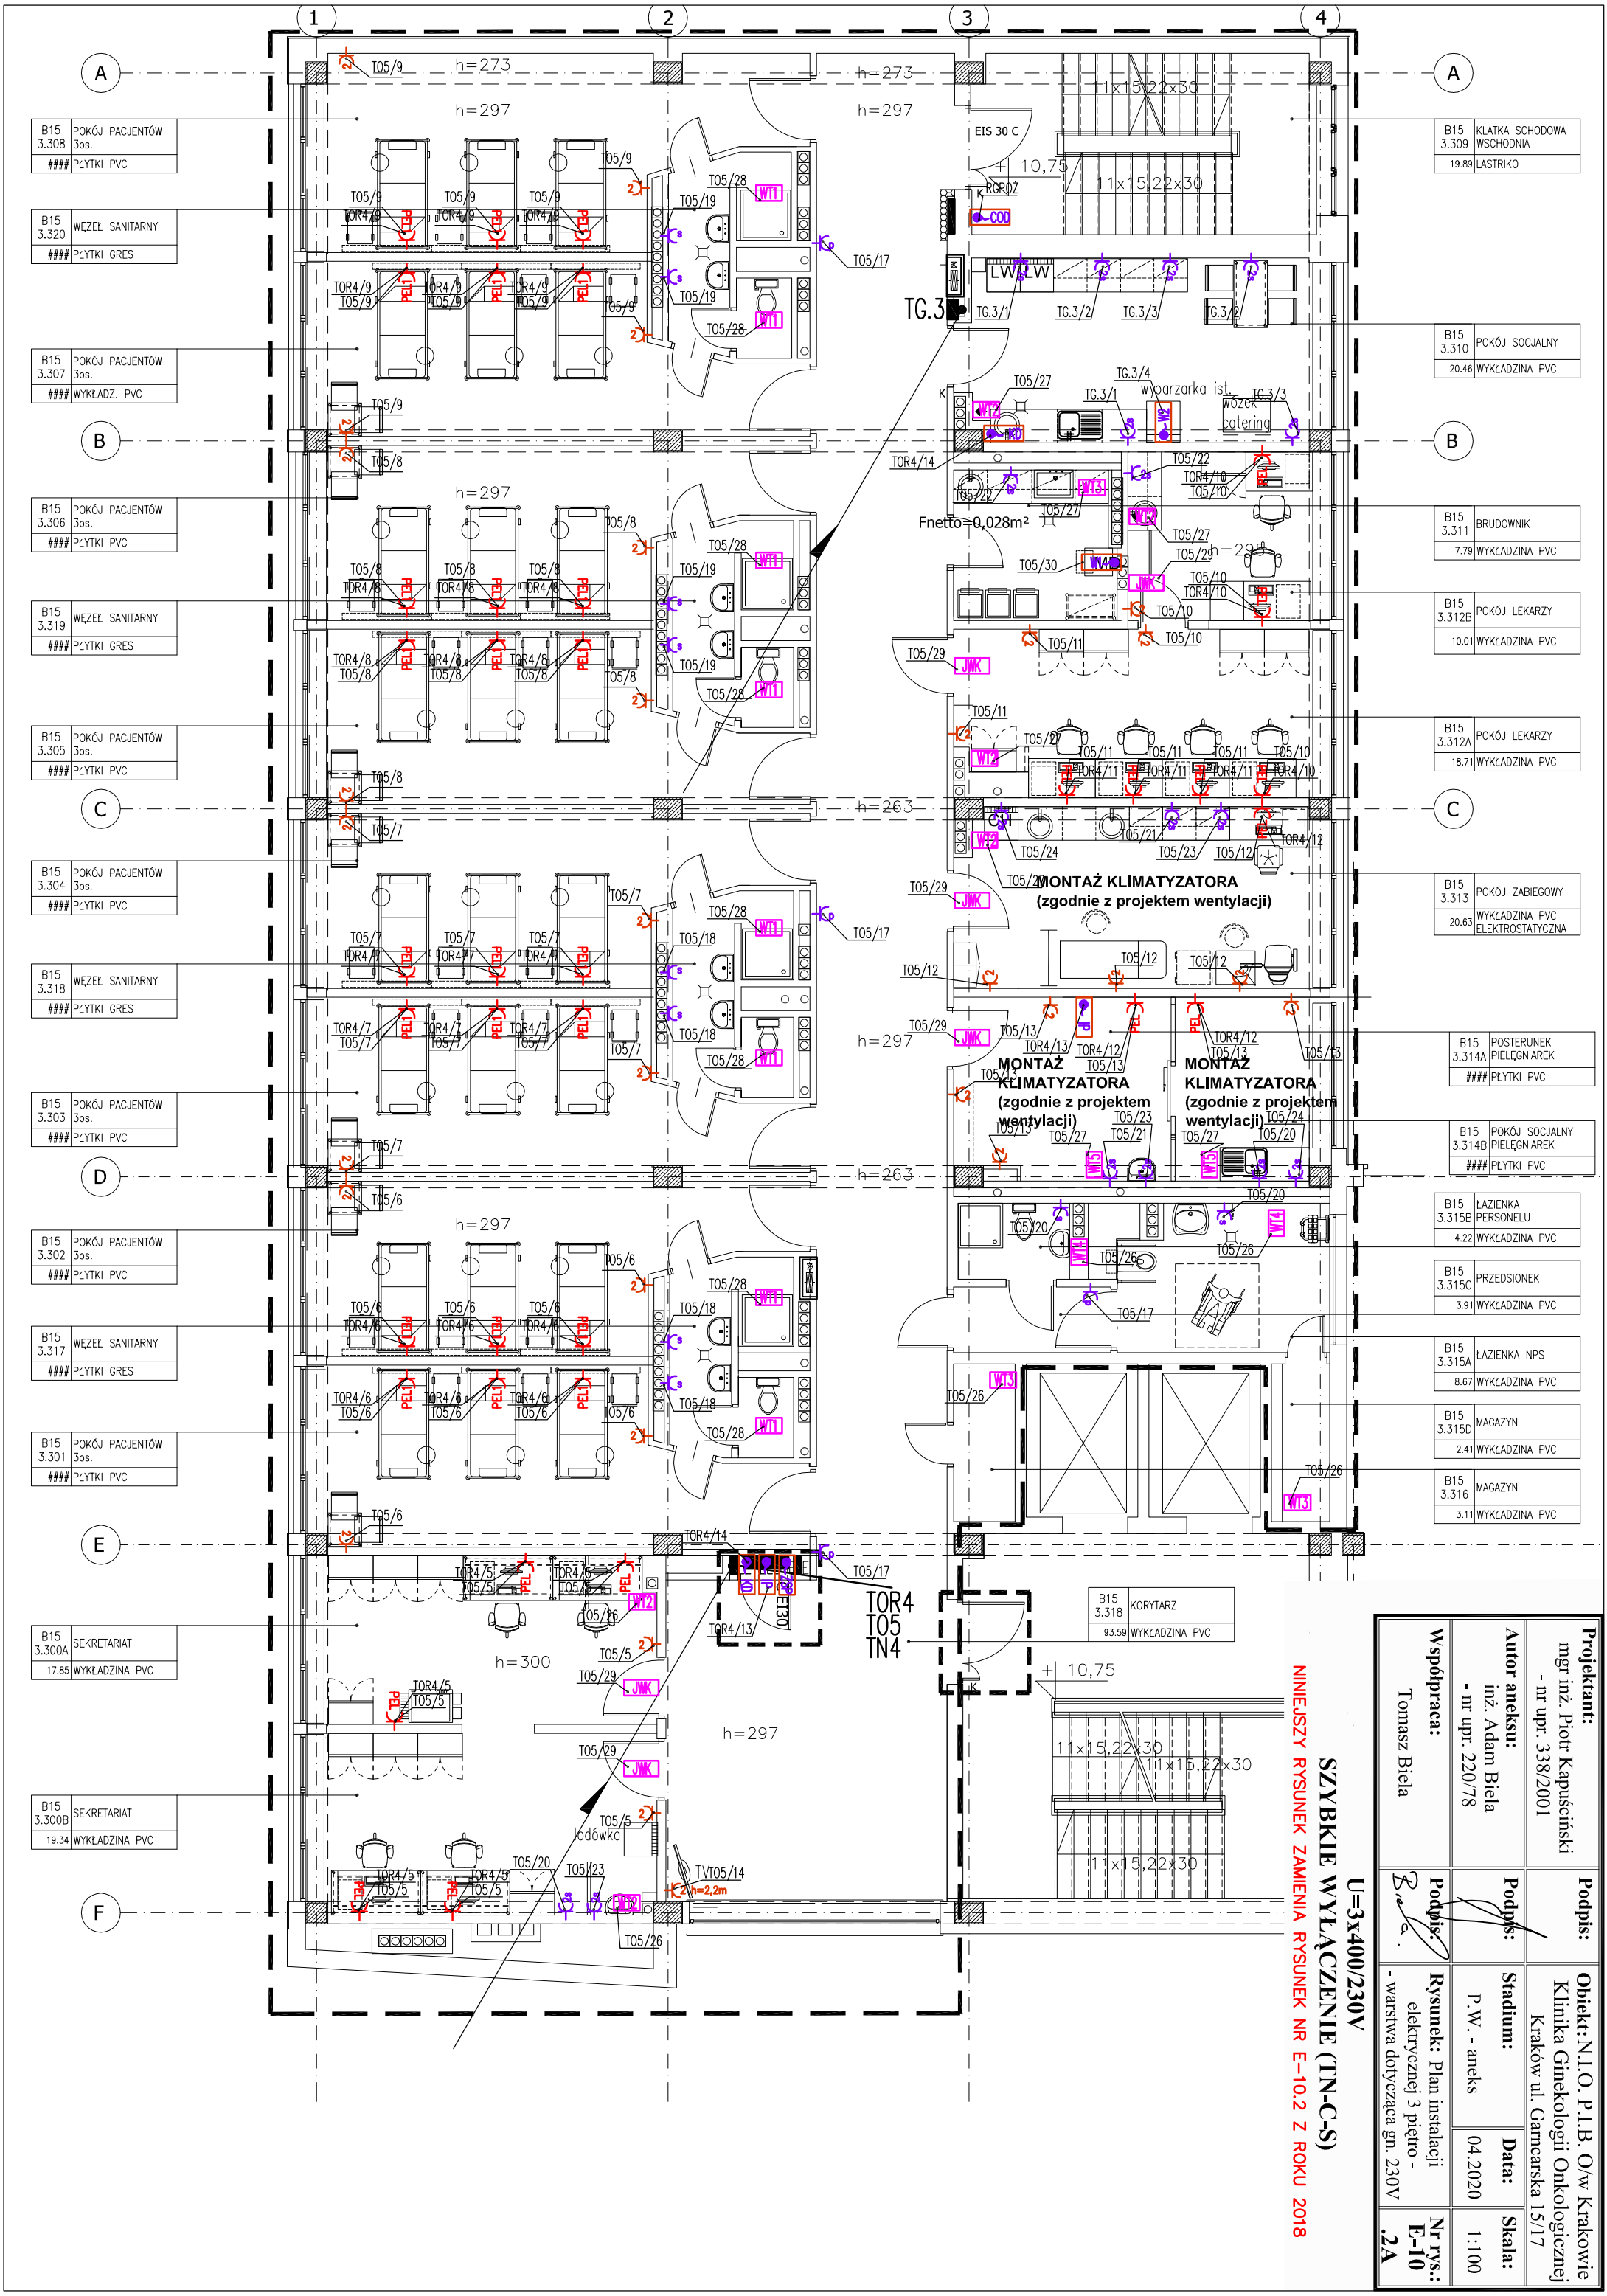

Projektant: mgr inż. Piotr Kapuściński - nr upr. 338/2001		Podpis:	
Autor aneksu: inż. Adam Biela - nr upr. 220/78		Podpis:	
Współpraca: Tomasz Biela		Podpis:	
Obiekt: N.I.O. P.I.B. O/w Krakowie Klinika Ginekologii Onkologicznej Kraków ul. Gamcarska 15/17		Stadium: P.W. - aneks 04.2020	
Rysunek: Plan instalacji elektrycznej 3 piętro - warstwa dotycząca gn. 230V		Data: 04.2020	
Nr rys.: E-10.2A		Skala: 1:100	

U=3x400/230V

SZYBKIE WYŁĄCZENIE (TN-C-S)

NINIEJSZY RYSUNEK ZAMIEŃA RYSUNEK NR E-10.2 Z ROKU 2018