


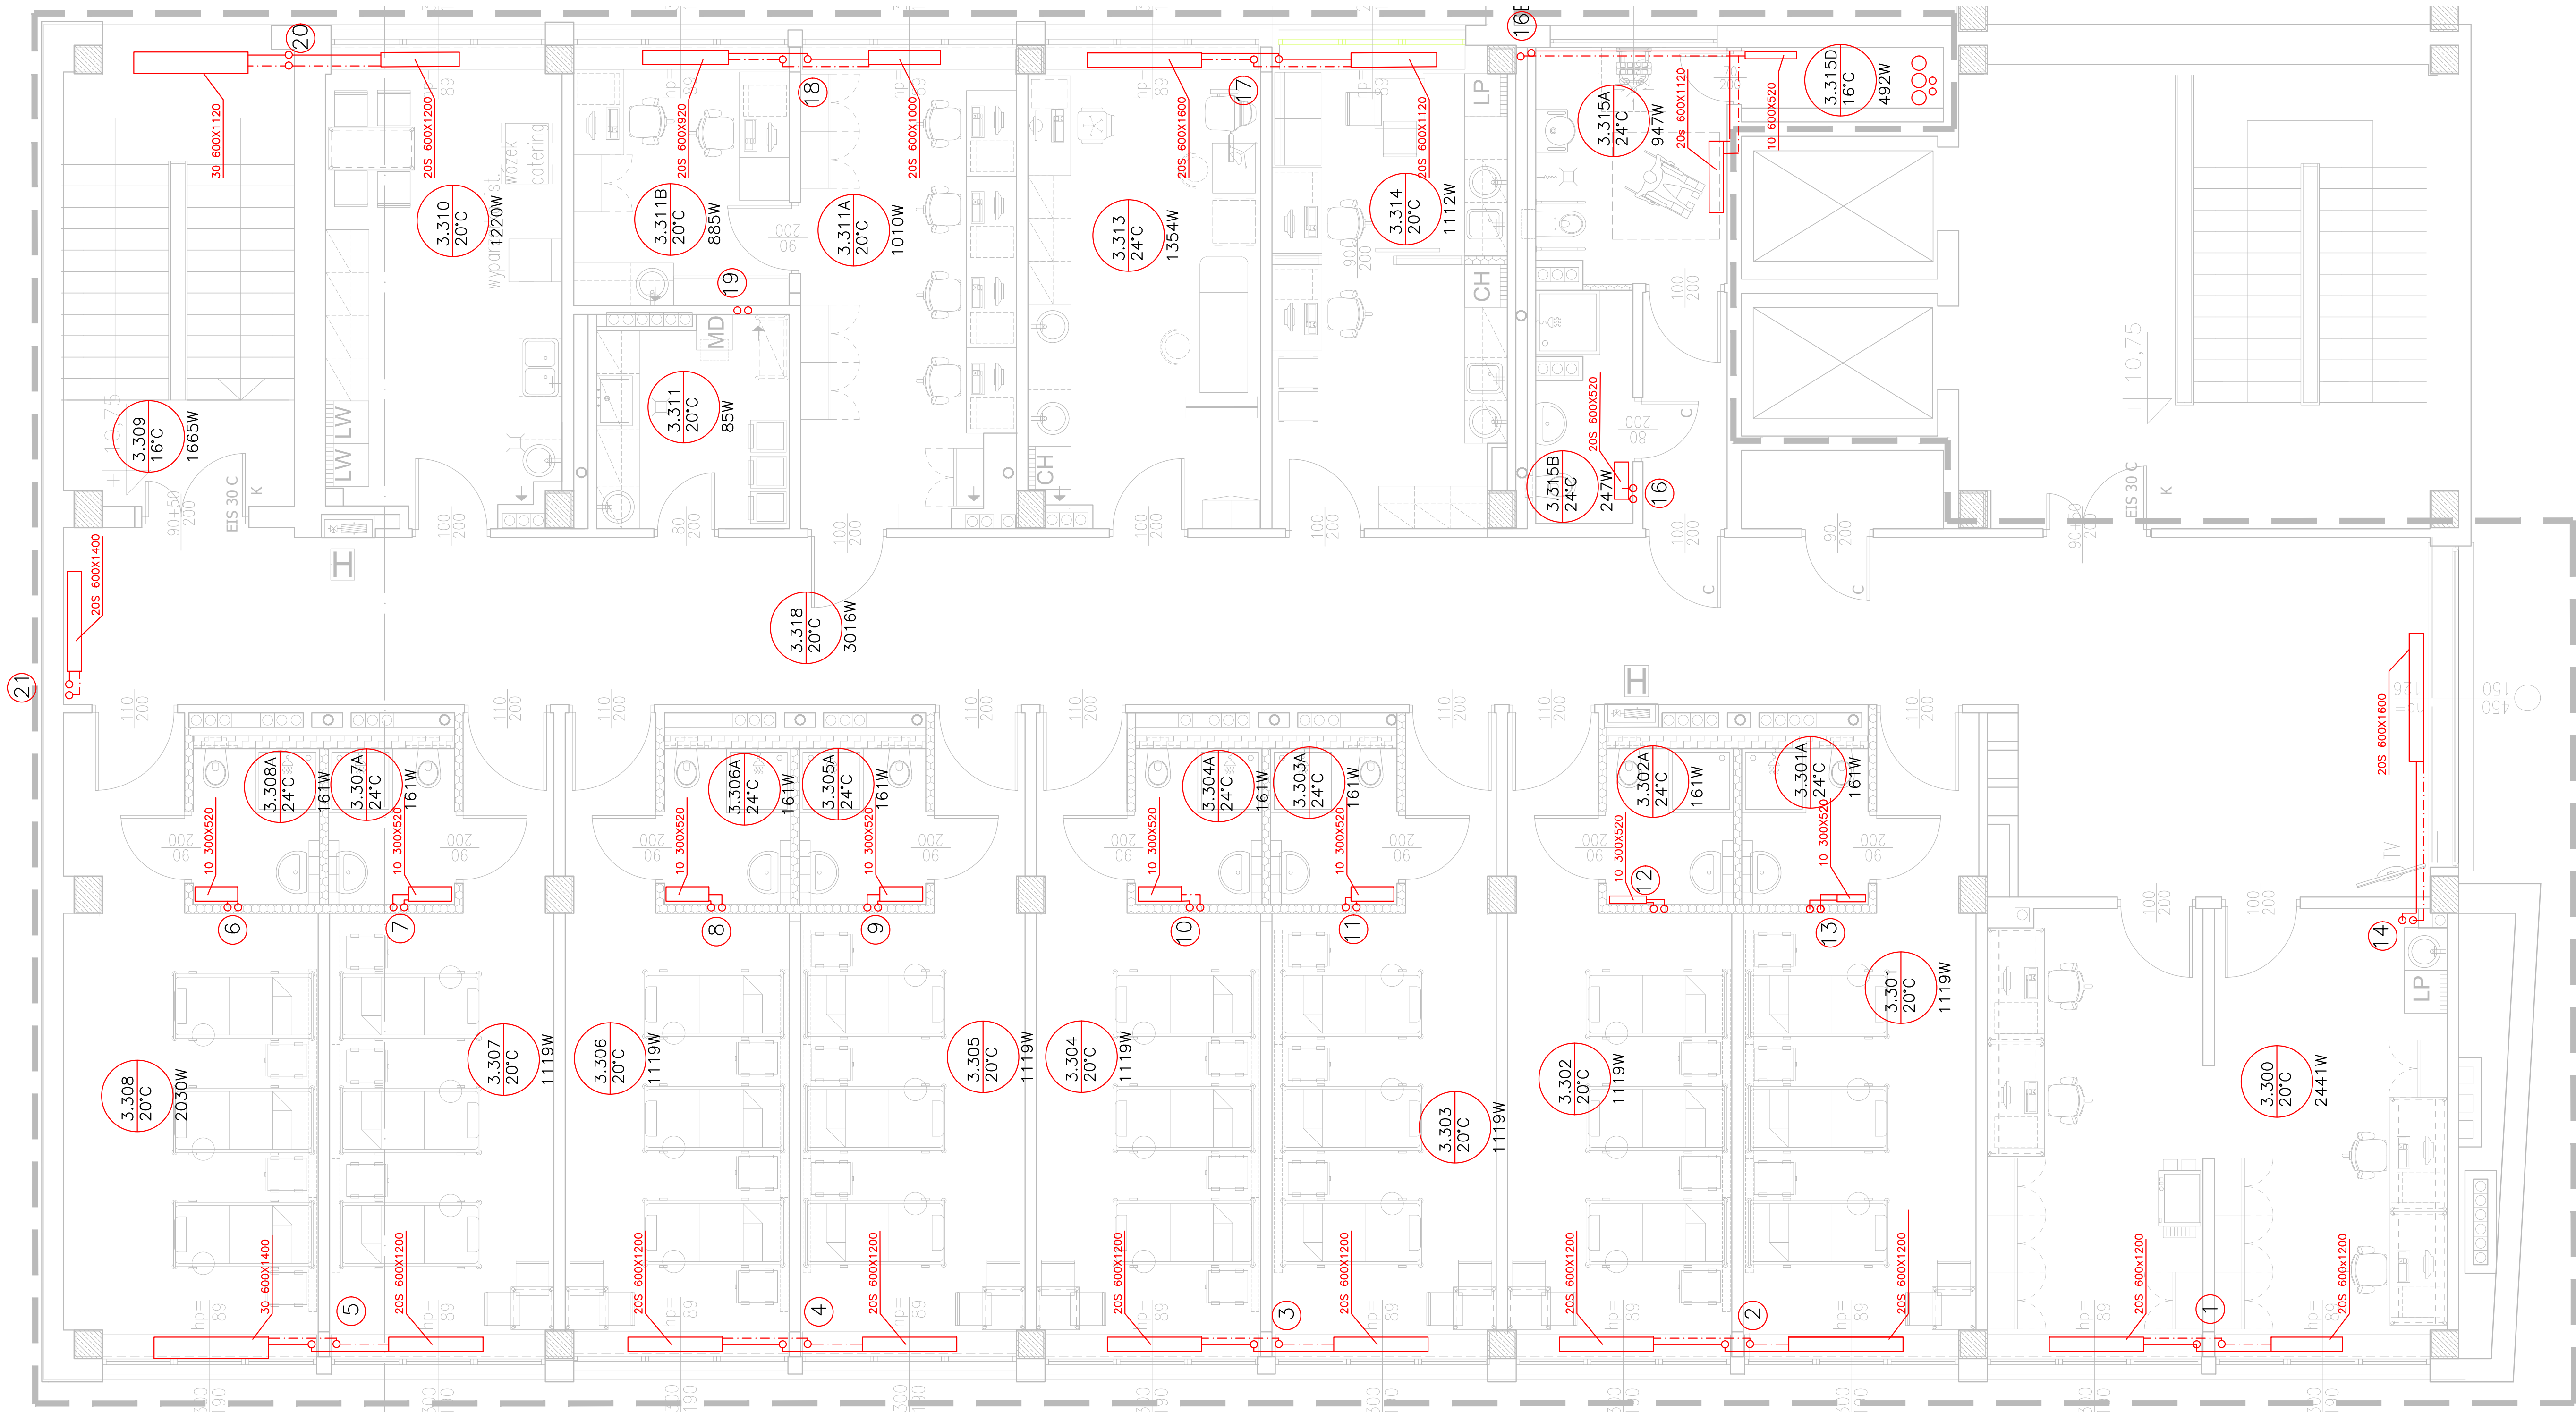

- LEGENDA:
- PROJ. RUR. INSTALACJI C.O.
 - PROJ. GRZEJNIKI KOMPAKTOWE HIGIENICZNE

KONTRAPUNKT architektura - konstrukcja - technologia			
ZESPÓŁ - PROJEKTOWY KONTRAPUNKT Spółka z o. o.			
ul. Zolotowa 39, 30-701 Kraków			
NIP: 676-238-36-75 / REGON: 120753070 / KRS:0000311257			
tel: +48 12 296 02 71 / + 48 504 260 628 / fax: + 48 122960270			
Obiekt	Centrum Onkologii Instytut im. M. Skłodowskiej-Curie Oddział GINEKOLOGII ONKOLOGICZNEJ 3 PIĘTRO	18-01/1	
Inwestor	Centrum Onkologii Instytut M. Skłodowskiej-Curie ul. Garncarska 11, 31-115 Kraków	Data	02.2018
Lokalizacja	ul. Garncarska 15, 31-115 Kraków		
Branda	INSTALACJE WOD-KAN, C.O.	nr upr.	rewizja -
Faza	Projekt Wykonawczy		podpis
Projektant	inż. Marek Tarada	BPP 8388-289/79	
Współpraca	mgr inż. Paweł Karwacki		
Sprawdzający	inż. Rafał Woźnica	MAP/0123/POOS/06	
Treść rysunku	RZUT C.O.	Nr rys: 3	Skala: 1:50

UWAGA:
Prawa Autorskie zastrzeżone - Zespół Projektowy Kontrapunkt
Wszystkie wymiary należy sprawdzić na budowie!
W przypadku użycia nazwy produktu bądź producenta dopuszcza się zastosowanie materiału równoważnego pod względem parametrów technicznych i funkcji jakiej ma służyć.