

LEGENDA:


TP3/8 Istniejąca tablica rozdzielcza do laboratorium (3 piętro) do modernizacji
TPW Istniejąca tablica wentylacji do laboratorium (3 piętro) do likwidacji
TSS Istniejąca tablica sterująca wentylacją do likwidacji
TP-1/5 Projektowana tablica rozdzielcza do laboratorium obłępnego opracowaniem (umieścić)

OPRAWY OŚWIETLENIA PODSTAWOWEGO
OPRAWY OŚWIETLENIA AWARYJNEGO

- A1 60x60mm LED IP54 KK MP SR 73W 4330mm, Ro-80 3000K oprawa nastrojowa kolor kapsuły czarny,
- B1 60x60mm LED IP54 KK MP SU 73W 4330mm, Ro-80 3000K oprawa zwieszana kolor kapsuły czarny,
- C1 FI 185mm 20W 2000lm oprawa nastrojowa IP44, Ro-80, 3000K, kolor kapsuły czarny,
- D1 LED 12W, oprawa nastienne IP44, Ro-80, 3000K kolor kapsuły czarny,
- E1 FI 190mm LED 20W 2000lm oprawa daszlowa IP44, Ro-80, 3000K, reflektor aluminiowy,
- F1 LED KK IP65 RE 48W 5700lm oprawa daszlowa Ro-80, 3000K, UGR19 dyfuzor mikropryzmatyczny,
- H1 LED KK IP40 RE 48W 4800lm oprawa daszlowa Ro-80, 3000K, UGR19 dyfuzor mikropryzmatyczny,
- IW1 B LED 1W 1h, IP44, AT oprawa emulacyjno jednostronna, autoleści, certyfikat CNBP,
- IW2 AC LED 1W 1h, IP44, AT oprawa emulacyjno dwustronna, autoleści, certyfikat CNBP,
- IW3 LED 3W 370lm opłako 0 1h, IP65, AT oprawa emulacyjno, certyfikat CNBP, autoleści,
- IW4 LED 3W 370lm IP65, AT opłako 0, oprawa emulacyjno nastrojowa certyfikat CNBP, autoleści,
- IW5 EXT LED 3W 1h, IP65, AT, IK08 + HIR 25 oprawa emulacyjno autoleści, prac w niskich temperaturach, certyfikat CNBP,
- Ł - łącznik monostabilny sceny 10A/250V
- Ł - łącznik sceny 10A/250V
- Ł - łącznik przewodowy sceny 10A/250V
- Ł - łącznik świecznikowy sceny 10A/250V
- Ł - oprzeć w wykonaniu szczelnym
- Ł - łącznik krzyżowy sceny 10A/250V

UWAGI:

- Do wszystkich opraw zwieszanych przewody w zdołach zdołowej oraz zwieszki linkowe ze szlak nierdzewnej
- Łączniki montować na wysokości 1,2m od poziomu posadzki.
- Instalację wykonać jako podłokietową
- Oprzeć w kolorze białym, matowym.

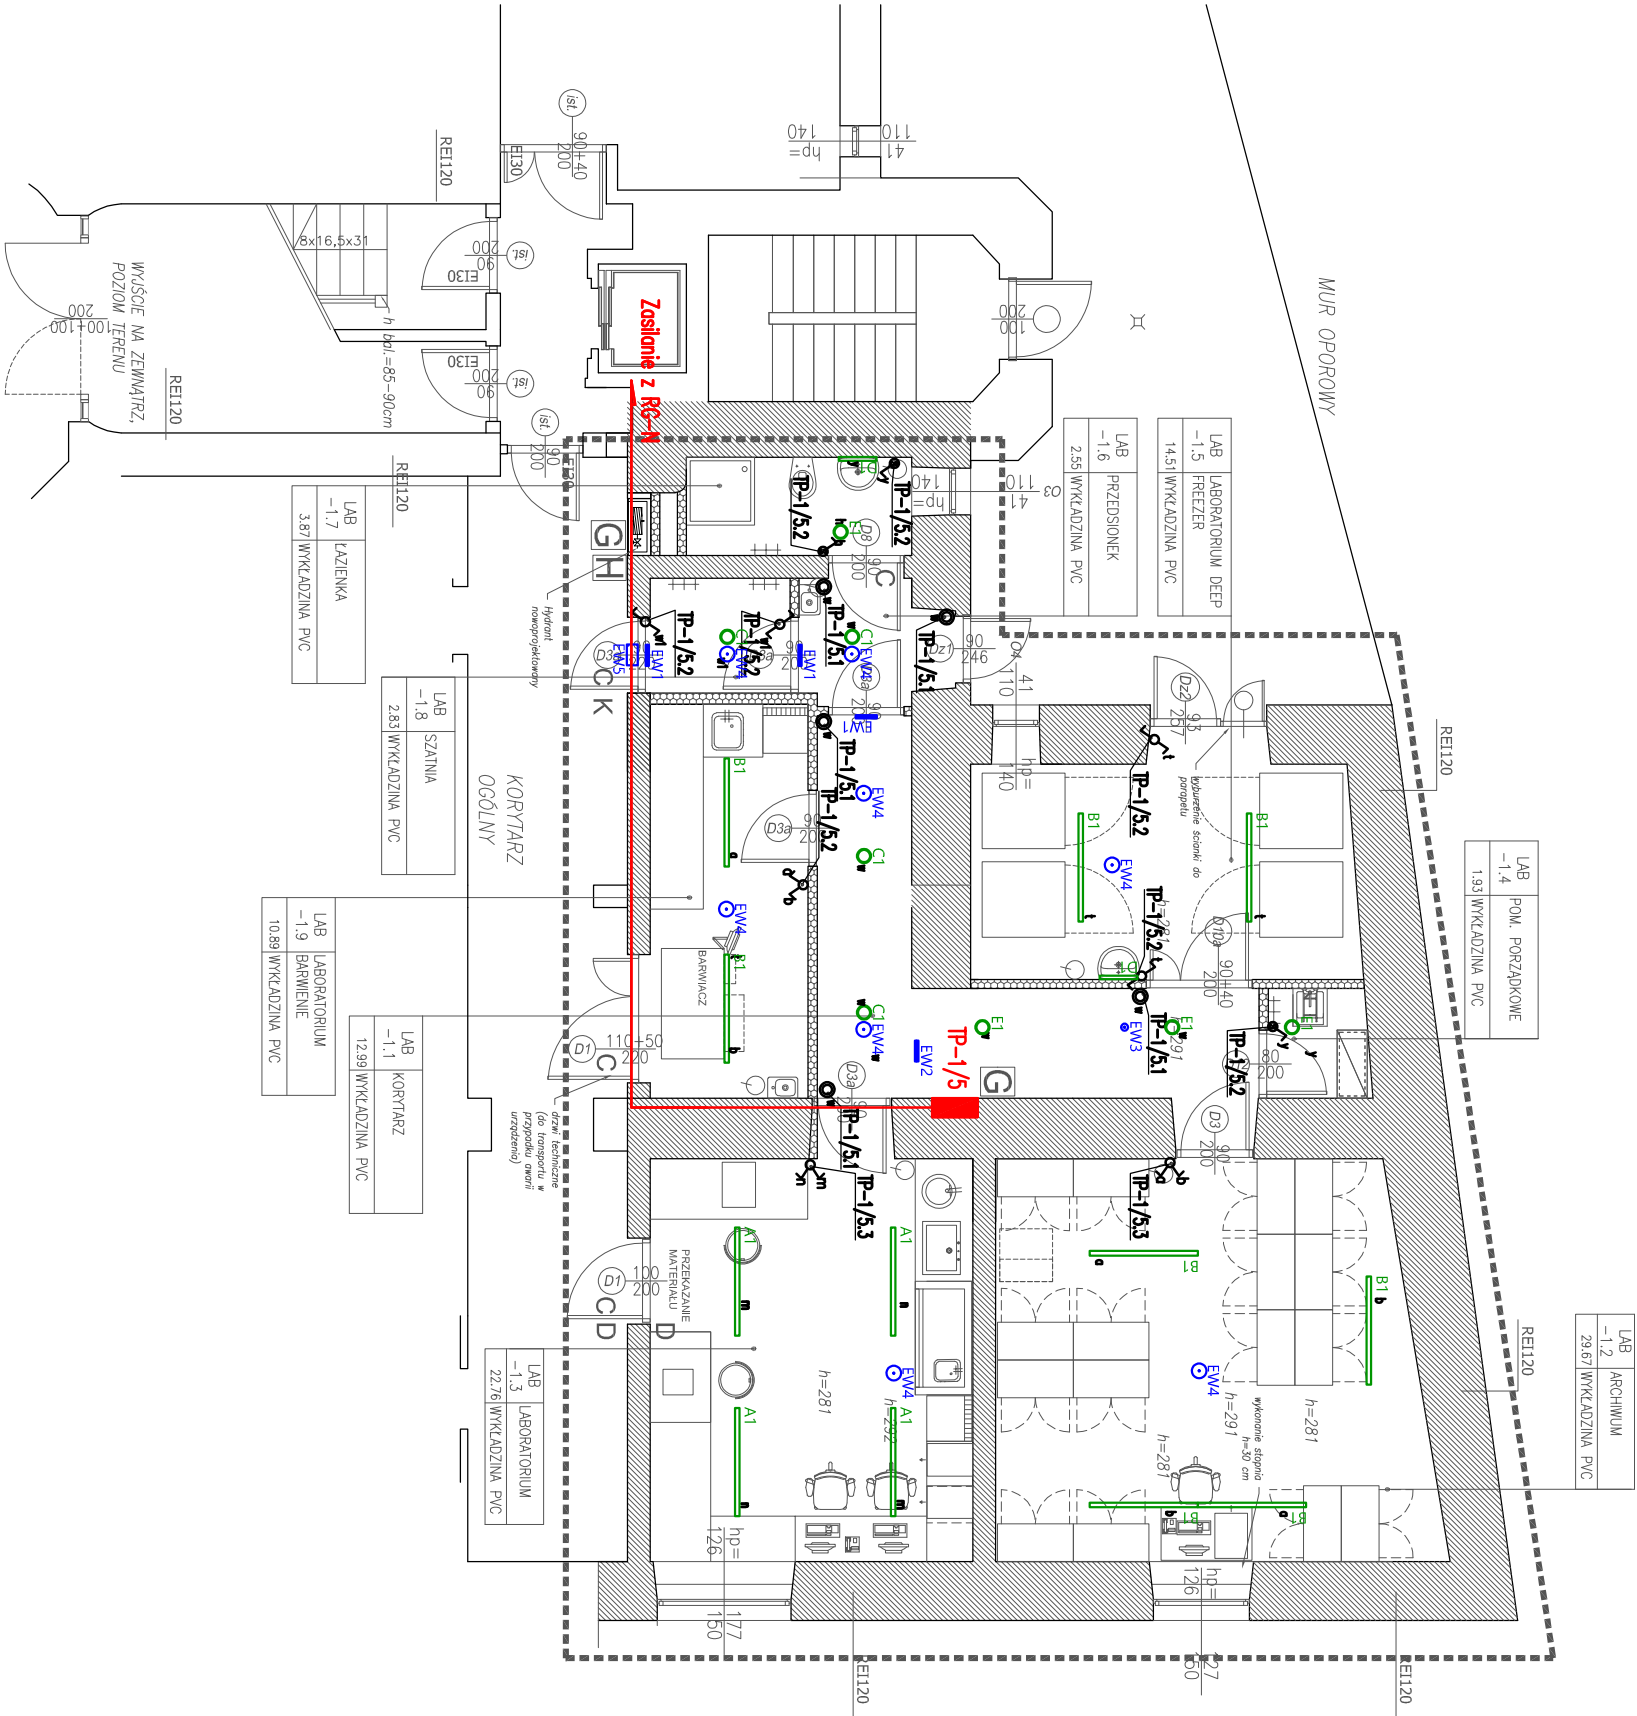

KONTRAPUNKT architektura - konstrukcja - technologia			
ZESPÓŁ PROJEKTOWY KONTRAPUNKT Spółka z o. o.			
ul. Zabłocie 39, 30-701 Kraków			
NIP: 676-238-56-75 / REGON: 120733070 / KRS:0000311257			
tel: +48 12 296 02 71 / + 48 504 260 628 / fax: + 48 122960270			
Objekt			
Narodowy Instytut Onkologii im. M. Skłodowskiej Curie- Państwowy Instytut Badawczy- Oddział w Krakowie			
ZAKŁAD PATOMORFOLOGII NOWOTWORÓW 3 PIĘTRO (dławnka, styczeń)			
Inwestor			
Narodowy Instytut Onkologii im. M. Skłodowskiej Curie			
ul. Garmcarska 11, 31-115 Kraków			
Lokalizacja			
ul. Garmcarska 9, 31-115 Kraków			
Branża			
ELEKTRYKA			
Faza			
Projekt Wykonawczy			
Projektant			
mgr inż. Piotr Kopuściński			
Sprawdzający			
inż. Antoni Słabon			
Treść rysunku			
PLAN INSTALACJI ELEKTRYCZNYCH.			
PIWNICA			
Nr rys: E-7.1			
Skala: 1:100			