


NR	POMIESZCZENIE	POWIERZCHNI A
B9		
LAB -1.1	KORYTARZ	12.99
LAB -1.2	ARCHIWUM	29.67
LAB -1.3	LABORATORIUM HISTOPATOLOGII	22.76
LAB -1.4	POM. PORZĄDKOWE	1.93
LAB -1.5	LABORATORIUM DEEP FREEZER	14.51
LAB -1.6	PRZEDSIONEK	2.55
LAB -1.7	ŁAZIENKA	3.87
LAB -1.8	SZATNIA	2.83
LAB -1.9	LABORATORIUM BARWIENIE	10.89
	Suma	101.99

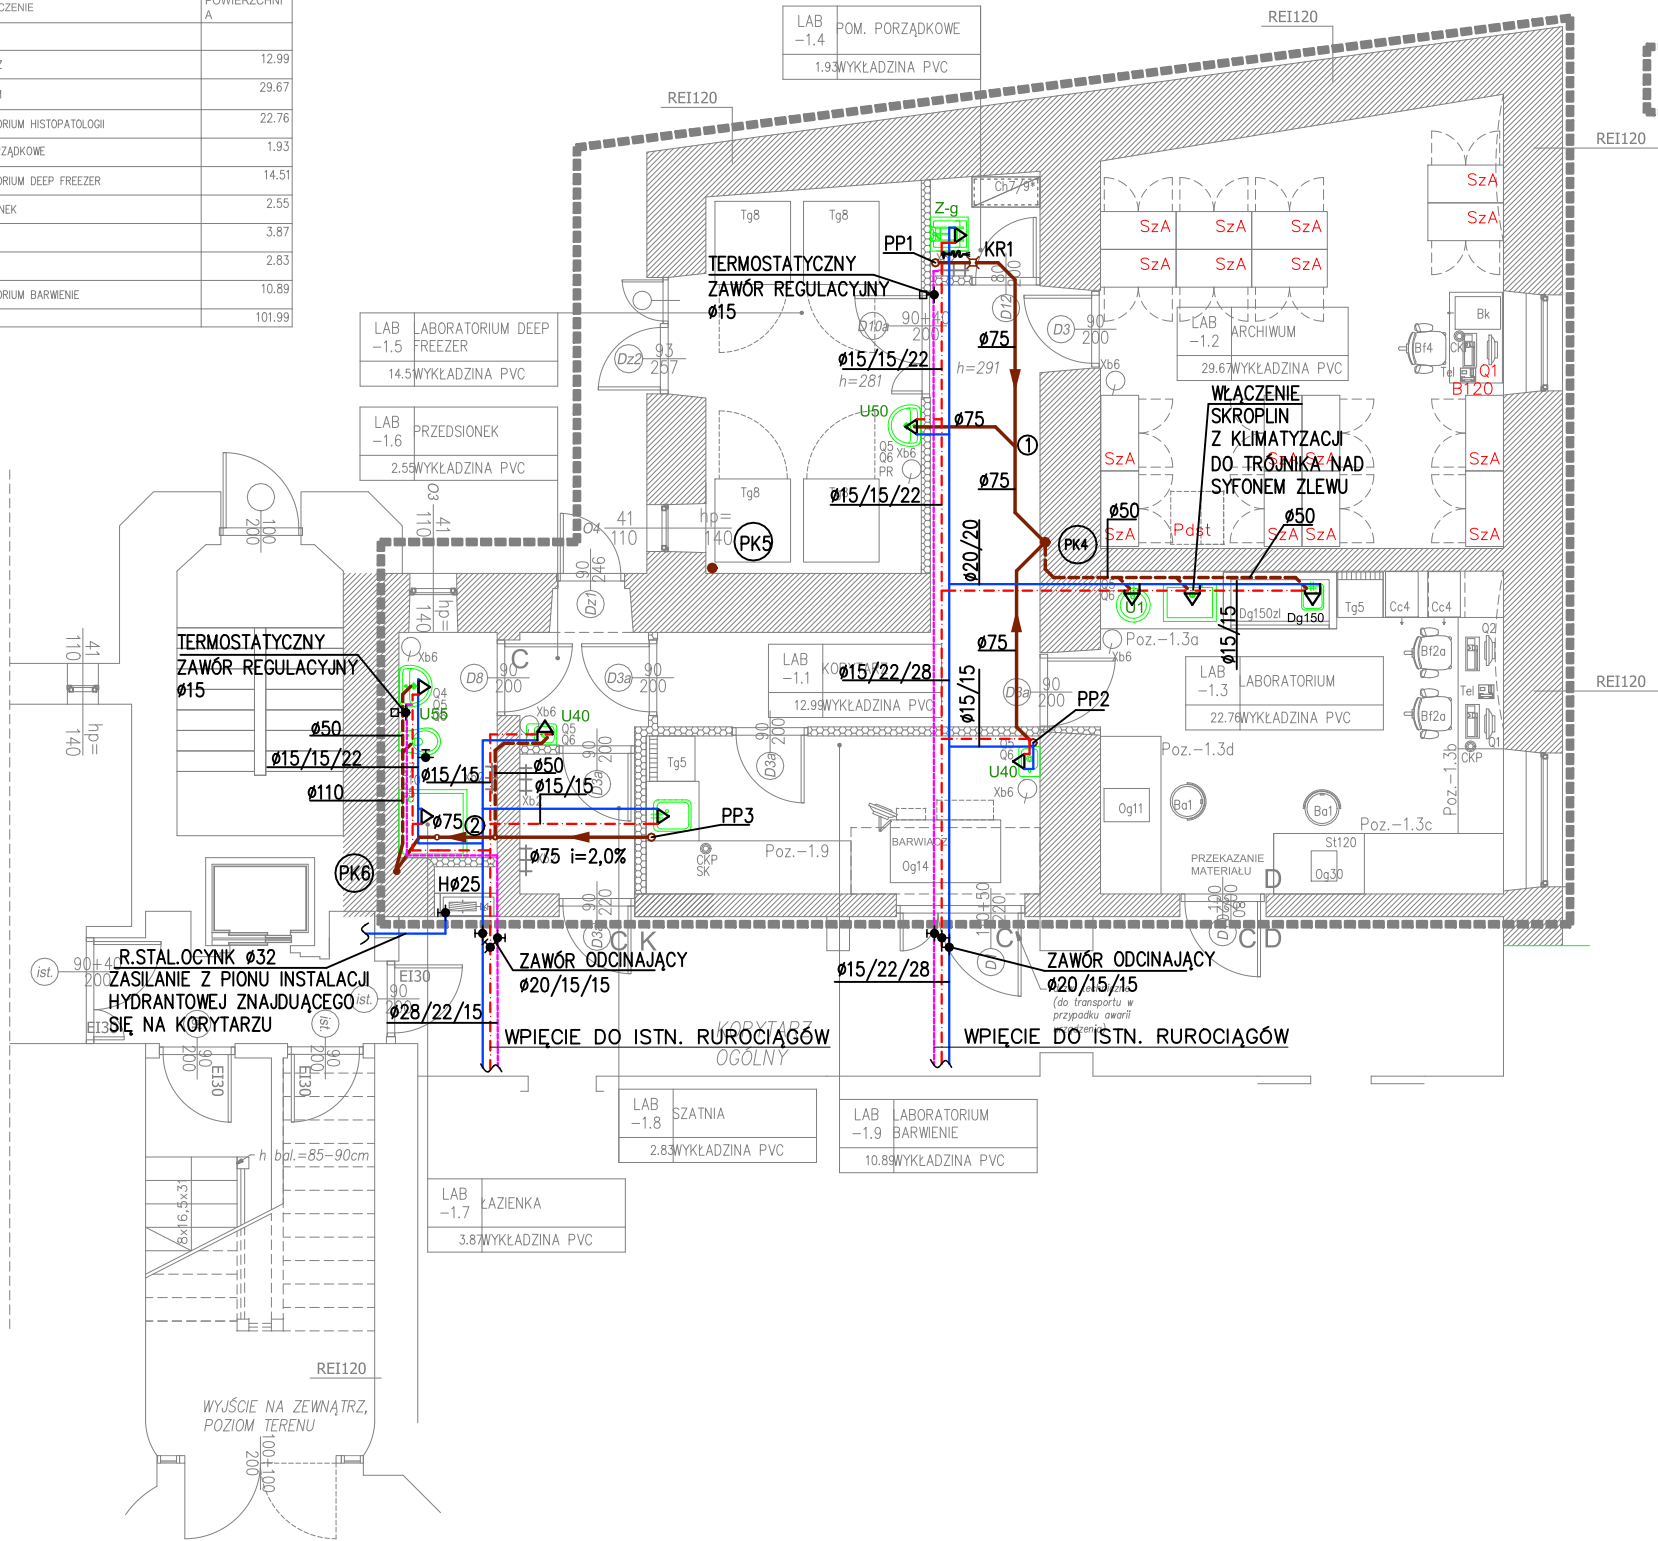

ZAKRES OPRACOWANIA

LEGENDA:	
—	- INSTALACJA WODY ZIMNEJ
---	- INSTALACJA WODY CIEPŁEJ
---	- INSTALACJA WODY CYRK.
---	- INSTALACJA KANALIZACJI PROWADZONA PO ŚCIANACH
→	- INSTALACJA KANALIZACJI PROWADZONA W POSADZCE
PK6	- ISTNIEJĄCY PION KANALIZACJI SANITARNEJ
PP1	- PROJEKT PION KANALIZACJI ZAKOŃCZONY ZAWOREM POMIĘTYM
①	- CHARAKTERYSTYCZNE PUNKTY NA INSTALACJI KANALIZACJI
UWAGA: PRZEWODY GŁÓWNE INSTALACJI WODOCIĄGOWEJ PROWADZIĆ W PRZESTRZENI SUFITU PODWIESZANEGO, PODEJŚCIA DO URZĄDZEŃ PO ŚCIANACH	

○ KONTRAPUNKT architektura - konstrukcja - technologia
ZESPÓŁ PROJEKTOWY KONTRAPUNKT Spółka z o.o.
ul. Zabłocie 39, 30-701 Kraków
NIP: 676-238-36-75 / REGON: 120753070 / KRS: 0000311257
tel: +48 12 296 02 71 / +48 504 260 628 / fax: +48 122960270

Objekt	Narodowy Instytut Onkologii im. M. Skłodowskiej Curie- Państwowy Instytut Badawczy- Oddział w Krakowie ZAKŁAD PATOMORFOLOGII NOWOTWORÓW 3 PIĘTRO (piwnica, strych)	Nr projektu 18-01
Inwestor	Narodowy Instytut Onkologii im. M. Skłodowskiej Curie- Państwowy Instytut Badawczy- Oddział w Krakowie ul. Garncarska 11, 31-115 Kraków	Data 01.2020
Lokalizacja	ul. Garncarska 9, 31-115 Kraków	
Branża	SANITARNA - INST. WOD-KAN-C.O.	rewizja -
Faza	PROJEKT WYKONAWCZY	nr upr. arch. bez ogr. podpis
Projektant	mgr inż. Marcin Stomski MAP/0301/PBS/17	
Sprawdzający	INŻ. MAREK TARADA BPP 8388-289/79	
Treść rysunku	Rzut Piwnicy - inst. wod-kan Labortorium Patomorfologii	Nr rys: S01 Skala: 1:100

UWAGA:
Prawa Autorskie zastrzeżone - Zespół Projektowy Kontrapunkt
Wszystkie wymiary należy sprawdzić na budowie!
W przypadku użycia nazwy produktu bądź producenta dopuszcza się zastosowanie
materiału równoważnego pod względem parametrów technicznych i funkcji jakiej ma
służyć.