



PIWNICA

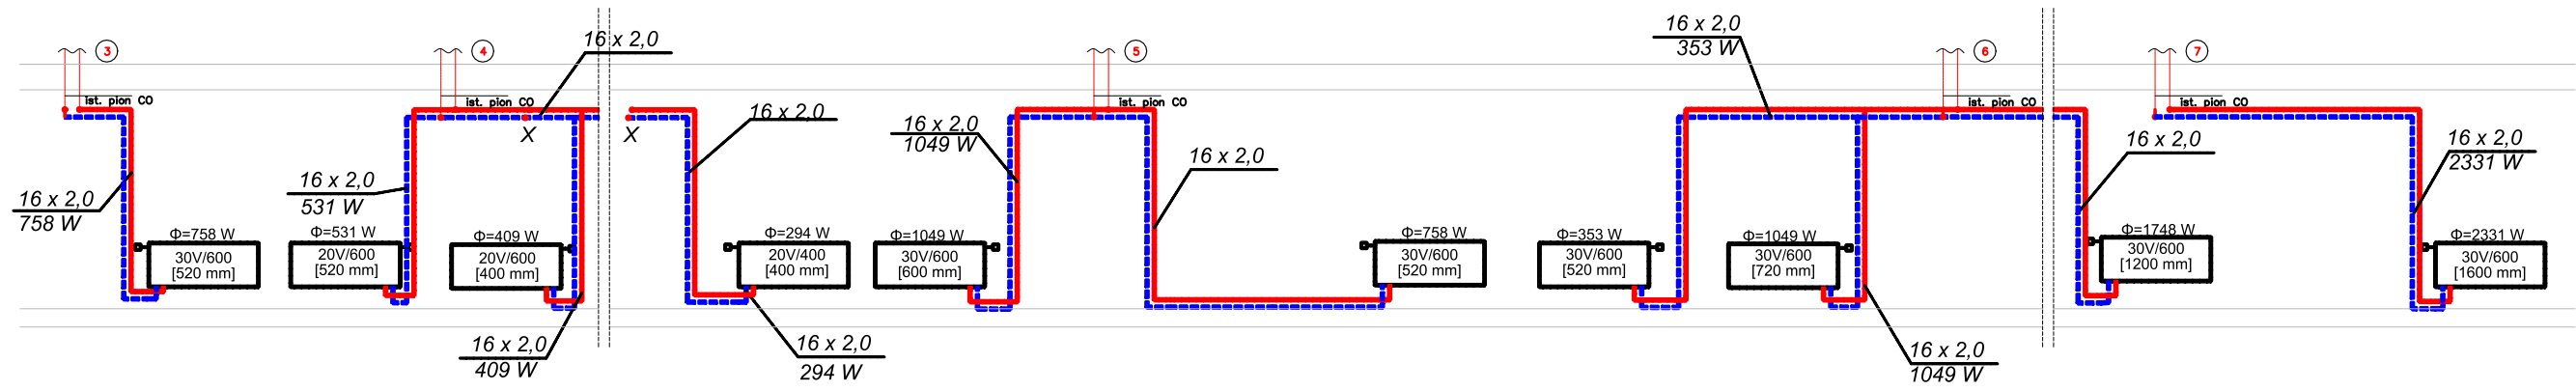

3 PIĘTRO

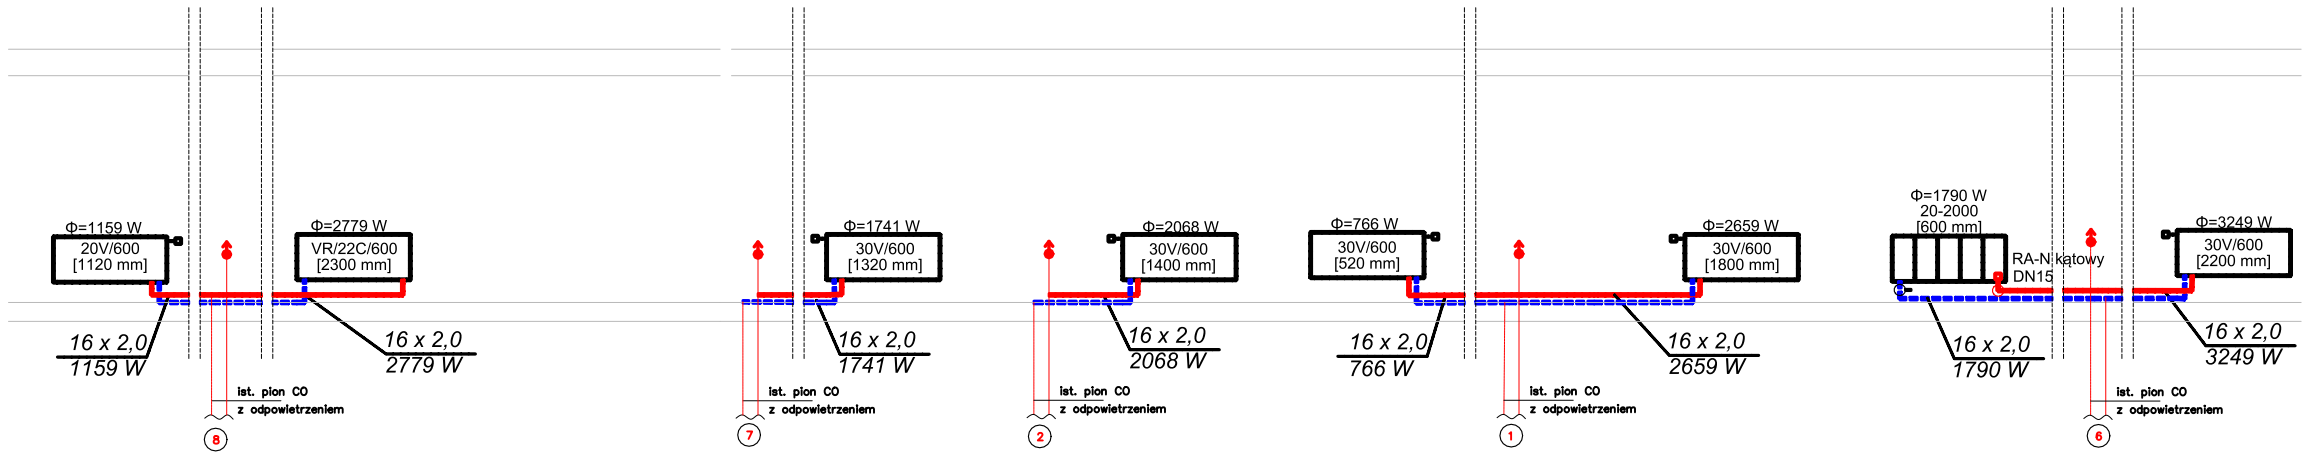


LEGENDA:

— PROJ. RUR. INSTALACJI CO

— PROJ. GRZEJNIKI KOMPAKTOWE HIGIENICZNE

↑ ISTNIEJĄCY ODPOWIETRZNIK

3 PIĘTRO

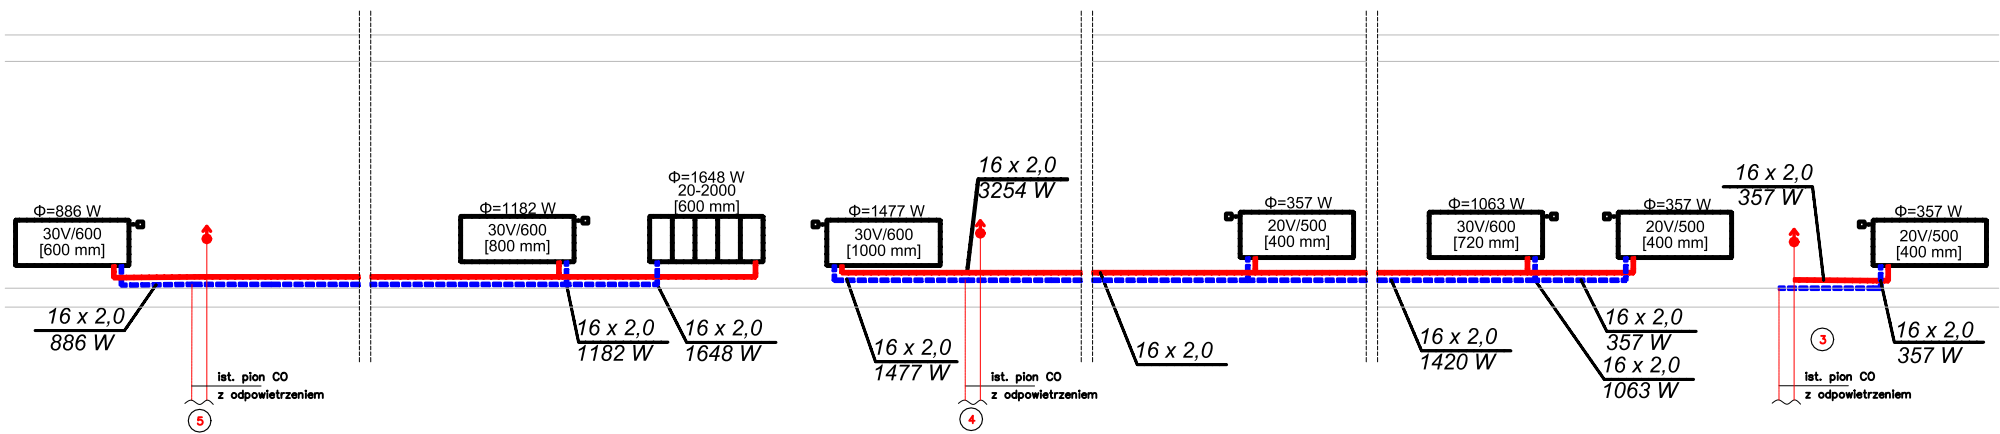

KONTRAPUNKT architektura - konstrukcja - technologia		
ZESPÓŁ PROJEKTOWY KONTRAPUNKT Spółka z o. o.		
ul. Zabłocie 39, 30-701 Kraków		
NIP: 676-238-36-75 / REGON: 120753070 / KRS: 0000311257		
tel: +48 12 296 02 71 / + 48 504 260 628 / fax: + 48 122960270		
Obiekt	Narodowy Instytut Onkologii im. M. Skłodowskiej Curie- Państwowy Instytut Badawczy- Oddział w Krakowie ZAKŁAD PATOMORFOLOGII NOWOTWORÓW 3 PIĘTRO (piwnica, stych)	Nr projektu 18-01
Inwestor	Narodowy Instytut Onkologii im. M. Skłodowskiej Curie- Państwowy Instytut Badawczy- Oddział w Krakowie ul. Garncarska 11, 31-115 Kraków	Data 01.2020
Lokalizacja	ul. Garncarska 9, 31-115 Kraków	
Branża	SANITARNA - INST. WOD-KAN-C.O.	rewizja -
Faza	PROJEKT WYKONAWCZY	nr upr. arch. bez ogr. podpis
Projektant	mgr inż. Marcin Słomski MAP/0301/PBS/17	
Sprawdzający	INŻ. MAREK TARADA BPP 8388-289/79	
Treść rysunku	Rozwinięcie instalacji C.O.	Nr rys: S06 Skala: 1:100

UWAGA:
Prawa Autorskie zastrzeżone- Zespół Projektowy Kontrapunkt
Wszystkie wymiary należy sprawdzić na budowie!
Wszelkie zmiany należy zgłaszać pisemnie do projektanta.