


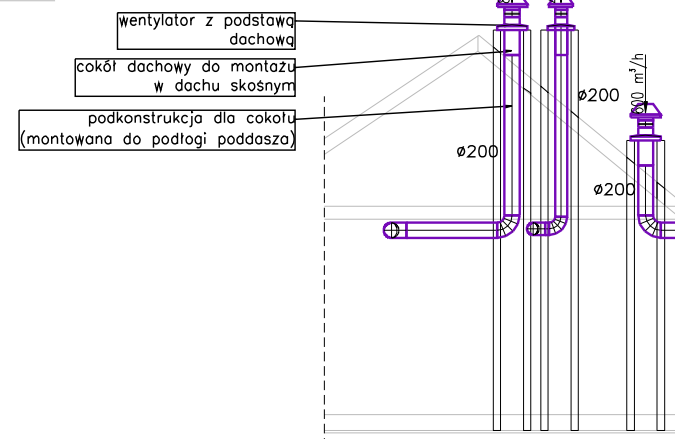

	RZĘDNA WIERZCHU KANAŁU
	REWIZJA
	KRATKA/SZCZELINA PRZEPŁYWOWA
	KANAŁ POWIETRZA ŚWIEŻEGO
	KANAŁ POWIETRZA NAWIEWANEGO
	KANAŁ POWIETRZA WYWIEWANEGO
	KANAŁ POWIETRZA USUWANEGO
	URZĄDZENIA

KONTRAPUNKT architektura - konstrukcja - technologia
ZSPÓŁ PRZEKŁADÓW KONTRAPUNKT Spółka z o. o.
ul. Zabłocie 39, 30-701 Kraków
NIP: 676-238-36-75 / REGON: 120753070 / KRS:0000311257
tel: +48 12 296 02 71 / + 48 504 260 628 / fax: + 48 12 2960270

Obiekt	Narodowy Instytut Onkologii im. M. Skłodowskiej Curie- Państwowy Instytut Badawczy- Oddział w Krakowie ZAKŁAD PATOMORFOLOGII NOWOTWORÓW 3 PIĘTRO (plwnica, strych)	Nr projektu 18-01
Inwestor	Narodowy Instytut Onkologii im. M. Skłodowskiej Curie- Państwowy Instytut Badawczy- Oddział w Krakowie ul. Garncarska 11, 31-115 Kraków	Data 03.2020
Lokalizacja	ul. Garncarska 9, 31-115 Krakow	
Branża	WENTYLACJA I KLIMATYZACJA	rewizja -
Faza	PROJEKT WYKONAWCZY	podpis
Projektant	mgr inż. PAWEŁ BUDZIŃSKI MAP/194/PWOS/11	
Sprawdzający	mgr inż. GRZEGORZ PABIŚ MAP/0595/PBS/17	
Treść rysunku	RZUT PODDASZA-WENTYLACJA MECHANICZNA I KLIMATYZACJA	Nr rys: WMK3 Skala: 1:100

UWAGA:
Prawa Autorskie zastrzeżone- Zespół Projektowy Kontrapunkt
Wszystkie wymiary należy sprawdzić na budowie!
W przypadku użycia nazwy produktu bądź producenta dopuszcza się zastosowanie materiału równoważnego pod względem parametrów technicznych i funkcji jakiej ma służyć.