

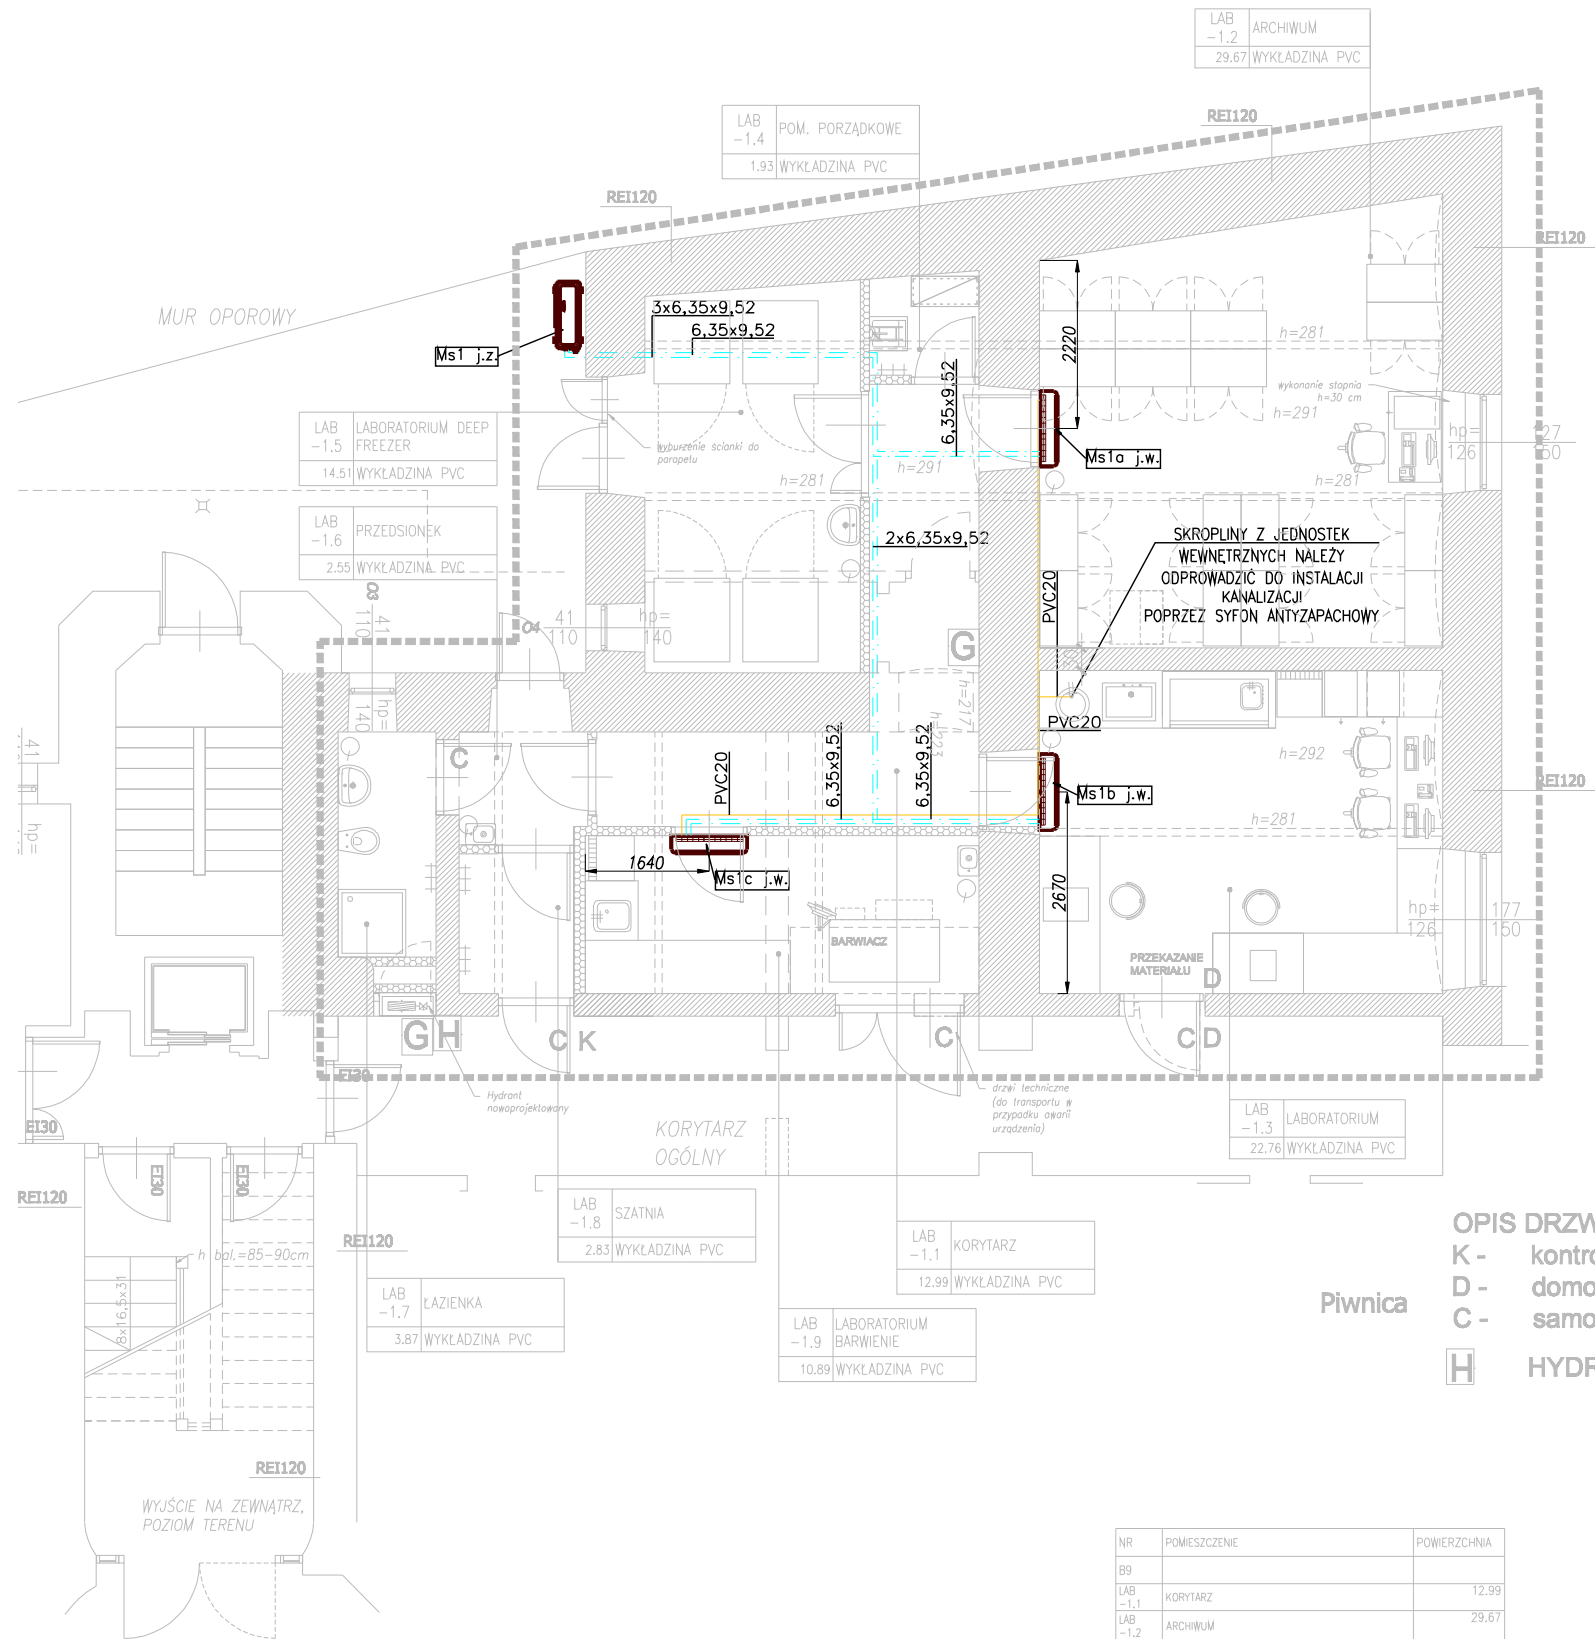


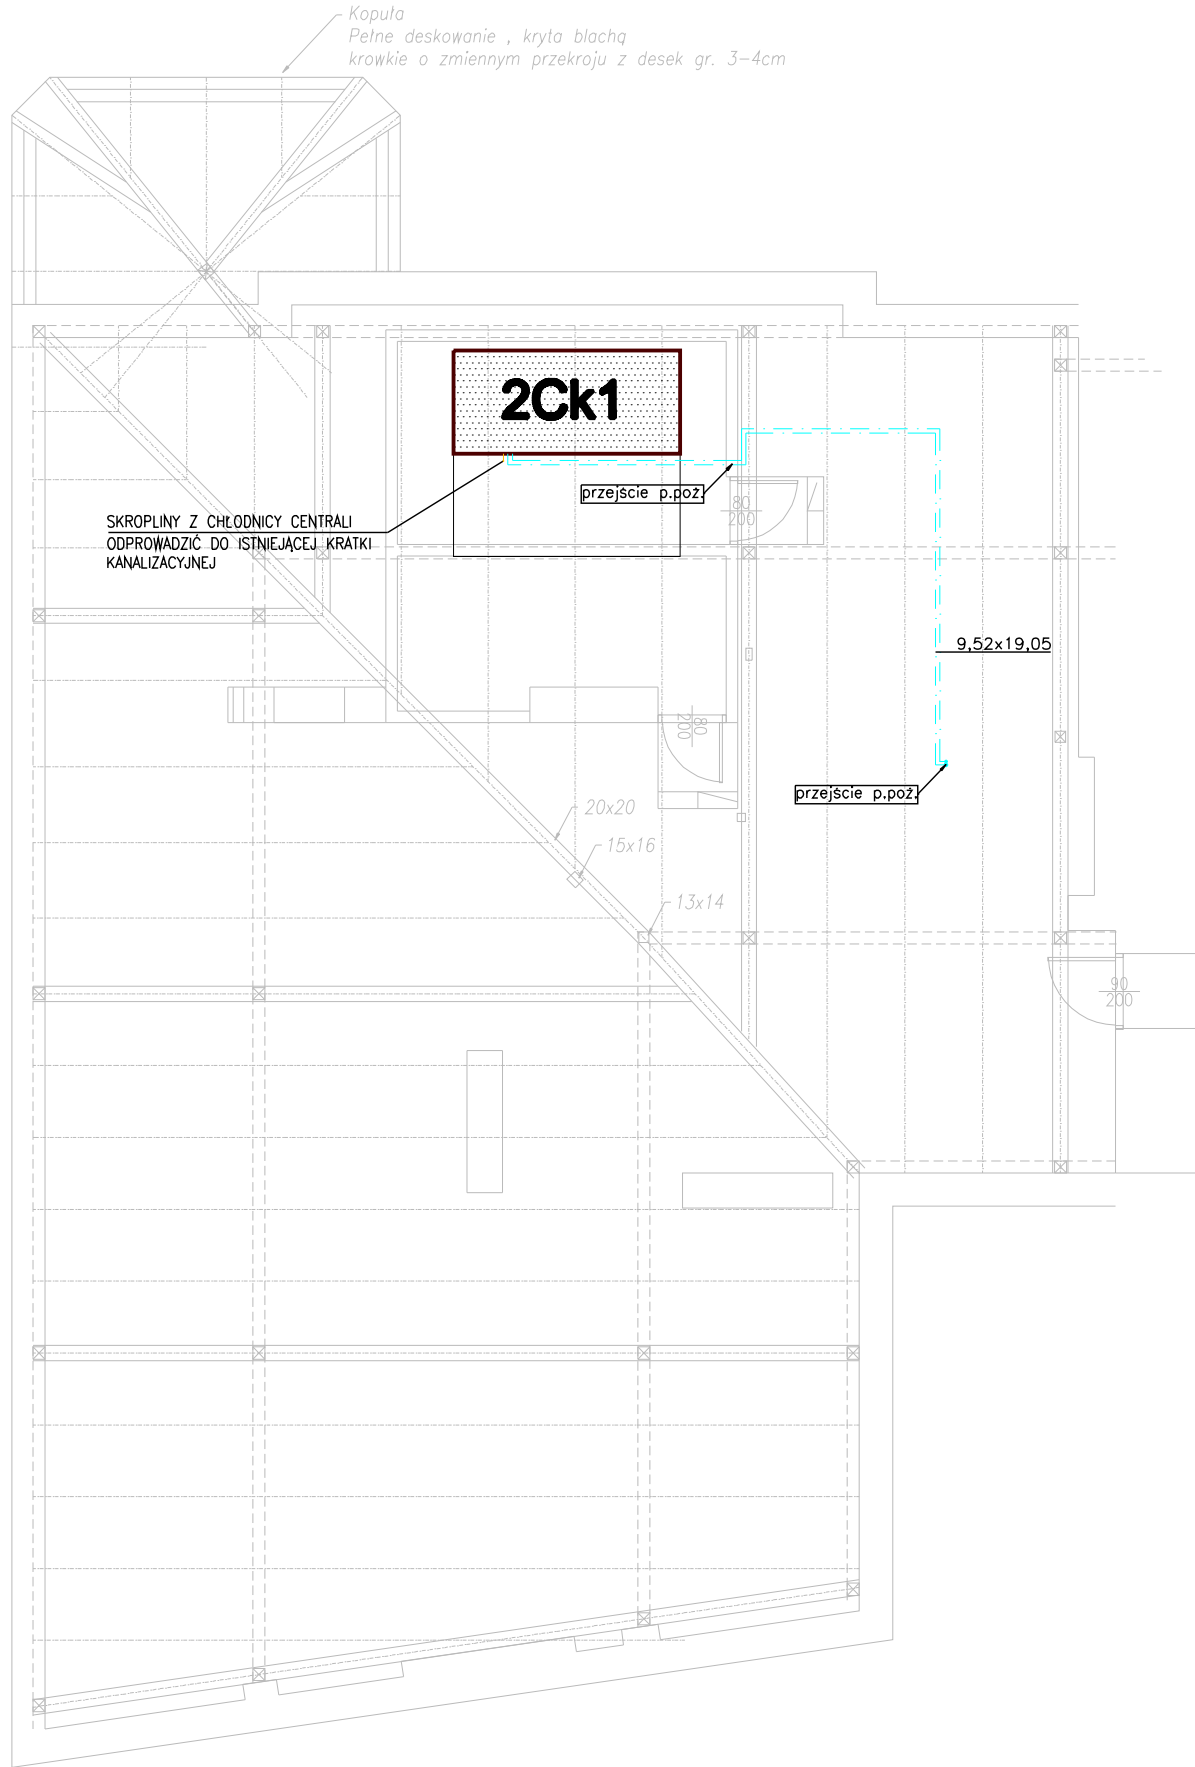

OPIS DRZWI
K - kontrola dostępu
D - domofon, dzwonek
C - samozamykacz
H - HYDRANT nowo projektowany

Nr	POMIESZCZENIE	Powierzchnia
B9		
LAB 1.1	KORYTARZ	12.99
LAB 1.2	ARCHIWUM	29.67
LAB 1.3	LABORATORIUM HISTOPATOLOGII	22.76
LAB 1.4	POM. PORZĄDKOWE	1.93
LAB 1.5	LABORATORIUM DEEP FREEZER	14.51

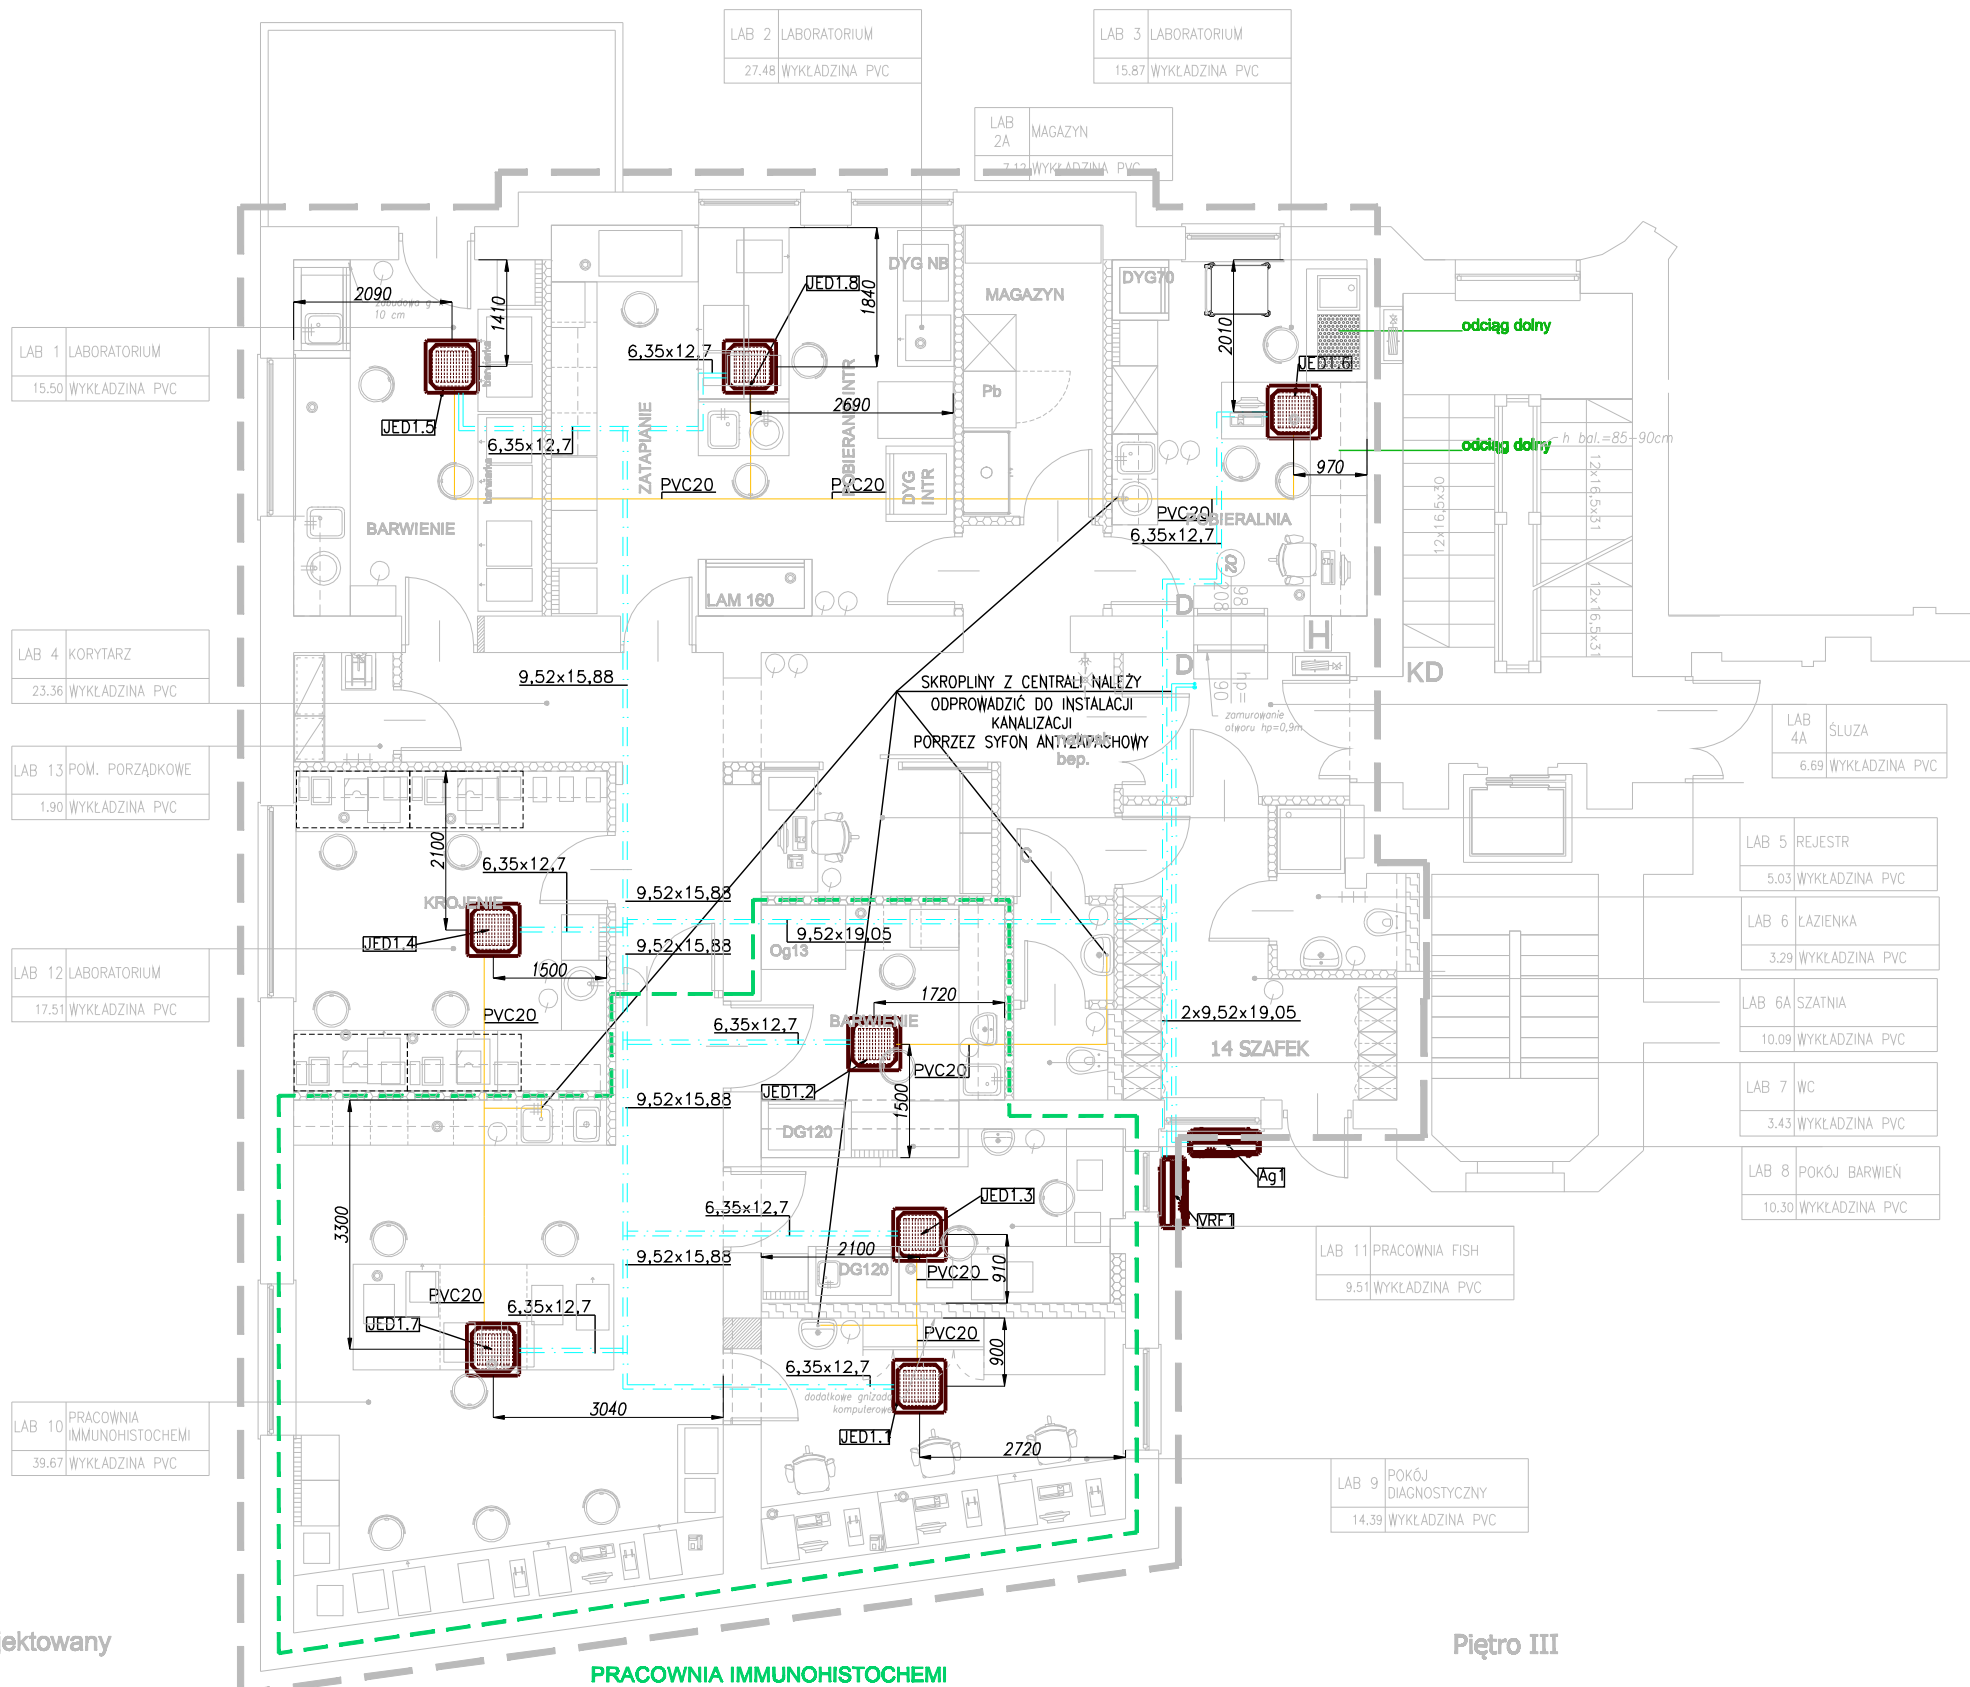

- UWAGI OGÓLNE!!! – INSTALACJE CHŁODNICZE
1. Montaż urządzeń i elementów na sieci rurociągów należy wykonać zgodnie z odpowiednimi dokumentacjami technicznymi: "Warunki techniczne wykonania i odbioru robót"
 2. Instalację montować zgodnie z rysunkiem oraz opisem technicznym, przed montażem rurociągów należy dokonać analizy aktualnej sytuacji w obszarze montażu i potwierdzić zgodność zaprojektowanych tras z aktualną sytuacją budowlaną i innymi instalacjami.
 3. Wszystkie przejścia rurociągów przez ściany i stropy należy uszczelnić, a w sposób szczególny należy uszczelnić rurociągi przechodzące przez elementy budowlane o odporności ogniowej. Przejścia przez elementy budowlane o odporności ogniowej wykonać za pomocą systemowych rozwiązań posiadających odpowiednie aprobaty.
 4. Rurociągi izolować zgodnie z opisem technicznym oraz zestawieniem urządzeń i materiałów.
 5. Jednostki klimatyzacyjne wewnętrzne montować 10cm od stropu.
 6. Rurociągi skroplin prowadzić ze spadkiem min. 3‰
 7. Rozstaw podpór i podwieszeń powinien być zgodny z PN-71/B-10420.

LEGENDA:
URZĄDZENIA
RUROCIĄGI CHŁODNICZE FREONOWE
RUROCIĄGI SKROPLIN

Obiekt	KONTRAPUNKT architektura - konstrukcja - technologia ZESPÓŁ PROJEKTOWY KONTRAPUNKT Spółka z o. o. ul. Zdobycha 39, 50-701 Kraków NIP: 676-238-36-75 / REGON: 120753070 / KRS:0000311257 tel: +48 12 296 02 71 / + 48 504 260 628 / fax: +48 122960270	Nr projektu 18-01
Inwestor	Narodowy Instytut Onkologii im. M. Skłodowskiej-Curie- Państwowy Instytut Badawczy- Oddział w Krakowie ul. Garncarska 11, 51-115 Kraków	Data 03.2020
Lokalizacja	ul. Garncarska 9, 31-115 Kraków	
Bransza	WENTYLACJA I KLIMATYZACJA	rewizja -
Faza	PROJEKT WYKONAWCZY	podpis
Projektant	mgr inż. PAWEŁ BUDZIŃSKI MAP/194/PWOS/11	
Sprawdzający	mgr inż. GRZEGÓRZ PABIŚ MAP/0595/PBS/17	
Treść rysunku	RZUTY - INSTALACJA MULTISPLIT I VRF	Nr rys: WMK4 Skala: 1:100

UWAGA:
Prawa Autorskie zastrzeżone – Zespół Projektowy Kontrapunkt
Wszystkie wymiary należy sprawdzić na budowie!
W przypadku użycia nazwy produktu bądź producenta dopuszcza się zastosowanie materiału równoważnego pod względem parametrów technicznych i funkcji jakiej ma służyć.