
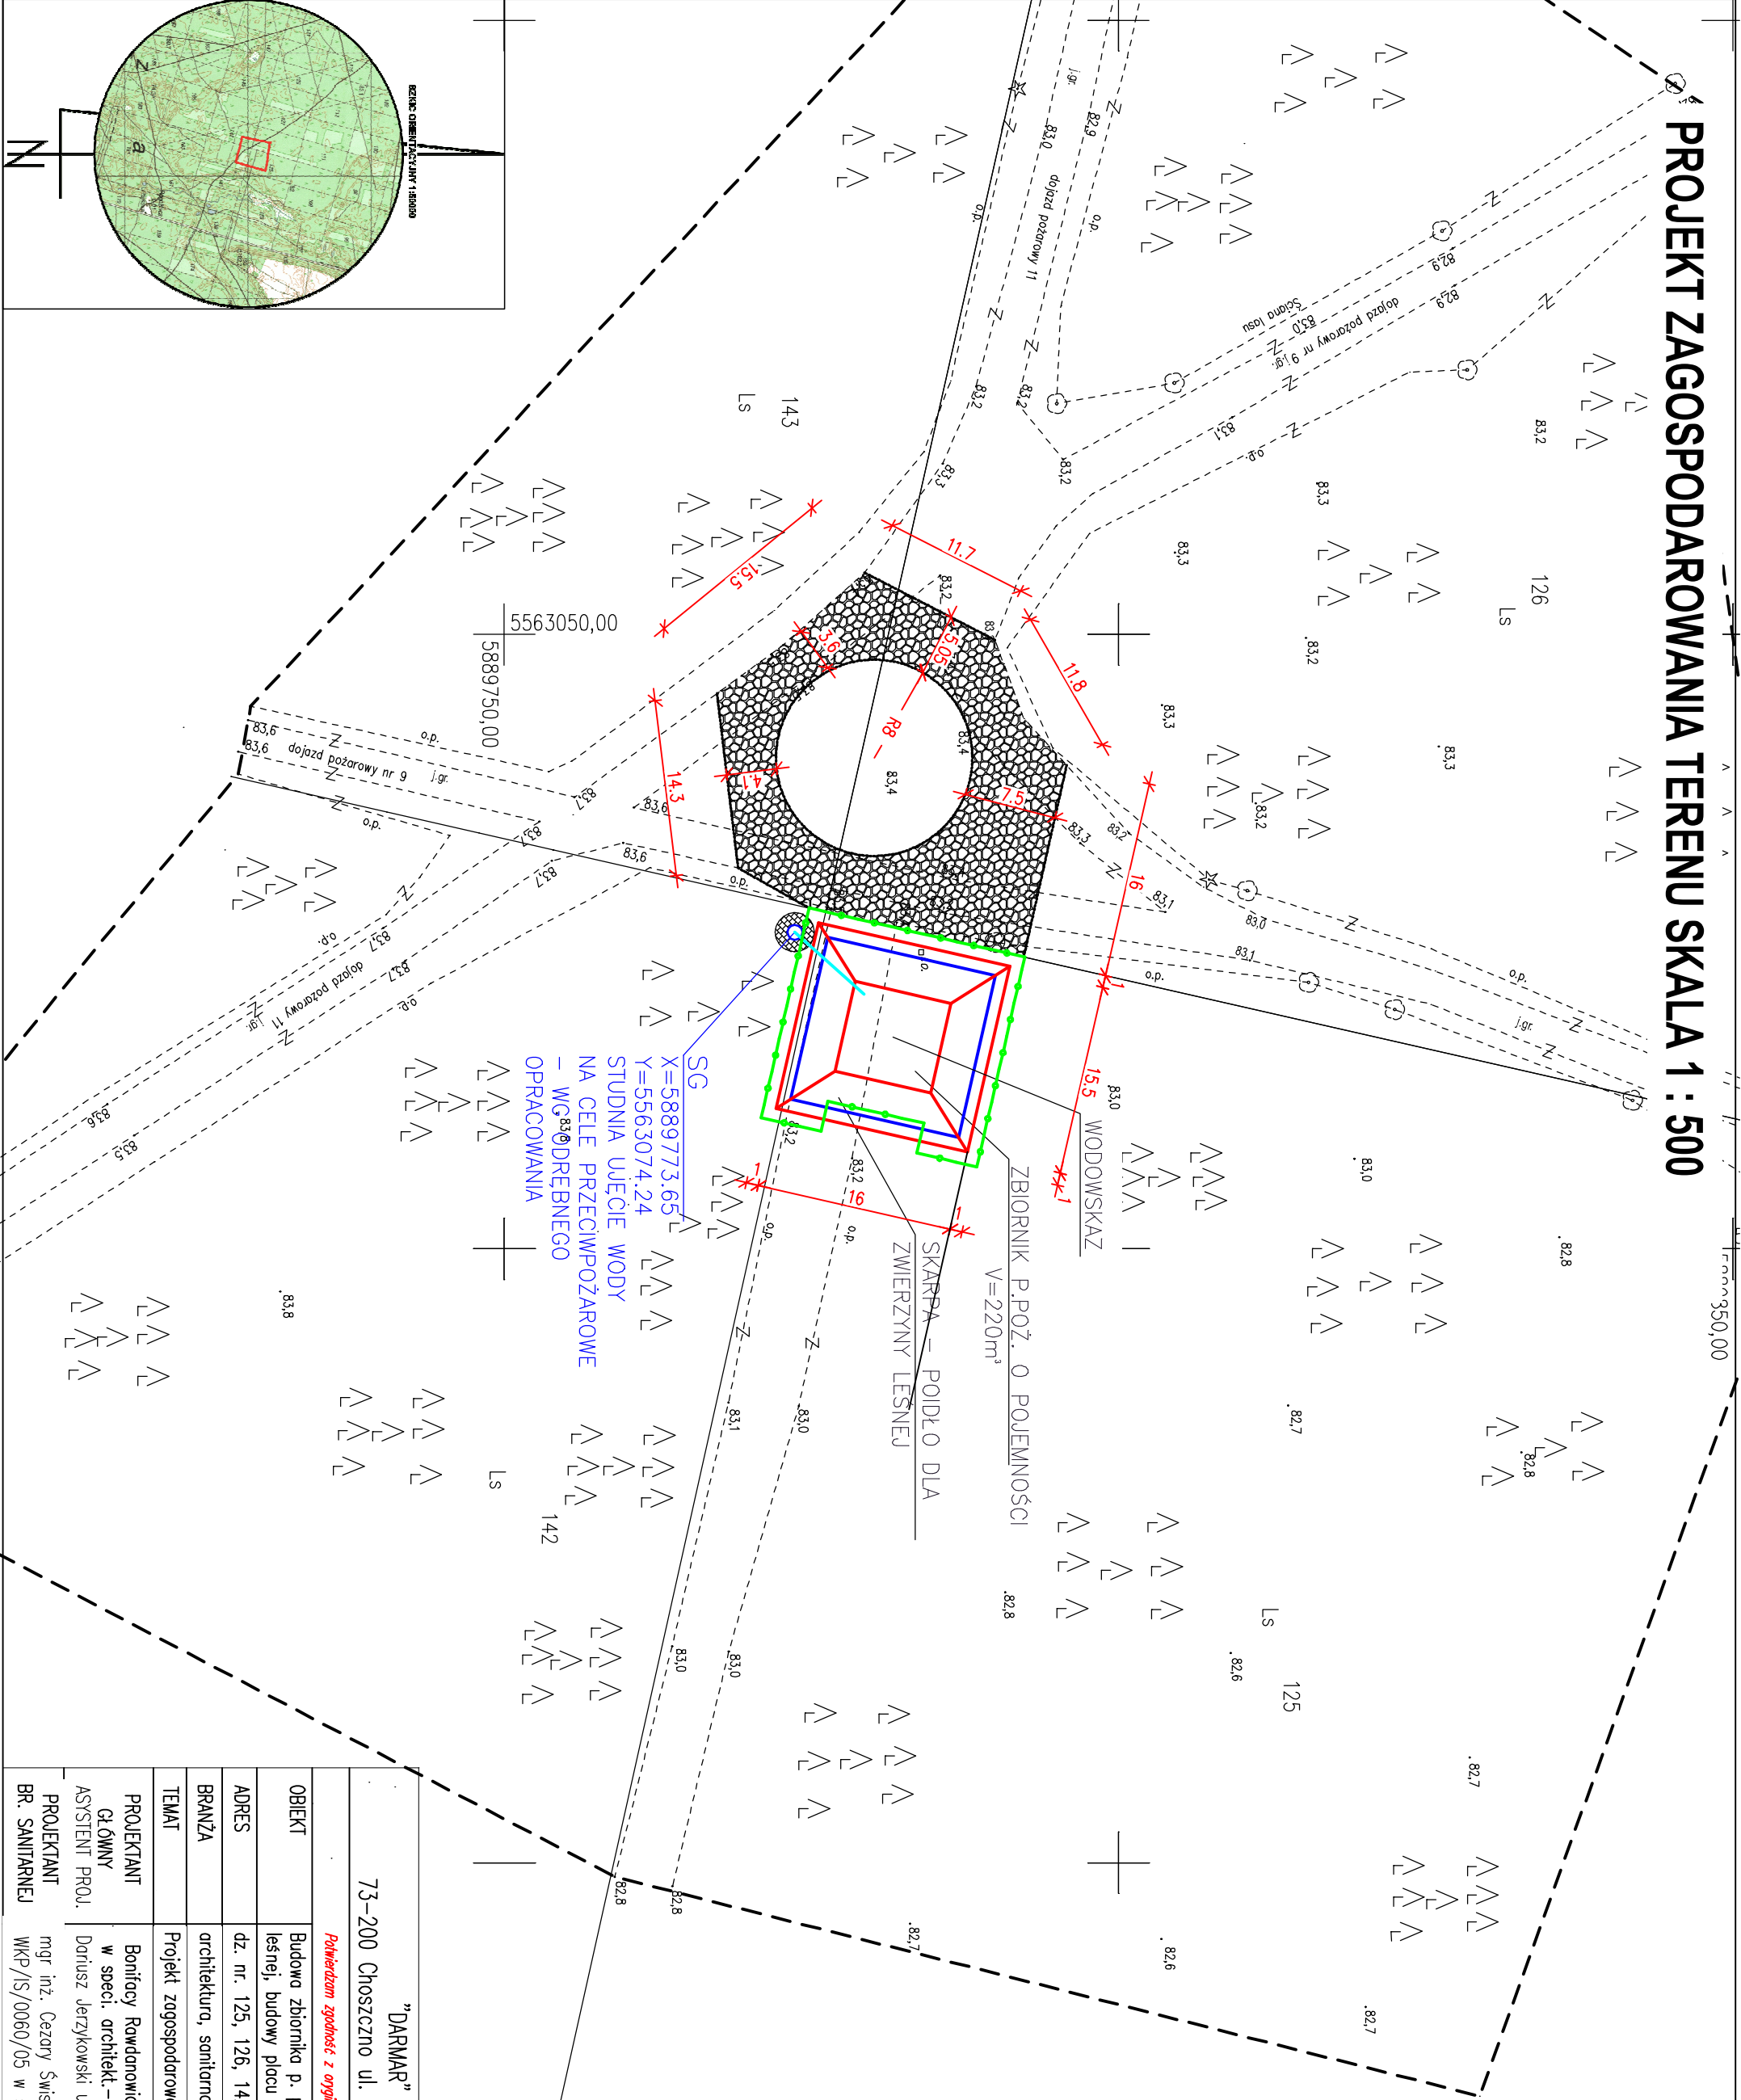


PROJEKT ZAGOSPODAROWANIA TERENU SKALA 1 : 500

LEGENDA:

- | | |
|---|------------------------------------|
|  | PLAC MANEROWY 420m ² |
|  | ZBIORNIK P.POŻ V=220m ³ |
|  | OGRODZENIE |
|  | RULOCIĄG PE-HD 160mm, L=7,5m |



"DARMAR" Dariusz Jerzykowski		
73-200 Choszczno ul. Sobieskiego 32 tel. 600 416 186		
<i>Powierzam zgodność z oryginałem kopię mapy do celów projektowych</i>		
OBIEKT	Budowa zbiornika p. poż. o poj. 220m ³ z funkcją pojęcia dla zwierzęcy leśnej, budowy placu manewrowego	
ADRES	dz. nr. 125, 126, 142, 143 obr.0020 Józefiny, gm. Drawno	
BRANŻA	architektura, sanitarne	Skala 1 : 500
TEMAT	Projekt zagospodrowania terenu	
PROJEKTANT GLÓWNY ASYSTENT PROJ.	Bonifacy Rowdanowicz upr. nr 4650/61 w specj. architekt –konstrukcyjne	
PROJEKTANT BR. SANITARNEJ	Dariusz Jerzykowski upr. ZAP/0113/0HOK/05 mgr inż. Cezary Świąt WKP/0283/PWOS/04 WKP/S/0060/05 w specj. instal. sanitarne	11.2019 r.
	Data	Rys.k/1