

Na każdym z pionów w odległości max. 90cm od poziomu podłogi zamontować rewizję. Poszczególne piony wyprowadzić ponad połac dachową i zakończyć rurą wywiewną. Rurę wywiewną wyprowadzić conajmniej 0,5 m ponad połac dachową. Dopuszcza się wentylowanie pionów kanalizacyjnych specjalnymi zaworami napowietrzającymi jednak ostatni z pionów oraz co piąty z pozostałych musi być zakończony rurą wywiewną wyprowadzoną ponad dach. W przypadku zastosowania ww zaworów napowietrzających należy je tak zamontować aby zapewnić do nich swobodny dopływ powietrza, w przypadku umieszczenia zaworu we wnęce w ścianie, wnękę należy zabezpieczyć aluminiową kratką wentylacyjną. Przewody mocować i łączyć ze sobą zgodnie z kartą katalogową producenta. Przewody prowadzone natynkowo, zaizolować izolacją akustyczną np: TUBOLIT AR FONOWAVE firmy ARMACELL, dodatkowo dopuszcza się obudowanie ich płytą gipsowo-kartonową. Przewody umieszczone natynkowo należy zabezpieczyć przed uszkodzeniami mechanicznymi, np. za pomocą obudów z płyt gipsowo-kartonowych. Wszystkie prace wykonywać zgodnie z wytycznymi producentów dobranych urządzeń oraz zgodnie z obowiązującymi przepisami i zasadami wiedzy technicznej

PARTER - zestawienie pomieszczeń					
Numer	Nazwa	Posadzka	Powierzchnia użytkowa	Proj. temp.	Rodzaj wentylacji
1/01	SZATNIA GOŚCI	PŁYTKI CERAMICZNE	17.16 m ²	24 °C	----
1/02	SANITARIAT GOŚCI	PŁYTKI CERAMICZNE	11.78 m ²	24 °C	GRAWITACYJNA
1/03	POMIESZCZENIE SĘDZIÓW	PŁYTKI CERAMICZNE	9.36 m ²	20 °C	GRAWITACYJNA
1/04	SANITARIAT SĘDZIÓW	PŁYTKI CERAMICZNE	4.46 m ²	24 °C	GRAWITACYJNA
1/05	SANITARIAT GOSPODARZY	PŁYTKI CERAMICZNE	11.78 m ²	24 °C	GRAWITACYJNA
1/06	SZATNIA GOSPODARZY	PŁYTKI CERAMICZNE	14.03 m ²	24 °C	----
1/07	MAGAZYN SPRZĘTU	PŁYTKI CERAMICZNE	7.28 m ²	16 °C	----
1/08	SALA KLUBOWA	PŁYTKI CERAMICZNE	24.59 m ²	20 °C	GRAWITACYJNA
1/09	ANEKS KUCHENNY	PŁYTKI CERAMICZNE	9.45 m ²	20 °C	GRAWITACYJNA
1/10	W.C. OGÓLNODOSTĘPNE	PŁYTKI CERAMICZNE	4.00 m ²	20 °C	GRAWITACYJNA
1/11	W.C. MĘSKIE	PŁYTKI CERAMICZNE	2.92 m ²	20 °C	GRAWITACYJNA
RAZEM:			116.82 m ²		


MU	Miska ustępowa
MUn	Miska ustępowa dla niepełnosprawnych
UM	Umywalka
UMn	Umywalka dla niepełnosprawnych
ZL	Zlewozmywak
LE1	Syfon z lejkiem Ø32 odprowadzający czynnik grzewczy upuszczony przez zawór bezpieczeństwa np. DALLMER
LE2	Syfon z lejkiem Ø32 odprowadzający kondensat z komina, np. DALLMER
BR	Brodzik
OL	Odwodnienie liniowe
PIS	Pisuar
Z	Zawór napowietrzający PVC Ø75 umieszczony we wnęce ściany (wnękę zakryć aluminiową kratką wentylacyjną)
KR	Wpust podłogowy

proj. pion instalacji kanalizacji sanitarnej
-piony obudować płytami k-g systemu RIGIPS

UWAGA:

1. PRZED PRZYSTĄPIENIEM DO PRAC WYMIARY SPRAWDZIĆ NA BUDOWIE
2. PODANI PRODUCENCI SA PRZYKŁADOWYMI SŁUŻĄCYMI DO OKREŚLENIA TZW. STANDARDÓW JAKOŚCIOWO- ESTETYCZNYCH. WYKONAWCA MOŻE ZASTOSOWAĆ INNYCH PRODUCENTÓW ZAMIENNE ROZWIĄZANIA POD WARUNKIEM ZACHOWANIA PARAMETRÓW TECHNICZNYCH I ESTETYCZNYCH ZAWARTYCH W PROJEKcie ORAZ PISEMNEJ AKCEPTACJI AUTORA NINIEJSZEJ DOKUMENTACJI ORAZ INWESTORA.
3. NINIEJSZY PROJEKT ROZPATRYWAĆ ŁĄCZNIE Z PROJEKTEM BRANŻOWYM BUDYNKU
4. NINIEJSZY PROJEKT JEST PODSTAWĄ DO OPRACOWANIA PRZEZ WYKONAWCĘ WŁASNEGO PROJEKTU WARSZTATOWEGO POSZCZEGÓLNYCH ELEMENTÓW BUDYNKU BĘDĄCYCH PRZEDMIOTEM PROJEKTU. WYKONAWCA JEST ZOBOWIĄZANY DO UZGODNIENIA OPRACOWANEGO PRZEZ SIEBIE PROJEKTU WARSZTATOWEGO Z AUTOREM NINIEJSZEGO PROJEKTU.

NAZWA OBIEKTU:	Budowa budynku zaplecza socjalno-szatniowego	S-03
LOKALIZACJA:	m. Droginia, dz. nr 9/14, gm. Myślenice	
INWESTOR:	Gmina Myślenice	MAJ 2018
BRANŻA:	SANITARNA	SKALA: 1 : 100
TYTUŁ RYSUNKU:	PARTER - INSTALACJA KAN. SANITARNEJ	
Projektant: mgr inż. Paweł BIEL, upr. MAP/0254/PWBS/17	podpis:	

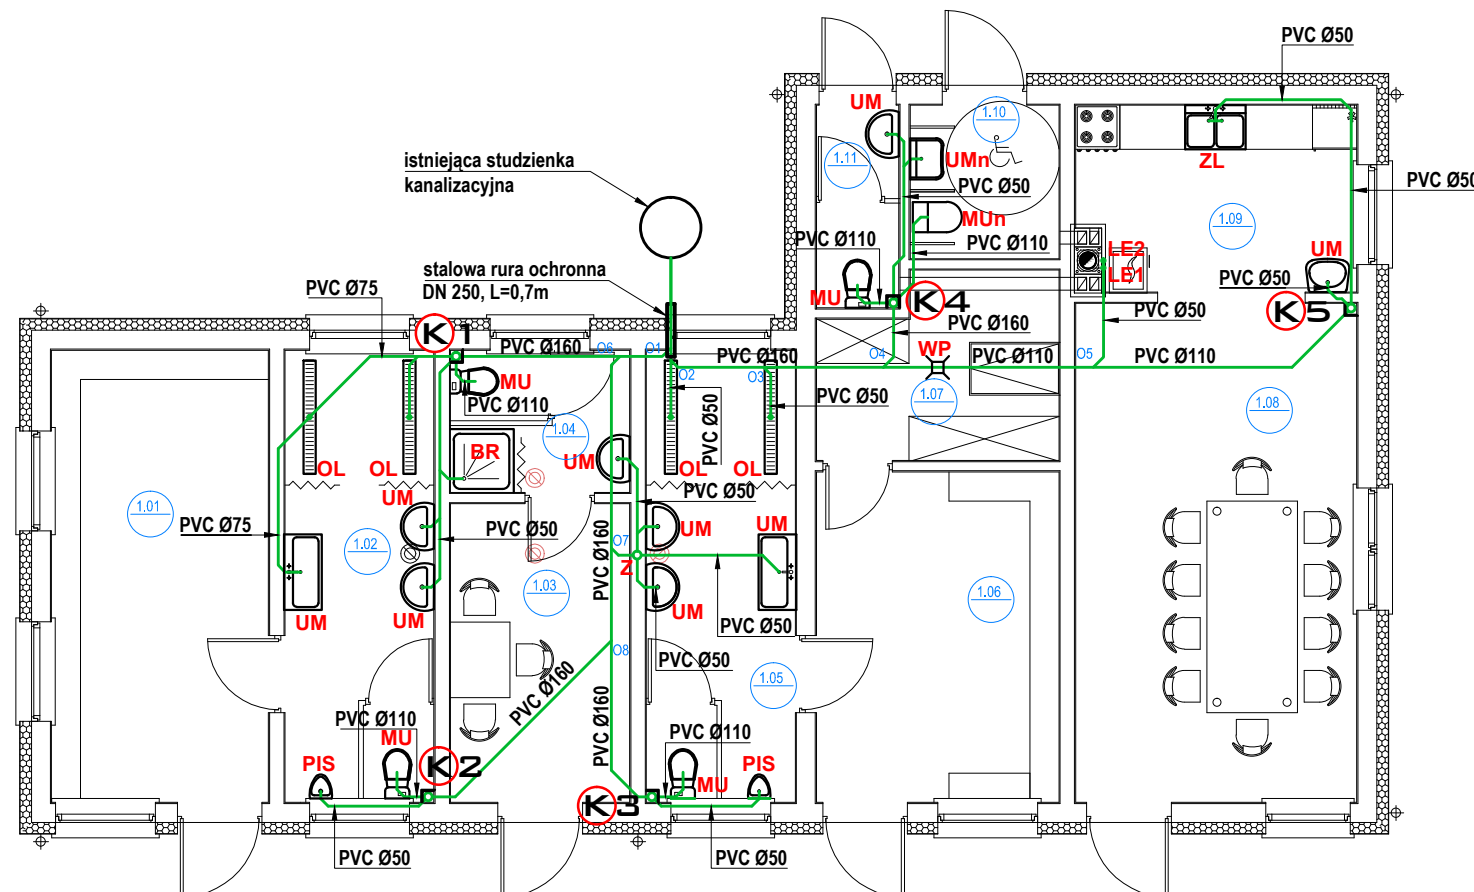

łańcuch uszczelniający EPDM/stal A2

ok. 50mm

osłaniany przewód

pianka do przepustów wodoszczelna

uszczelniający sznur bentonitowy

manszeta ochronny termokurczliwy