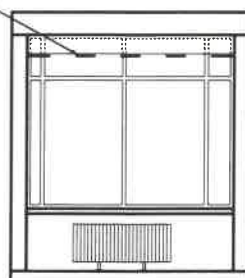



203

POKÓJ 2-OSOBOWY

RZUT

SUFIT
PODWIESZONY
KASETONOWY

PRZEKRÓJ A-A

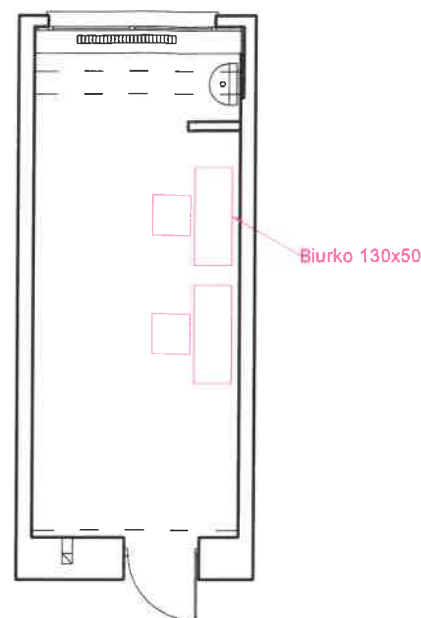

PROPONOWANY UKŁAD UMEBLOWANIA.
ŁAWKI I BIURKA NIE WCHODZĄ W ZAKRES ZADANIA.

PRZED PRZYSTĄPIENIEM DO WYKONYWANIA ROBÓT NALEŻY:

1. ZAPOZNAĆ SIĘ SZCZEGÓŁOWO Z DOKUMENTACJĄ PROJEKTOWĄ
2. USTANOWIĆ KIEROWNIKA BUDOWY I PRZYGOTOWAĆ PLAN BIOZ
3. ZABEZPIECZYĆ OKNA, DRZWI ORAZ INNE ELEMENTY WYPOSAŻENIA W POMIESZCZENIU PRZED ZAPYLENIEM, ZABRUDZENIEM I USZKODZENIAMI.
4. WYNIŚĆ MEBLE I INNE ELEMENTY WYPOSAŻENIA DO INNYCH POMIESZCZEŃ NA CZAS PROWADZENIA ROBÓT W UZGODNIENIU Z UŻYTKOWNIKIEM

ZAKRES PRAC DO WYKONANIA:

1. DEMONTAŻ ISTNIEJĄCEJ POSADZKI, GNIAZD WTYKOWYCH, WYŁĄCZNIKÓW ITD.
2. WYMIANA WYKŁADZINY NA PCV.
3. TYNKOWANIE, WYRÓWNIANIE I MALOWANIE ŚCIAN,
4. WYMIANA KRATEK WENTYLACYJNYCH,
5. WYKONANIE SUFITY PODWIESZANEGO - WYKONAĆ DO WYSOKOŚCI BELKI ŻELBETOWEJ. NALEŻY PAMIĘTAĆ, ŻE MINIMALNA WYSOKOŚĆ W POMIESZCZENIACH DO 4 OSÓB TO 250CM,
6. WYKONANIE NOWYCH ZABUDÓW INSTALACJI Z PŁYT GK NA STELAŻU STALOWYM OCYNKOWANYM,
7. WYMIANA PARAPETÓW - WYSOKOŚĆ PARAPETU OD POSADZKI MIN. 85CM,
8. WYMIANA INSTALACJI ELEKTRYCZNEJ W ZAKRESIE INSTALACJI GNIAZD WTYKOWYCH, WYŁĄCZNIKÓW, OŚWIETLENIA PODSTAWOWEGO, ZASILANIA MIKROSPOKÓW,
9. PRZENIESIENIE GRZEJNIKÓW - OBECNIE SĄ ODSZTAWIONE OD ŚCIANY OKOŁO 70CM ZLOKALIZOWANE POD PARAPETEM. PO WYMIANIE PARAPETÓW NALEŻY ZMIEŃNIĆ LOKALIZACJĘ GRZEJNIKA (DOSUNĄĆ DO ŚCIANY ZACHOWUJĄC ODPOWIEDNI ODSTĘP W ZALEŻNOŚCI OD WIESZAKA - MINIMUM 4 CM,
10. WYKONAĆ OSŁONY GRZEJNIKOWE Z PŁYT MDF, LAKIEROWANYCH, BEZ OSTRYCH KRAWĘDZI. NALEŻY UMOŻLIWIĆ PRZEPŁYW POWIETRZA I W TYM CELU NALEŻY WYCIĄĆ OTWORY W PŁYCE,
11. ZAMONTOWAĆ DLA KAŻDEGO OKNA W JEDNYM SKRZYDLE NAWIETRZAK,
12. ABY WSPOMÓĆ CYRKULACJĘ POWIETRZA W POMIESZCZENIU, NALEŻY NA KANAŁE WENTYLACYJNYM NA DACHU ZAMONTOWAĆ NASADY OBRTOWE - TURBOWENTY,
13. ZMIANA LOKALIZACJI UMYWALKI ORAZ ZAMONTOWAĆ I PODŁĄCZYĆ PRZEPŁYWOWY PODRZEWACZ WODY PRZY UMYWALCE WYKONAĆ ZABUDOWĘ Z PŁYT G-K NA WYSOKOŚĆ 150CM I DŁUGOŚĆ 60CM ABY ZAŚLONIĆ UMYWALKĘ, OD STRONY UMYWALKI WYKOŃCZYĆ PŁYTKAMI

UWAGI:

1. PO WYKONANIU ROBÓT BUDOWLANYCH NALEŻY WYKONAĆ BADANIA KOMINIARSKIE PRZEZ UPRAWNIIONEGO KOMINIARZA. W PRZYPADKU NIEDROŻNOŚCI KANAŁÓW, NALEŻY BEZWZGLĘDNIE UDROŻNIĆ,
2. ZE WZGLĘDU NA TO, ŻE BUDYNEK NIE JEST OBIEKTEM NOWYM, WYMIARY MOGĄ ODBIEGAĆ OD RZECZYWISTOŚCI W SPOŚÓB NIEZNACZNY ZE WZGLĘDU M.IN. NA KRZYWIZNĘ ŚCIAN. WYMIARY NALEŻY ZWERYFIKOWAĆ NA BUDOWIE,
3. W PRZYPADKU WYSTĄPIENIA JAKICHKOLWIEK PROBLEMÓW PODCZAS REALIZACJI ROBÓT NALEŻY KONTAKTOWAĆ SIĘ Z PROJEKTANTEM,
4. PRACE WYKONYWAĆ W UZGODNIENIU Z UŻYTKOWNIKIEM NP. DOBÓR KOLORYSTYKI ŚCIAN POMIESZCZEŃ CZY WYKŁADZINY PODŁOGOWEJ,
5. DOKUMENTACJĘ PROJEKTOWĄ ARCHITEKTONICZNO-BUDOWLANĄ NALEŻY ROZPATRYWAĆ WRAZ Z DOKUMENTACJĄ PROJEKTOWĄ BRANŻY ELEKTRYCZNEJ
6. RYSUNKI ROZPATRYWAĆ ŁĄCZNIE Z CZĘŚCIĄ OPISOWĄ DOKUMENTACJI
7. ZAKRES ROBÓT DO WYKONANIA NALEŻY ROZPATRYWAĆ ŁĄCZNIE Z CZĘŚCIĄ OPISOWĄ NINIEJSZEJ DOKUMENTACJI, GDZIE JEST SZCZEGÓŁOWO OPISANY.

WFU WIELOBRANŻOWA FIRMA USŁUGOWA,
GAWŁOWSKI SEBASTIAN
UL. FOCHA 42A/31
42-217 CZĘSTOCHOWA



WIELOBRANŻOWA
FIRMA USŁUGOWA
Gawłowski Sebastian

PRZEBUDOWA POMIESZCZEŃ NA WYDZIALE INŻYNIERII PRODUKCJI I TECHNOLOGII
MATERIALÓW POLITECHNIKI CZĘSTOCHOWSKIEJ PRZY
AL. ARMII KRAJOWEJ 19B W CZĘSTOCHOWIE

rys. nr 19	POMIESZCZENIE O NR 203 - PROJEKT PRZEBUDOWY	PROJEKT BUDOWLANO- WYKONAWCZY
ADRES OBIEKTU:	AL. ARMII KRAJOWEJ 19B DZ. NR EWID. 23/2 OBR. 0842 ID. EWID. 246401_1.0842.23/2 42-218 CZĘSTOCHOWA	SKALA: 1:100
ZAMAWIAJĄCY:	POLITECHNIKA CZĘSTOCHOWSKA Z SIEDZIBĄ W CZĘSTOCHOWIE PRZY UL. DĄBROWSKIEGO 69 42-218 CZĘSTOCHOWA	DATA: SIERPIEŃ 2020R.

PROJEKTOWAŁ:	NUMER UPRAWNIENI:	DATA:	PODPIS:
MGR INŻ. ARCH MAŁGORZATA GOŁĄBEK	BRANŻA ARCH. UAN-VIII-7342/154/92	SIERPIEŃ 2020R.	
PROJEKTOWAŁ:	NUMER UPRAWNIENI:	DATA:	PODPIS:
MGR INŻ. PIOTR GAWŁOWSKI	BRANŻA KONSTR.-BUD. UAN-VIII-7342/13/95	SIERPIEŃ 2020R.	
OPRACOWAŁ:	NUMER UPRAWNIENI:	DATA:	PODPIS:
MGR INŻ. SEBASTIAN GAWŁOWSKI		SIERPIEŃ 2020R.	