


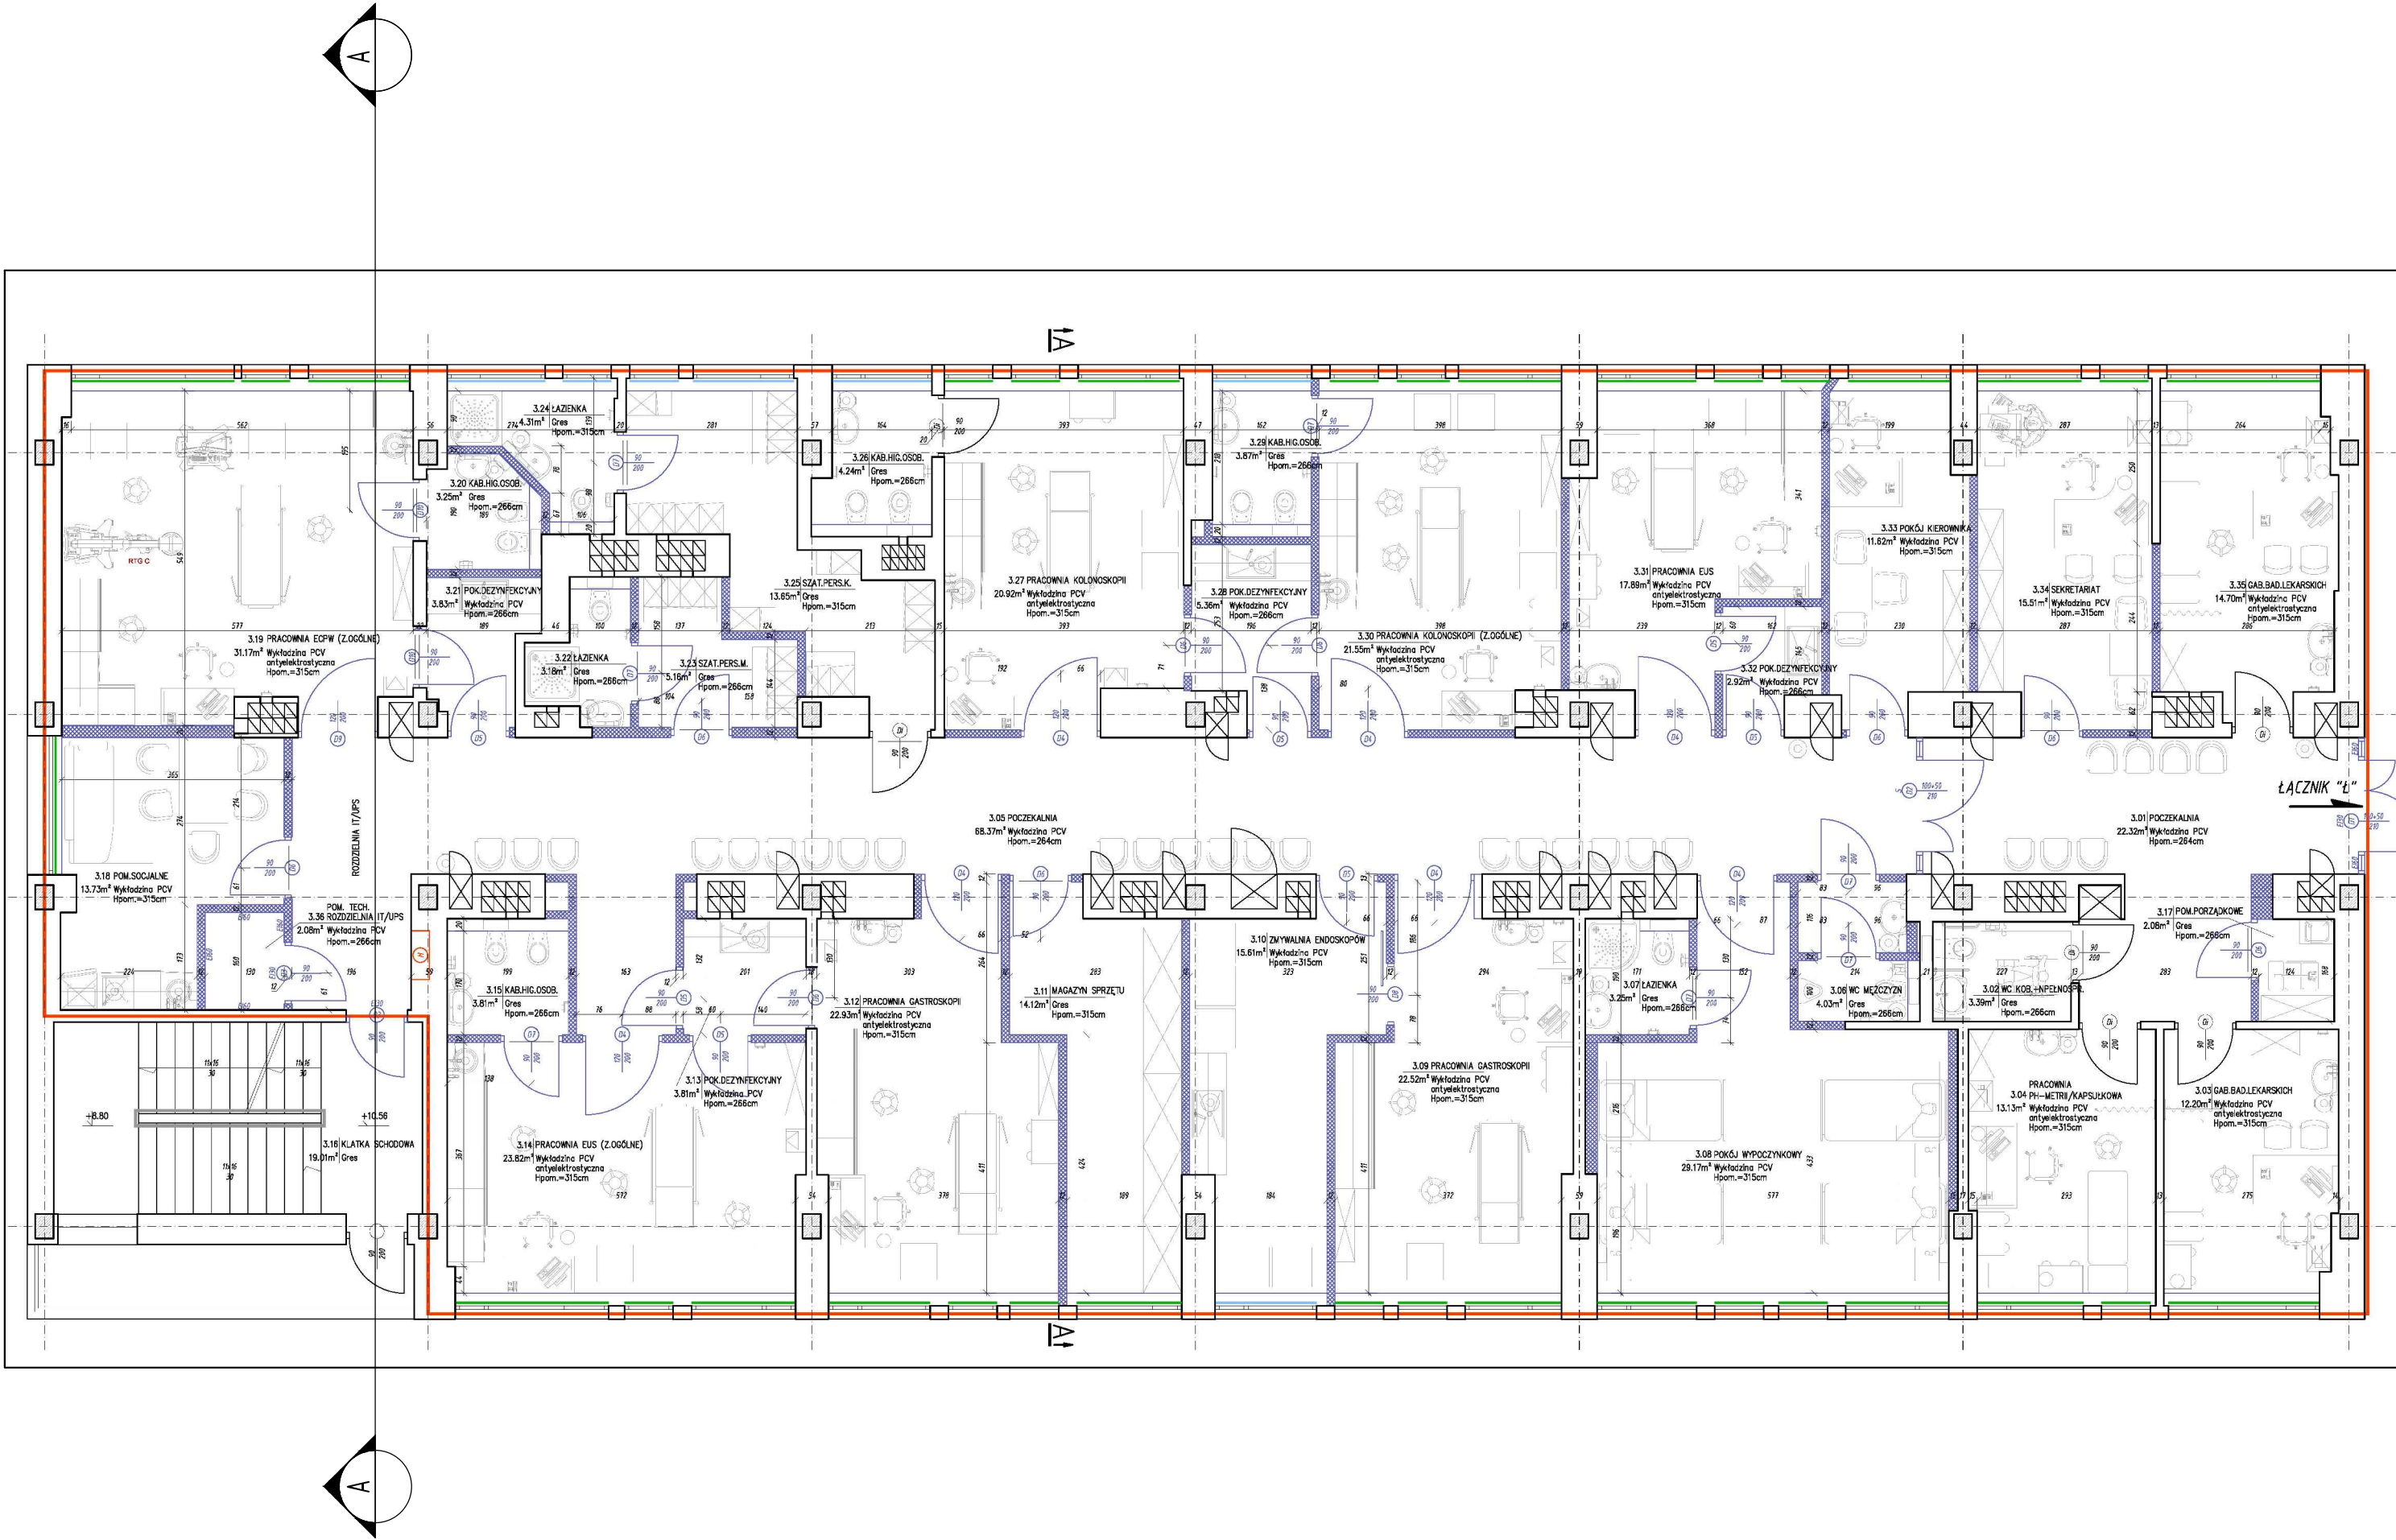

RAZEM PIĘTRO III 493,08 m²


KONDYGNACJA W BUDOWIE

RYSunEK Wg PRoJEKtu z LIPCA 2014r.
BIURO ROZWOJU I REALIZACJI PRoJEKtów
BUDOWLANych HOL-BUD sp. z o.o.

PRZEBUDOWA CZnś CI POMIESZCZEnś CSK MSW W WARSZAWIE
W RAMACH ADAPTACJI NA PRACOWNIEn ENDOSKOPII

BUDYNEK D

SCHEMAT:

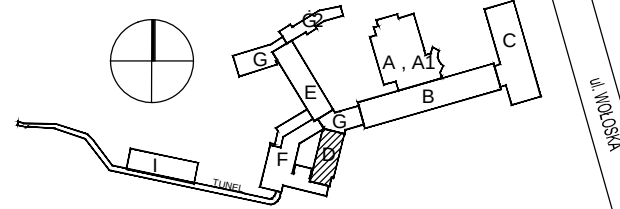

LEGENDA:

GAZY MEDYCZNE:

O₂ ○ - TLEn
A ○ - SPREżONE POWIETRZE
V ○ - PRożNIA

INSTALACJE ELEKTRYCZNE:

x2 x12 - GNIAZDO ELEKTRYCZNE
- GNIAZDO TELETECHNICZNE

- GRZEJNİK C.O.

- INSTALACJA ODGROMOWA

GID ZESPÓŁ PROJEKTOWY

Grzegorz BREWCZYŃSKI

03-922 W-wa ul.Międzynarodowa 64/66A lok.135
tel.: 22 813 67 60 tel/fax.: 22 813 67 49

Treść rysunku	INWENTARYZACJA BUDYNEK D - RZUT PIĘTRA III				
Inwestor	Centralny Szpital Kliniczny MSW w Warszawie ul. Wołoska 137, 02-507 Warszawa				
Autorzy	Imię i Nazwisko	Upr. bud	Data	Podpis	
Projektant	arch. Beata Kleimińska	MA/010/07	11.2014		
Sprawdzający	arch. Aleksandra Machowska	MA/015/06	11.2014		
Opracowujący	arch. Katarzyna Kołodziej arch. Piotr Wieczorek arch. Edyta Najmola inż. Kacper Wiśniewski inż. Hubert Szymaniak				
Stadium proj.	K.P.	INWENTARYZACJA BUDOWLANA		Skala 1:100	Nr rys. A-204
TEN RYSUNEK OBJĘTY JEST PRAWAMI AUTORSKIMI FIRMY GID ZESPÓŁ PROJEKTOWY					