



BUDYNEK F

SCHEMAT:

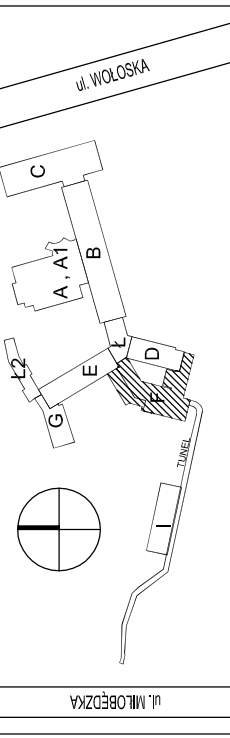

LEGENDA:

- INSTRUKCJE ELEKTRYCZNE
- GŁÓWNY ELEKTRYCZNY
 - GŁÓWNY TELEFONICZNY
 - OŚCIEŻNIA C.O.
 - INFILTRACJA ODOPORNOWA

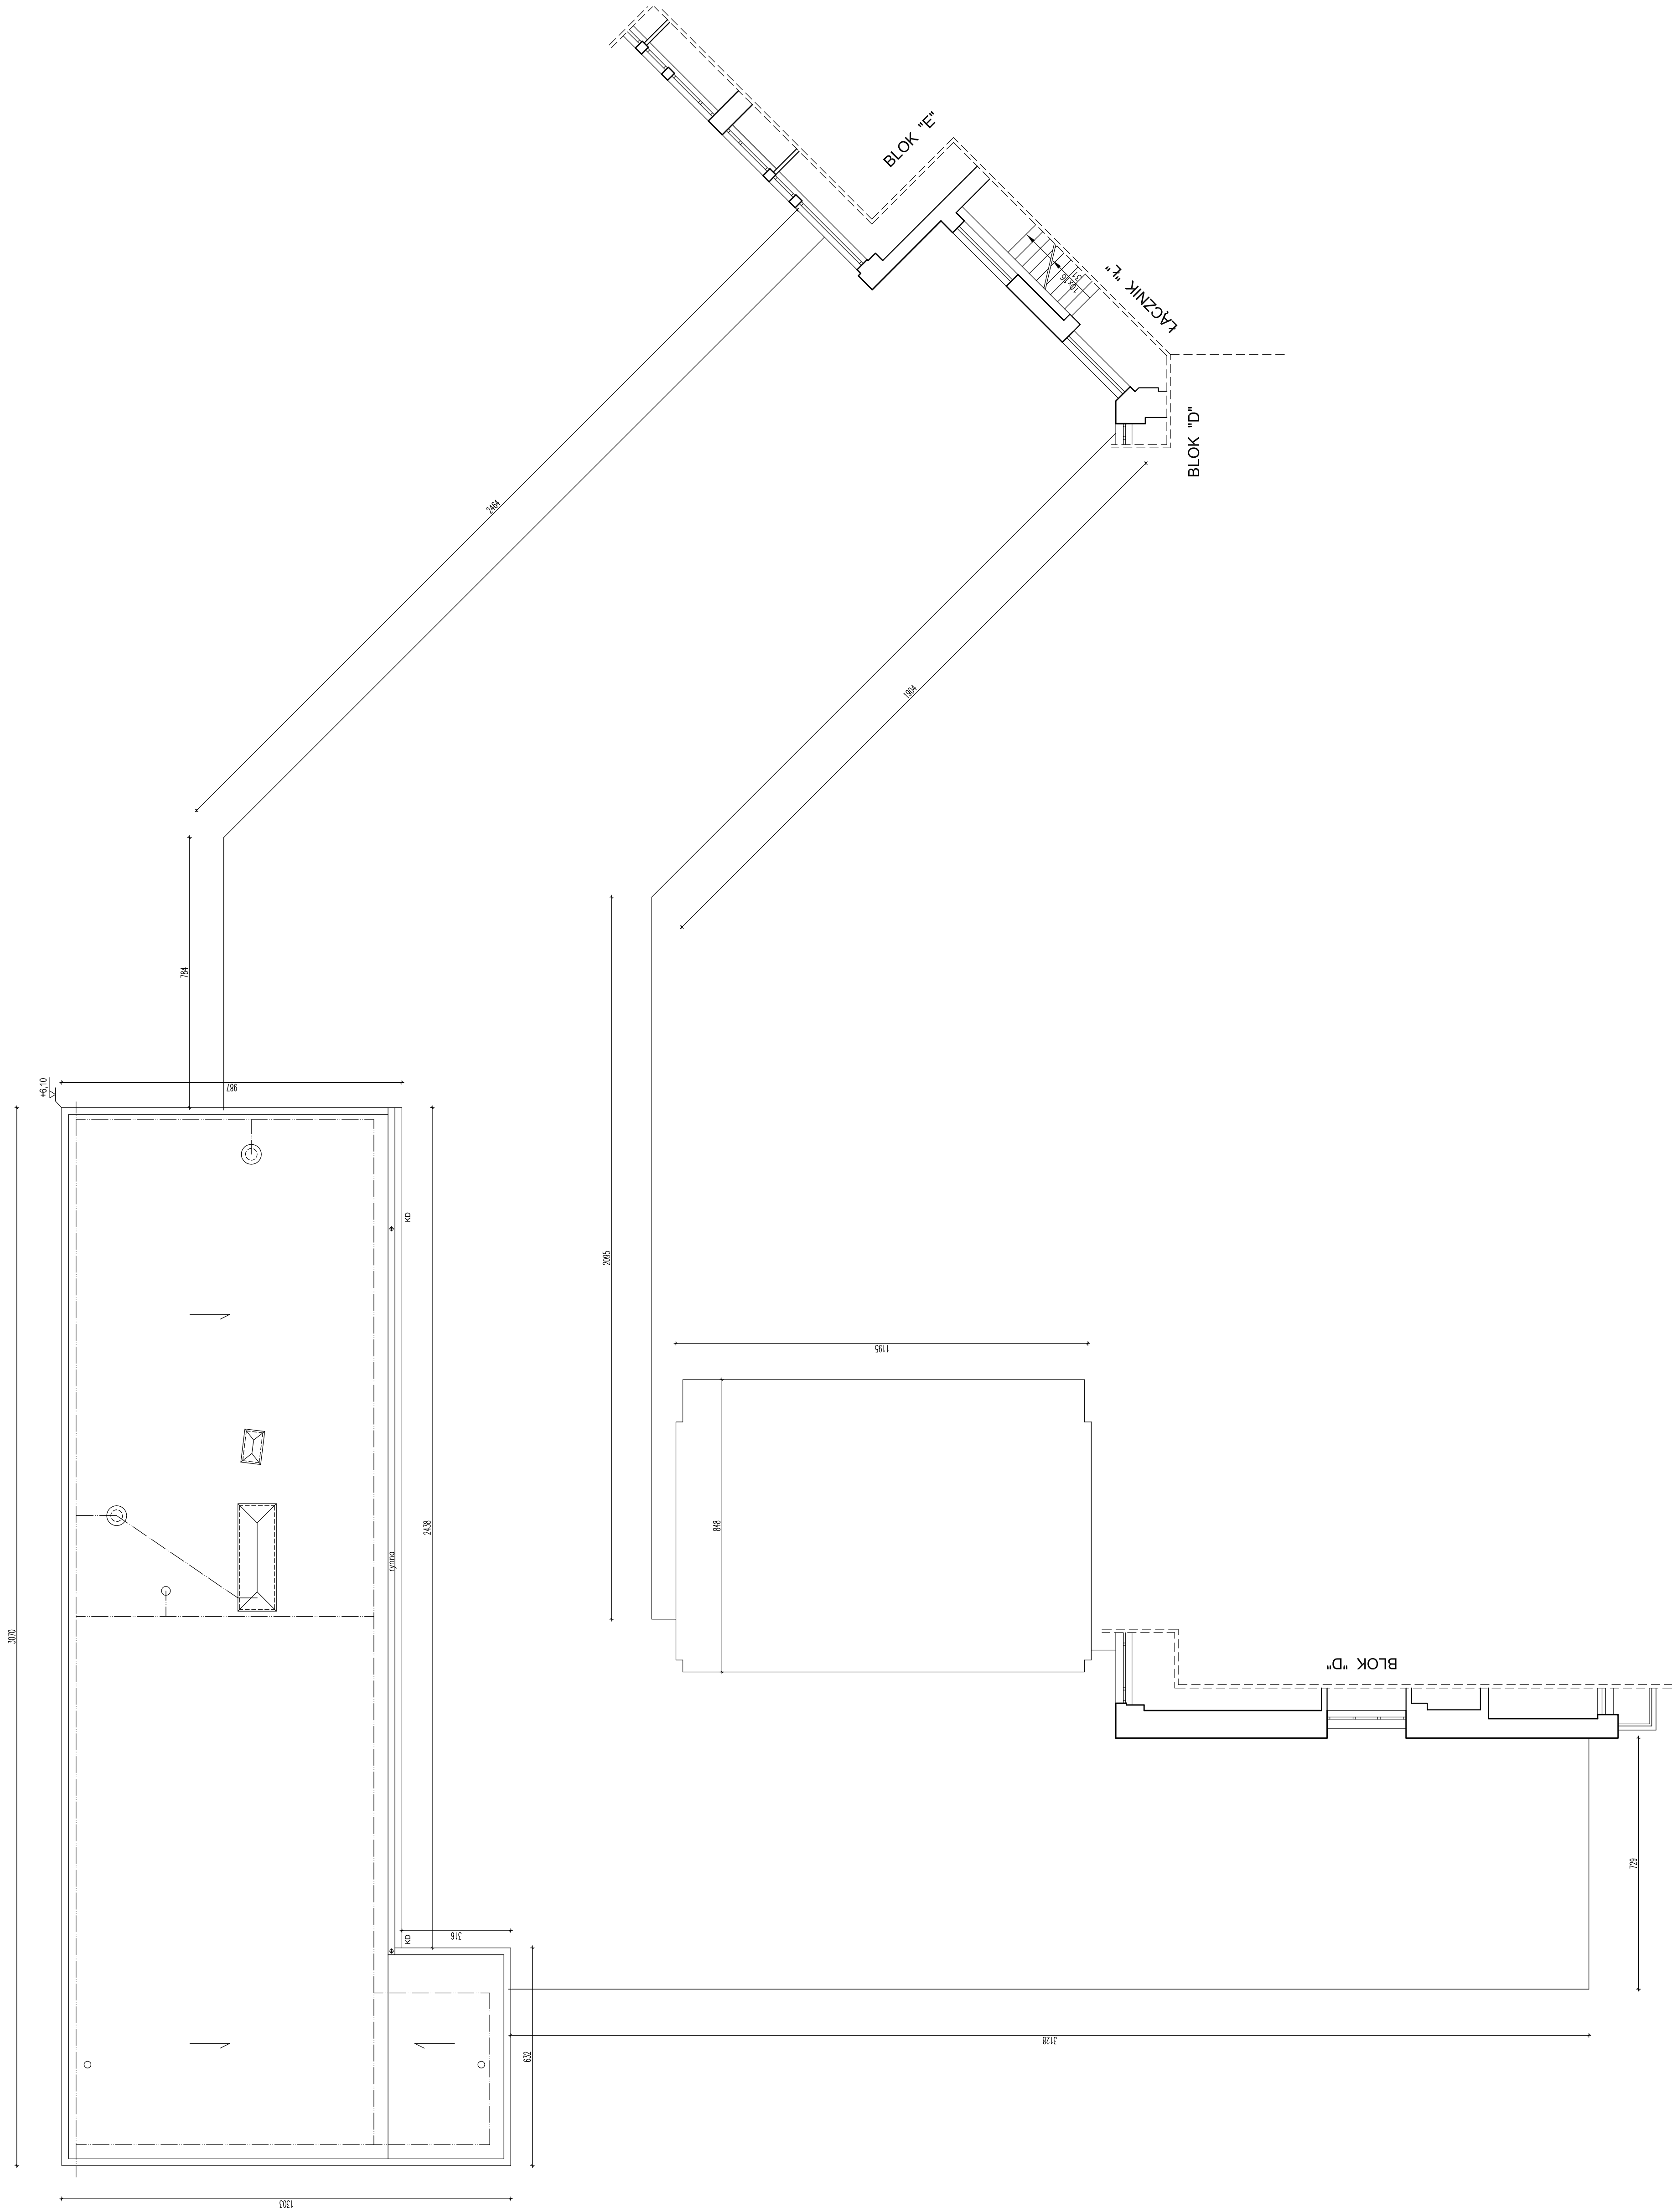

GID ZESPÓŁ PROJEKTOWY
Grzegorz BREWICZYSKI
03-922 Włocławek ul. Międzyzdrojowa 64/66A lok. 135
tel.: 22 813 67 60

INWENTARYZACJA

BUDYNEK F - RZUT DACHU
Centrały Szpital Kliniczny MSW w Warszawie
ul. Włocławska 137, 02-507 Warszawa

Imię i Nazwisko	Upr. bud	Data	Podpis
mgr. Basia Kępczyńska	MA/01007	11.2014	
mgr. Aleksandra Marchwinska	MA/0508	11.2014	
mgr. Katarzyna Kuchajda			
mgr. Piotr Wójcik			
mgr. Ewelina Majewska			
mgr. Katarzyna Kuchajda			
mgr. Katarzyna Kuchajda			

Stadium: Proj. Skala: 1:100 Nr rys.: A-203

TEN RYSUNEK JEST WŁASNOŚCIĄ FIRM GID ZESPÓŁ PROJEKTOWY