


BUDYNEK Ł

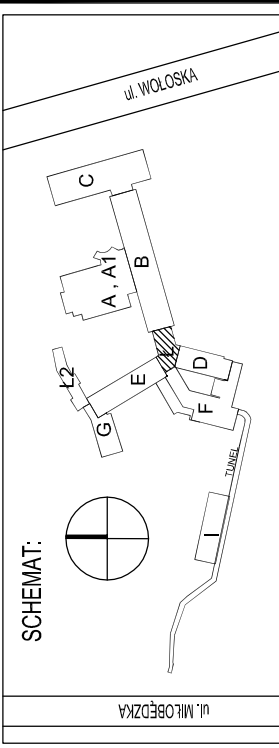

GAZ / MEDYCZNE: O₂O A O V O	• TLEN • SPRZĘŻONE POMIETRZE • PRZĘDZIA	INSTALACJE ELEKTRYCZNE:	• Gniazdo elektryczne • Gniazdo teletechniczne	• GRZEJNIK C.O.	• INSTALACJA OGRZEWOWA	• PRZYCIŚNIK STOP • CZUJKA	• CZUJKA W PRZESTRZENI STROPOWEJ
--	--	--------------------------------	--	------------------------	-------------------------------	--	---

GID ZESPÓŁ PROJEKTOWY
Grzegorz BREWCZYŃSKI
03-922 W-wa ul. Międzynarodowa 64/66A lok.135
tel.: 22 813 67 60 tel/fax.: 22 813 67 49

GID ZESPÓŁ PROJEKTOWY
Grzegorz BREWCZYŃSKI
03-922 W-wa ul. Międzynarodowa 64/66A lok.135
tel.: 22 813 67 60 tel/fax.: 22 813 67 49

INWENTARYZACJA
BUDYNEK Ł - RZUT PIĘTRA IV

BUDYNEK Ł - RZUT PIĘTRA IV

Centralny Szpital Kliniczny MSW w Warszawie
ul. Wołoska 137, 02-507 Warszawa

Autorzy	Imię i Nazwisko	Upr. bud	Data	Podpis
Projektant	arch. Beata Klemińska	MA/010/07	11.2014	
Sporządzający	arch. Aleksandra Machowska	MA/015/06	11.2014	

arch. Katarzyna Kołodziej	Opracowujący
arch. Piotr Włeczarek	
arch. Edyta Naimola	
inż. Kacper Wiśniewski	
inż. Hubert Szymaniak	

Stadium proj.	dz. 4	Skala 1:100	Nr rys. A-205
------------------	-------	----------------	------------------

TEN RYSUNEK OBJĘTY JEST PRAWAMI AUTORSKIMI FIRMY GID ZESPÓŁ PROJEKTOWY

