


BUDYNEK I

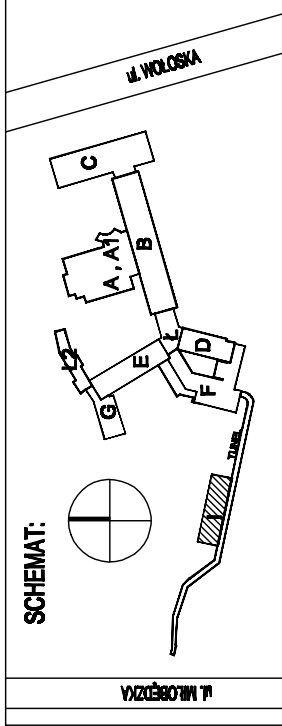

LEGENDA:

INSTALACJE ELEKTRYCZNE:

- — — — —
- GNIAZDO ELEKTRYCZNE**
- GNIAZDO TELETECHNICZNE**
- 
- GRZEJNIK C.O.**
- 
- INSTALACJA OGRZEWANIA**

GID ZESPÓŁ PROJEKTOWY
Grzegorz BREWCZYŃSKI
03-922 W-wa ul.Międzynarodowa 64/66A lok.135
tel.: 22 813 67 60 tel/fax.: 22 813 67 49

INWENTARYZACJA							
BUDYNEK I - PRZEKRÓJ A-A							
Centralny Szpital Kliniczny MSW w Warszawie ul. Wołoska 137, 02-507 Warszawa							
Treść rysunku	Inwestor	Autorzy	Imię i Nazwisko	Upr. bud	Data	Podpis	
		Projektant	arch. Beata Kamińska	MA/01007	11.2014		
		Sprawdzający	arch. Aleksandra Machowska	MA/01508	11.2014		
		Spracowujący	arch. Katarzyna Kobitziej arch. Piotr Włoczorek arch. Edyta Najmorda inż. Kacper Wiśniewski inż. Hubert Szymański				
Stanadium proj.	KP	INWENTARYZACJA BUDOWLANA				Skala 1:100	Nr rys. A-301

