


BUDYNEK Ł

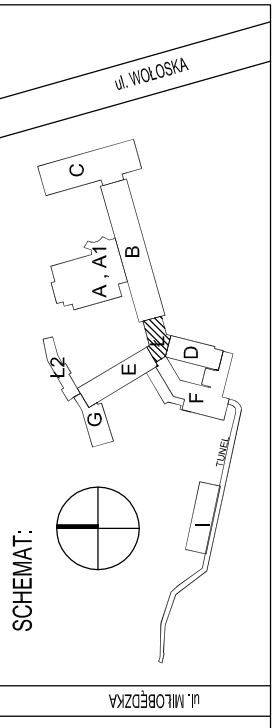

LEGENDA:

GAZY MEDYCZNE:

O ₂ O	- TLEN
A O	- SPRĘŻONE POWIETRZE
V O	- PRÓŻNIA

INSTALACJE ELEKTRYCZNE:

- Gniazdo elektryczne
- Gniazdo teletechniczne

-GRZEJNIK C-

-INSTALACJA ODGROMOWA

• PRZYCIŚK ROP

- CZUJKA

- CZUJKA W PRZESTRZENI STROPOWEJ

GID ZESPÓŁ PROJEKTOWY

Grzegorz BREWCZYŃSKI
03-922 W-wa ul. Międzynarodowa 64/66A lok. 135
tel.: 22 813 67 60 tel/fax.: 22 813 67 49

INWENTARYZACJA

BUDYNEK Ł - RZUT PIETRA III

Centralny Szpital Kliniczny MSW w Warszawie
ul. Wołoska 137, 02-507 Warszawa

autorzy	Imię i Nazwisko	Upr. bud	Data	Podpis
projektant	arch. Beata Kiełmińska	MA/010/07	11.2014	
przewodzący	arch. Aleksandra Machowska	MA/015/06	11.2014	
pracownicy	arch. Katarzyna Kozłojew arch. Piotr Wiecezorek arch. Edyta Naimola Inż. Kacper Wiśniewski Inż. Hubert Szymański			

tadium proj.	KP	INWENTARYZACJA BUDOWLANA	Skala 1:100	Nr rys. A-204
-----------------	----	--------------------------	----------------	------------------

TTEN RYSINEK OBIECY JEST PRAWAMI AUTORSKIMI EIRMY GID ZESPÓŁ PRÓJEKTOWY

