


PRZYCHODNIA WIELOSPECJALISTYCZNA

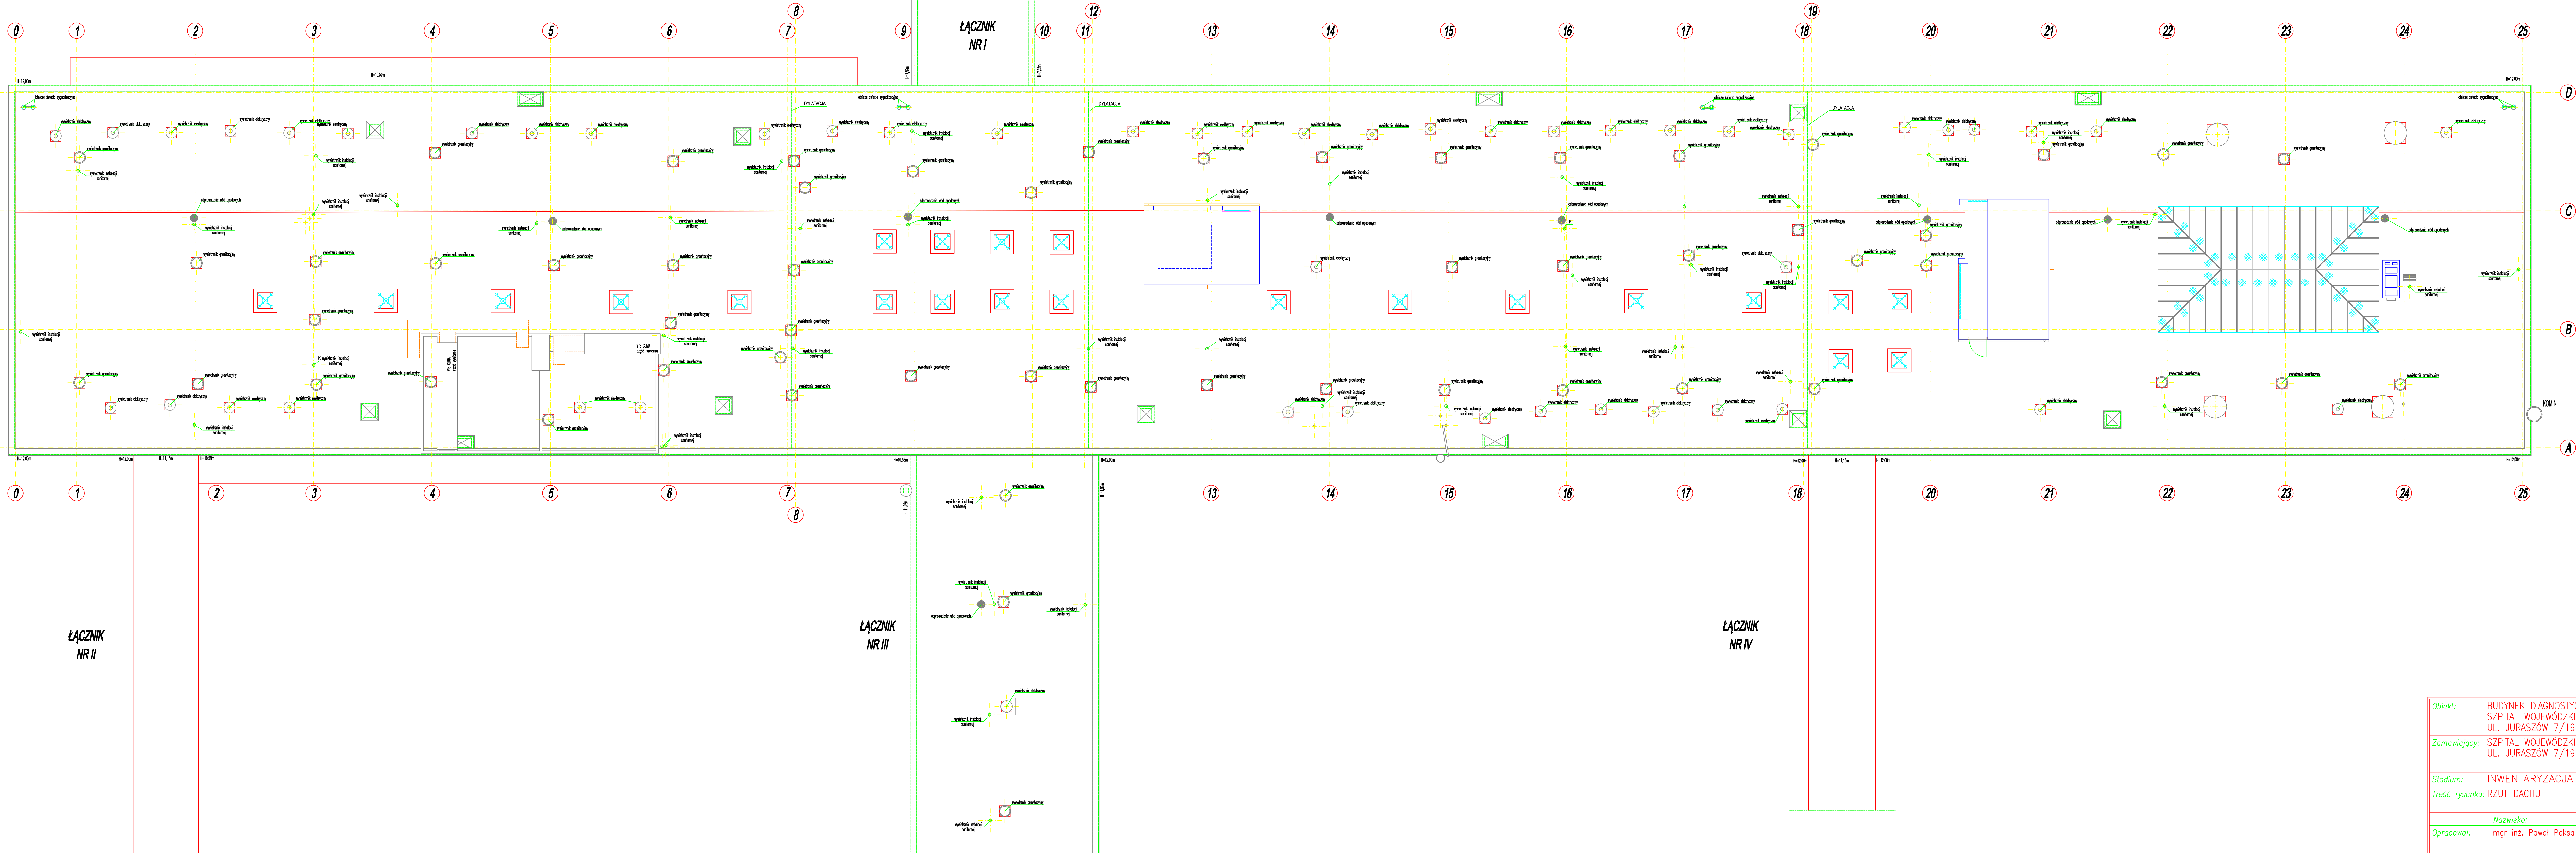

Obiekt:		BUDYNEK DIAGNOSTYCZNY Z ŁĄCZNIKAMI NR I, II, III, IV SZPITAL WOJEWÓDZKI W POZNANIU UL. JURASZÓW 7/19	
Zamawiający:		SZPITAL WOJEWÓDZKI W POZNANIU UL. JURASZÓW 7/19	
Stadium:		INWENTARYZACJA BUDOWLANA	
Treść rysunku:		RZUT DACHU	
Nazwisko:		Podpis:	Data: 10.2007r.
Opracował:		mgr inż. Paweł Pekso	Skala: 1:100
Sporządził:		mgr inż. Zbigniew Pięta	Nr rys.: 5/11