


LEGENDA	
	Pion wody
	Woda zimna
	Woda ciepła
	Woda cyrkulacyjna
	Woda poziw
	Pion kanalizacji sanitarnej
	Kanalizacja sanitarna - pod stropem
	Kanalizacja sanitarna - stropowy
	Pion kanalizacji deszczowej
	Wypływ deszczowej
	Kanalizacja deszczowa - pod stropem

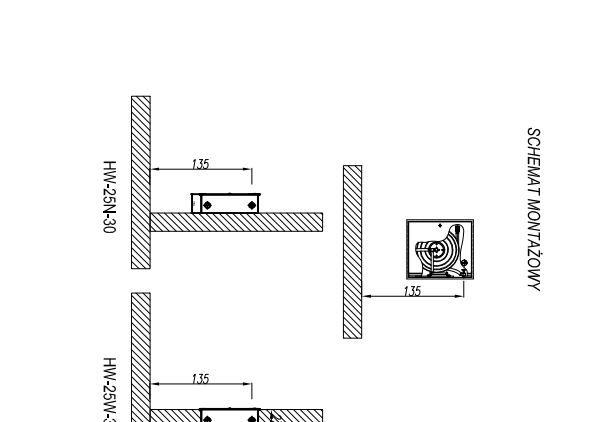

STANISŁAW KARPIEL. USŁUGI ARCHYTEKTONICZNE. ul. Dąbka do Daniele 3, 34-500 Zakopane	
INWESTOR	Politechnika Krakowska im. Tadeusza Kościuszki, ul. Warszawska 24, 31-155 Kraków
LOKALIZACJA	al. Jana Pawła II 37, dz. ew. nr 211/69, 211/245, obr. 6/kom. Huda, Kraków
INWESTYCJA	BUDOWA CENTRUM DWAKTICHO-NO-NAKOWEGO NOWOCESNYCH TECHNOLOGII ENERGETYCZNYCH - BUDYNK NR 2 WRAZ Z WENIEWIETZNYMI INSTALACJAMI ELEKTRYCZNYMI, SĄBOPRĄDOWYMI, WODOWNIOWYMI, KANALIZACYJNYMI, CHŁODNICZĄ, WENTYLACJĄ KLIMATYZACJĄ ORAZ INFRASTRUKTURĄ ZEMNĄ
FAZA	P. BUDOWALNY
BRANŻA	SANITARNA - INSTALACJA WODNO-KANALIZACYJNA
PROJEKTOWAŁ	mgr inż. Sławomir Hopek
SPRAWDZIŁ	mgr inż. Anna Abramek
ZESPÓŁ PROJEKTOWY	upr. bud. nr MAP02/3/POOS/12
TYTUŁ RYSUNKU	inż. Dariusz Ciosek mgr inż. Marta Złocińska-Franczyk
	DATA 08.2015f.
	SKALA 1:100
	NR RYS. PB/IS/MK/5