


WYKAZ POMIESZCZEŃ

Nr	NAZWA POMIESZCZENIA	RODZAJ POSADZKI	POW.
1	POKÓJ MIESZKALNY JEDNOSOBOWY DLA OSOBY NIEPEŁNOSPRAWNEJ RUCHOWO	PVC	12,80m ²
2	ANEKS KUCHENNY DLA OSOBY NIEPEŁNOSPRAWNEJ RUCHOWO	Płytki gresowe	3,80m ²
3	ŁAZIENKA DLA OSOBY NIEPEŁNOSPRAWNEJ RUCHOWO	Płytki gresowe	6,50m ²
Razem			23,10m ²

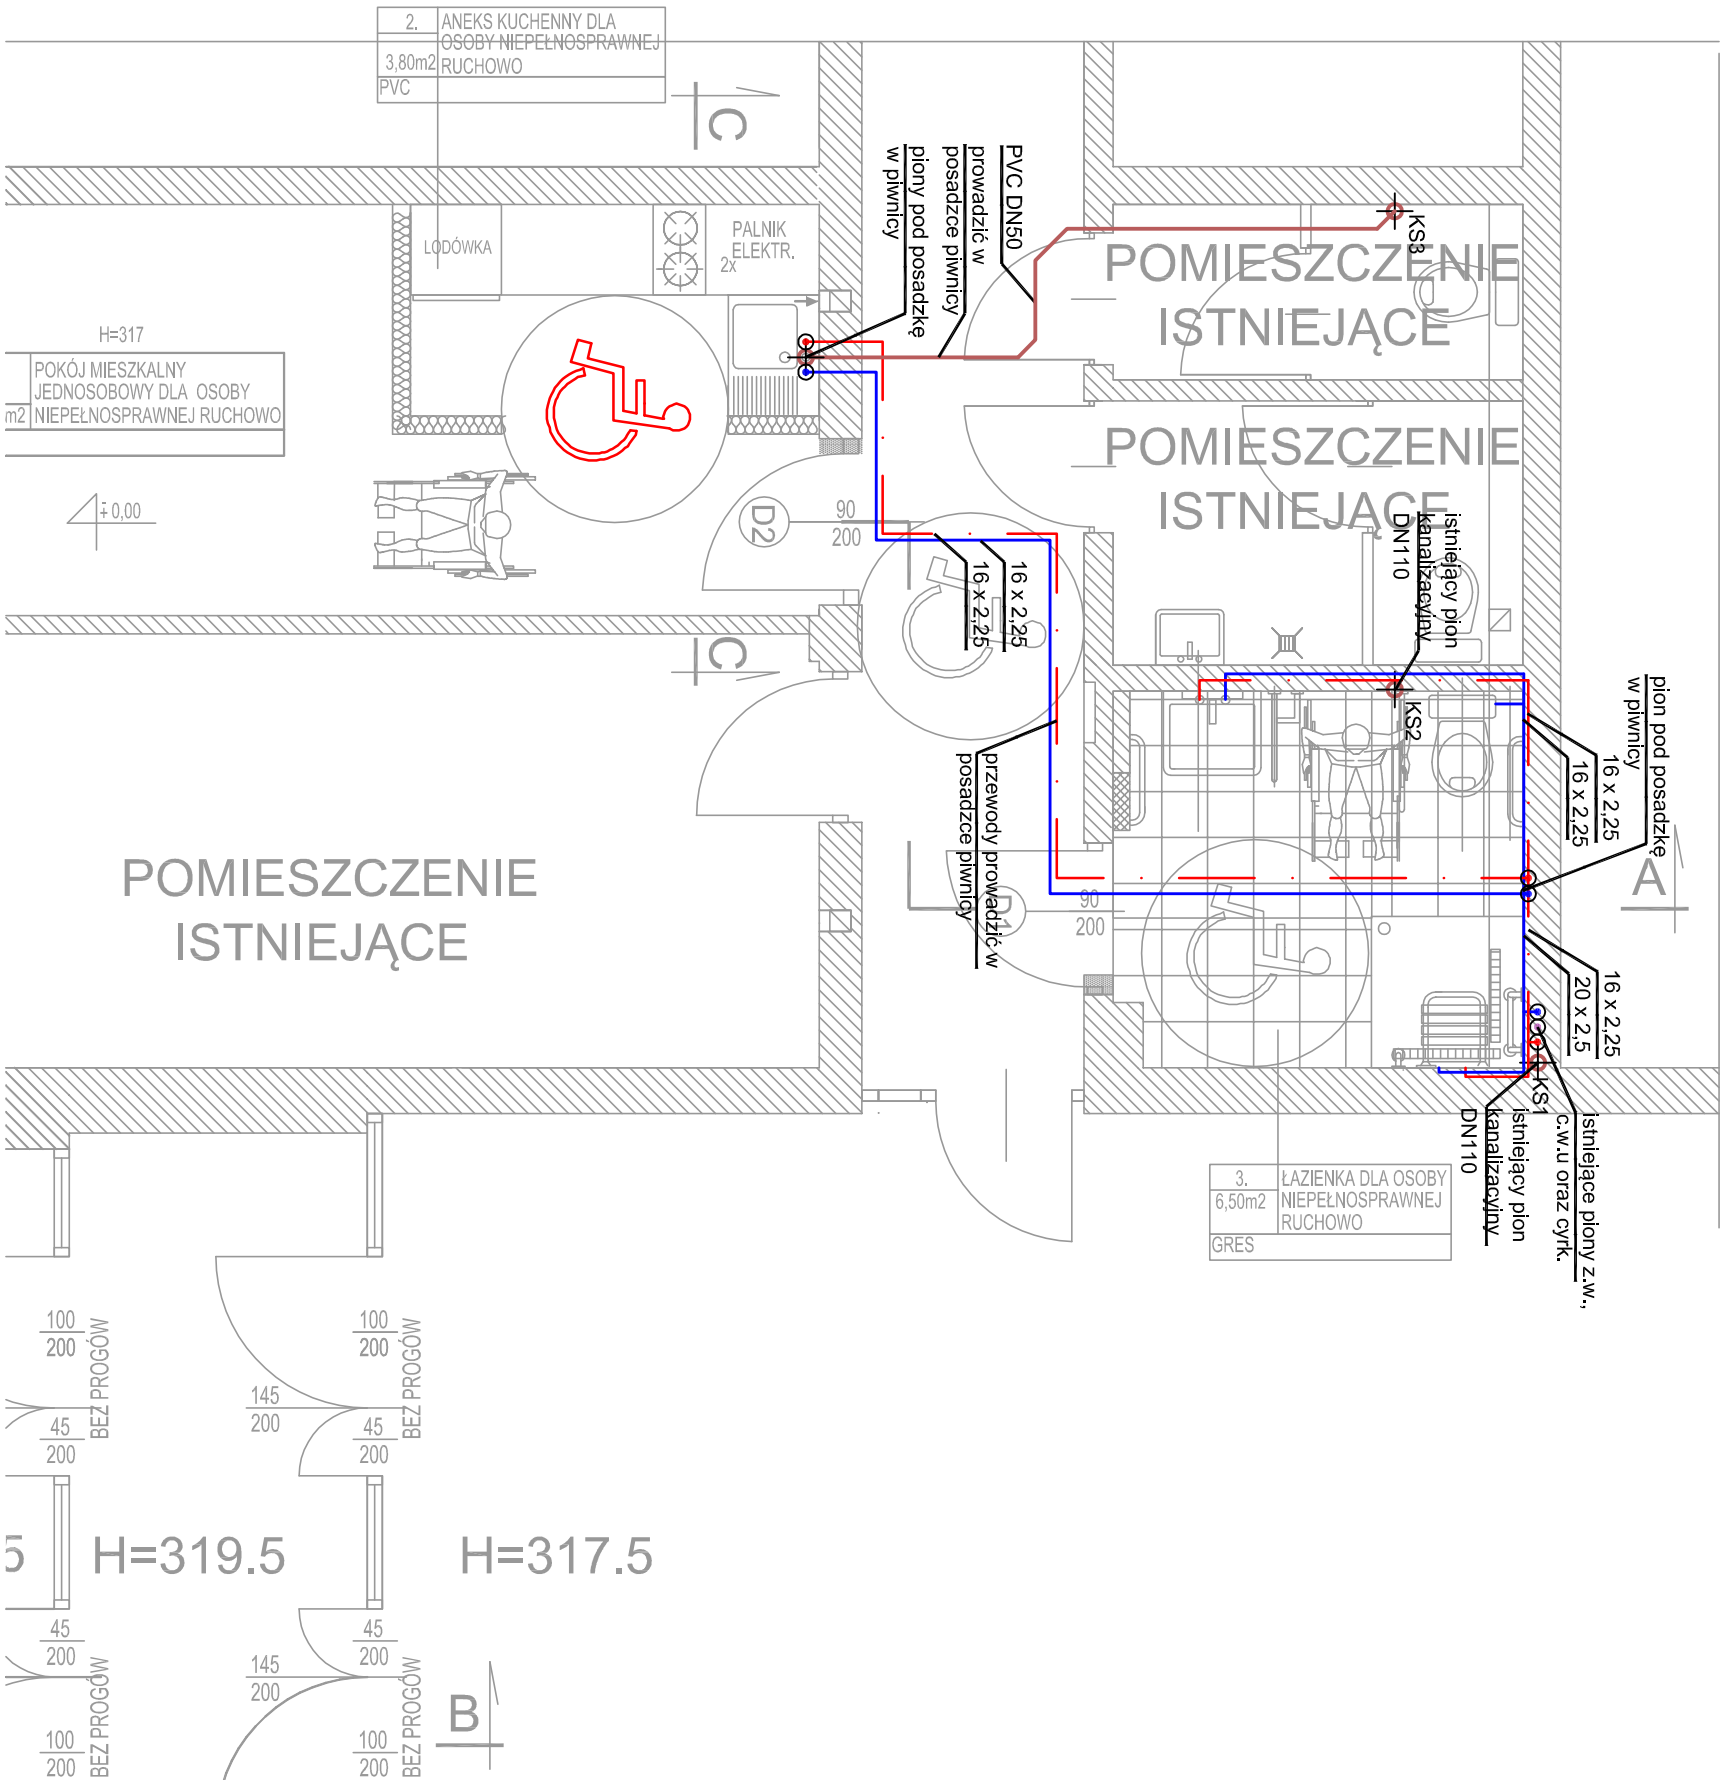

RZUT PARTERU
SKALA 1:50

TEMAT	PRZEBUDOWA – ADAPTACJA POKOI STUDENCKICH DLA OSÓB NIEPEŁNOSPRAWNYCH RUCHOWO W DOMACH STUDENCKICH POLITECHNIKI RZESZOWSKIEJ: DOM STUDENCKI "KAR"				
ADRES	DOM STUDENCKI "KAR", UL. AKADEMICKA 6, 35-084 RZESZÓW POŁOŻONY NA DZIAŁCE O NR.EMD. 1775 / 91 OBR. 207, GMINA RZESZÓW, POWIAT RZESZOWSKI				
INWESTOR	POLITECHNIKA RZESZOWSKA im. I. ŁUKASIEWICZA, AL. POWSTAŃCÓW WARSZAWY 12, 35-959 RZESZÓW				
NAZWA RYSUNKU	RZUT PARTERU – INSTALACJA SANITARNA WOD-KAN				
FAZA-ARCHITEKTURA	PROJEKT BUDOWLANY				
PROJEKTANT:	MGR INŻ. TOMASZ WÓJCIOWICZ uprawnienia budowlane – projektant instalacji sanitarnych, specjalność: instalacyjno–inżynierijna, projektant sieci wodociągowych i kanalizacyjnych i ciepłych uzbrojenia terenu upr. nr LUB/0001/PWOS/111	PODPIS			
SPRACODZIC:	MGR INŻ. JANUSZ MOKRZYCKI uprawnienia budowlane – projektant instalacji sanitarnych, specjalność: instalacyjno–inżynierijna, projektant sieci wodociągowych i kanalizacyjnych i ciepłych uzbrojenia terenu upr. nr PDK/0032/POOS/04	PODPIS			
DATA	SIERPIEŃ 2018	SKALA	1:50	NR RYS.	1